


BPU NIP 886-129-41-60				BIURO PROJEKTOWO USŁUGOWE Anna Andrukonis Krawczyk , ul. Żółkiewskiego 10, 58-300 Wałbrzych tel. 662 515 058, 696 003 124 e-mail: akrawczyk.bpu@wp.pl			
Investor	Gmina Bielawa Pl. Wolności 1, 58–260 Bielawa			Stadium PAB			
Obiekt i adres	Termomodernizacja budynku mieszkalnego Pl. Wolności 68 dz. nr 602/7, 602/25 Obręb nr 0002 Południe			Branża Sanitarna			
Projektant:	inz. E. Krawczyk	Spec. instal. sanitarny	11.2025	Skala 1:50			
Asystent:							
Tytuł rysunku	RZUT PARTERU –INSTALACJA GAZOWA I C.O.					Nr. rys. 3	

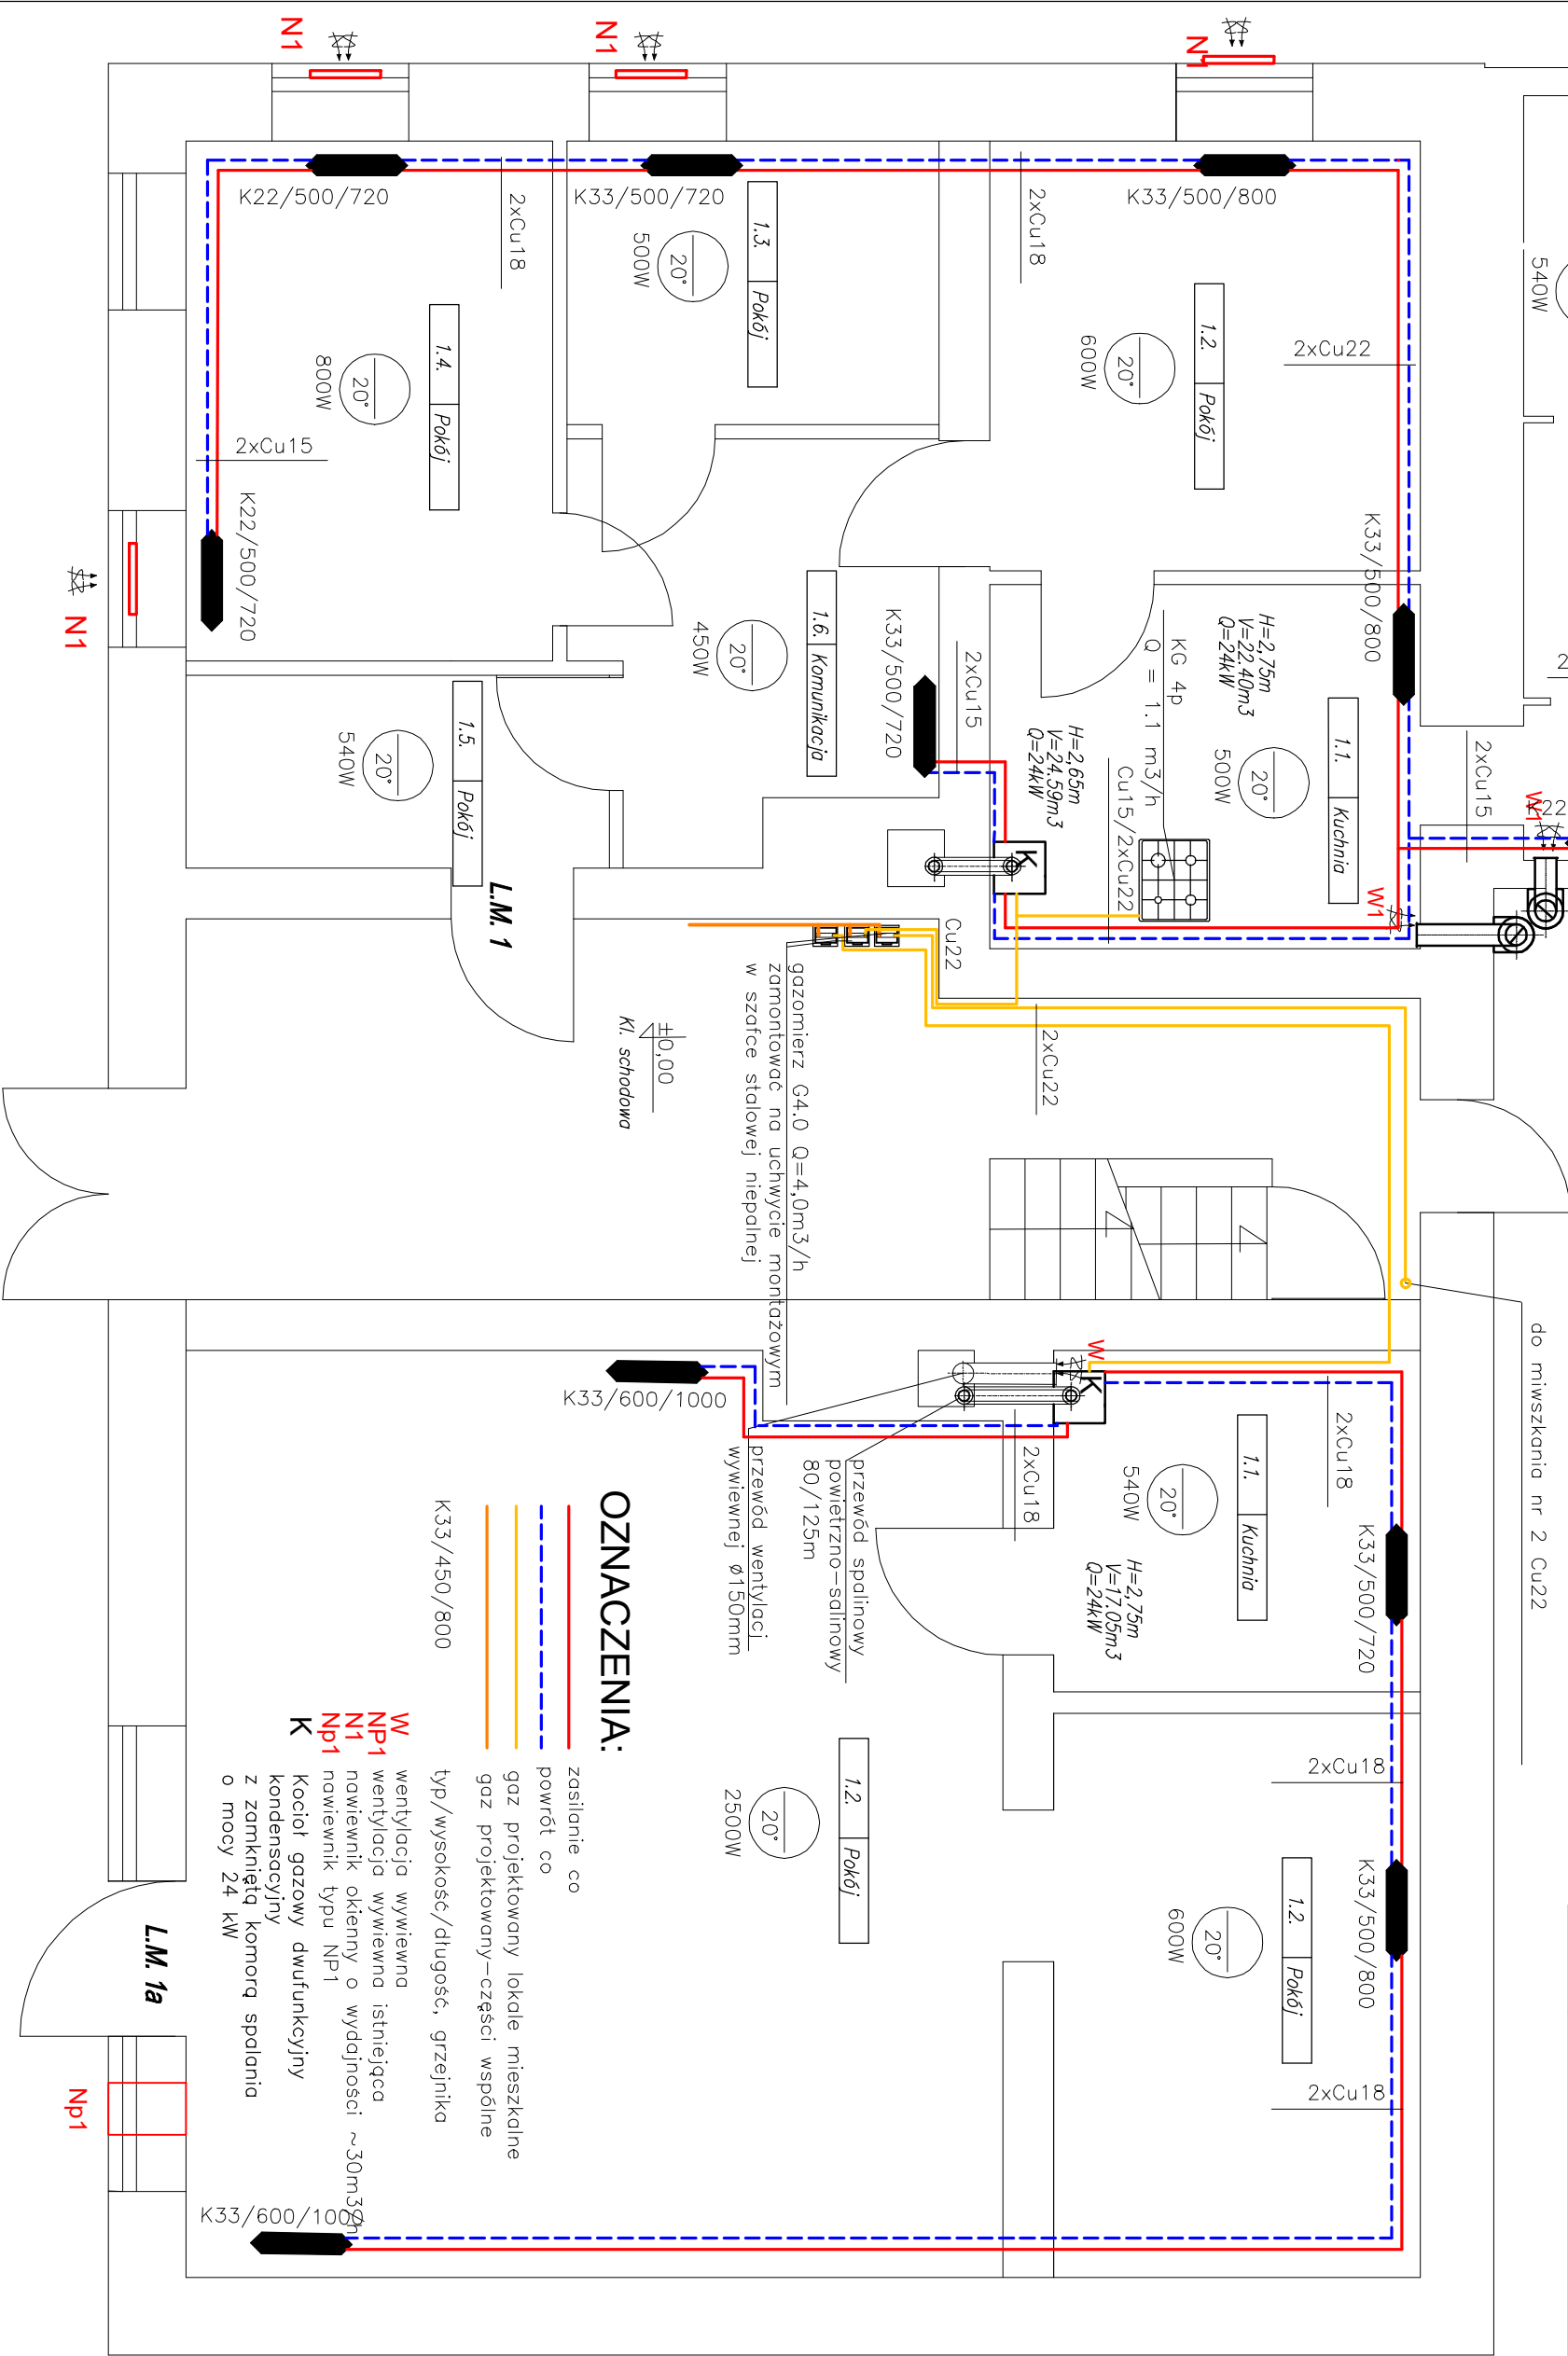

OZNACZENIA:

- zasilanie co
- powrót co
- gaz projektowany lokale mieszkalne
- gaz projektowany – części wspólne
- typ/wysokość/długość, grzejnika
- wentylacja wywiewna
- NP1 wentylacja wywiewna istniejąca
- N1 nawiewnik okienny o wydajności ~30m³/h
- Np1 nawiewnik typu NP1
- K Kocioł gazowy dwufunkcyjny kondensacyjny z zamkniętą komorą spalania o mocy 24 kW