



ROZWINIĘCIE INSTALACJI C.O. L.M. NR 1



ROZWINIĘCIE INSTALACJI C.O. L.M. NR 2

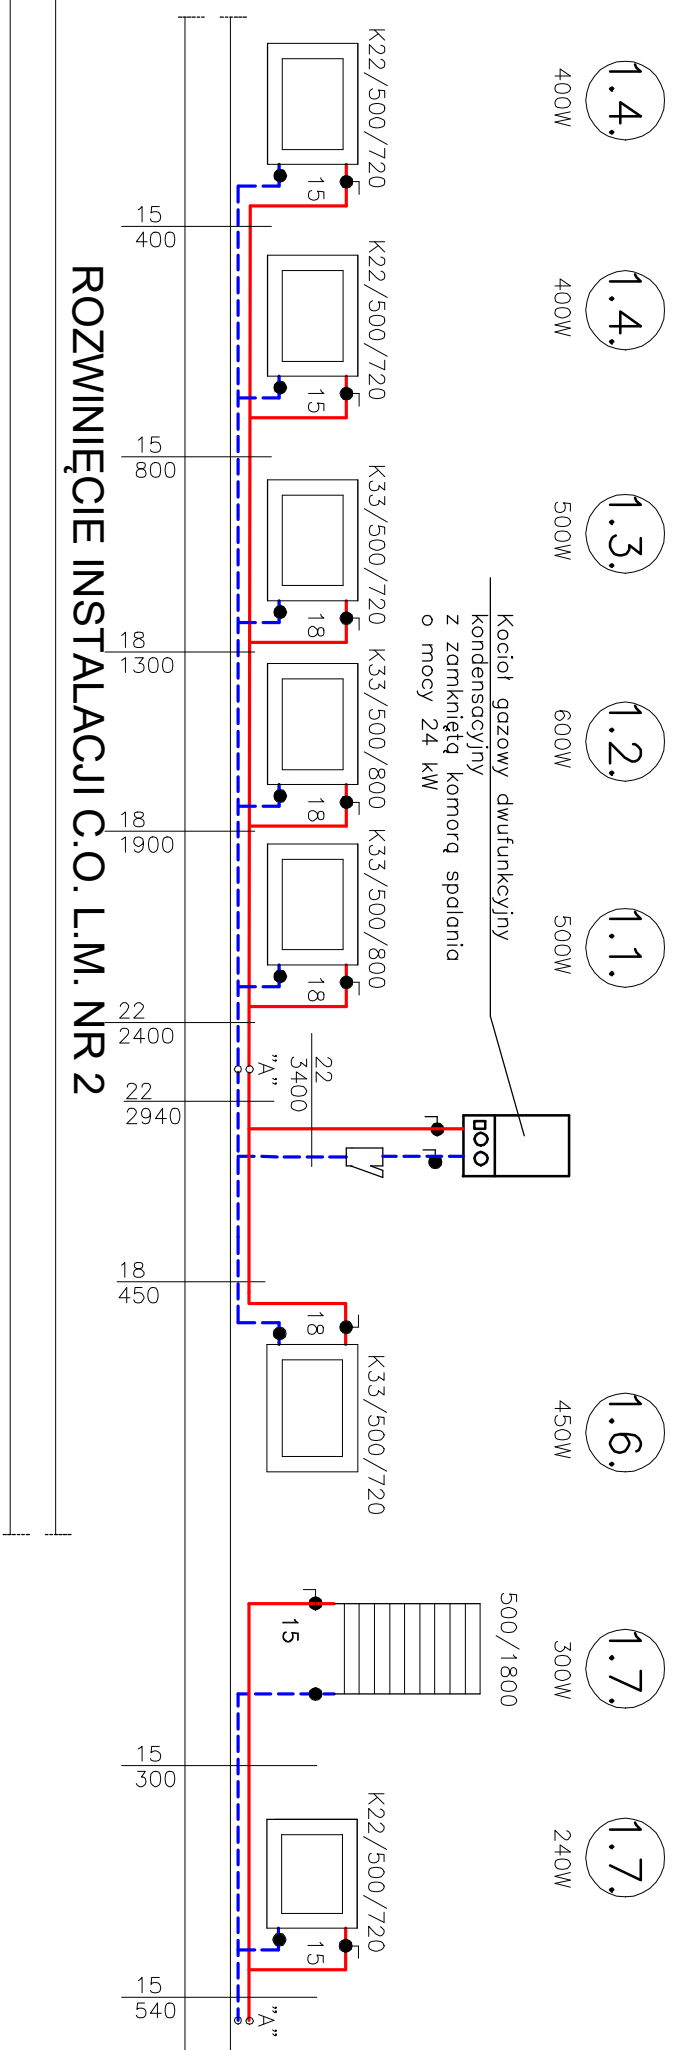

## ROZWINIĘCIE INSTALACJI C.O. L.M. NR 1A

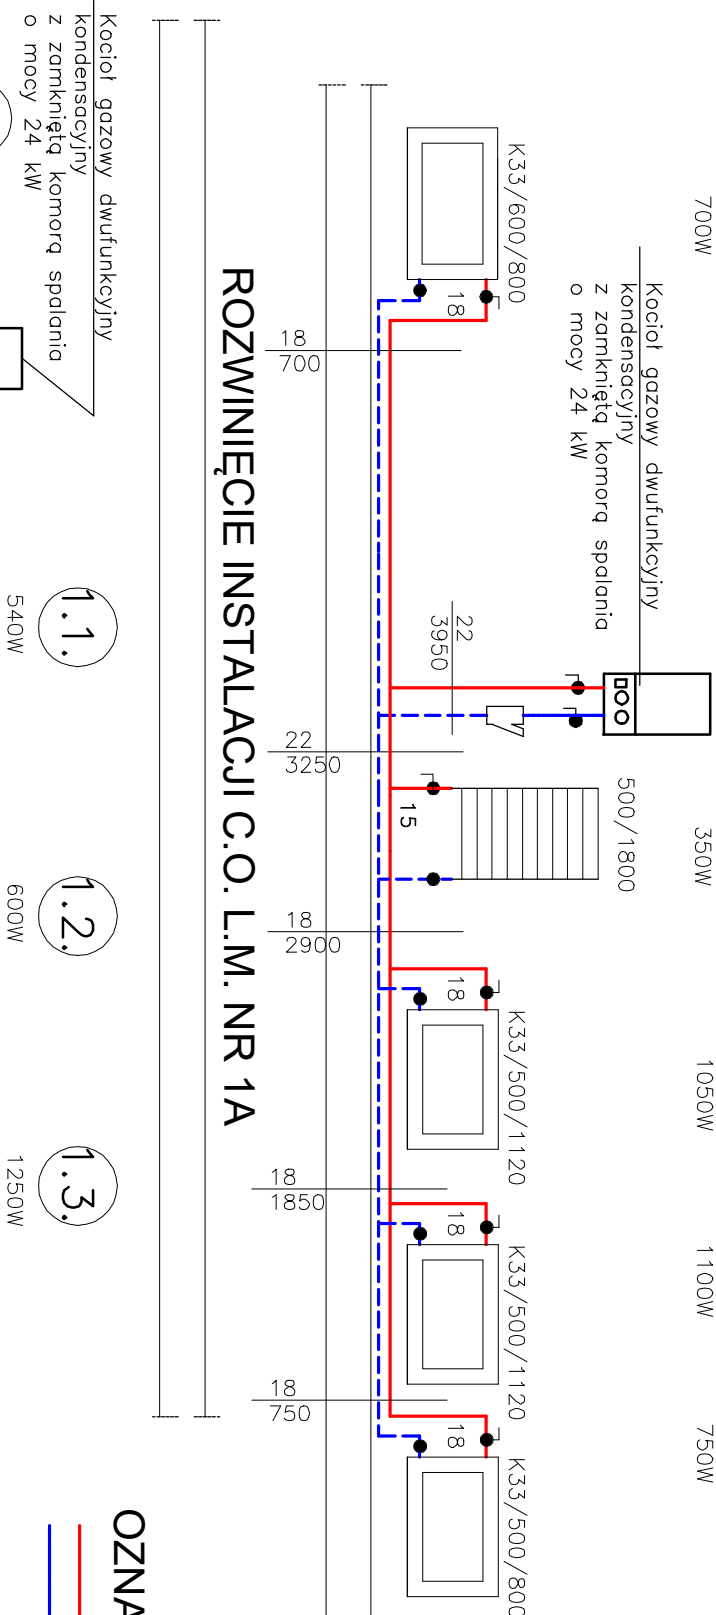


## OZNACZENIA:

zasilanie co powrót co

UWAGI:

1. Instalację c.o. wykonać z rur miedzianych łączonych przez lutowanie. Przewody prowadzić w brzdach ściennych
2. Zprojektowano grzejniki stalowe typu K

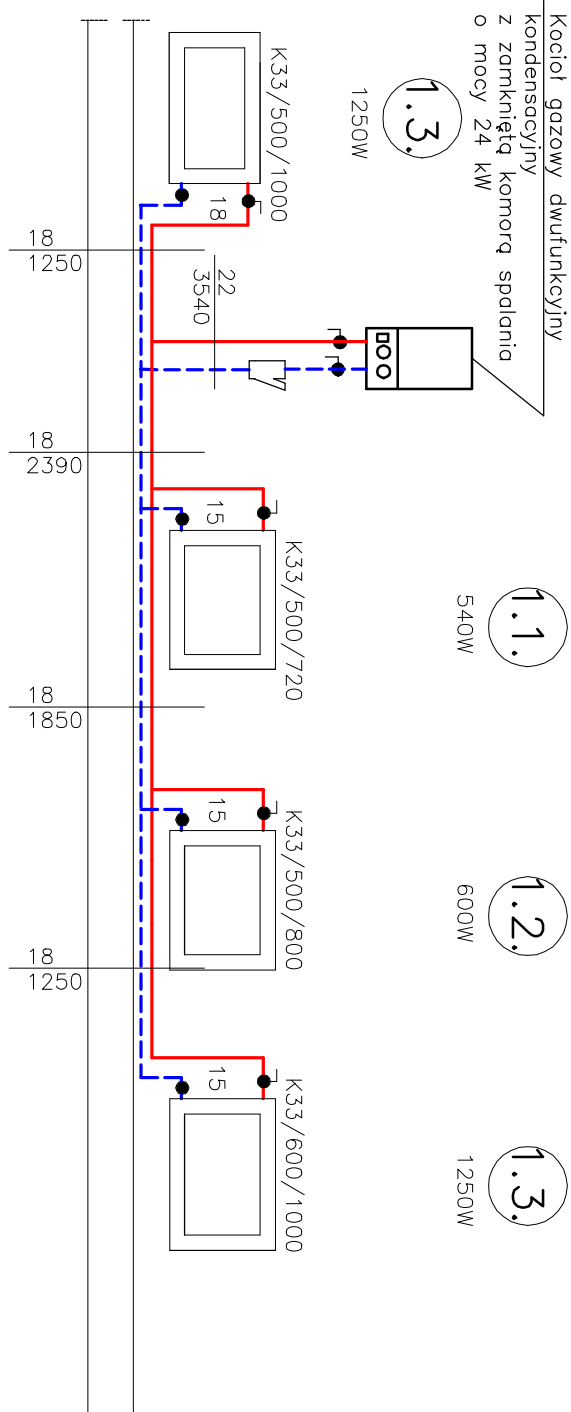

<div>BPU</div>					
NIP 886-129-41-60		BIURO PROJEKTOWO USŁUGOWE			
		Anna Andrukonis Krawczyk, ul. Żółkiewskiego 10, 58-300 Wałbrzych tel. 662 515 058, 696 003 124 e-mail: akrawczyk.bpu@wp.pl			
Inwestor	Gmina Bielawa Pl. Wolności 1., 58–260 Bielawa			Stadium PAB	
Obiekt i adres	Termomodernizacja budynku mieszkalnego Pl. Wolności 68 dz. nr 602/7, 602/25 Obręb nr 0002 Południe				Branża Sanitarna
Projektant:	inż. E. Krawczyk	Spec. instal. sanitarnie 75/DOS/05	11.2025		Skala 1:50
Asystent:					
Tytuł rysunku	RZUT PARTERU LM 7-INSTALACJA GAZOWA I C.O.				Nr. rys. 4S