
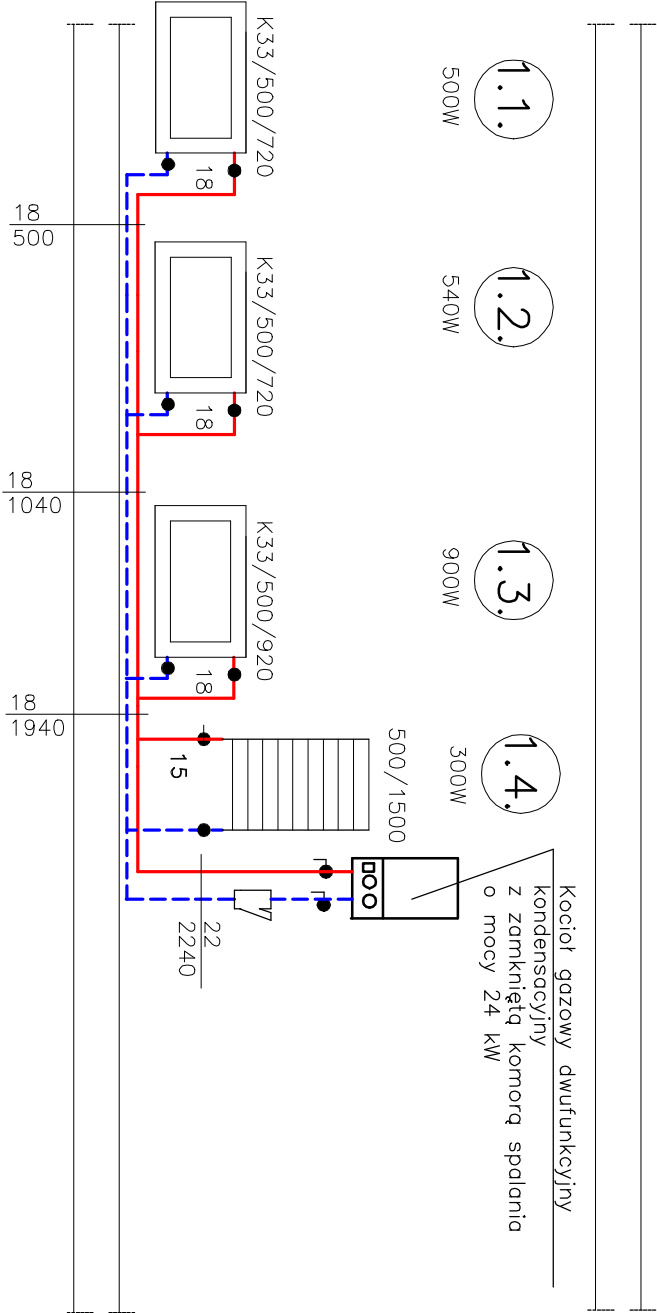


ROZWINIĘCIE INSTALACJI C.O. L.M. NR 1

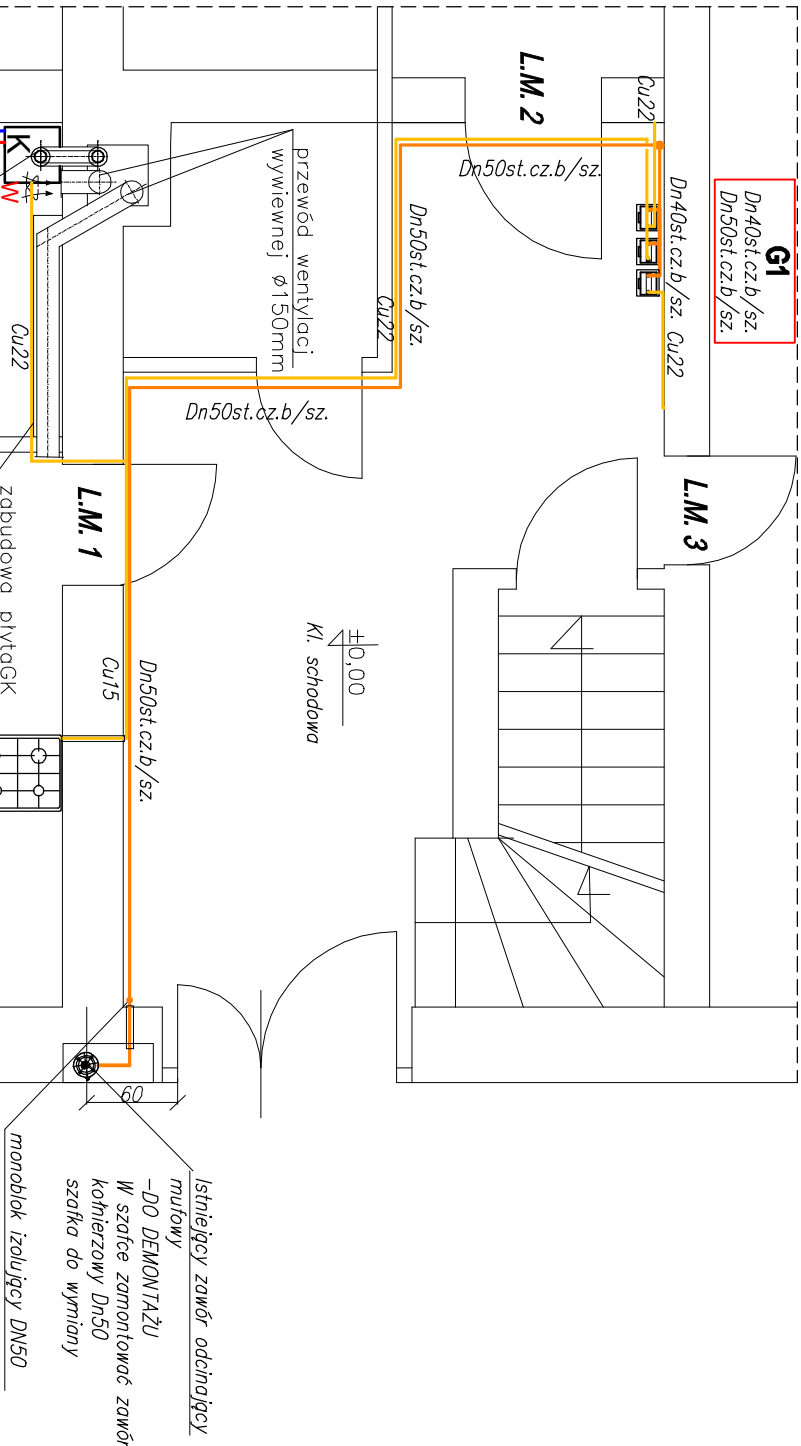


UWAGI:

1. Instalację c.o. wykonać z rur miedzianych łączonych przez kształtki zaciskowe. Przewody prowadzić po wierzchu ścian.
2. Zprojektowano grzejniki stalowe boczno zasilane
3. Instalację gazu wykonać z ruru miedzianych łączonych za pomocą kształtek zaciskowych. Przewody prowadzić pod stropem pomieszczeń po wierzchu ścian.
4. Przejścia przez przegrody budowlane wykonać w tulejach ochronnych.
5. Do kotła podłączyć przewody C.W.U. i zimnej wody zPE/A/Fex. W) Na przewodach zamontować zawory odcinające o średnicy DN 20mm a na przewodzie zasilającym zamontować (wod zimną) zamontować filtr siatkowy dn20mm. Kocioł podłączyć przewodami o średnicy De20mm.
6. Gazomierze mechaniczne dla lokali mieszkalnych montować na korytarzu. Gazomierze zamontować na listwie gazomierzowej. Wysokość montażu gazomierza do jego podstawy max. 1,80
7. Instalację do mieszkań wykonać z rur miedzianych łączonych przez kształtki zaciskowe.
8. Instalację wewnętrzną gazu wykonać z rur stalowych czarnych bez szwu łączonych przez spawanie. Przewody prowadzić pod stropem pomieszczeń

OZNACZENIA:

- zasilanie co
- powrót co
- gaz projektowany lokale mieszkalne
- gaz projektowany – części wspólne
- K33/450/800
- typ/wysokość/długość, grzejnika
- wentylacja wywiewna
- nowawentnik okienno o wydajności ~30m³/h
- nowawentnik typu NP1
- Kocioł gazowy dwufunkcyjny
- kondensacyjny
- z zamkniętą komorą spalania
- o mocy 24 kW
- oznaczenie pionu – istniejący
- średnica pionu PRZED grupą gazomierzy
- średnica pionu ZA grupą gazomierzy

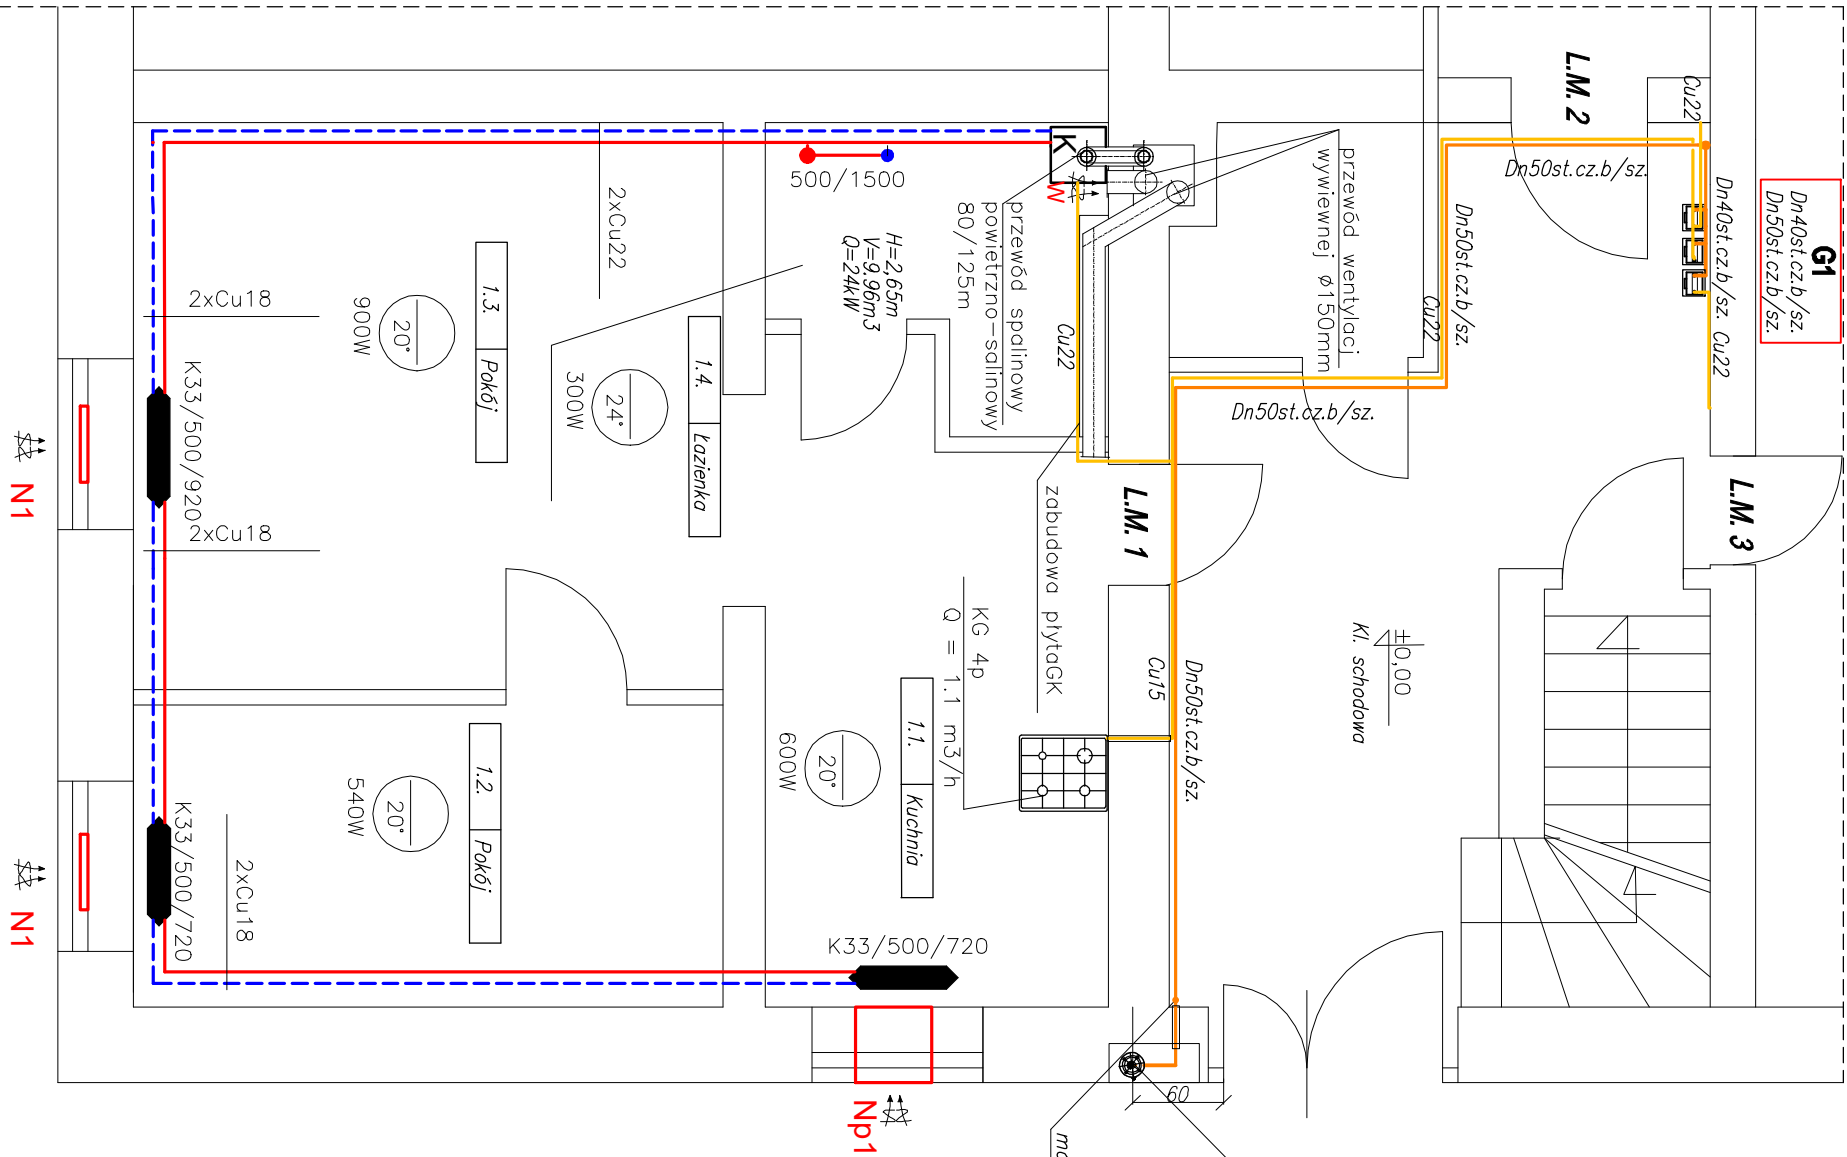

BPU		BIURO PROJEKTOWO USŁUGOWE	
NIP 886-129-41-60		Anna Andrukoniś Krawczyk, ul. Żółkiewskiego 10, 58-300 Wałbrzych	
tel. 662 515 058, 696 003 124 e-mail: akrawczyk.bpu@wp.pl			
Investor	Gmina Bielawa Pl. Wolności 1, 58-260 Bielawa	Stadium PAB	
Obiekt i adres	Termomodernizacja budynku mieszkalnego Pl. Wolności 70 dz. nr 602/19, 602/25 Obręb nr 0002 Południe	Branża Sanitarna	
Projektant:	inz. E. Krawczyk	Spec. instal. sanitarny 11.2025	Skala 1:50
Asystent:			
Tytuł rysunku	RZUT PARTERU, LM 1 – INSTALACJA GAZOWA		Nr. rys. 3
I C.O.			