


RZUT DACHU  
skala 1:50

POWIERZCHNIA DACHU  $\approx 560\text{ m}^2$

część kwalifikowana  $\approx 330\text{ m}^2$

część niekwalifikowana  $\approx 230\text{ m}^2$

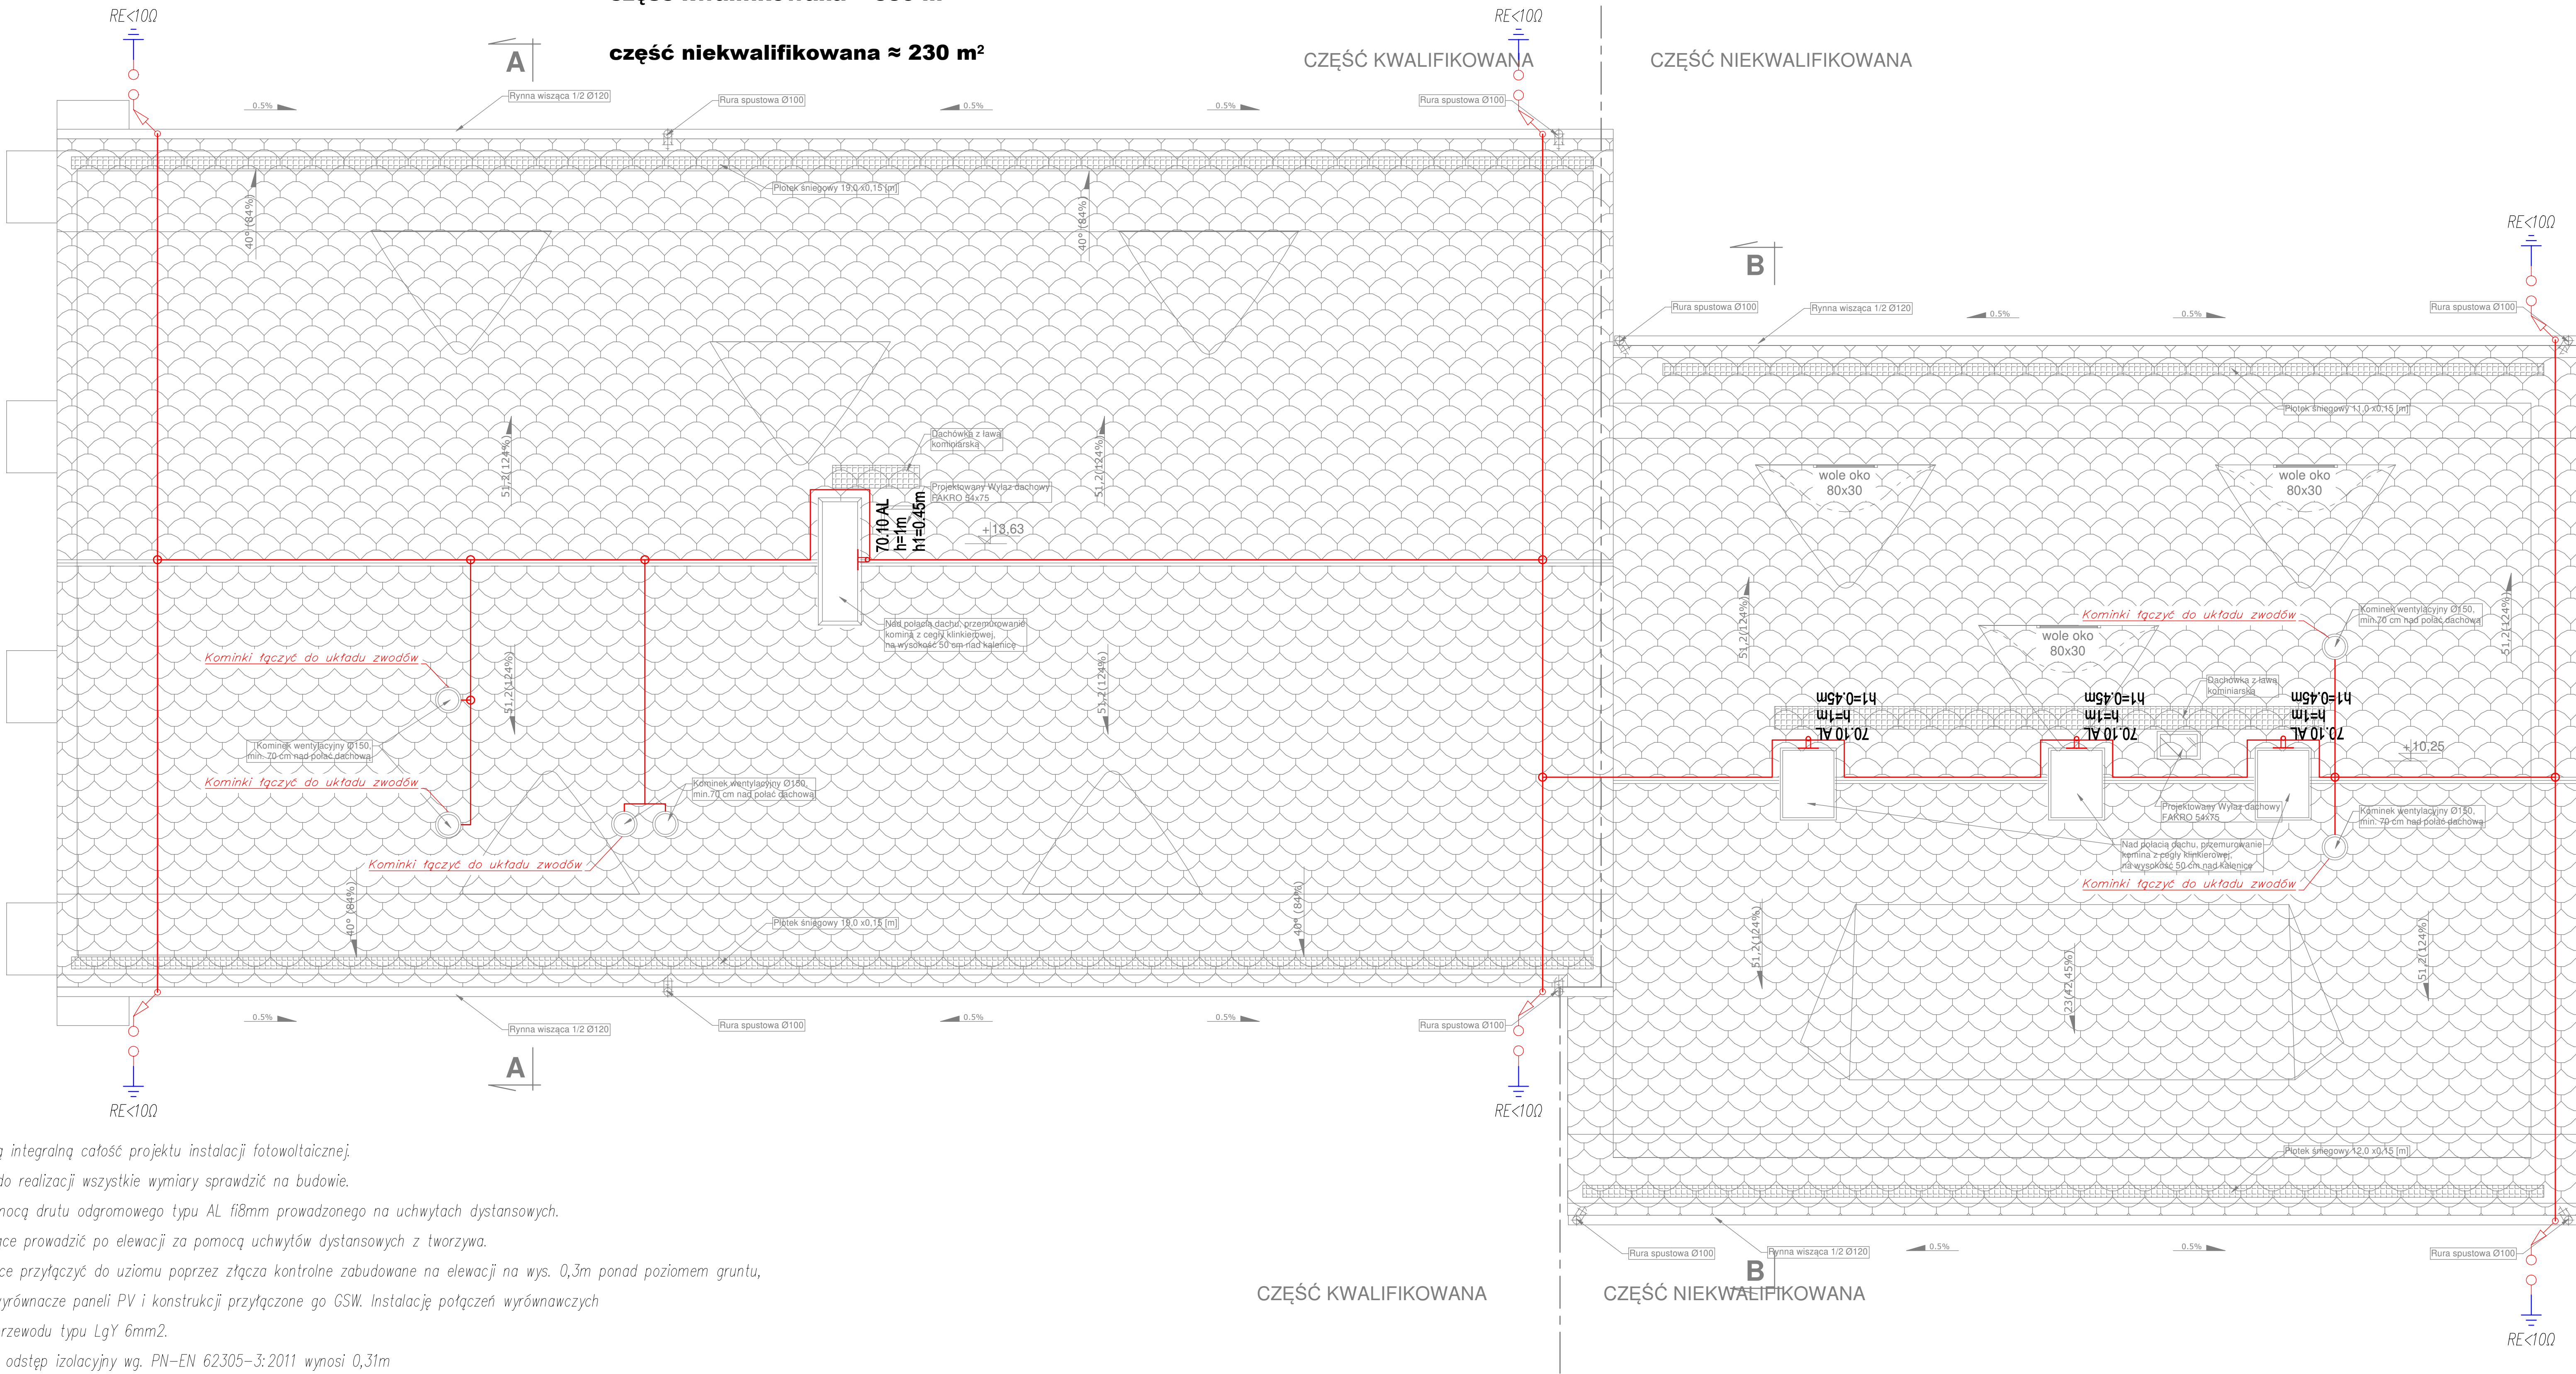


Legenda:

- Dłut odgromowy fi8mm AL  
DR 8 AL, 80000809 prod. Elko-Bis
- Przewody odprowadzające wykonane drutem odgromowym fi8mm AL  
typu DR 8 AL, 80000809 prod. Elko-Bis prowadzone na uchwyłach na elewacji
- Złącze krzyżowe 1-otworowe  
typu 55.1 OC, 95500101 prod. Elko-Bis
- Złącze kontrolne 4-otworowe  
typu 4.1 OC, 90400101 prod. Elko-Bis
- Uziom istniejący  
UWAGA: RE<100, w przypadku braku, dołączyć uziom pionowy aż do uzyskania w/w wartości RE.
- Iglia kominowa h=1,0m  
typu 70.10 AL, 97001009 prod. Elko-Bis

Uwagi:

- Opis i rysunek stanowią integralną całość projektu instalacji fotowoltaicznej.
- Przed przystąpieniem do realizacji wszystkie wymiary sprawdzić na budowie.
- Zwody wykonać za pomocą drutu odgromowego typu AL fi8mm prowadzonego na uchwyłach dystansowych.
- Przewody odprowadzające prowadzić po elewacji za pomocą uchwyłków dystansowych z tworzywa.
- Przewody odprowadzające przyłączyć do uziomu poprzez złącza kontrolne zabudowane na elewacji na wys. 0,3m ponad poziomem gruntu.
- Stosować połączenia wyrównawcze paneli PV i konstrukcji przyłączone go GSW. Instalację połączeń wyrównawczych wykonać za pomocą przewodu typu LgY 6mm<sup>2</sup>.
- Obliczeniowy minimalny odstęp izolacyjny wg. PN-EN 62305-3:2011 wynosi 0,31m
- Całość prac wykonać zgodnie z PN-EN 62305-10 oraz zasadami wiedzy technicznej.

Inwestor: GMINA WALCE 47-344 WALCE, UL. ADAMA MICKIEWICZA 18		
Jednostka Projektowa :  USŁUGI BUDOWLANE Z ZAKRESU PROJEKTOWANIA I NADZOROWANIA ADAM NOSSOL 47-344 WALCE, ul. LIPOWA 4 tel: 0 77 466 28 60 kom: 0 502 221 118 e-mail: nossolm@o2.pl		
Projektant mgr inż. Piotr Spalek	specjalność instalacyjna elektryczna OPL/1196/PWBE/15	Podpis :
Proj. sprawdzający mgr inż. Herbert Szneider	specjalność instalacyjna elektryczna 139/93/OP	Podpis :
Obiekt : <b>PRZEBUDOWA BUDYNKU UŻYTECZNOŚCI PUBLICZNEJ - TERMOMODERNIZACJA BUDYNKU PUBLICZNEGO W KROMOŁOWIE</b> Lokalizacja: 47-344 KROMOŁÓW 51, DZIAŁKA NR 539 K.M.4 OBIEKT: KROMOŁÓW JEDNOSTKA EWID. : WALCE CYFROWE OZNACZENIE J. E.: 160504_2.0005		
Branża : Elektryczna		Stadium : Projekt Techniczny
RZUT DACHU		
Podziałka : 1:50	Data : 25.10.2023	Nr rysunku : <b>E5</b>