

RZUT PIĘTRA
skala 1:50

INFORMACJE OGÓLNE

1.ROBOTY BUDOWLANE NALEŻY WYKONAĆ ZGODNIE Z POLSKIMI NORMAMI, WARUNKAMI TECHNICZNYMI WYKONANIA I ODBIORU ROBÓT BUDOWLANYCH

2.BRAK WSKAZANIA NA RYSUNKU TECHNICZNYM ELEMENTÓW, KTÓREGO ZASTOSOWANIE WYNIKA ZE ZNANYCH LUB POWSZECHNIE PRZYJĘTYCH ROZWIĄZAŃ W ZAKRESIE SZTUKI BUDOWLANEJ NIE ZWALNIA WYKONAWCY Z KONIECZNOŚCI SKALKULOWANIA I ZASTOSOWANIA TAKIEGO ELEMENTU W POROZUMIENIU I ZA ZGODĄ PROJEKTANTA ORAZ INWESTORA;

3.WSZYSTKIE ELEMENTY PROJEKTOWE NALEŻY ROZPATRYWAĆ W DOKUMENTACJI W KONTEKŚCIE WSZYSTKICH RYSUNKÓW, KTÓRE DO TEGO ELEMENTU SIĘ ODNOŚĄ Z UWZGLĘDNIENIEM WSZYSTKICH OPISÓW TECHNICZNYCH I ZASAD SZTUKI BUDOWLANEJ;

4.W PRZYPADKU WYSTĄPIENIA NIEZGODNOŚCI POMIĘDZY PROJEKTEM ARCHITEKTONICZNYM I POZOSTALYMI OPRACOWANIAMİ BRANŻOWYMI ORAZ STANEM ISTNIEJĄCYM NALEŻY WYJAŚNIĆ I UZGODNIĆ Z PROJEKTANTEM;

5.WSZYSTKIE MATERIAŁY WYKORZYSTANE W PROJEKCIE, ROZWIĄZANIA TECHNICZNE I URZĄDZENIA MUSZĄ ODPOWIEDAĆ NORMOM BEZPIECZEŃSTWA PPOŻ. I BHP; POSIADAĆ ODPOWIEDNIE ATESTY I APROBATY DO STOSOWANIA W BUDOWNICTWIE I UŻYTKOWANIU ZGODNYM Z FUNKCJĄ OBIEKTU;

6.UWAGI I OPISY W CZĘŚCI OPISOWEJ PROJEKTU SĄ INTEGRALNĄ CZĘŚCIĄ NINIEJSZEGO OPRACOWANIA.

•WSZYSTKIE ZAINSTALOWANE URZĄDZENIA I MATERIAŁY MUSZĄ POSIADAĆ ODPOWIEDNIE ATESTY I DOPUSZCZENIA

•INSTALACJĘ WODY NALEŻY WYPOSAŻYĆ W STACJĘ ZMIĘKCZANIA ZGODNIE Z OPISEM TECHNICZNYM. MONTAŻ WG. WYTYCZNYCH PRODUCENTA.


•ROZPATRYWAĆ ŁĄCZNIE Z INNYMI BRANŻAMI ORAZ OPISEM TECHNICZNYM.

•WSZELKIE ZMIANY W PROJEKCIE WYMAGAJĄ PISEMNEJ ZGODY PROJEKTANTA.

UWAGI:
NALEŻY ZAPEWNIĆ MOŻLIWOŚĆ ODWADNIANIA INSTALACJI W NAJNIŻSZYM PUNKCIE.

- LEGENDA:
- INSTALACJA CYRKULACJI
 - INSTALACJA WODY CIEPŁEJ
 - INSTALACJA WODY ZIMNEJ
 - INSTALACJA KANALIZACJI SANITARNEJ GRAWITACYJNEJ
 - PION NAWIEWIAJĄCY INSTALACJI KANALIZACJI SANITARNEJ POPROWADZONY NA DACH
 - PION INSTALACJI GÓRA
 - PION INSTALACJI ZEJŚCIE W DÓŁ
 - PION INSTALACJI GÓRA/DÓŁ
 - R REWIZJA KANALIZACJI SANITARNEJ
 - POMPA CYRKULACYJNA
 - NP. GRUNDFOS COMFORT 15-14 BDT PM
 - Z ZAWORAMI ODCINAJĄCYMI ORAZ Z ZAWOREM ZWROTNYM UMIESZCZONYM RZĘD POMPY
 - PP SYFON PODTYNKOWY

COLPI PROJEKTANT		COLPI WOJCIECH PRZYBYŁA UL. CZYMBA 43A/LOK.2 45-345 OPOLU	NIP: 7542972909 TEL: 781 244 813 PROJEKTOWALNIA
Objekt:	BUDYNEK UŻYTECZNOŚCI PUBLICZNEJ		Data opracowania: 21.01.2026
Adres:	47-344 KROMIÓW ST. DZIAŁKA NR 531-K/4.4 OBRĘB: KROMIÓW JEDNOSTKA EWID. WALCE CZYŚCISKO, ODMIENIENIE L.E. 10004.2.005.		Nr rys.: IS3 Skala: 1:50
Nazwa rysunku:	WOD-KAN - RZUT PIĘTRA		Branda: INSTALACJE SANITARNE
Inwestor:	GMINA WALCE 47-344 WALCE, UL. ADAMA MICKIEWICZA 18		Facja: PROJEKT TECHNICZNY
Temat:	ZMIANA POZWOLENIA NA BUDOWĘ PRZEBUDOWY BUDYNKU UŻYTECZNOŚCI PUBLICZNEJ - TERMOMODERNIZACJA BUDYNKU PUBLICZNEGO W KROMIÓWIE		
Projektant:	mgr inż. Wojciech Przybyła	Uprawnienia budowlane: OPL/1357/PWBS/17	Podpis:
Sprawdzał:	mgr inż. Grzegorz Jurowicz	Uprawnienia budowlane: OPL/0043/POOS/03	Podpis:
Spiszczał:	Bartosz Janowicz	Podpis:	

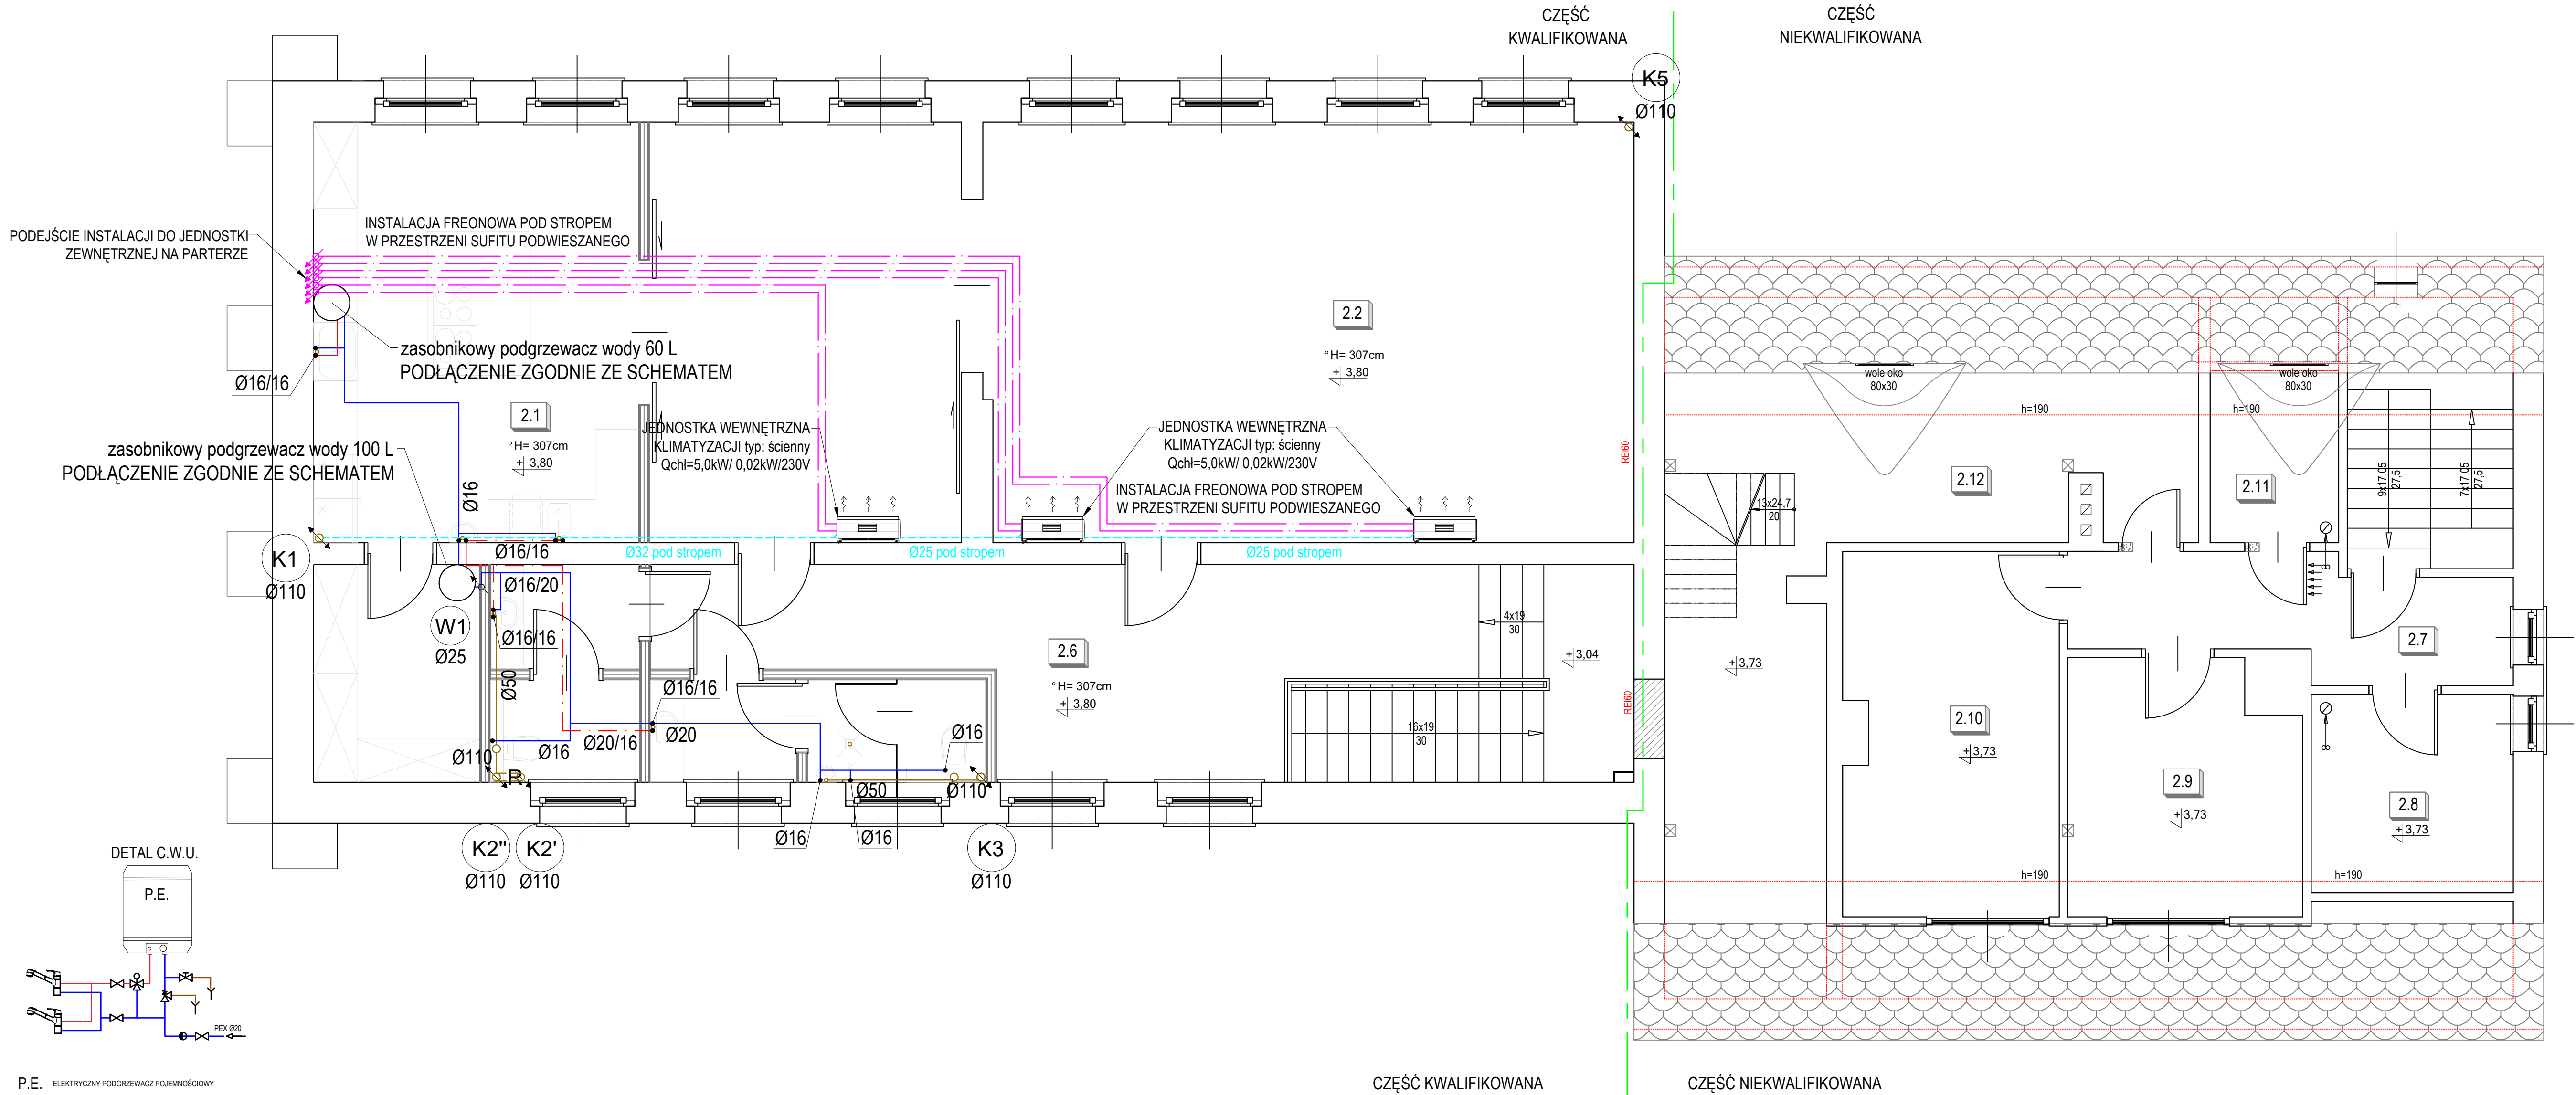

- P.E. ELEKTRYCZNY PODGRZEWACZ POJEMNOŚCIOWY
- ⊗ ZAWÓR BEZPIECZEŃSTWA 2115 1/2" 6.0 BAR MEMBRANOWY DO WODY PITNEJ
- ⊗ ZAWÓR ODCINAJĄCY KULOWY
- ⊗ ZAWÓR MIESZAJĄCY, TERMOSTATYCZNY NP: ATM 333 DN20
- ZAWÓR ZWROTNY
- └ SPŁUST WODY + SYFON NP.HL.TYP.21