


INSTALACJA ELEKTRYCZNA  
RZUT PODDASZA  
skala 1:100

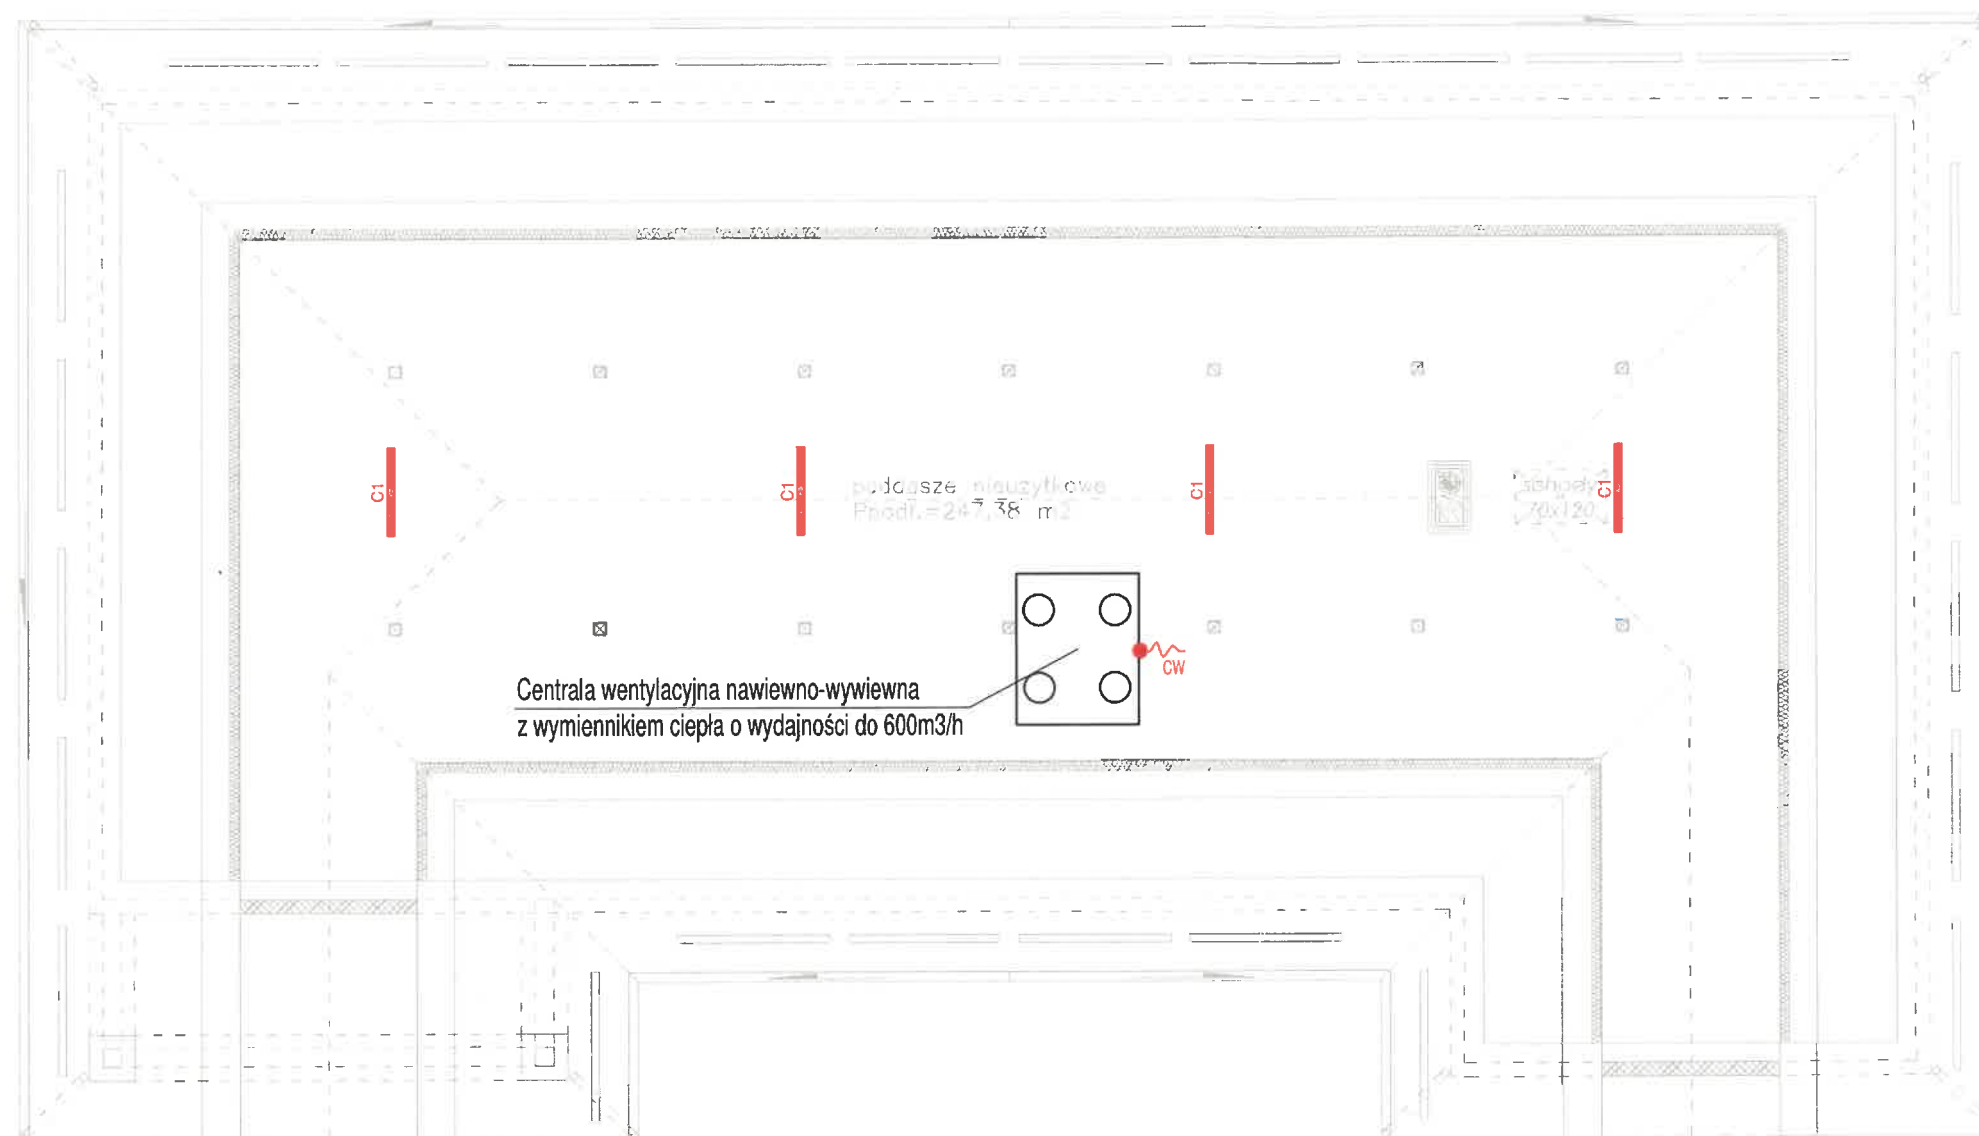

LEGENDA – OPRAWY:

	Oprawa oświetlenia podstawowego typu: LED 840, 24W, 2300lm, IP54, n/t		Oprawa oświetlenia podstawowego - typu: elewacyjna/naświetlacz 100W, IP65, n/t sterowany czujnikiem ruchu
	Oprawa oświetlenia podstawowego typu: LED 840, 42W, 6000lm, IP20, n/t		Oprawa oświetlenia awaryjnego typu: LED 857, 1W, 130lm, IP65, n/t, NM, AT, 1h
	Oprawa oświetlenia podstawowego typu: LED 840, 28W, 4550lm, IP65, n/t		Oprawa oświetlenia awaryjnego typu: LED 857, 2W, 250lm, IP65, n/t, NM, AT, 1h
	Oprawa oświetlenia podstawowego typu: LED 840, 47W, 7850lm, IP65, n/t		Oprawa oświetlenia awaryjnego LENA LIGHTING S.A. LED 857, 9,3W, IP65, 1h + grzałka
	Oprawa oświetlenia podstawowego - typu: dekoracyjna/kinkiet 20W, IP65, n/t		Oprawa oświetlenia awaryjnego typu: LED 857, 2,5W, 250lm, IP65, 1h + piktoqram

LEGENDA – OSPRZĘT:

- Łącznik instalacyjny 1-biegunowy uniwersalny, 10/16A, 230V, IP20,
- Łącznik instalacyjny 1-biegunowy uniwersalny hermetyczny, 10/16A, 230V,
- Łącznik instalacyjny 1-biegunowy świecznikowy, 10/16A, 230V, IP20, p/t,
- Łącznik instalacyjny 1-biegunowy schodowy, 10/16A, 230V, IP44,
- Łącznik instalacyjny 1-biegunowy schodowy, 10/16A, 230V, IP20,
- Czujka ruchu 360° herm.

INSTALACJA ELEKTRYCZNA RZUT PODDASZA		skala: 1:100
BRANŻA	ELEKTRYCZNA	data: 10-03-2022
OBIEKT	BUDYNEK BIUROWY Z CZ. GOSPODARCZĄ	
ADRES BUDOWY	działki: nr 387/19, obr. 0001 Bartel Wielki, jedn.: Kaliska 221305_2 oraz 387/13 obr. 0008 Kaliska, jedn.: Kaliska 221305_2	
PROJEKTOWAŁ	mgr inż. Mirosław Bukowski uprawnienia bez ograniczeń specjalność: elektr. nr ewid.: 46/Gd/2002	podpis 
SPRAWDZIŁ	mgr inż. Marcin Blochowiak uprawnienia bez ograniczeń specjalność: elektr. nr ewid.: POM/0019/POOE/07	podpis 
 ZAKŁAD USŁUG DOKUMENTACYJNYCH BUDOWNICTWA		E3