


IDEOGRAM PODŁĄCZENIA PRZEWODÓW

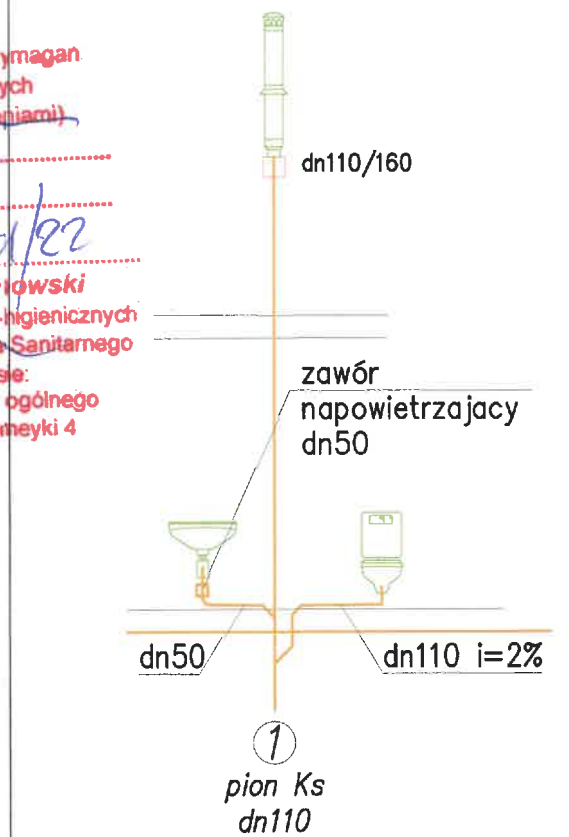

przewody pcv

INSTALACJE KANALIZACJI RZUT PARTERU		skala: 1:100
BRANZA	SANITARNA	data: 20-03-2022
OBIEKT	BUDYNEK BIUROWY Z CZ. GOSPODARCZĄ	
ADRES BUDOWY	działki: nr 387/19, obr. 0001 Bartel Wielki, jedn.: Kaliska 221305_2 oraz 387/13 obr. 0008 Kaliska, jedn.: Kaliska 221305_2	
PROJEKTOWAŁ	mgr inż. Radosław Królikowski uprawnienia bez ograniczeń specjalność: sanitarna nr ewid.: POM/0043/PWOS/12	podpis 
SPRAWDZIŁ	mgr inż. Dawid Kuclara uprawnienia bez ograniczeń specjalność: sanitarna nr ewid.: POM/0223/PWOS/11	podpis 
	DEBEX ZAKŁAD USŁUG DOKUMENTACYJNYCH BUDOWNICTWA	S2