


INSTALACJE C.O.
RZUT PARTERU
skala 1:100

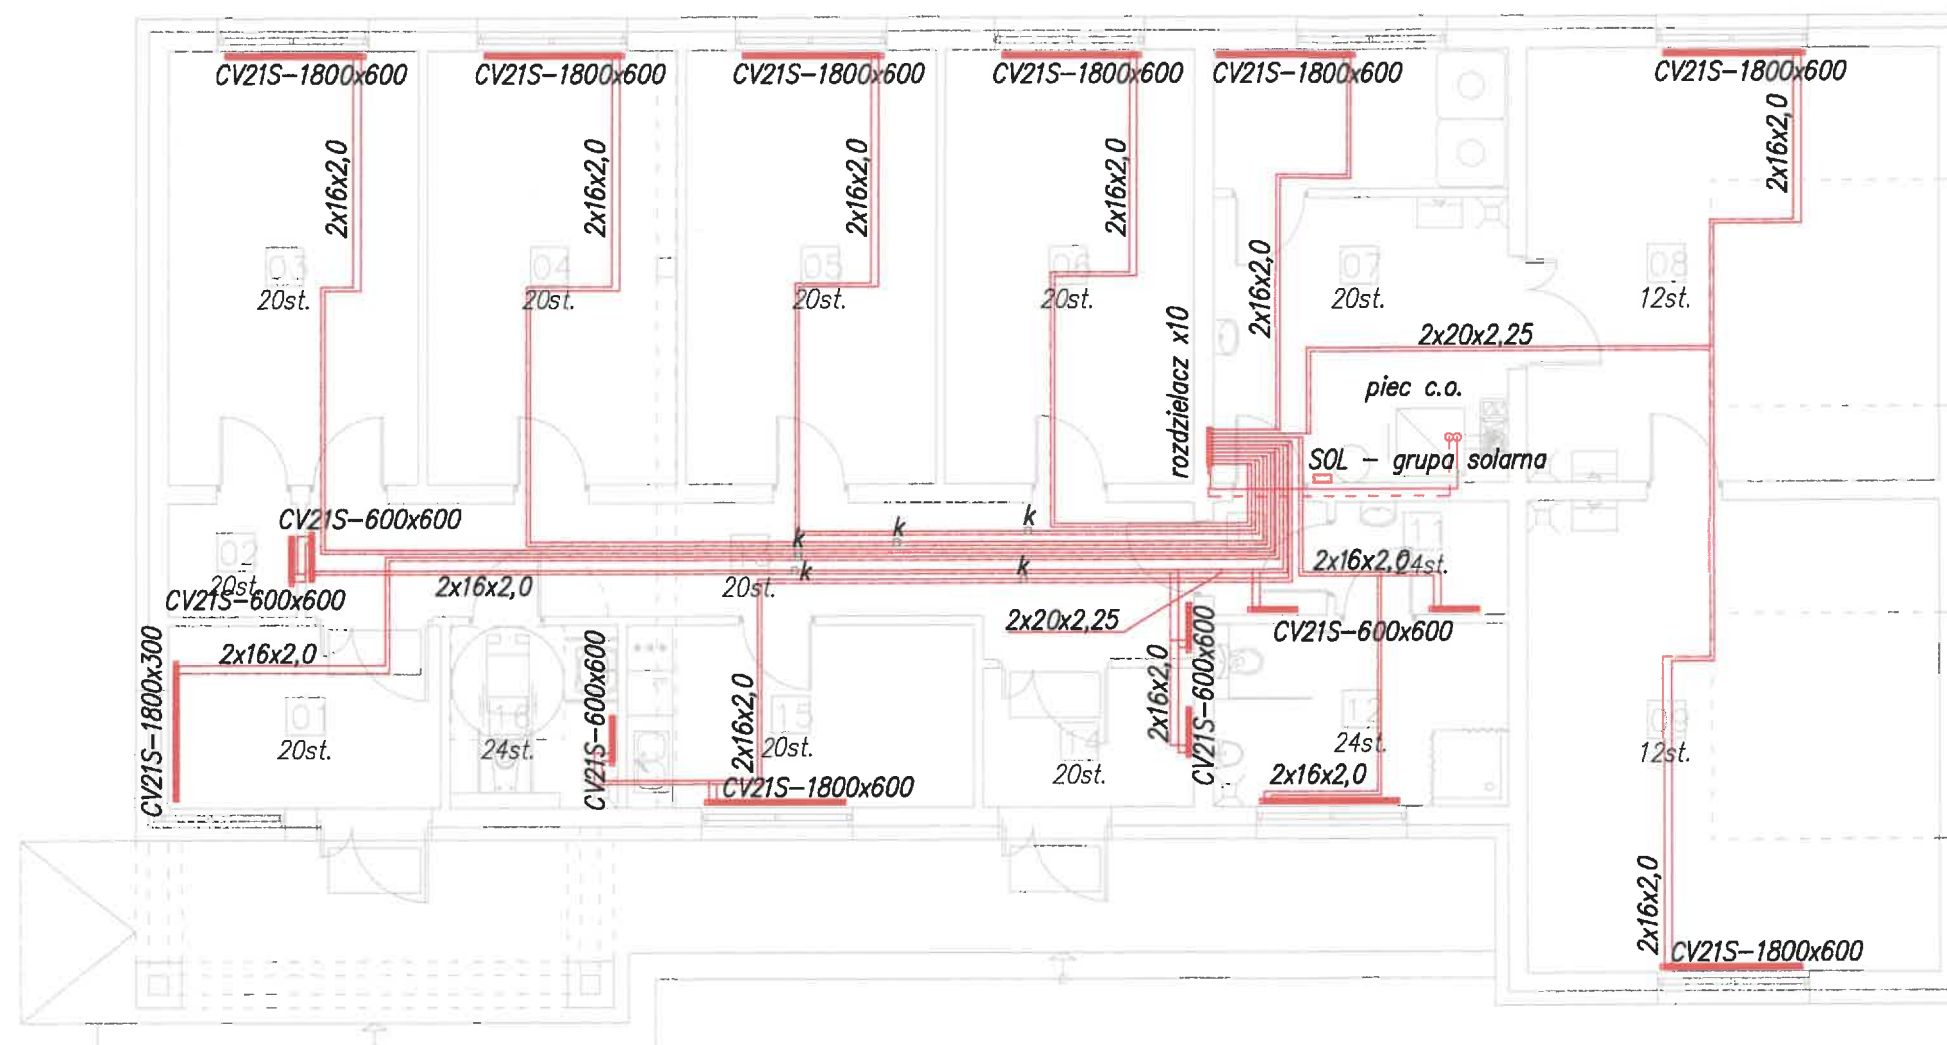

Lp	Pomieszczenie	Przenikanie [W]	Wentylacja [W]	Wsp. wysokościowy [h]	Nadwyżka [W]	Razem [W]
1	01 wiatrołap	493	12	1	0	5
2	02 magazyn	15	18	1	0	4
3	03 pom. biurowe	354	73	1	0	3
4	04 pom. biurowe	251	73	1	0	3
5	05 pom. biurowe	251	73	1	0	3
6	06 pom. biurowe	251	73	1	0	3
7	07 pom. kotłowni	238	734	1	0	9
8	08 pom. gosp.	610	29	1	0	6
9	09 pom. gosp.	652	29	1	0	6
10	10 11 12 pom. sanitarne	274	41	1	0	3
13	13 korytarz	115	18	1	0	1
14	14 wiatrołap	204	12	1	0	2
15	15 pom. socjalne	227	61	1	0	2
16	16 pom. sanitarne	83	41	1	0	1

Uzgodniono pod względem wymagań
higienicznych i zdrowotnych
bez zastrzeżeń (z zastrzeżeniami)

Data 12.09.22 12.09.22
mgr inż. Radosław Królikowski
Rzecznik ds. spraw sanitarno-higienicznych
Uprawnienia Głównego Inspektora Sanitarnego
Nr 86-BP/0/95 w zakresie:
budownictwa przemysłowego i ogólnego
zam. 80-124 Gdańsk, ul. Domeyki 4
tel. 607 292 733

INSTALACJA C.O.

przewody PEX w posadzce

grzejniki naścienne

1/2L k 1/2L kompensatory wydłużeń pex

INSTALACJE C.O.
RZUT PARTERU

skala:

1:100

data:

20-03-2022

BRANZA	SANITARNA
OBIEKT	BUDYNEK BIUROWY Z CZ. GOSPODARCZĄ
ADRES BUDOWY	działki: nr 387/19, obr. 0001 Bartel Wielki, jedn.: Kaliska 221305_2 oraz 387/13 obr. 0008 Kaliska, jedn.: Kaliska 221305_2
PROJEKTOWAŁ	mgr inż. Radosław Królikowski uprawnienia bez ograniczeń specjalność: sanitarna nr ewid.: POM/0043/PWOS/12
SPRAWDZIŁ	mgr inż. Dawid Kuclara uprawnienia bez ograniczeń specjalność: sanitarna nr ewid.: POM/0223/PWOS/11



DEBEX
ZAKŁAD USŁUG DOKUMENTACYJNYCH
BUDOWNICTWA

S3