

 
INSTALACJE WENTYLACJI
RZUT PARTERU
skala 1:100

WYMAGANIA WENTYLACYJNE

NR	POMIESZCZENIE	Pużytk./m ²	Kubat./m ³	Kubat./m ³ do wymiany
01	wiatrołap 1	8,71	26	13
02	magazyn broni	2,58	8	8
03	pom. biurowe	18,98	57	40
04	pom. biurowe	18,98	57	40
05	pom. biurowe	18,98	57	40
06	pom. biurowe	18,98	57	40
07	pom. techniczne	14,50	44	90
07a	pom. mag. oleju	7,23	22	70
08	pom. gospodarcze	31,40	94	50
09	pom. gospodarcze	34,18	103	50
10	komunikacja	2,25	7	200*
11	pom. sanitarne	3,44	10	50
12	pom. sanitarne	9,46	28	150
13	korytarz	19,20	58	80*
14	wiatrołap 2	5,15	15	7
15	pom. socjalne	11,07	33	50
16	wc_NP_ogólny	5,39	16	50
RAZEM		230,48	692	460

N W

Wentylacja mechaniczna, nawiewno-wyiewna,
zrównoważona:



wydzielone pomieszczenia w których
projektuje się wentylację grawitacyjną


INSTALACJE WENTYLACJI
RZUT PARTERU

skala:
1:100

data:
20-03-2022

BRANZA	SANITARNA
OBIEKT	BUDYNEK BIUROWY Z CZ. GOSPODARCZĄ
ADRES BUDOWY	działki: nr 387/19, obr. 0001 Bartel Wielki, jedn.: Kaliska 221305_2 oraz 387/13 obr. 0008 Kaliska, jedn.: Kaliska 221305_2
PROJEKTOWAŁ	mgr Inż. Radosław Królikowski uprawnienia bez ograniczeń specjalność: sanitarna nr ewid.: POM/0043/PWOS/12
SPRAWDZIŁ	mgr Inż. Dawid Kuclara uprawnienia bez ograniczeń specjalność: sanitarna nr ewid.: POM/0223/PWOS/11
DEBEX ZAKŁAD USŁUG DOKUMENTACYJNYCH BUDOWNICTWA	

S4

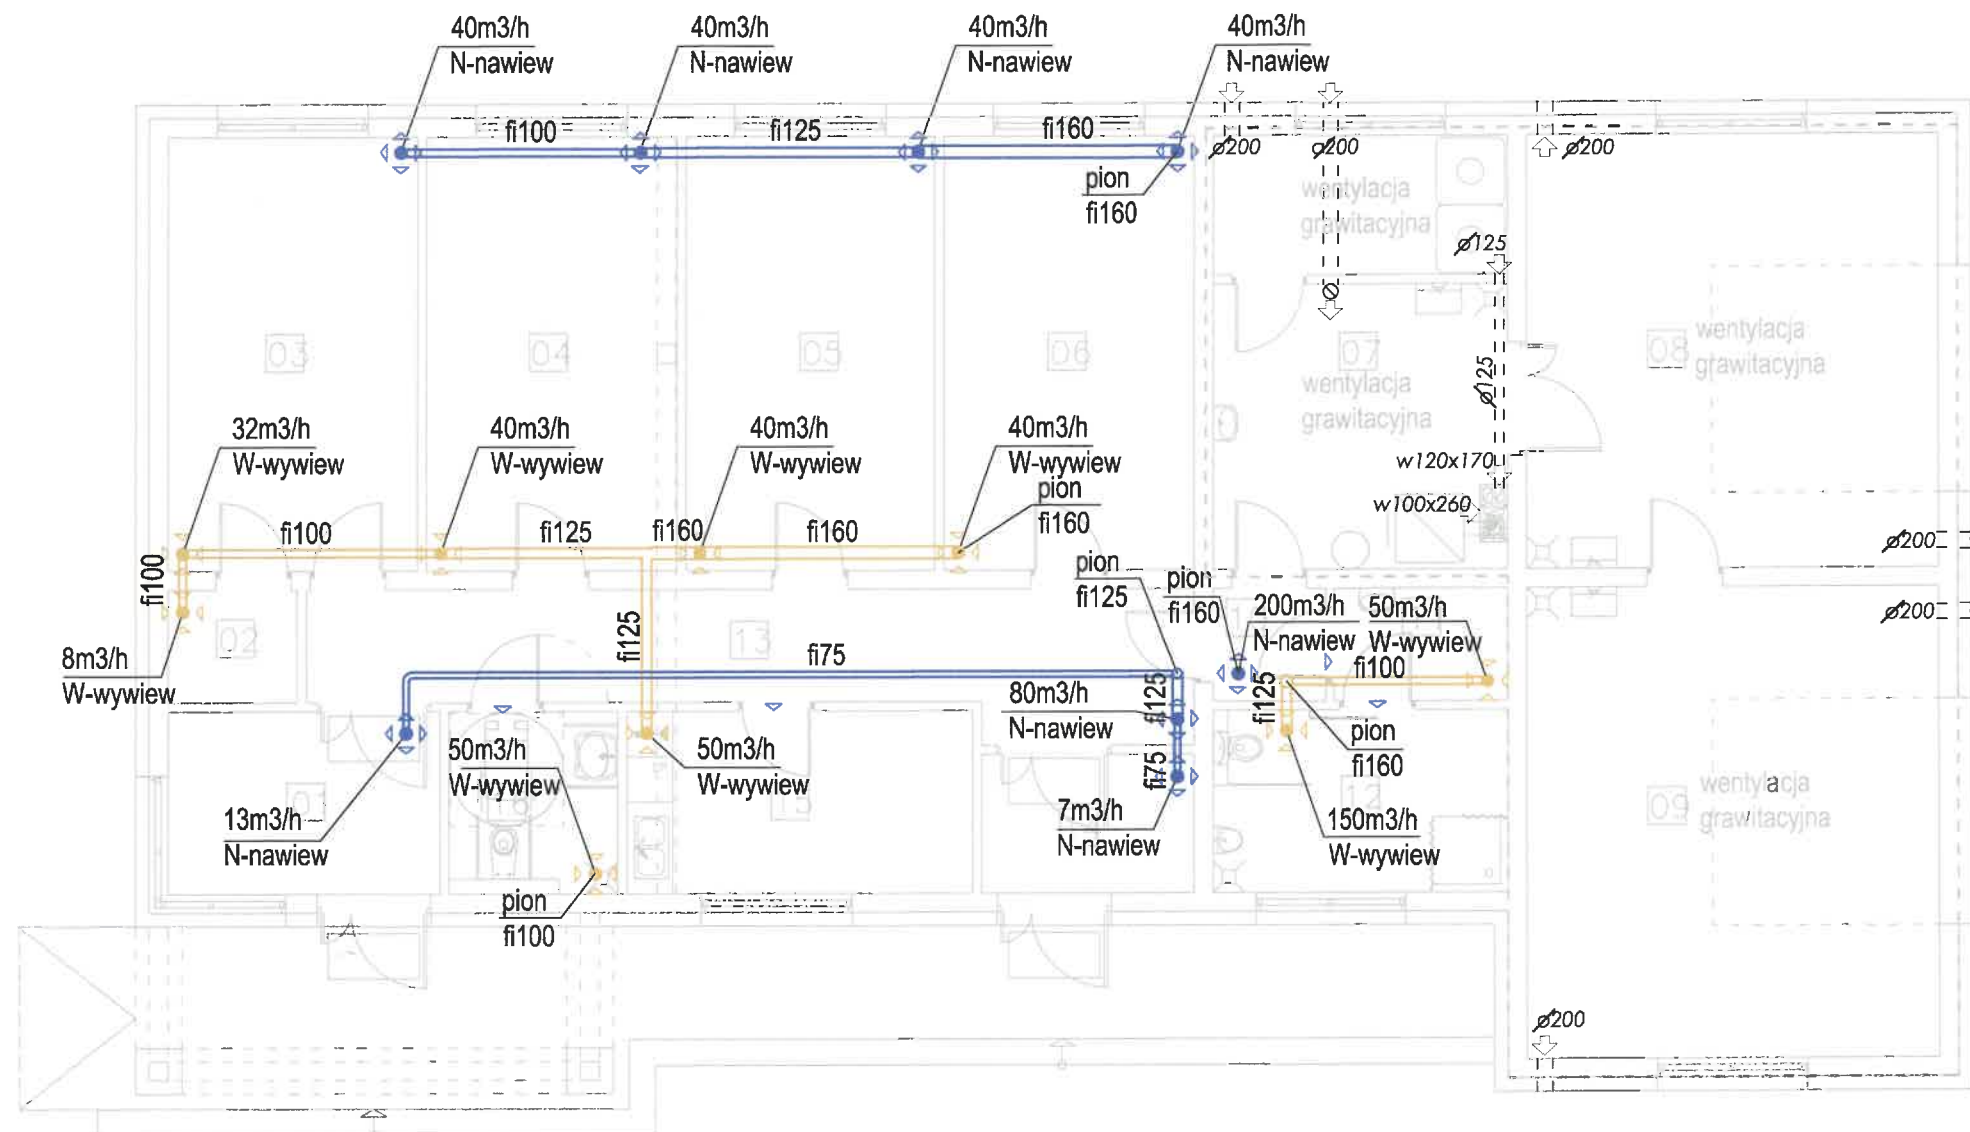

uzgodniono pod względem wymagań
higienicznych i zdrowotnych
bez zastrzeżeń (z zastrzeżeniami)

Data: 12.04.22 Lp: 71/22
mgr inż. Witold Bystrzanowski
Krzysztof Bystrzanowski
Uprawnienia Głównego Inspektora Sanitarnego
Nr 86-BRIO/95 w zakresie:
budownictwa przemysłowego i ogólnego
zam. 80-124 Gdańsk, ul. Domeyki 4
tel. 607 292 733