


INSTALACJE WENTYLACJI  
RZUT PODDASZA  
skala 1:100

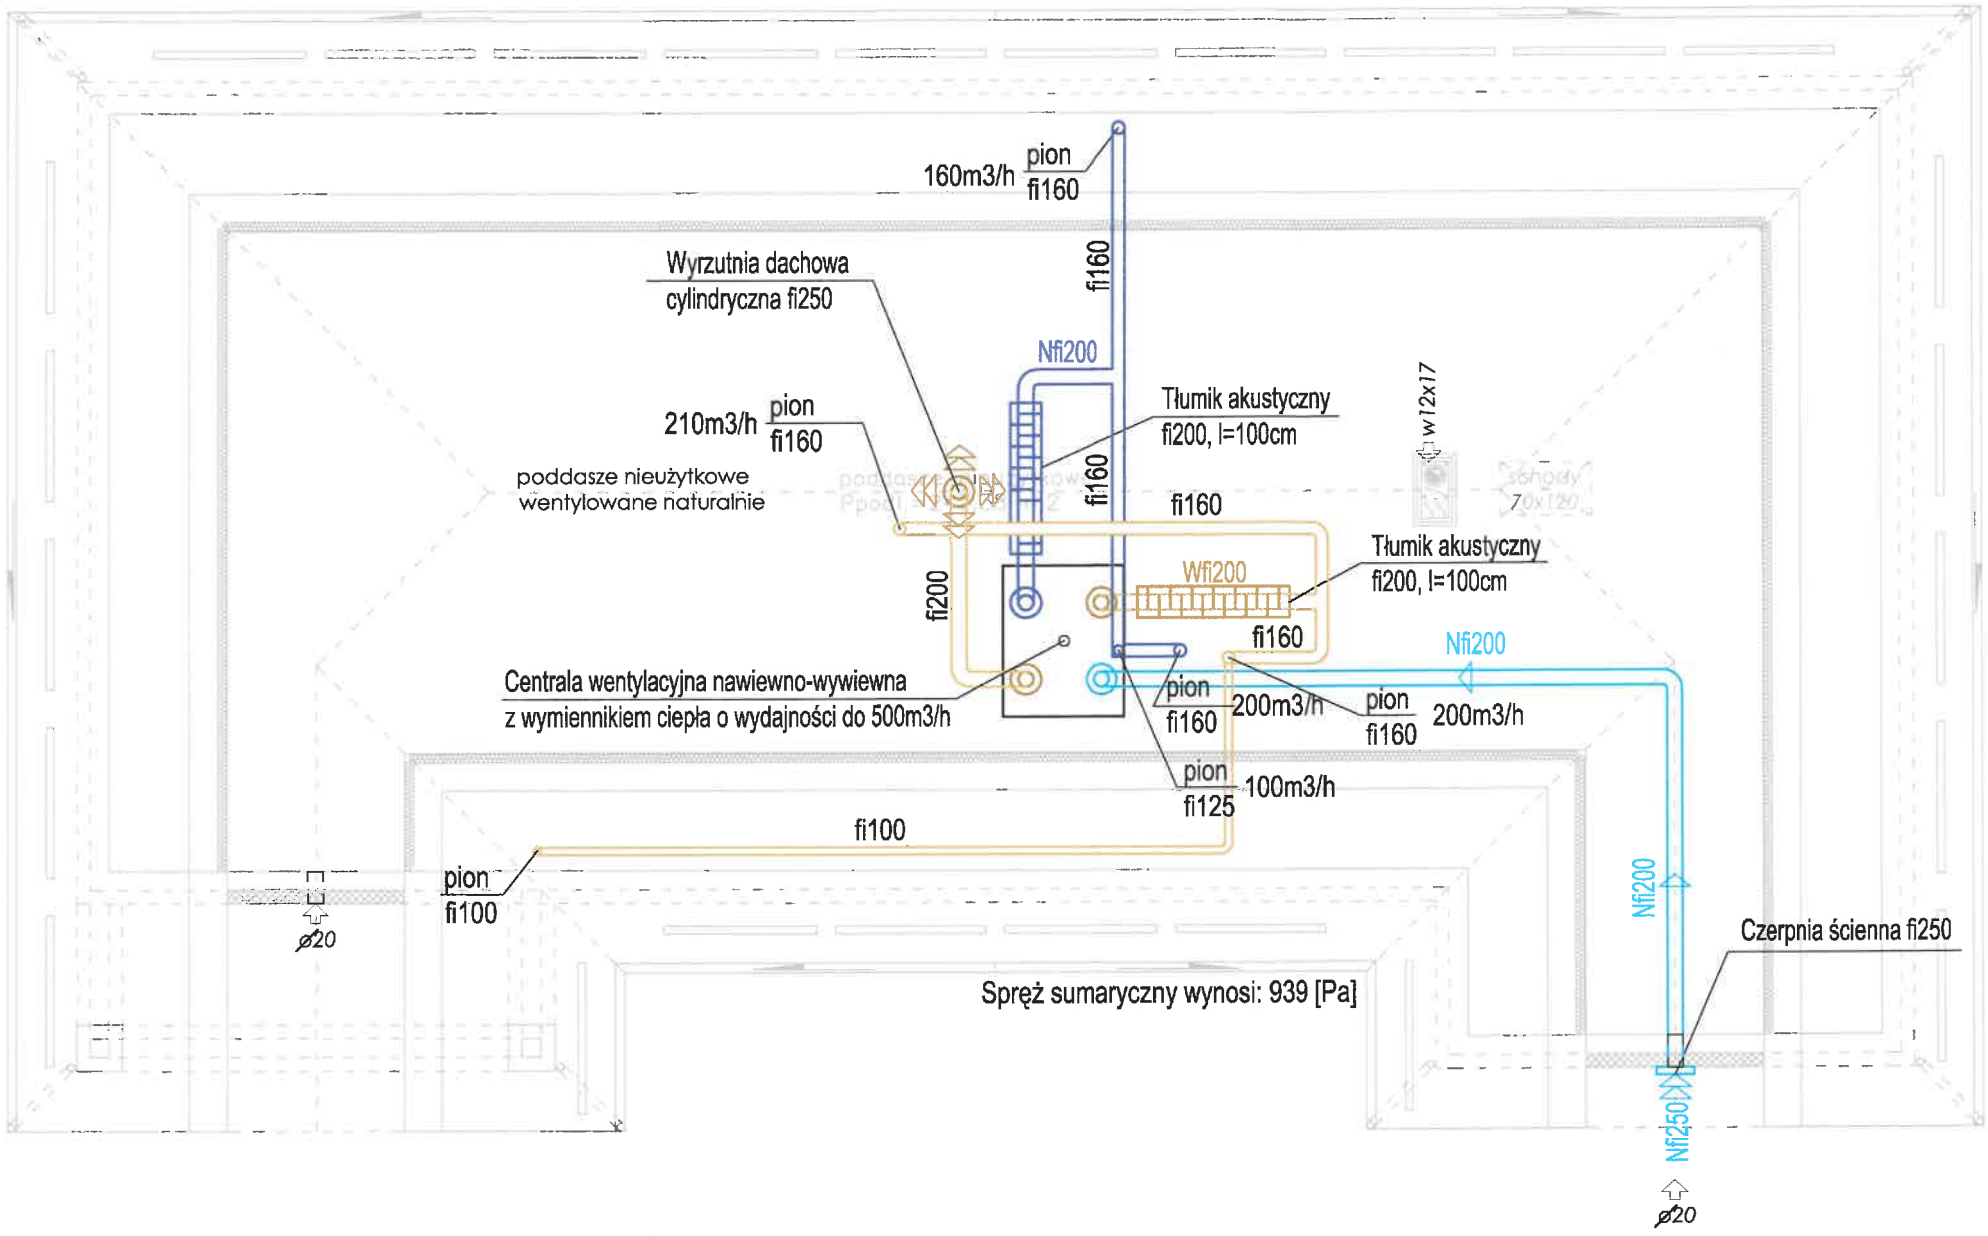

Wentylacja mechaniczna, nawiewno-wywiewna, zrównoważona:



Centrala wentylacyjna nawiewno-wywiewna z wymiennikiem ciepła o wydajności do 500m<sup>3</sup>/h  
dokładne parametry centrali zgodnie z wybranym dostawcą systemu, stosować się do wytycznych montażowych.  
Zmiana przekroju i trasy przewodów wentylacyjnych wynikających z wyboru danego systemu jest zmianą nieistotną, na którą wyrażam zgodę pod warunkiem dołączenia dokumentacji powykonawczej.

INSTALACJE WENTYLACJI  
RZUT PODDASZA

skala:  
1:100  
data:  
20-03-2022

BRANZA	SANITARNA
OBIEKT	BUDYNEK BIUROWY Z CZ. GOSPODARCZĄ
ADRES BUDOWY	działki: nr 387/19, obr. 0001 Bartel Wielki, jedn.: Kaliska 221305_2 oraz 387/13 obr. 0008 Kaliska, jedn.: Kaliska 221305_2
PROJEKTOWAŁ	mgr Inż. Radosław Królikowski uprawnienia bez ograniczeń specjalność: sanitarna nr ewid.: POM/0043/PWOS/12
SPRAWDZIŁ	mgr Inż. Dawid Kuclara uprawnienia bez ograniczeń specjalność: sanitarna nr ewid.: POM/0223/PWOS/11

DEBEX  
ZAKŁAD USŁUG DOKUMENTACYJNYCH  
BUDOWNICTWA

S5

Uzgodniono pod względem wymagań  
higienicznych i zdrowotnych  
bez zastrzeżeń (z zastrzeżeniami)

12.03.22 21/22  
mgr Inż. Radosław Królikowski

uprawnienia Głównego Inspektora Sanitarnego  
Nr 86-BPIO/95 w zakresie:  
budownictwa przemysłowego i ogólnego  
zam. 80-124 Gdańsk, ul. Demejki 4  
tel. 607 282 788