


Rzut parteru
Instalacja kanalizacji sanitarnej
skala 1:50

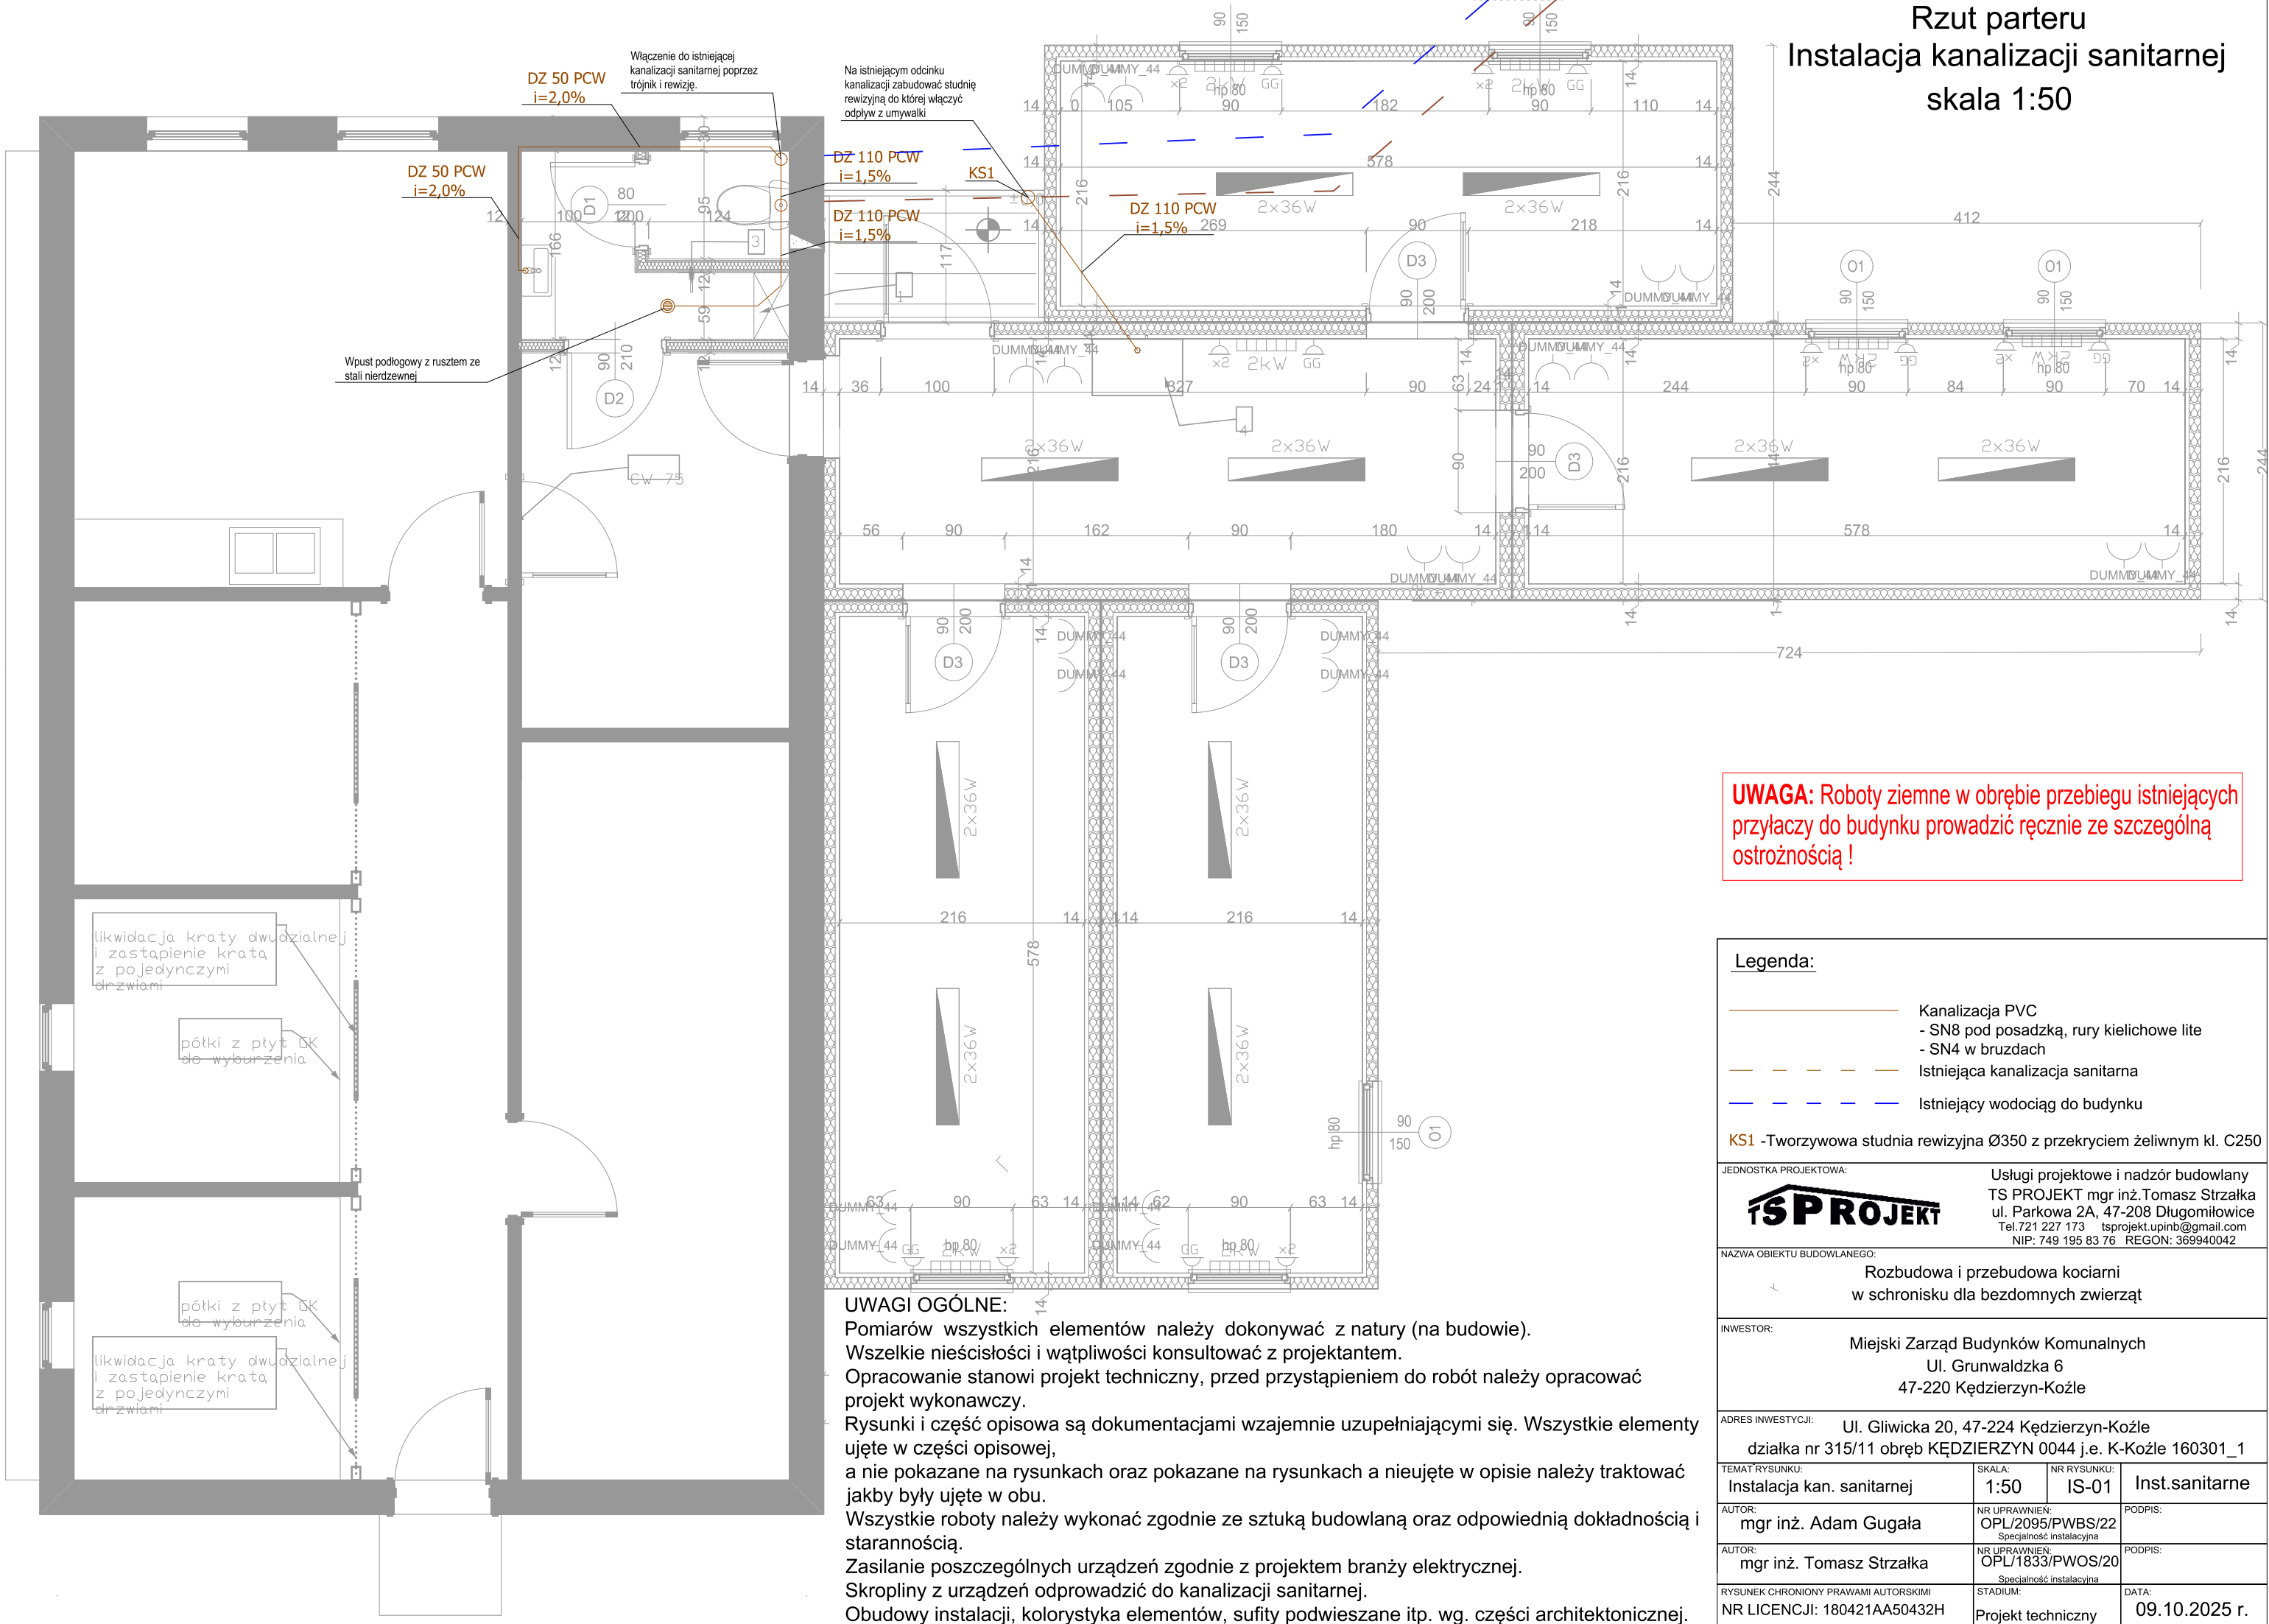

UWAGA: Roboty ziemne w obrębie przebiegu istniejących przyłączy do budynku prowadzić ręcznie ze szczególną ostrożnością !

Legenda:			
<div><div></div>Kanalizacja PVC</div> <div>- SN8 pod posadzką, rury kielichowe lite</div> <div>- SN4 w brzdach</div>			
<div><div></div>Istniejąca kanalizacja sanitarna</div>			
<div><div></div>Istniejący wodociąg do budynku</div>			
KS1 -Tworzywowa studnia rewizyjna Ø350 z przekryciem żeliwnym kl. C250			
JEDNOSTKA PROJEKTOWA:		Usługi projektowe i nadzór budowlany TS PROJEKT mgr inż.Tomasz Strzałka ul. Parkowa 2A, 47-208 Długomilowice Tel.721 227 173 tsprojekt.upinb@gmail.com NIP: 749 195 83 76 REGON: 369940042	
NAZWA OBIEKTU BUDOWLANEGO:		Rozbudowa i przebudowa kociarni w schronisku dla bezdomnych zwierząt	
INWESTOR:		Miejski Zarząd Budynków Komunalnych Ul. Grunwaldzka 6 47-220 Kędzierzyn-Koźle	
ADRES INWESTYCJI:		Ul. Gliwicka 20, 47-224 Kędzierzyn-Koźle działka nr 315/11 obręb KĘDZIERZYN 0044 j.e. K-Koźle 160301_1	
TEMAT RYSUNKU:	SKALA:	NR RYSUNKU:	Inst.sanitarnie
Instalacja kan. sanitarnej	1:50	IS-01	
AUTOR:	NR UPRAWNIENI:	PODPIS:	
mgr inż. Adam Gugala	OPL/2095/PWBS/22 Specjalność instalacyjna		
AUTOR:	NR UPRAWNIENI:	PODPIS:	
mgr inż. Tomasz Strzałka	OPL/1833/PWOS/20 Specjalność instalacyjna		
RYSUNEK CHRONIONY PRAWAMI AUTORSKIMI NR LICENCJI: 180421AA50432H	STADIUM:	DATA:	
	Projekt techniczny	09.10.2025 r.	