


Rzut parteru  
Instalacja zimnej i ciepłej wody  
skala 1:50

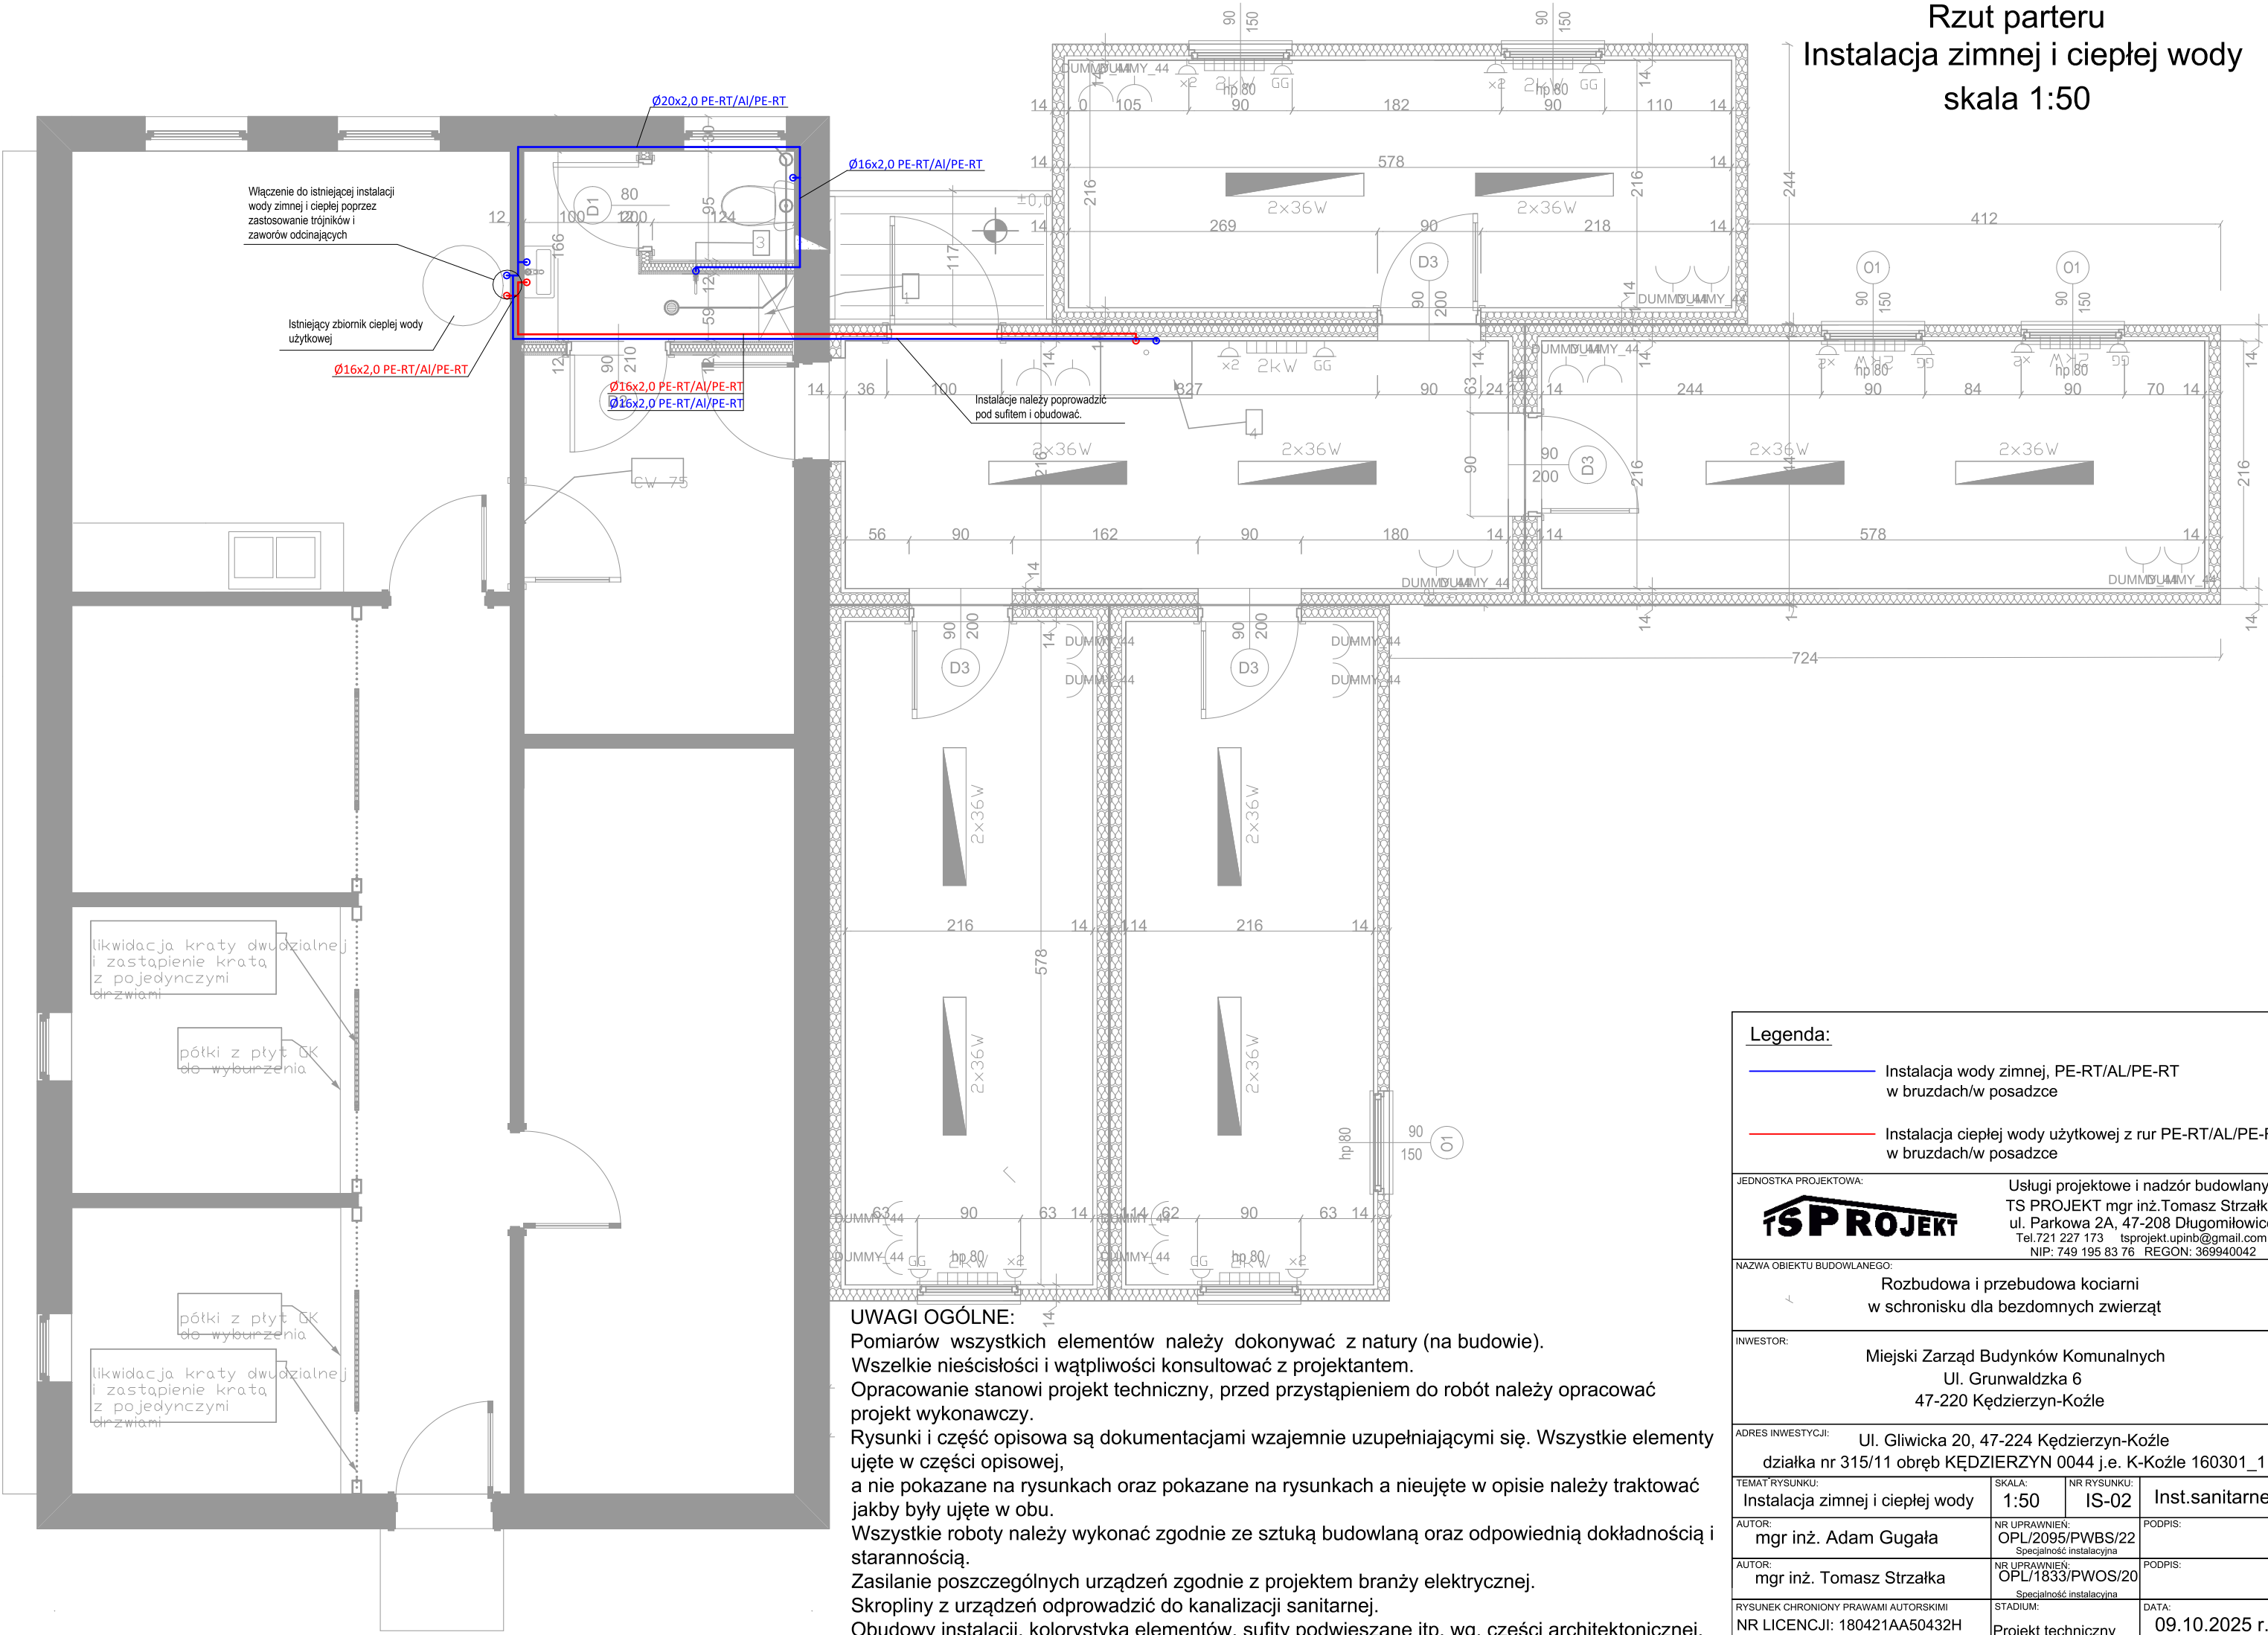

UWAGI OGÓLNE:

Pomiarów wszystkich elementów należy dokonywać z natury (na budowie).  
Wszelkie nieścisłości i wątpliwości konsultować z projektantem.  
Opracowanie stanowi projekt techniczny, przed przystąpieniem do robót należy opracować projekt wykonawczy.  
Rysunki i część opisowa są dokumentacjami wzajemnie uzupełniającymi się. Wszystkie elementy ujęte w części opisowej, a nie pokazane na rysunkach oraz pokazane na rysunkach a nieujęte w opisie należy traktować jakby były ujęte w obu.  
Wszystkie roboty należy wykonać zgodnie ze sztuką budowlaną oraz odpowiednią dokładnością i starannością.  
Zasilanie poszczególnych urządzeń zgodnie z projektem branży elektrycznej.  
Skropliny z urządzeń odprowadzić do kanalizacji sanitarnej.  
Obudowy instalacji, kolorystyka elementów, sufity podwieszane itp. wg. części architektonicznej.

Legenda:

- Instalacja wody zimnej, PE-RT/Al/PE-RT w bruzdach/w posadzce
- Instalacja ciepłej wody użytkowej z rur PE-RT/Al/PE-RT w bruzdach/w posadzce

JEDNOSTKA PROJEKTOWA:		Usługi projektowe i nadzór budowlany TS PROJEKT mgr inż. Tomasz Strzałka ul. Parkowa 2A, 47-208 Długomilowice Tel. 721 227 173    tsprojekt.upinb@gmail.com NIP: 749 195 83 76    REGON: 369940042	
NAZWA OBIEKTU BUDOWLANEGO:		Rozbudowa i przebudowa kociarni w schronisku dla bezdomnych zwierząt	
INWESTOR:		Miejski Zarząd Budynków Komunalnych Ul. Grunwaldzka 6 47-220 Kędzierzyn-Koźle	
ADRES INWESTYCJI:		Ul. Gliwicka 20, 47-224 Kędzierzyn-Koźle działka nr 315/11 obręb KĘDZIERZYN 0044 j.e. K-Koźle 160301_1	
TEMAT RYSUNKU:	SKALA:	NR RYSUNKU:	Inst. sanitarne
Instalacja zimnej i ciepłej wody	1:50	IS-02	
AUTOR:	NR UPRAWNIENI:	PODPIS:	
mgr inż. Adam Gugala	OPL/2095/PWBS/22 Specjalność instalacyjna		
AUTOR:	NR UPRAWNIENI:	PODPIS:	
mgr inż. Tomasz Strzałka	OPL/1833/PWOS/20 Specjalność instalacyjna		
RYSUNEK CHRONIONY PRAWAMI AUTORSKIMI NR LICENCJI: 180421AA50432H	STADIUM:	DATA:	
	Projekt techniczny	09.10.2025 r.	