


INWENTARYZACJA - BUDYNEK "E"  
RZUT PIĘTRA V, SKALA 1:100

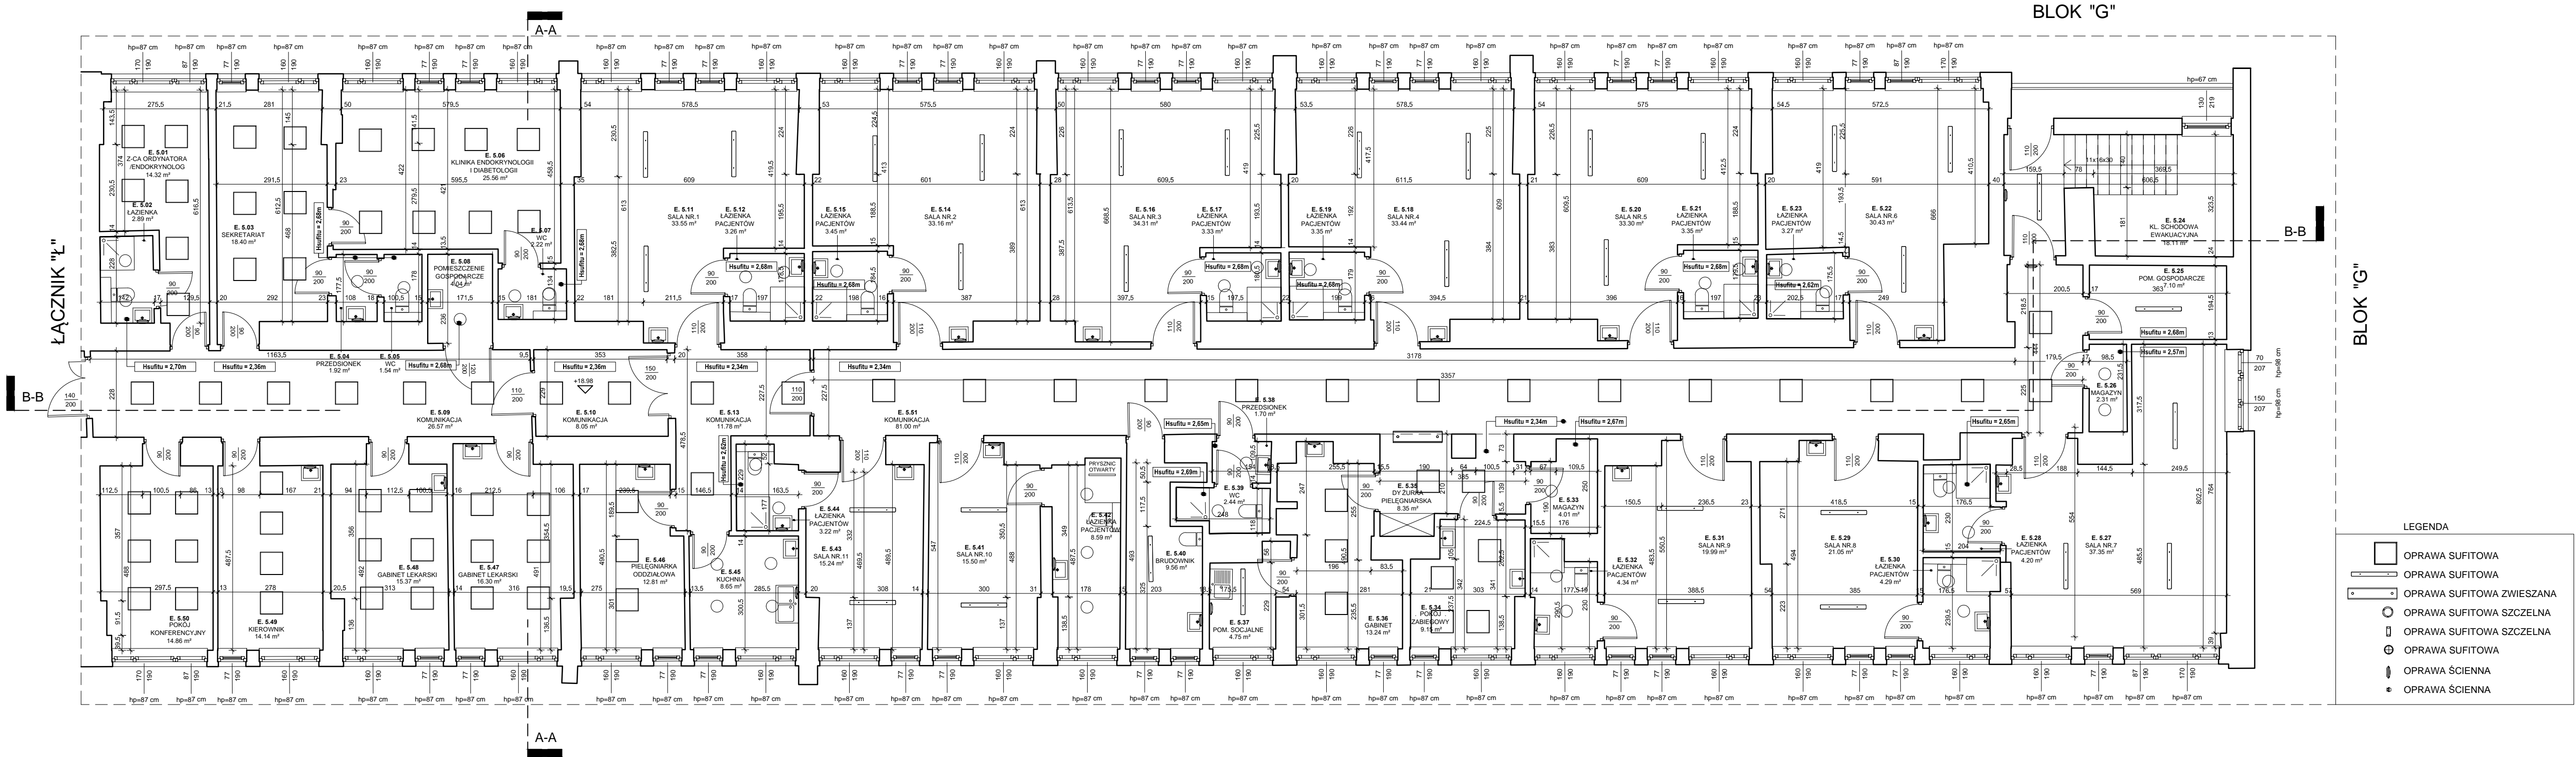

Zestawienie powierzchni PIĘTRO V		
Nr	Nazwa pom.	Pow.
E. 5.01	Z-C.A. ORDYNATORA	14.32 m <sup>2</sup>
E. 5.02	ŁAZIENKA	2.89 m <sup>2</sup>
E. 5.03	SEKRETARIAT	18.40 m <sup>2</sup>
E. 5.04	PRZEDSIONEK	1.92 m <sup>2</sup>
E. 5.05	WC	1.54 m <sup>2</sup>
E. 5.06	KLINIKA ENDOKRYNOLOGII	25.56 m <sup>2</sup>
E. 5.07	WC	2.22 m <sup>2</sup>
E. 5.08	POMIESZCZENIE	4.04 m <sup>2</sup>
E. 5.09	KOMUNIKACJA	26.57 m <sup>2</sup>
E. 5.10	KOMUNIKACJA	8.05 m <sup>2</sup>
E. 5.11	SALA NR.1	33.55 m <sup>2</sup>
E. 5.12	ŁAZIENKA	3.26 m <sup>2</sup>
E. 5.13	KOMUNIKACJA	11.78 m <sup>2</sup>
E. 5.14	SALA NR.2	33.16 m <sup>2</sup>
E. 5.15	ŁAZIENKA	3.45 m <sup>2</sup>
E. 5.16	SALA NR.3	34.31 m <sup>2</sup>
E. 5.17	ŁAZIENKA	3.33 m <sup>2</sup>
E. 5.18	SALA NR.4	33.44 m <sup>2</sup>
E. 5.19	ŁAZIENKA	3.35 m <sup>2</sup>
E. 5.20	SALA NR.5	33.30 m <sup>2</sup>
E. 5.21	ŁAZIENKA	3.35 m <sup>2</sup>
E. 5.22	SALA NR.6	30.43 m <sup>2</sup>
E. 5.23	ŁAZIENKA	3.27 m <sup>2</sup>
E. 5.24	KL. SCHODOWA	18.11 m <sup>2</sup>
E. 5.25	POM. GOSPODARCZE	7.10 m <sup>2</sup>
E. 5.26	MAGAZYN	2.31 m <sup>2</sup>
E. 5.27	SALA NR.7	37.35 m <sup>2</sup>
E. 5.28	ŁAZIENKA	4.20 m <sup>2</sup>
E. 5.29	SALA NR.8	21.05 m <sup>2</sup>
E. 5.30	ŁAZIENKA	4.29 m <sup>2</sup>
E. 5.31	SALA NR.9	19.99 m <sup>2</sup>
E. 5.32	ŁAZIENKA	4.34 m <sup>2</sup>
E. 5.33	MAGAZYN	4.01 m <sup>2</sup>
E. 5.34	. POKÓJ .	9.15 m <sup>2</sup>
E. 5.35	DYŻURKA	8.35 m <sup>2</sup>
E. 5.36	GABINET	13.24 m <sup>2</sup>
E. 5.37	POM. SOCJALNE	4.75 m <sup>2</sup>
E. 5.38	PRZEDSIONEK	1.70 m <sup>2</sup>
E. 5.39	WC	2.44 m <sup>2</sup>
E. 5.40	BRUDOWNIK	9.56 m <sup>2</sup>
E. 5.41	SALA NR.10	15.50 m <sup>2</sup>
E. 5.42	ŁAZIENKA	8.59 m <sup>2</sup>
E. 5.43	SALA NR.11	15.24 m <sup>2</sup>
E. 5.44	ŁAZIENKA	3.22 m <sup>2</sup>
E. 5.45	KUCHNIA	8.65 m <sup>2</sup>
E. 5.46	PIELĘGNIARKA	12.81 m <sup>2</sup>
E. 5.47	GABINET LEKARSKI	16.30 m <sup>2</sup>
E. 5.48	GABINET LEKARSKI	15.37 m <sup>2</sup>
E. 5.49	KIEROWNIK	14.14 m <sup>2</sup>
E. 5.50	POKÓJ	14.86 m <sup>2</sup>
E. 5.51	KOMUNIKACJA	81.00 m <sup>2</sup>
Suma ogólna: 51		713.15 m <sup>2</sup>



ul. Nowosielecka 14a/2  
00-466 Warszawa  
e-mail : warszawa@zab-bud.pl  
www : www.zab-bud.pl  
tel. : 22 841 60 73



WHITE MOOSE Sp. z o.o.

ul. 11 Listopada 9  
08-110 Siedlce

Temat: Termomodernizacja w ramach projektu "Poprawa efektywności energetycznej w budynkach CSK MSWiA w Warszawie" w ramach działania 1.2.1 oś priorytetowa I, "Zmniejszenie emisyjności gospodarki Programu Operacyjnego Infrastruktura i środowisko 2014-2020"

na działce ew. nr 8/7, obręb 10116, na terenie Dzielnicy Mokotów, przy ul. Wołoskiej 137 w Warszawie

oznaczenie budynku: BUDYNEK E

Investor: Centralny Szpital Kliniczny Ministerstwa Spraw Wewnętrznych i Administracji ul. Wołoska 137, 02-507 Warszawa

Zespół projektowy: mgr inż. arch. Mirosław Łapiński nr upr. - KL-102/2001  
mgr inż. arch. Dawid Zemsta  
mgr inż. Mariola Surma

Nazwa rys.: RZUT V PIĘTRA

Data: 04.11.2022 Faza: Nr rys.: E.I.A.1.07  
Rewizja: 00 INWENTARYZACJA - WIELOBRANŻOWA Skala: 1:100