


RZUT PIWNICY  
skala 1:100

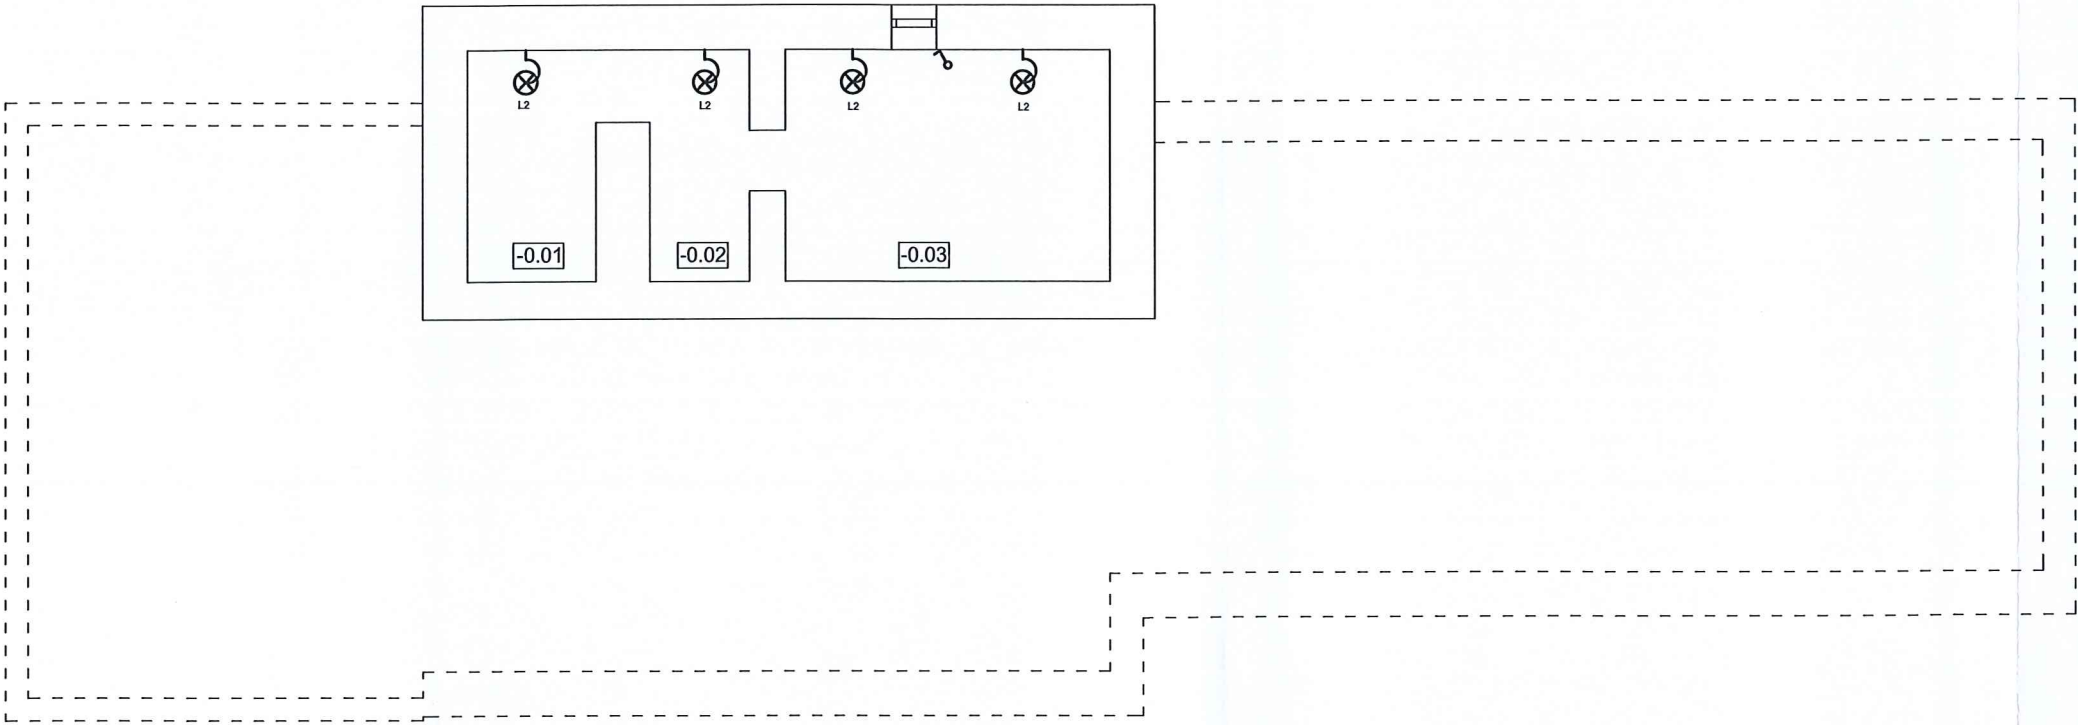

RZUT PIWNICY		
Nr	Nazwa pomieszczenia	Pow.
-0.01	PIWNICA	5,22
-0.02	PIWNICA	4,07
-0.03	PIWNICA	13,25
RAZEM		22,54 m²

INWESTOR:	URZĄD GMINY ŁAPANÓW
OBIEKT:	ŚWIE TLICA WIEJSKA LUBOMIERZ
LOKALIZACJA:	działka nr. 308/1, 308/2 m. Lubomierz gm. Łapanów
BRANŻA:	INSTALACJA ELEKTRYCZNA
TEMAT:	PLAN INSTALACJI ODGROMOWEJ I PV
PROJEKTOWAŁ:	DATA:
mgr inż. KRZYSZTOF JANUSZ spec. instalacyjno - inżynierskiej w zakresie sieci i instalacji elektrycznych nr upr. A-NB-7342/102/91 Brzesko, ul. Jaśminowa 5	LIPIEC 2025r
	SKALA:
	1 : 100
	NR RYS.:
	E5

PRACOWNIA PROJEKTOWA  
KRZYSZTOF JANUSZ  
32-800 BRZESKO, UL. JAŚMINOWA 5