


Panel fotowoltaiczny 510W, JAM60D40-510/LB  
monokrystaliczny

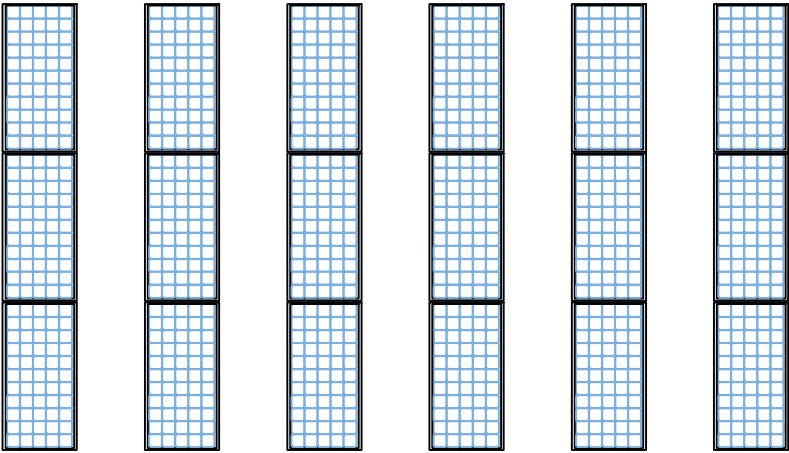

KH PROJEKT KRZYSZTOF HABIERA UL. OGRODOWA 5N, 66-432 BACZYNA		e-mail: khprojekt@habiera.pl tel. +48 600 089 042
OBIEKT : PRZEDSZKOLE NR 6 W MIĘDZYRZECZU		DATA : LISTOPAD 2025
ADRES : UL. MICKIEWICZA 25, 66-300 MIĘDZYRZECZ		SKALA : 1:100
PROJEKTANT : tech. el. Kazimierz Borkowski	UPRAWNIONY PROJEKTANT W SPEC. INSTALACYJNEJ 107/73/Zg	PODPIS :
SPRAWDZAJĄCY : mgr inż. Łukasz Borkowski	UPRAWNIONY PROJEKTANT W SPEC. INSTALACYJNEJ LBS/0031/PWBE/21	PODPIS :
TEMAT : RZUT DACHU - INSTALACJA PV		NR RYS. E7