



OZNACZENIA

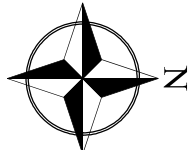

- (KX) – proj. pion kanalizacyjny $\varnothing 0,11\text{PVC}$
wyprowadzony ponad dach i zakończony
rurą wywiewną $\varnothing 0,16\text{PVC}$ (obudowany).
- proj. kanalizacja sanitarna

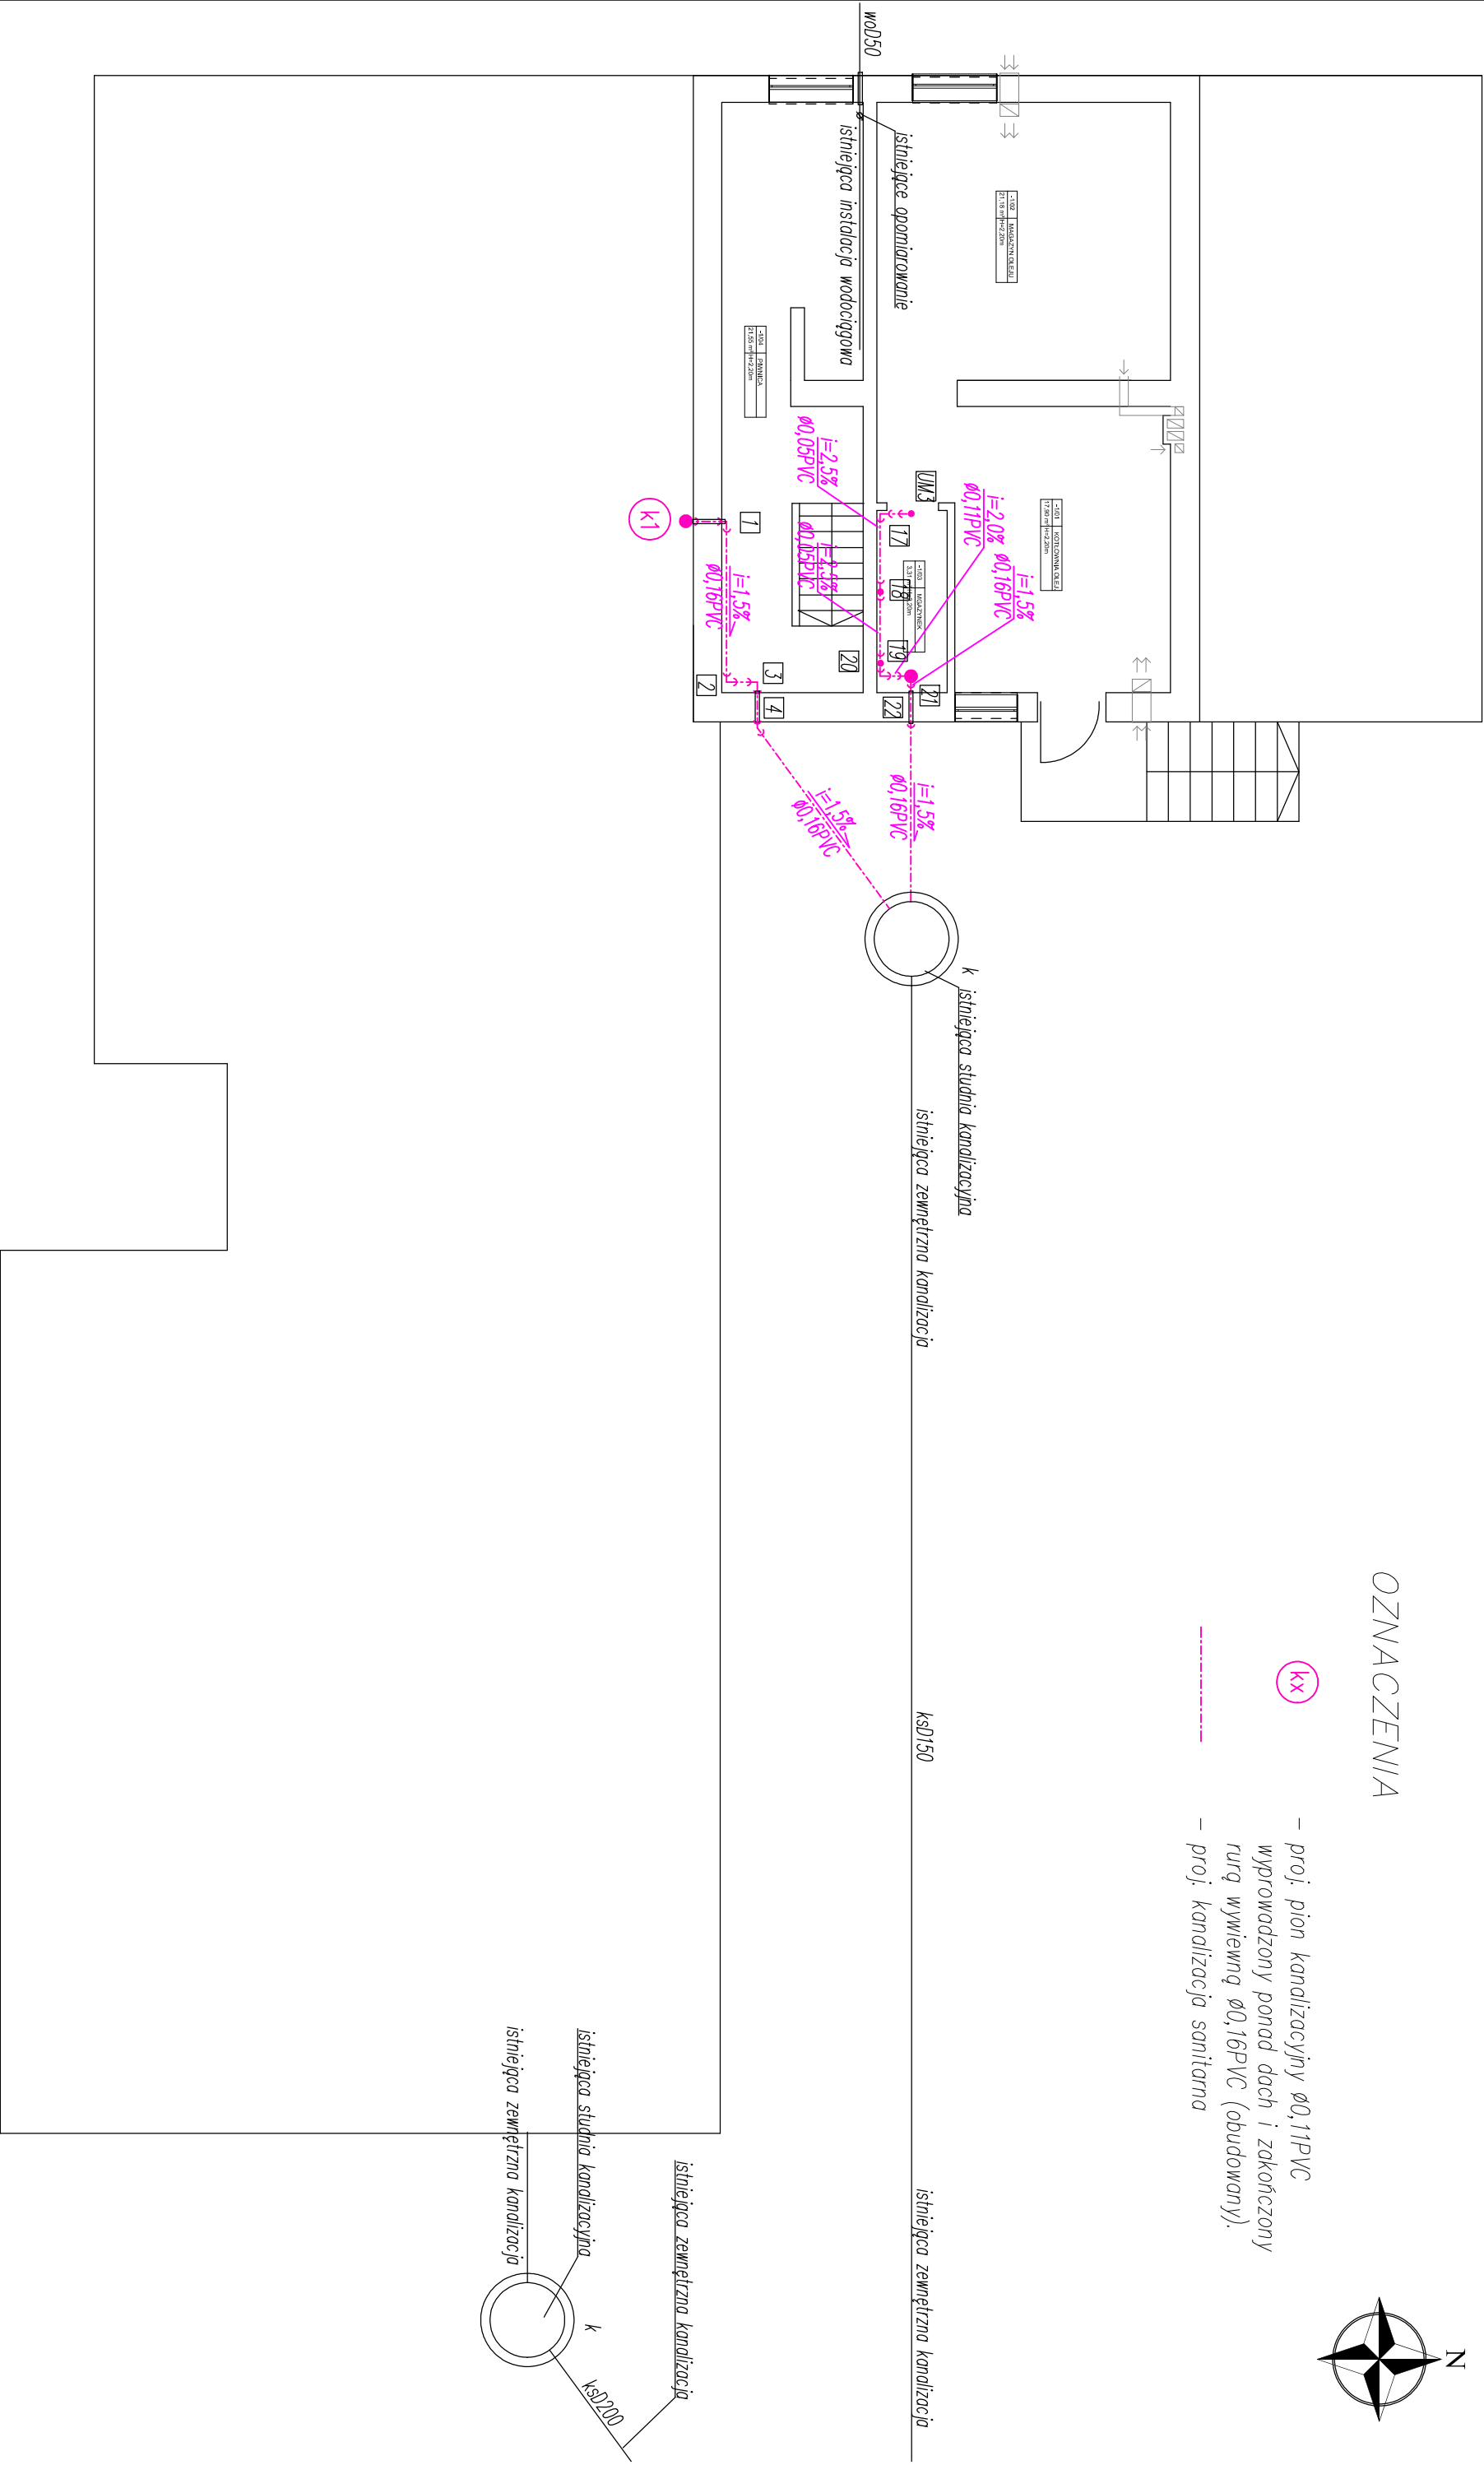

RZUT PIWNIC – WEWNĘTRZNA KANALIZACJA SANITARNA		SKALA 1:100	DATA: 09.03.2026r.	RYS. NR: SW-01
INWESTOR:	Gmina Rogóżno, Rogóżno 91B, 86-318 Rogóżno			
OBIEKT	Program kompleksowej modernizacji infrastruktury przedszkolnej w Gminie Rogóżno			
ADRES:	dz. nr 89, obręb Szembuczek [0009], m. Szembuczek, gm. Rogóżno			
PROJEKTANT:	inż. Halina Mosskowska	nr ew. uprawnień:	BA-IV/8346/19/T0/90	
	specjalność: instalacje sanitarne wod.-kan. i c.o.			
OPRACOWAŁ:	inż. Jacek Wojtakowski			

