 



OZNACZENIA

- proj. grzejnik panelowy stalowy (bocznozasilany)
- proj. grzejnik panelowy ocynkowany (bocznozasilany)
- proj. zasilanie instalacji c.o.
- - - proj. powrót instalacji c.o.

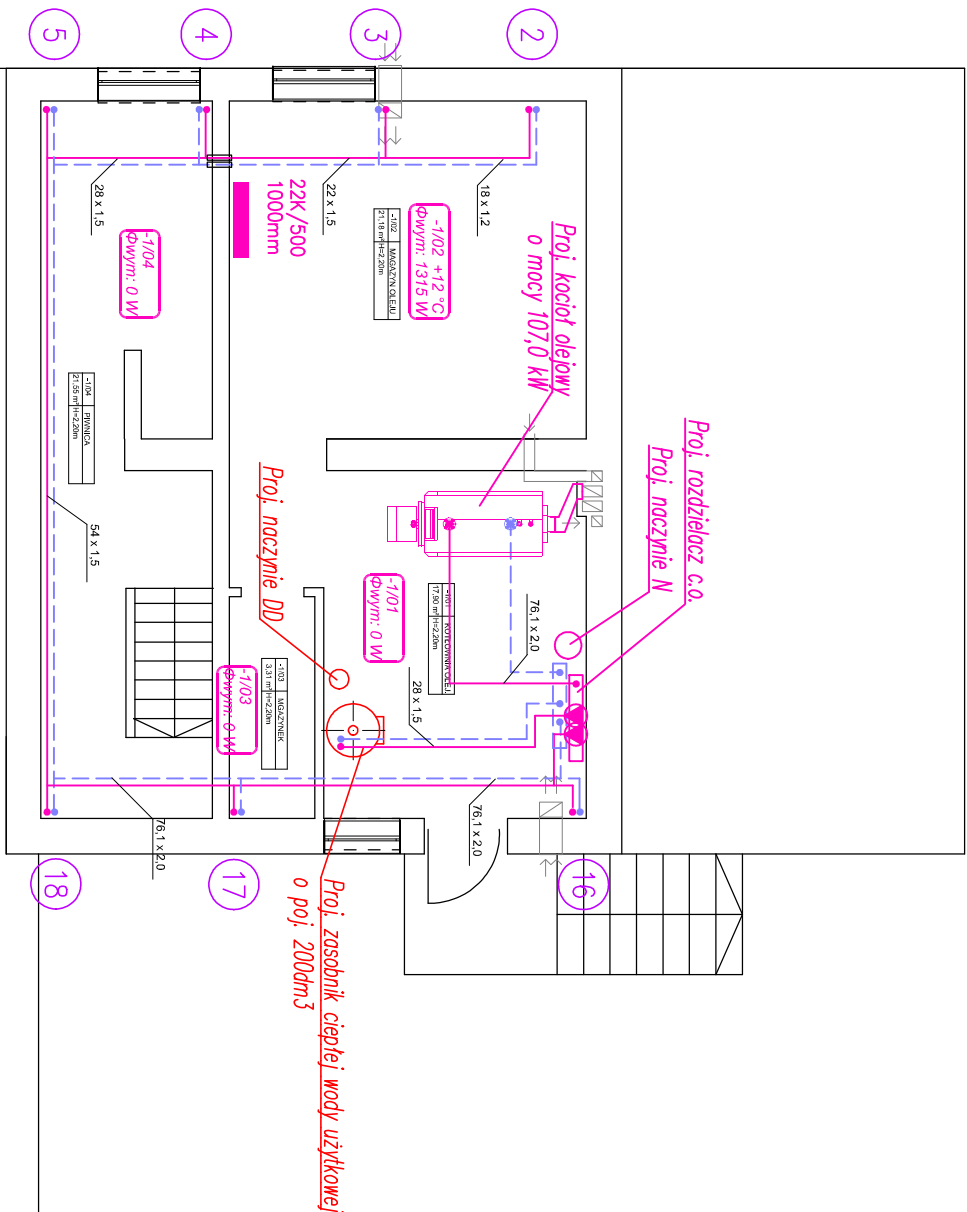

RZUT PIWNIC – WEWNĘTRZNA INSTALACJA C.O.				SKALA 1:100	DATA: 09.03.2026r.	RYS. NR: SW-05
INWESTOR:	Gmina Rogóżno, Rogóżno 91B, 86–318 Rogóżno					
OBIEKT	Program kompleksowej modernizacji infrastruktury przedszkolnej w Gminie Rogóżno					
ADRES:	dz. nr 89, obręb Szenbruczek [0009], m. Szenbruczek, gm. Rogóżno					
PROJEKTANT:	inż. Halina Mossakowska nr ew. uprawnień: BA-IV/8346/19/T0/90 specjalność: instalacje sanitarne wod.–kan. i c.o.					
OPRACOWAŁ:	inż. Jacek Wojtakowski					