


OZNACZENIA

- proj. grzejnik panelowy stłowy (bocznazasilany)
- proj. grzejnik panelowy ocynkowany (bocznazasilany)
- proj. zasilanie instalacji c.o.
- proj. powrót instalacji c.o.

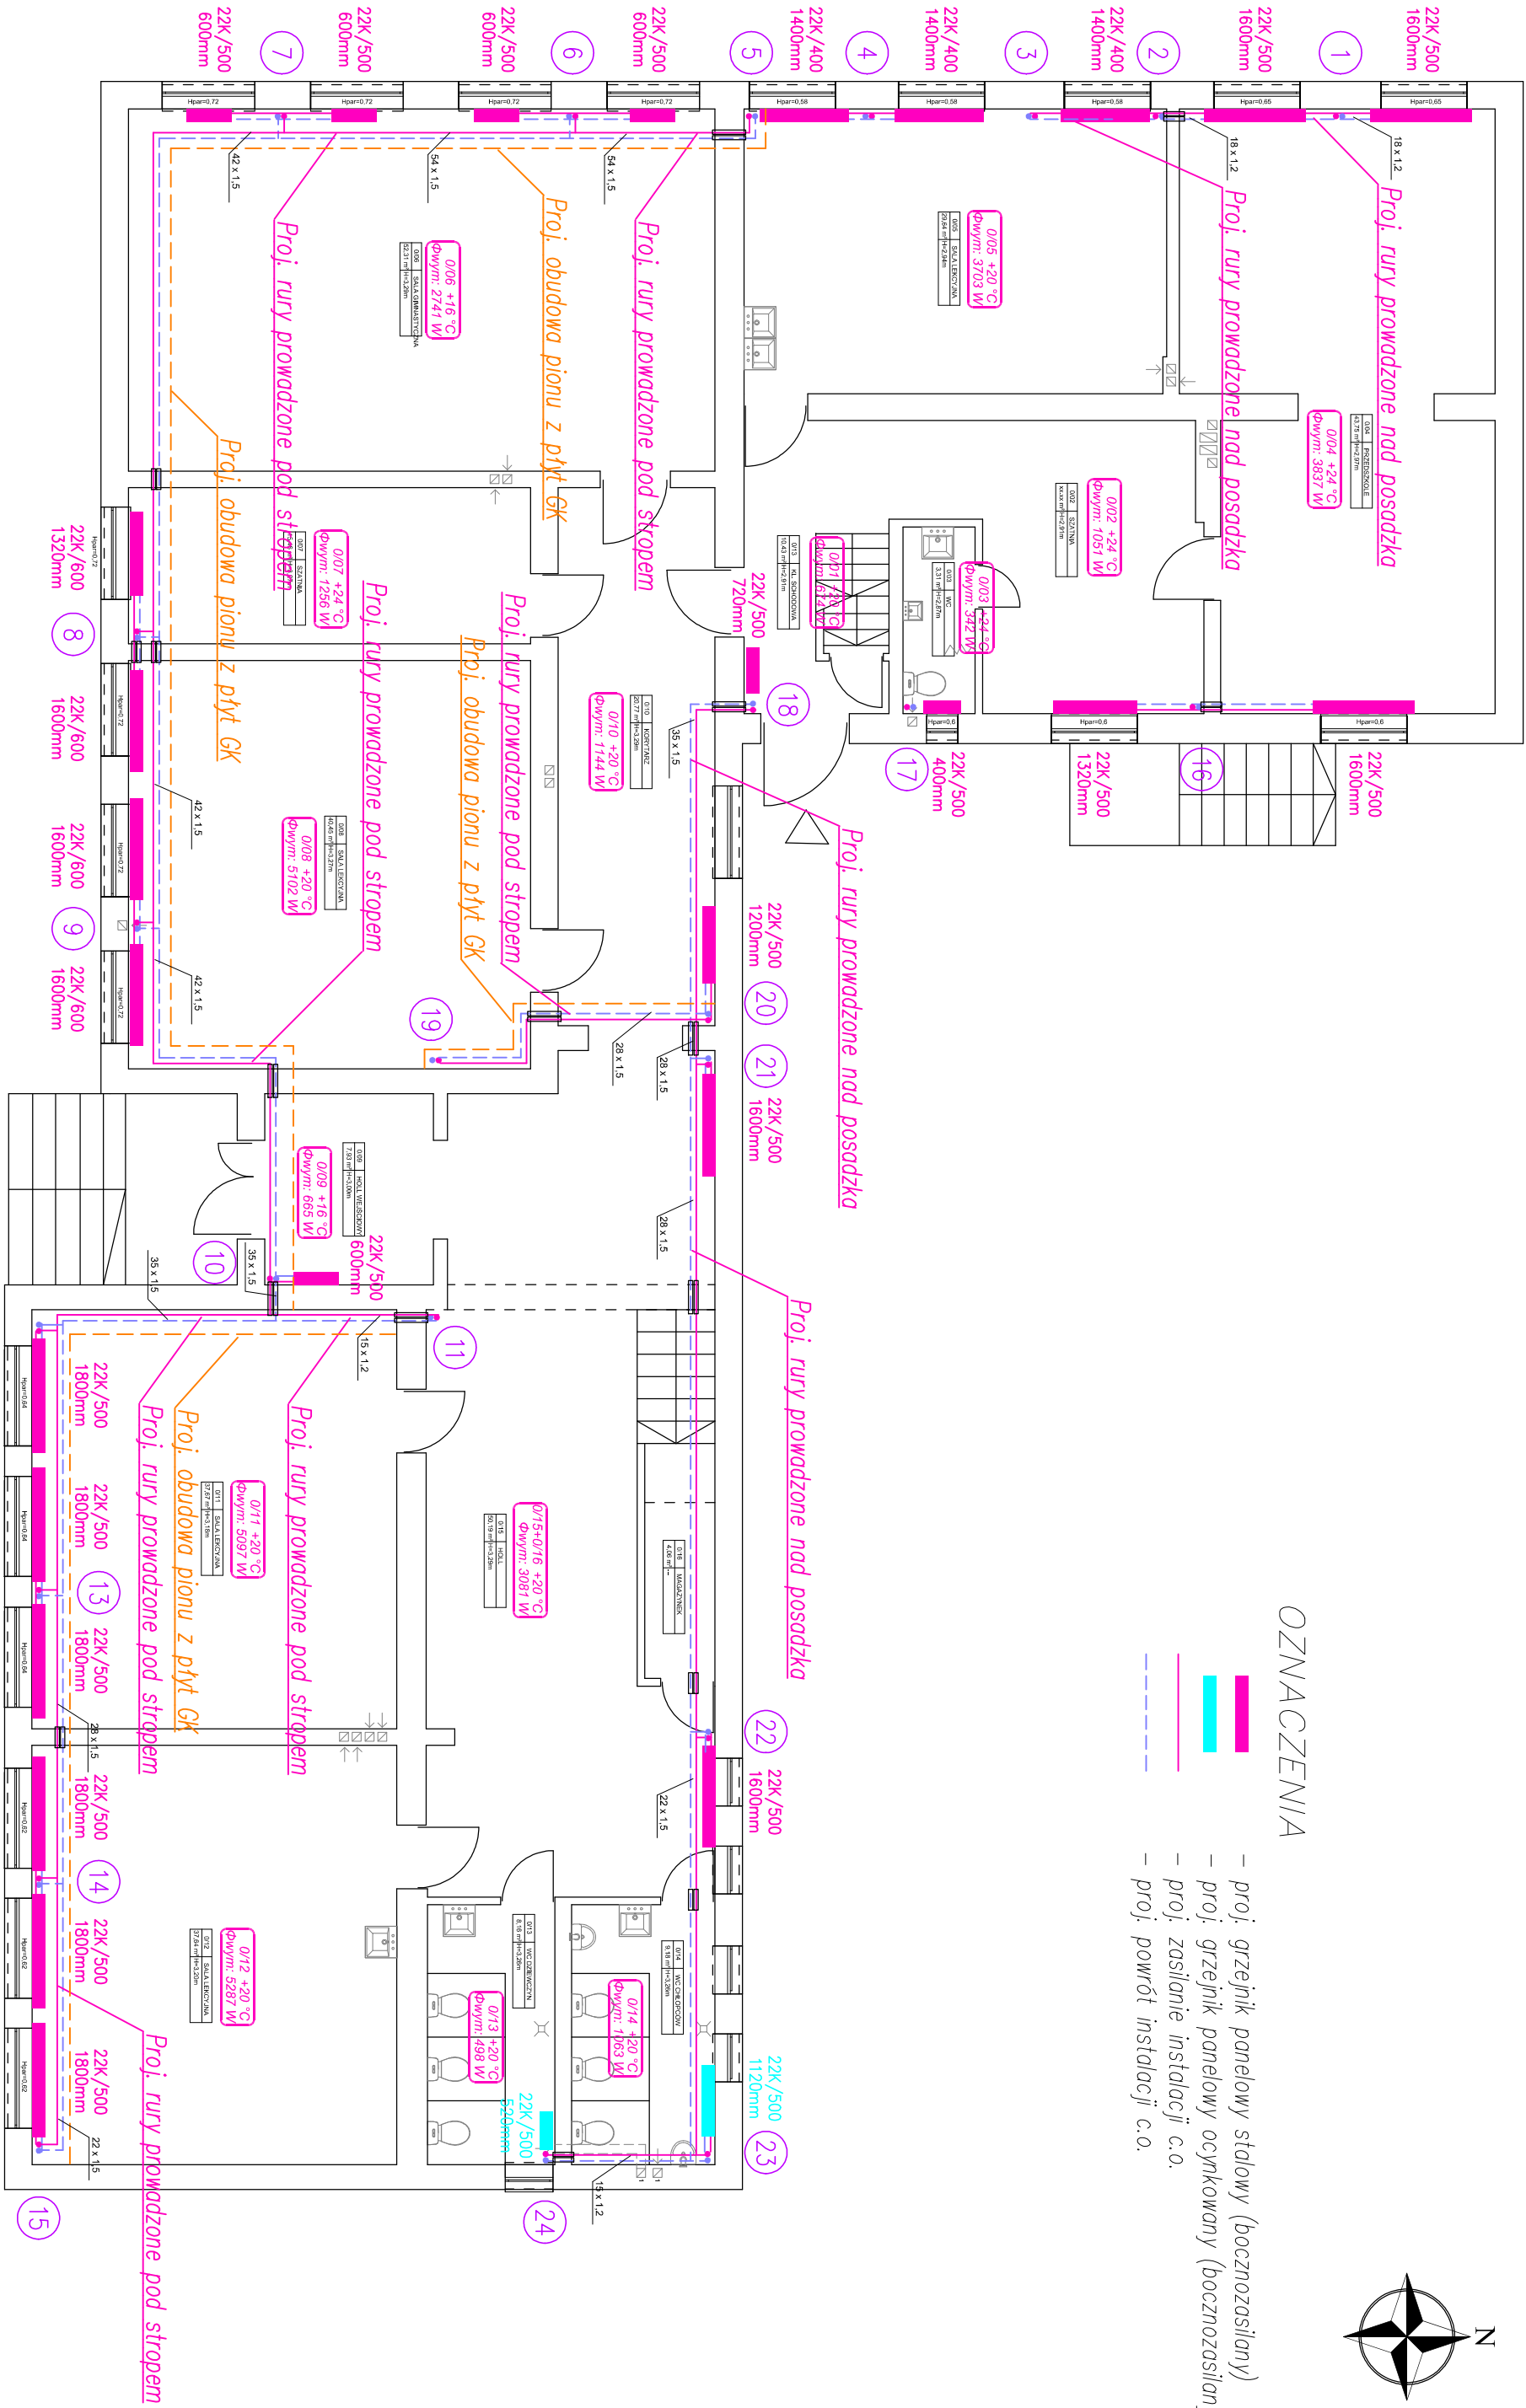

RZUT PARTERU – WEWNĘTRZNA INSTALACJA C.O.			SKALA 1:100	DATA: 09.03.2026r.	RYS. NR: SW-06
INWESTOR:	Gmina Rogóżno, Rogóżno 91B, 86-318 Rogóżno				
OBIEKT	Program kompleksowej modernizacji infrastruktury przedszkolnej w Gminie Rogóżno				
ADRES:	dz. nr 89, obręb Szembruczek [0009], m. Szembruczek, gm. Rogóżno				
PROJEKTANT:	inż. Halina Mosskowska nr ew. uprawnień: BA-IV/5346/19/T0/90 specjalność: instalacje sanitarne wod.-kan. i c.o.				
OPRACOWAŁ:	inż. Jacek Woźniakowski				