

MAPA DO CELÓW PROJEKTOWYCH  
SKALA 1: 500

Województwo: podkarpackie

Powiat: rzeszowski

Gmina: Dynów [181601\_1]

Obręb: Dynów [181601\_1.0001] dz. nr: 1777/12, 1775/5

Układ współrzędnych 2000, układ wysokościowy „PL-EVRF2007-NH

Oznaczenie kancelaryjne G.6641.1.3694.2025

Godło mapy zasadniczej : 7.120.32.16.3.1

Mapa aktualna na dzień 17.02.2025 r.

Wykazane na niniejszej mapie granice nieruchomości nie zostały wyznaczone w terenie i nie zostały określone z wymaganą dokładnością pomiaru.

„Niniejsza mapa została wykonana bez ustalenia obciążeń dot. służebności gruntowych”

Nie wyklucza się istnienia w terenie innych nie wykazanych na niniejszej mapie urządzeń podziemnych, które nie były zgłoszone do inwentaryzacji lub o których brak jest informacji w instytucjach branżowych.

Zakład Usługowy GEO-MUZ

Jacek Mucha

37-203 Gniewczyna Łańcucka 200

kom 503 965 483 kom 509 587 402


NIP 794-107-59-56

Geodeta Uprawniony

Nr 18404 (1,2)

Jacek Mucha

Oświadczam, że niniejszy dokument został opracowany w wyniku prac geodezyjnych i kartograficznych, których rezultaty zawiera operat techniczny pozytywnie zweryfikowany. Jednocześnie informuję, że jestem świadomy odpowiedzialności karnej za złożenie fałszywego oświadczenia.	
Identyfikator zgłoszenia prac geodezyjnych	G.6641.1.3694.2025
Organ służby geodezyjnej, który otrzymał zgłoszenie	STAROSTA RZESZOWSKI
Wykonawca prac geodezyjnych	Jacek Mucha
Nr oraz data sporządzenia dokumentu zawierającego wynik pozytywnej weryfikacji	Protokół weryfikacji-dane z dnia 2025-02-25 Nr G.6641.1.3694.2025-2
Imię i nazwisko oraz nr uprawnień zawodowych kierownika prac	Jacek Mucha Nr uprawnień 19404

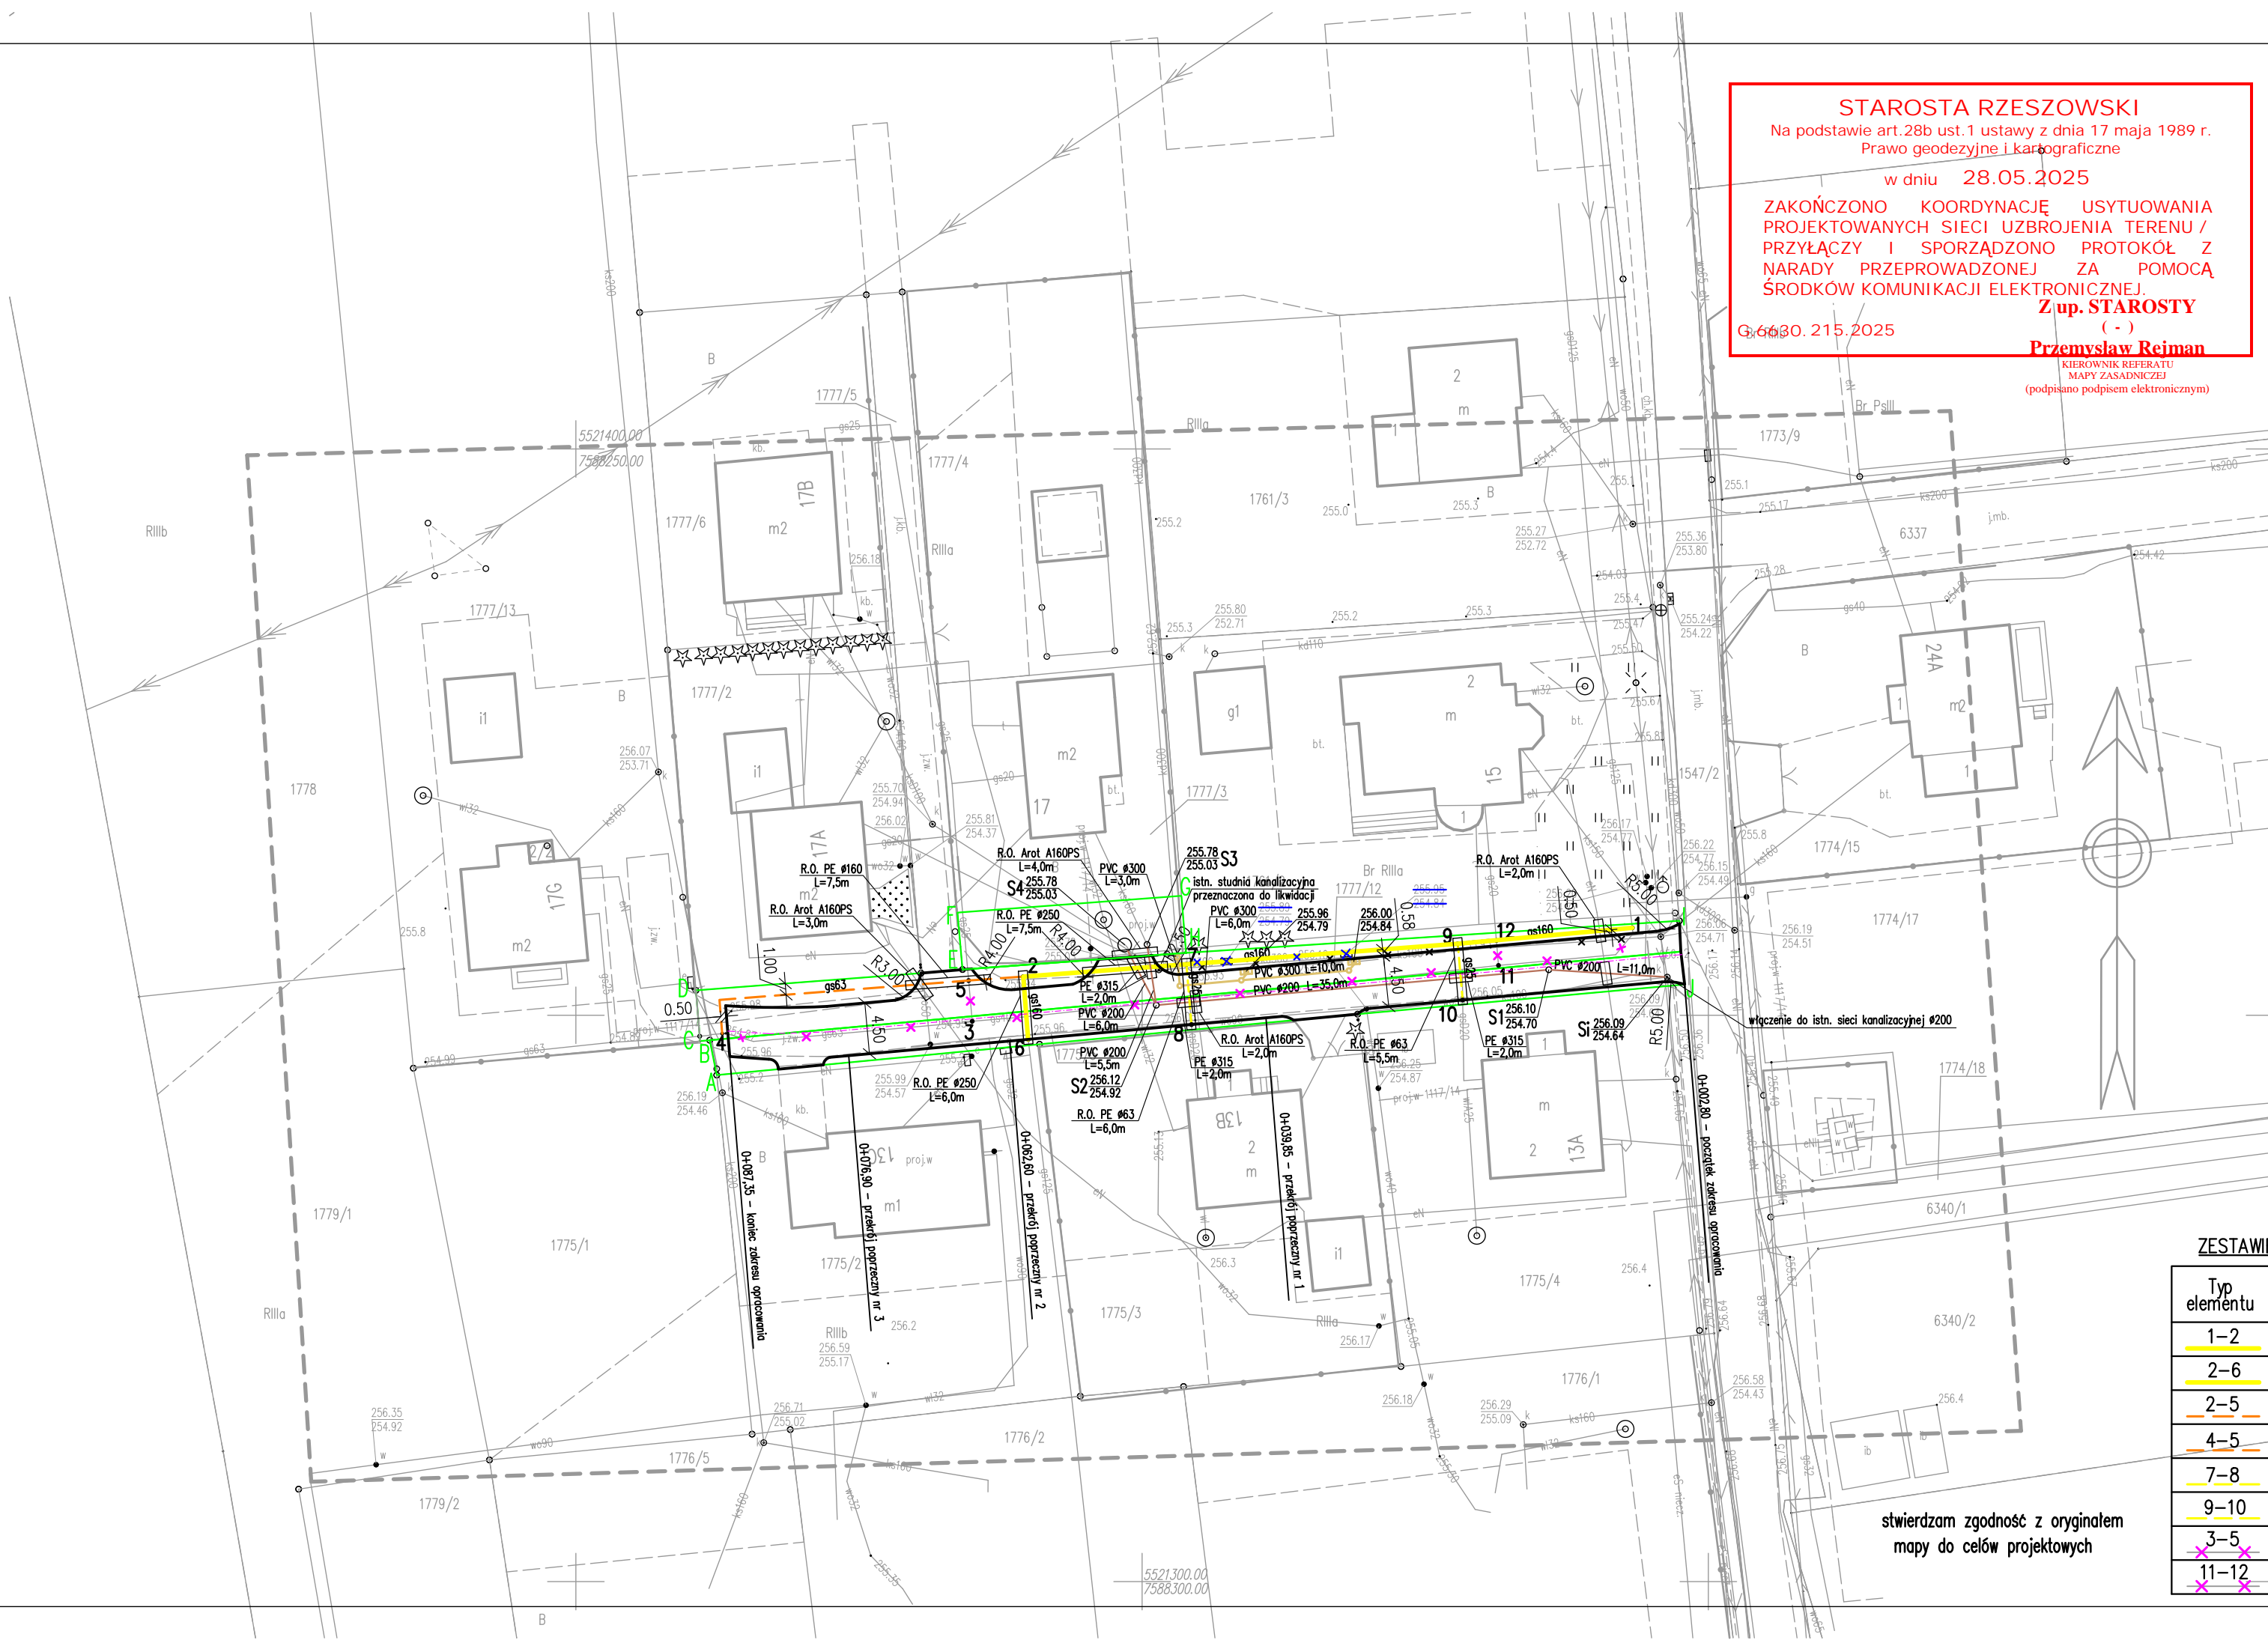

STAROSTA RZESZOWSKI  
Na podstawie art.28b ust.1 ustawy z dnia 17 maja 1989 r.  
Prawo geodezyjne i kartograficzne  
w dniu 28.05.2025  
ZAKOŃCZONO KOORDYNACJE USYTUOWANIA  
PROJEKTOWANYCH SIECI UZBROJENIA TERENU /  
PRZYŁĄCZY I SPORZĄDZONO PROTOKÓŁ Z  
NARADY PRZEPROWADZONEJ ZA POMOCĄ  
ŚRODKÓW KOMUNIKACJI ELEKTRONICZNEJ.  
Z up. STAROSTY  
G.6641.1.3694.2025  
Przemysław Rejman  
KIEROWNIK REFERATU  
MAPY ZASADNICZEJ  
(podpisano podpisem elektronicznym)

PROJEKT ZAGOSPODAROWANIA TERENU  
skala 1:500

NAZWA ZAMIERZENIA: Przebudowa drogi gminnej (wewnętrznej), ulica boczna do ulicy Polnej, przebudowa sieci gazowej wraz z przyłączami, przebudowa sieci kanalizacji sanitarnej, przebudowa sieci kanalizacji deszczowej na działkach o nr ewid. 1775/5, 1777/3 i 1777/12 w m. Dynów

LOKALIZACJA: działki nr 1775/5, 1777/3 i 1777/12 w m. Dynów, gmina Miejska Dynów

OBRĘB: Dynów, obręb nr 1 (0001)

JEDNOSTKA EWID.: Dynów [181601\_1]

INWESTOR: Gmina Miejska Dynów  
ul. Rynek 2, 36-065 Dynów

- LEGENDA:
- proj. przebudowa drogi gminnej (wewnętrznej) – boczna do ulicy Polnej
  - granicz działek o nr ewid. 1775/5, 1777/3 i 1777/12
  - istn. sieć gazowa średniego ciśnienia
  - istn. sieć wodociągowa
  - istn. sieć telefoniczna
  - istn. sieć energetyczna kablowa NN
  - istn. sieć kanalizacji sanitarnej
  - istn. sieć kanalizacji deszczowej
  - istn. sieć energetyczna napowietrzna NN
  - istn. przyłącza – przeznaczone do skrócenia (odcinki: 3–5 i 11–12)
  - istn. sieć gazowa przeznaczona do przebudowy (odcinki: 1–2 i 3–4)
  - proj. sieć gazowa wykonana z rur PE o średnicy dn 160 (odcinki: 1–2 i 2–6)
  - proj. sieć gazowa wykonana z rur PE o średnicy dn 63 (odcinki: 2–5 i 4–5)
  - proj. przyłącza gazowe wykonane z rur PE o średnicy dn 25 (odcinki: 7–8, 9–10)
  - istn. sieć kanalizacji sanitarnej – przeznaczona do przebudowy
  - istn. sieć kanalizacji deszczowej – przeznaczona do przebudowy
  - proj. sieć kanalizacji sanitarnej grawitacyjnej z rur PVC Ø200
  - proj. sieć kanalizacji deszczowej z rur PVC Ø300
  - proj. wpusty uliczne
  - proj. rury ochronne
  - proj. studnie na kanalizacji sanitarnej Ø400 mm
  - proj. studnia na kanalizacji sanitarnej Ø1200 mm
  - istn. studnia na kanalizacji sanitarnej

ZESTAWIENIE ODCINKÓW PROJ. PRZEBUDOWY GAZU

Typ elementu	Odcinek projektowany/do skrócenia	Długość [m]
1–2	PE100 SDR17,6 dn 160	54,00
2–6	PE100 SDR17,6 dn 160	5,60
2–5	PE100 RC SDR11 dn 63	5,00
4–5	PE100 RC SDR11 dn 63	25,00
7–8	PE100 RC SDR11 dn 25	5,40
9–10	PE100 RC SDR11 dn 25	5,00
3–5	odcinki przeznaczone do skrócenia	3,60
11–12	odcinki przeznaczone do skrócenia	2,30

<b>SAN</b> <b>PROJ</b>		<b>"SAN-PROJ" Usługi Projektowe</b> <b>Janusz Kalamarz</b>			
TEMAT					
Przebudowa drogi gminnej (wewnętrznej), ulica boczna do ulicy Polnej, przebudowa sieci gazowej wraz z przyłączami oraz przebudowa sieci kanalizacji sanitarnej na działkach o nr ewid. 1775/5, 1777/3 i 1777/12 położonych w miejscowości Dynów					
ADRES OBIEKTU		Działki nr ewid. 1775/5, 1777/3 i 1777/12 położone w Dynowie			
TREŚĆ RYSUNKU		PROJEKT ZAGOSPODAROWANIA TERENU			
imię i nazwisko		specj.	nr upr.	podpis	NUMER RYSUNKU
PROJEKTOWAŁ:					Z-1
mgr inż. arch. Aleksandra Bartnik		archit.	16/PKOKK/2016		
mgr inż. Marek Kosior		sanit.	UAN/III/7342/12/98		
STADIUM		DATA	BRANŻA	SKALA	
PZT	05-2025	architektoniczna	1:500		

PODPIS ZAUFANY  
MAREK KOSIOR  
20.05.2025 12:36:26 (GMT+2)  
Dokument podpisany elektronicznie  
podpisem zaufanym

stwierdzam zgodność z oryginałem  
mapy do celów projektowych