


BUDYNEK ŚWIETLICY W MIEJSCOWOŚCI OTOMIN
 INSTALACJA ODGROMOWA – RZUT DACHU
 Numer rysunku E – 02
 Skala 1 : 100

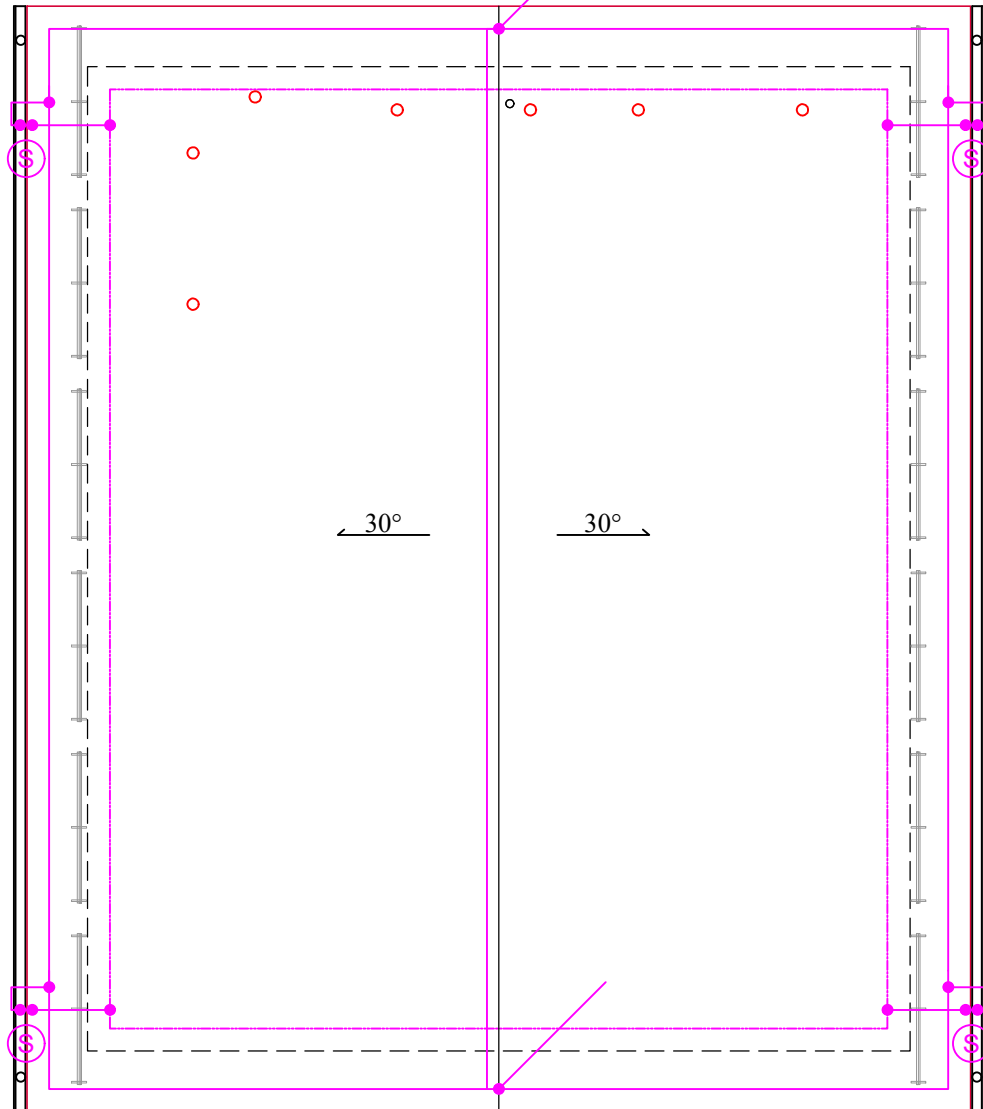

- IGLICA ODGROMOWA 3M
- ZWODY POZIOME - NA WSPORNIKACH KLEJONYCH Z DFe/Zn 8mm
 PIONOWE - DFe/Zn 8mm MONTOWANE POD ELEWACJĄ W RURZE RL20
 UZIOM FUNDAMENTOWY Z PŁASKOWNIKA 30x4mm
- ZACISK PROBIERCZY W STUDZIENKACH
 KONTROLNYCH MONTOWANYCH W POZIOMIE TERENU
 CHODNIKÓW LUB DRÓG PRZY ŚCIANIE BUDYNKU
- POŁĄCZENIE POPRZECZ ZACISK

INWESTOR:		GMINA KOLBUDY ul. Staromłyńska 1 83-050 Kolbudy			
INWESTYCJA:		BUDOWA BUDYNKU ŚWIETLICY WRAZ Z NIEZBĘDNĄ INFRASTRUKTURĄ I ZAGOSPODAROWANIEM TERENU W MIEJSCOWOŚCI OTOMIN, działka nr 40/37, obr. 0011, gmina Kolbudy, powiat gdański, nr ewid. 220403_2.0011.40/37			
BIURO PROJEKTOWE:		Zakład Projektowania i Usług Budowlanych "BENBUD" inż. Benedykt Reder ul. Ks. dr Wł. Łęgi 1/27, 86-300 Grudziądz			
NAZWA RYSUNKU		INSTALACJA ODGROMOWA RZUT DACHU		SKALA:	BRANŻA:
				1 : 100	BUDOWLANA
FAZA:	DATA:		NUMER RYSUNKU:		
PW	24.03.2025 r.		E - 02		
FUNKCJA:	INŻ. MIECZYŚLAW ZWOLIŃSKI		PODPIS:		
PROJEKTANT	upr. instalacyjne - elektryczne nr 81/GD/01 POM/IE/5668/01				
Branża: elektryczna					
FUNKCJA:	MGR INŻ. ROMAN WIEŁŁOWICZ		PODPIS:		
SPRAWDZAJĄCY	upr. instalacyjne - elektryczne nr GT-III-630/269/76				
Branża: elektryczna					