


PRACOWNIA AGROTRONIKI II
Gniazda i oświetlenie

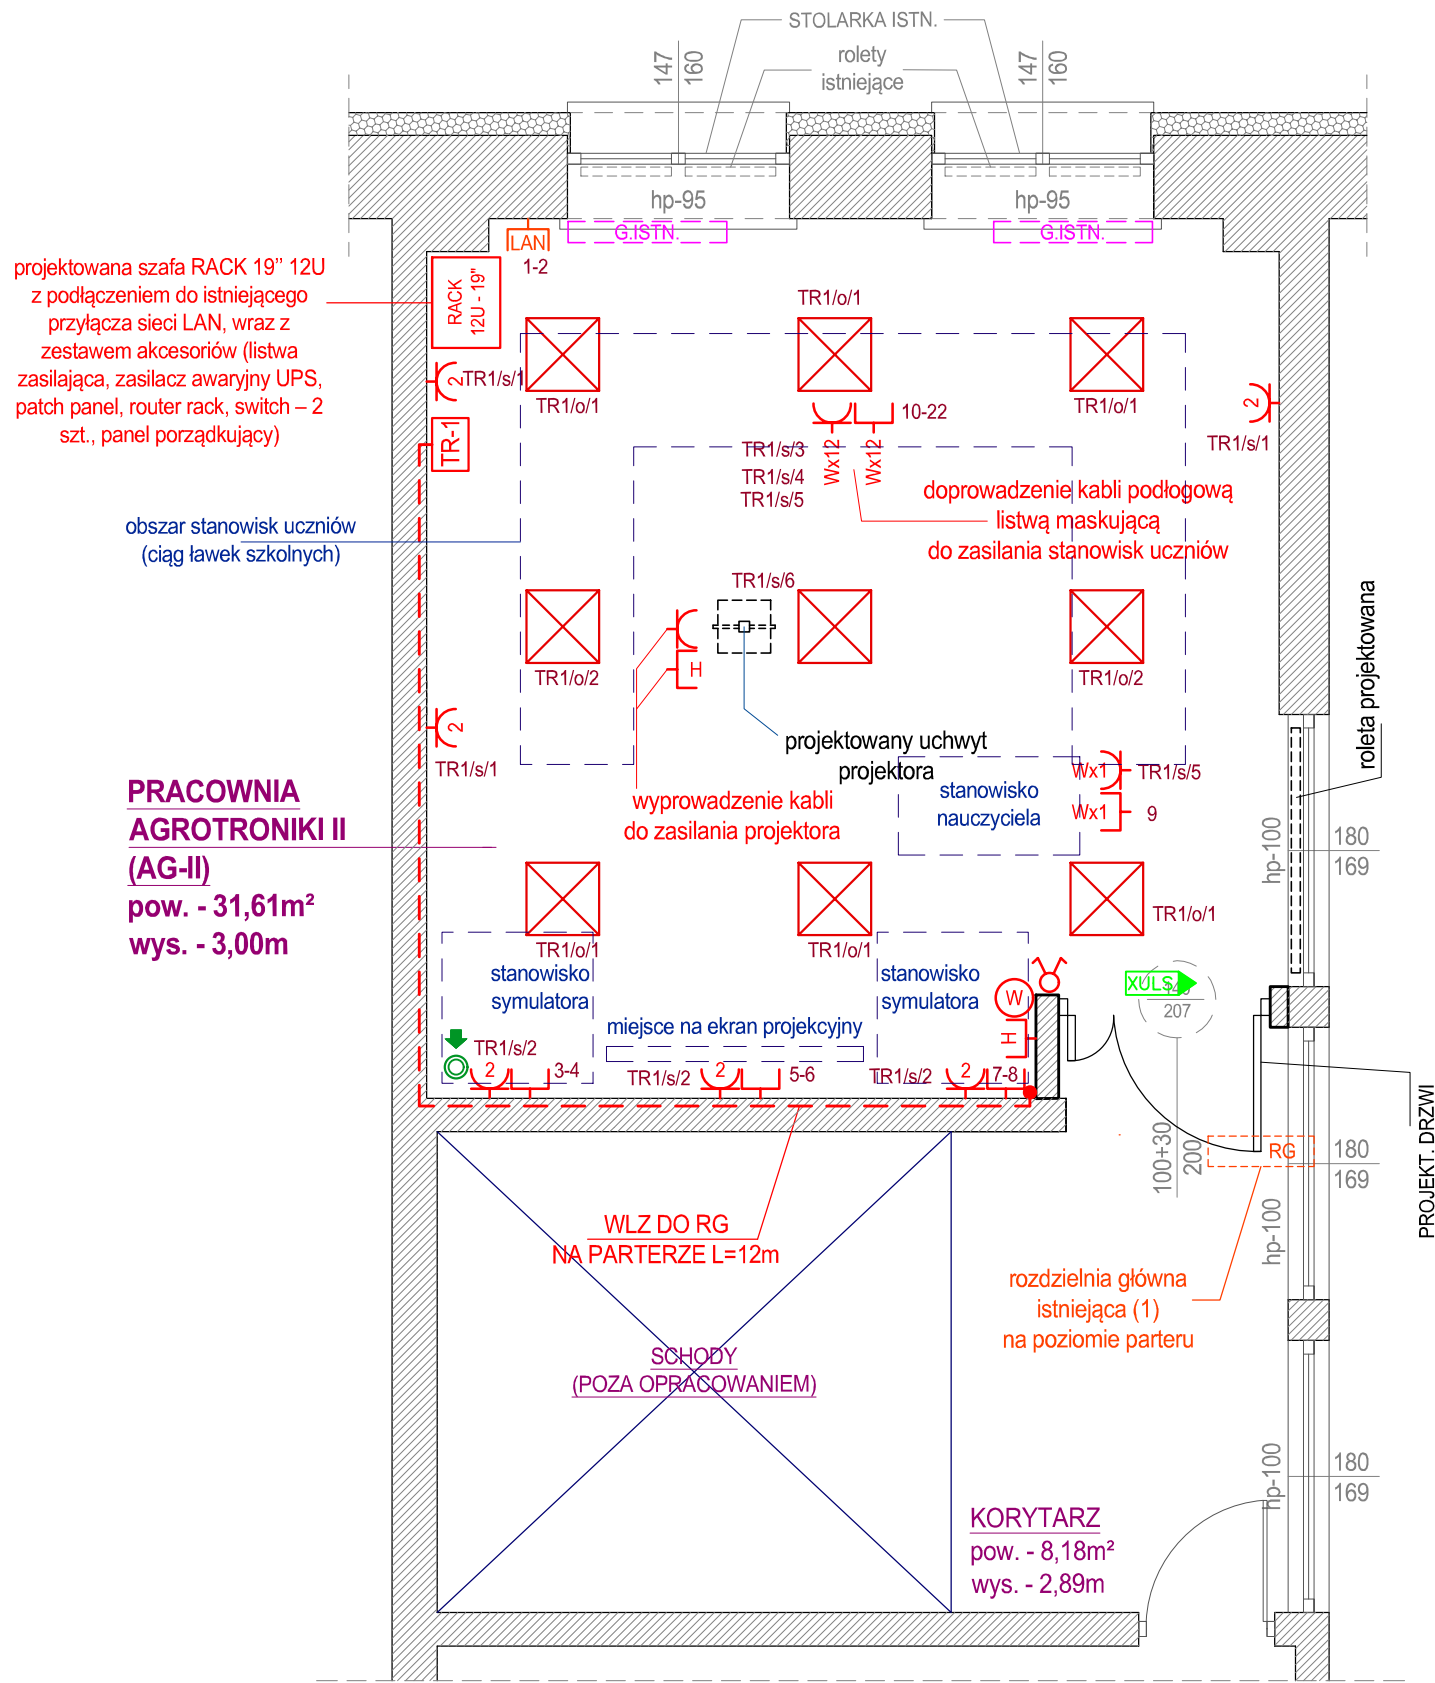

- ściany istniejące
- ściany projektowane
- istniejące grzejniki żebrowe - aluminiowe (ponowny montaż wg branży sanit.)
- wentylacja graw. wspomagana - wg branży sanitarnej
- projektowana szafa RACK 19"
- projektowana tablica rozdzielcza (230V)
- istn. przyłącze internetowe
- projektowane gniazda 230V pojed. / podw.
- projektowane gniazda RJ45 pojed. / podw.
- projektowane gniazda / wtyki - HDMI
- projektowane wyłączniki podwójne
- projektowane oprawy oświetleniowe LED wbudowane w system sufitu podw. modułowego
- wyprowadzenie kabla / kabli do podłączenia dwunastu odbiorników (stanowisk uczniów) 230V + RJ45 (prowadzenie w listwie maskującej)
- wyprowadzenie kabla / kabli do podłączenia odbiorników przy biurku nauczyciela 230V + RJ45 (alternatywnie usytuowanie gniazd w ścianie projektowanej od str. wnętrza pomieszczenia)
- ośw. ewakuacyjne
- włącznik wentylatora
Uwaga: należy wykonać dodatkowe zasilanie wentylatora z tablicy TR

S P P H •FEST•		kontakt: ARCH. ŁUKASZ WOJTYSIAK e-mail: wokasz@wp.pl tel. 606 632 999	
99-400 ŁOWICZ, UL. BACZYŃSKIEGO 31; NIP: 834-000-17-12 REGON: 750263180			
NAZWA INWESTYCJI			
REMONT POMIESZCZEŃ DYDAKTYCZNYCH W BUDYNKU "B" I "C" ZESPOŁU SZKÓŁ PONADPODSTAWOWYCH NR 2 CENTRUM KSZTAŁCENIA ZAWODOWEGO IM. T. KOŚCIUSZKI W ŁOWICZU W RAMACH PROJEKTU POD NAZWĄ: "MODERNIZACJA PRACOWNI WARSZTATOWYCH DO POTRZEB ZDOBYCIA KWALIFIKACJI BRANŻOWYCH NA NOWYM RYNKU PRACY MECHANIZACJI ROLNICTWA"			
UL. BLICH 10, 99-400 ŁOWICZ, DZ.NR 1376/6		BUDYNEK - C	
RYS. NR E1			
PRACOWNIA AGROTRONIKI II Gniazda i oświetlenie			
SKALA 1:50			
BRANŻA - ELEKTRYCZNA / DATA - PAŹDZIERNIK 2025			
PROJEKTANT			
MGR INŻ. SEBASTIAN MICHTA			
UPR. NR: SWK/0174/PWOE/11			
OPRACOWANIE - WSPÓŁPRACA			
MGR INŻ. EWA PIOTROWICZ			