


RZUT PIĘTRA  
skala 1:50

LEGENDA - INSTALACJA C.O.

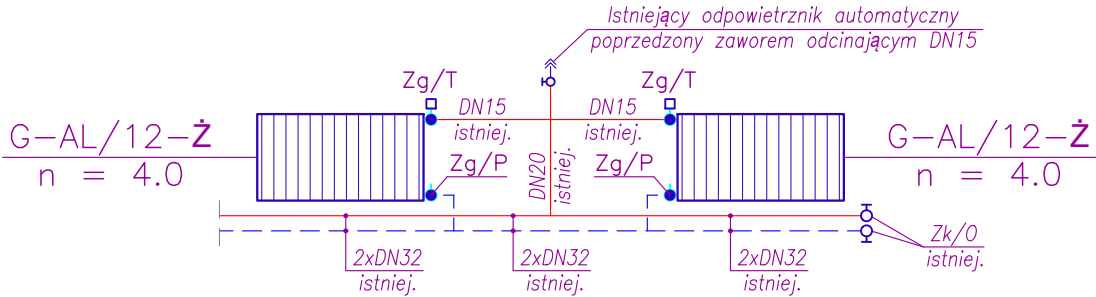

- G-AL/12-Ż n = 4.0 - grzejnik aluminiowy członowy złożony z 12 żebrow (8 istniejących + 4 z grzejnika likwidowanego) należy zdemontować na czas remontu i po przepłukaniu i wyczyszczeniu zamontować ponownie; na zasilaniu zamontować zawór termostatyczny z nastawą wstępną o wartości n=4.0, zaś na gałęzi powrotnej zawór powrotny z możliwością spustu wody z grzejnika;
- Zg/T - projekt. zawór grzejnikowy termostatyczny DN15 Kvs=0,9m<sup>3</sup>/h PN16 z nastawą wstępną wyposażony w głowicę termostatyczną montować w miejsce istniejącego zaworu kulowego odcinającego DN15;
- Zg/P - projekt. zawór grzejnikowy powrotny DN15 Kvs=1,4m<sup>3</sup>/h PN16 z możliwością spustu wody z grzejnika zamontować w miejsce istniejącego zaworu kulowego odcinającego DN15 na gałęzi powrotnej.
- Zk/O - istniej. zawór odcinający kulowy DN32 zakończony korkiem

S P P H •FEST•	kontakt: ARCH. ŁUKASZ WOJTYSIAK e-mail: wokasz@wp.pl tel. 606 632 999	
	99-400 ŁÓWICZ, UL. BACZYŃSKIEGO 31; NIP: 834-000-17-12 REGON: 750263180	
NAZWA INWESTYCJI		
REMONT POMIESZCZEŃ DYDAKTYCZNYCH W BUDYNKU "B" I "C" ZESPOŁU SZKÓŁ PONADPODSTAWOWYCH NR 2 CENTRUM KSZTAŁCENIA ZAWODOWEGO IM. T. KOŚCIUSZKI W ŁÓWICZU, W RAMACH PROJEKTU POD NAZWĄ: "MODERNIZACJA PRACOWNI WARSZTATOWYCH DO POTRZEB ZDOBYCIA KWALIFIKACJI BRANŻOWYCH NA NOWYM RYNKU PRACY MECHANIZACJI ROLNICTWA"		
UL. BLICH 10, 99-400 ŁÓWICZ, DZ.NR 1376/6		BUDYNEK - C
RYS. NR S-01		
INSTALACJA WOD.-KAN., C.O. i WENTYLACJI W POMIESZCZ. AGROTRONIKI NR 2		
SKALA 1:50		
BRANŻA - SANITARNA / DATA - PAŹDZIERNIK 2025		
PROJEKTANT		
MGR INŻ. MARCIN ŁASKA		
UPR. NR: LOD/1625/POOS/11		
OPRACOWANIE - WSPÓŁPRACA		
MGR INŻ. MICHAŁ WOJTYSIAK		