




RZUT PARTERU
skala 1:50

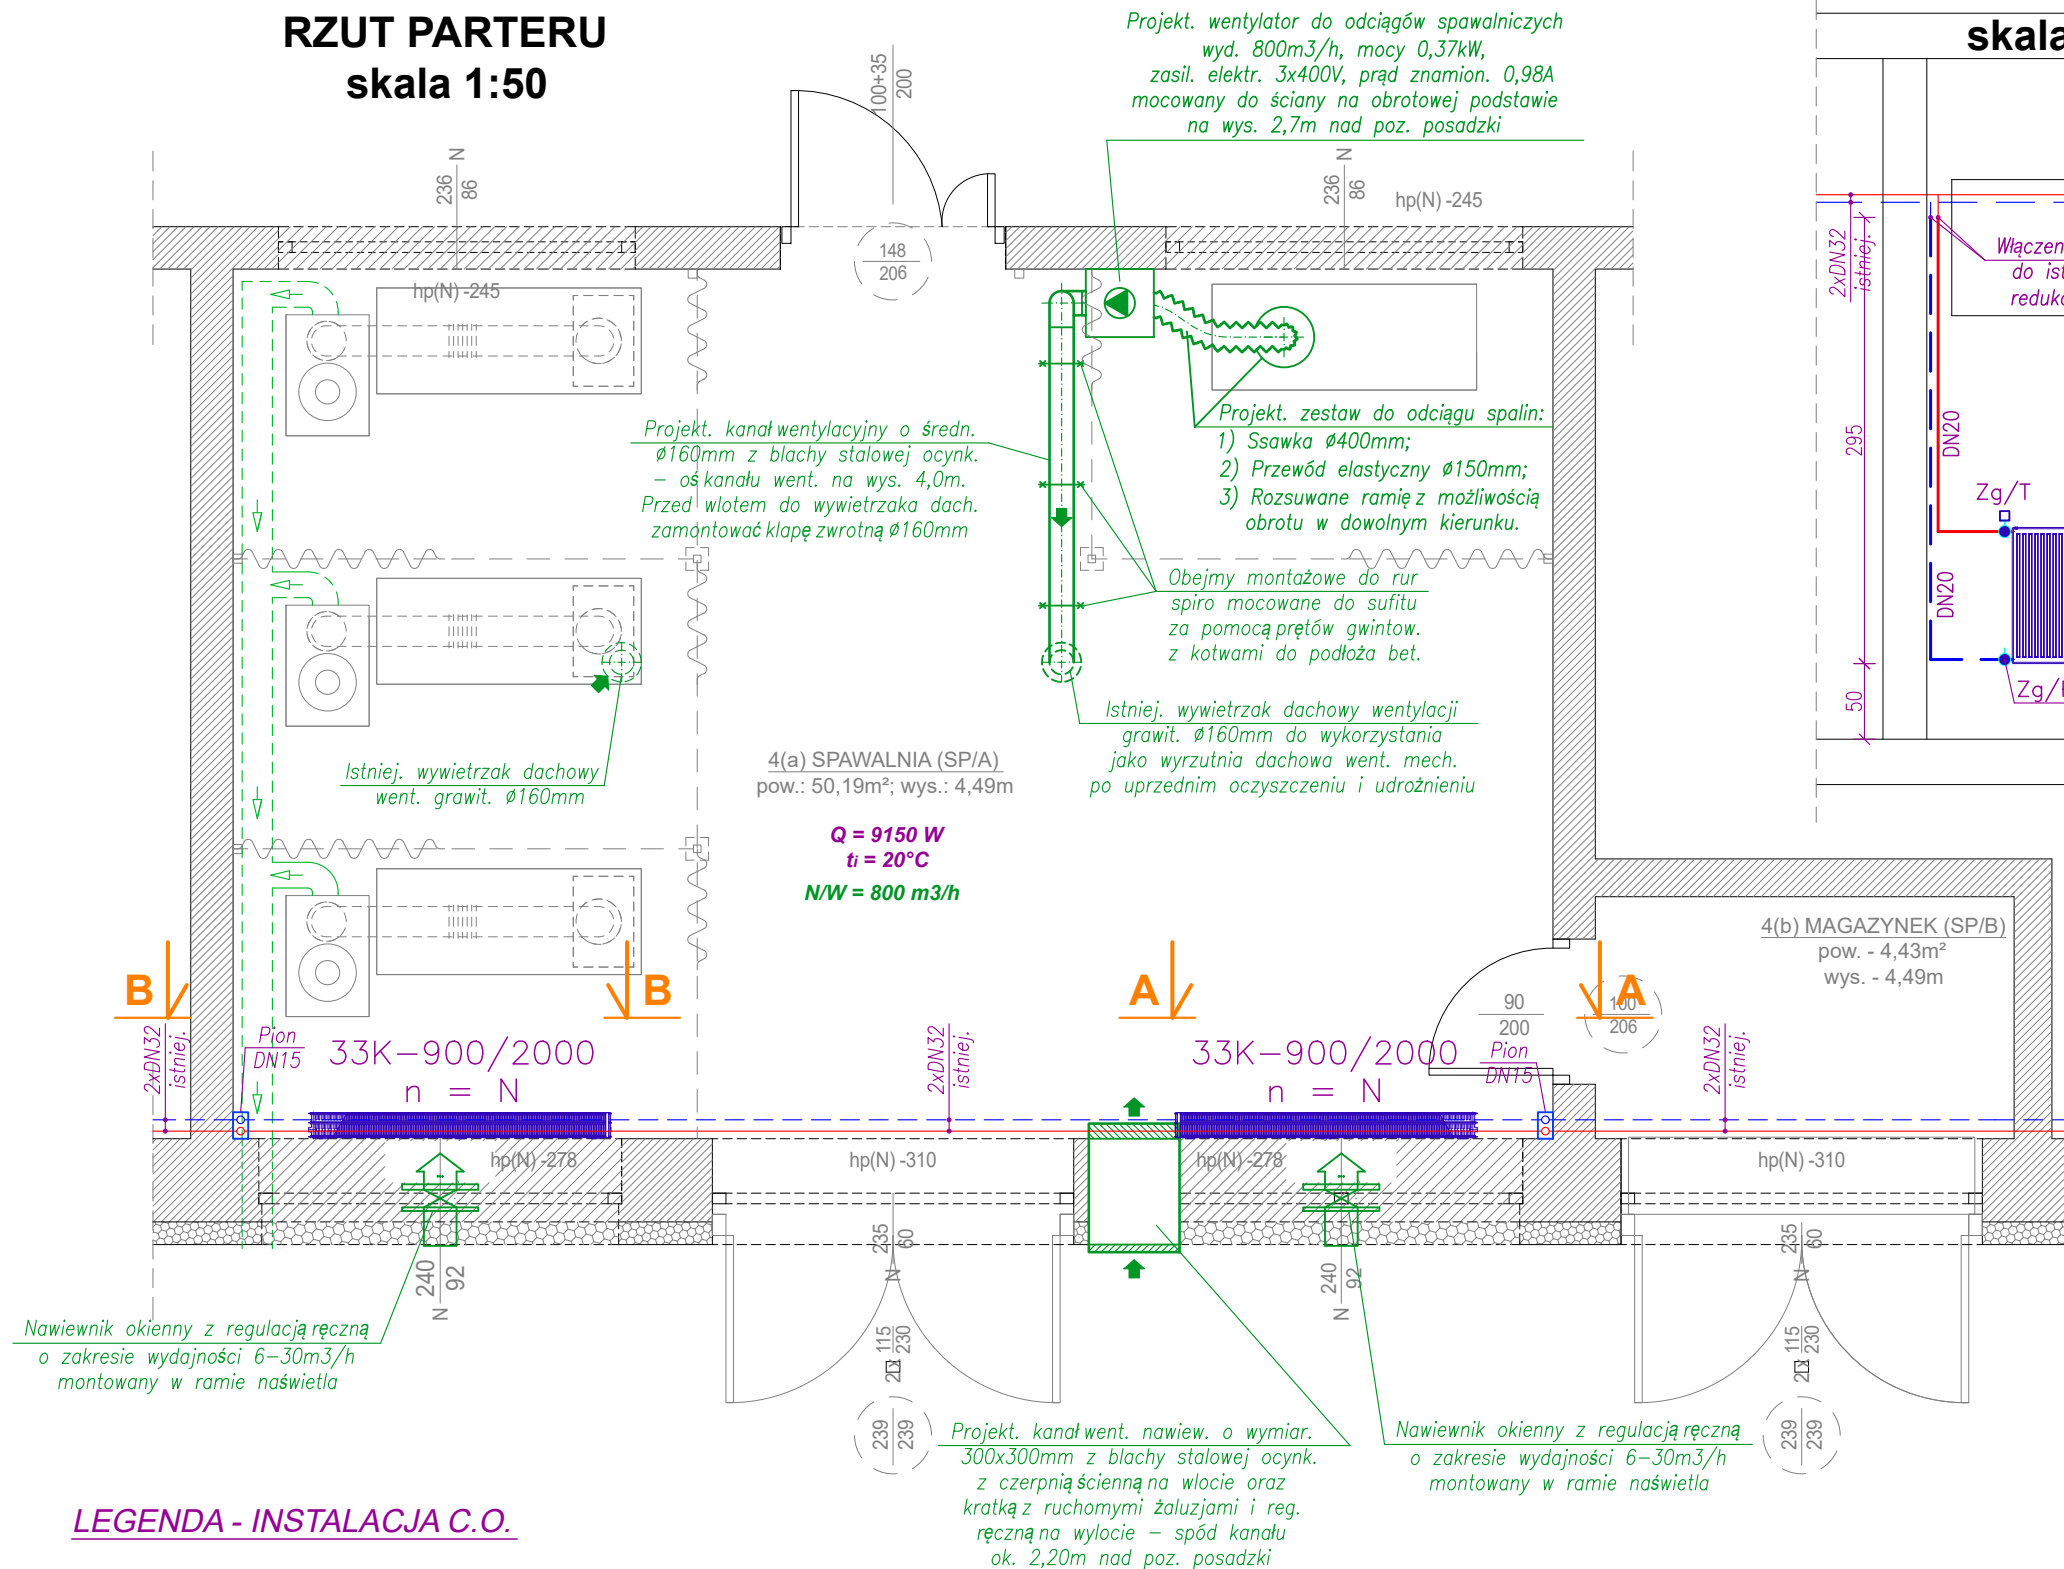

PRZEKRÓJ A-A
skala 1:50

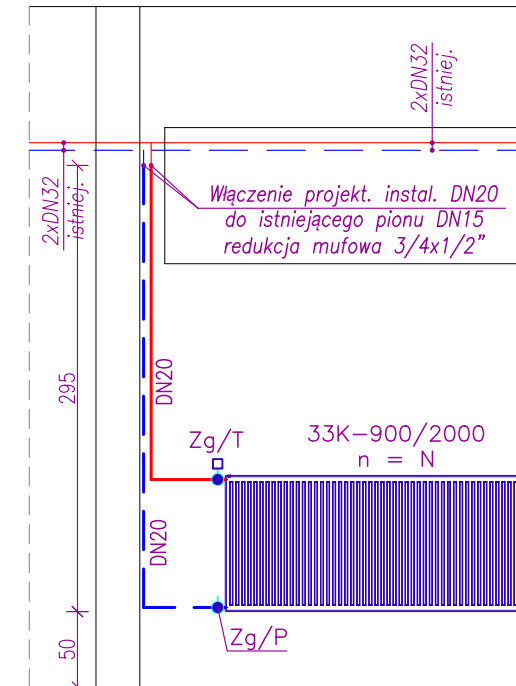

PRZEKRÓJ B-B
skala 1:50

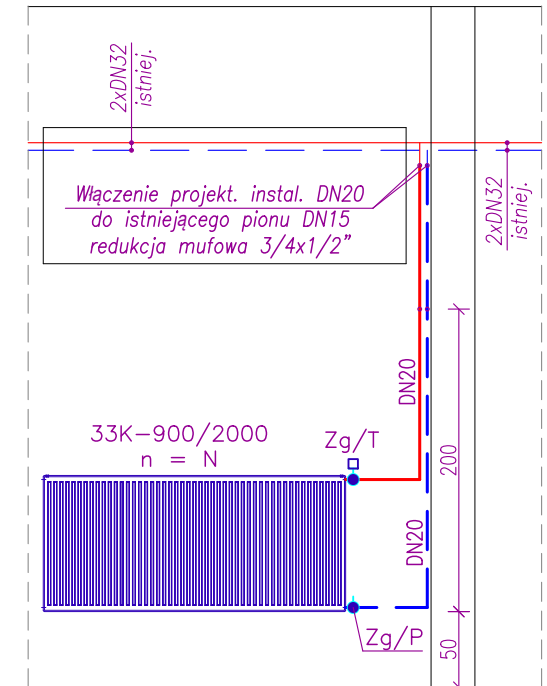

LEGENDA - INSTALACJA C.O.

- [illegible]

<div> <div>S P P H</div> <div>•FEST•</div> </div>		<div> <div>kontakt: ARCH. ŁUKASZ WOJTYSIAK</div> <div>e-mail: wokusz@wp.pl</div> <div>tel. 606 632 999</div> </div>	
<div> <div>99-400 ŁOWICZ, UL. BACZYŃSKIEGO 31;</div> <div>NIP: 834-000-17-12 REGON: 750263180</div> </div>			
<div> <div>NAZWA INWESTYCJI</div> <div> <div>REMONT POMIESZCZEŃ DYDAKTYCZNYCH W BUDYNKU "B" I "C"</div> <div>ZESPOŁU SZKÓŁ PONADPODSTAWOWYCH NR 2</div> <div>CENTRUM KSZTAŁCENIA ZAWODOWEGO IM. T. KOŚCIUSZKI W ŁOWICZU,</div> <div>W RAMACH PROJEKTU POD NAZWĄ:</div> <div>"MODERNIZACJA PRACOWNI WARSZTATOWYCH DO POTRZEB</div> <div>ZDOBYCIA KWALIFIKACJI BRANŻOWYCH NA NOWYM RYNKU PRACY</div> <div>MECHANIZACJI ROLNICTWA"</div> </div> <div> <div>UL. BLICH 10, 99-400 ŁOWICZ, DZ.NR 1376/6</div> <div>BUDYNEK - C</div> </div> </div>			
<div> <div>RYS. NR S-03</div> <div> <div>INSTALACJA C.O. i WENTYLACJI MECH.</div> <div>W POMIESZCZENIU SPAWALNI</div> </div> <div>SKALA 1:50</div> </div>			
<div>BRANŻA - SANITARNA / DATA - PAŹDZIERNIK 2025</div>			
<div>PROJEKTANT</div> <div>MGR INŻ. MARCIN ŁASKA</div> <div>UPR. NR: LOD/1625/POOS/11</div>			
<div>OPRACOWANIE - WSPÓŁPRACA</div> <div>MGR INŻ. MICHAŁ WOJTYSIAK</div>			