


PRACOWNIA AGROTRONIKI II
ZAŁOŻENIA FUNKCJONALNE

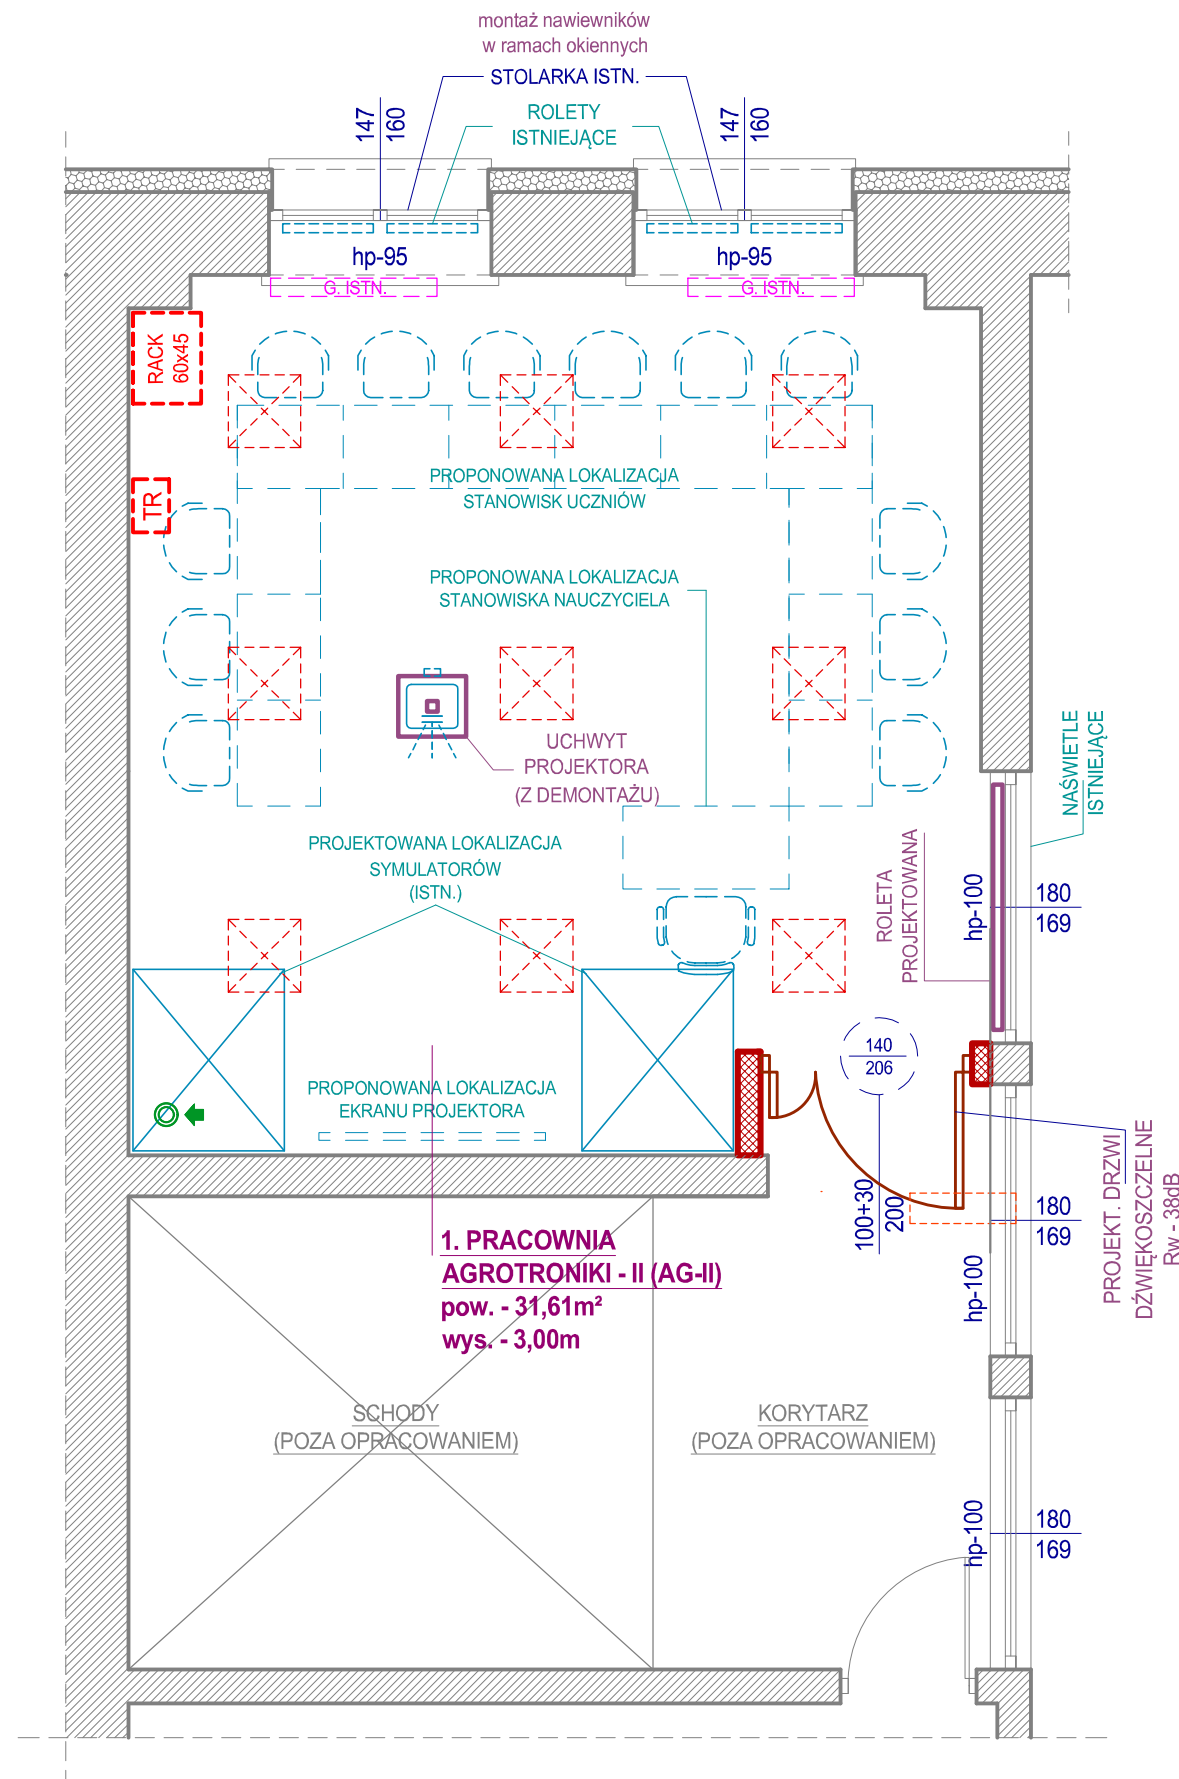

PODSTAWOWE OZNACZENIA

- ściany istniejące
- projektowane ściany
- anemostat sufitowy (wentylacja wspomagana wentylatorem elektr. wg branży instalacyjnej)
- projektowane elementy wyposażenia
- istniejące grzejniki (wg branży sanitarnej)
- projektowana tablica rozdzielcza (230V) (wg branży elektrycznej)
- projektowana szafa RACK 12U - 19" (wg branży elektrycznej)
- projektowane oprawy oświetleniowe wbudowane w sufit modułowy (szczegóły rozwiązania i rozmieszczenie w poszczególnych modułach wg branży elektrycznej)

S P P H •FEST•	kontakt: ARCH. ŁUKASZ WOJTYSIAK e-mail: wokasz@wp.pl tel. 606 632 999	
	99-400 ŁÓWCZ, UL. BACZYŃSKIEGO 31; NIP: 834-000-17-12 REGON: 750263180	
NAZWA INWESTYCJI		
REMONT POMIESZCZEŃ DYDAKTYCZNYCH W BUDYNKU "B" I "C" ZESPOŁ SZKÓŁ PONADPODSTAWOWYCH NR 2 CENTRUM KSZTAŁCENIA ZAWODOWEGO IM. T. KOŚCIUSZKI W ŁÓWICZ W RAMACH PROJEKTU POD NAZWĄ: "MODERNIZACJA PRACOWNI WARSZTATOWYCH DO POTRZEB ZDOBYCIA KWALIFIKACJI BRANŻOWYCH NA NOWYM RYNKU PRACY MECHANIZACJI ROLNICTWA"		
UL. BLICH 10, 99-400 ŁÓWCZ, DZ.NR 1376/6		BUDYNEK -
RYS. NR A-1 (AG-II)		
PRACOWNIA AGROTRONIKI II ZAŁOŻENIA FUNKCJONALNE		
SKALA 1:50		
BRANŻA - ARCHITEKTURA / DATA - PAŹDZIERNIK 2025		
PROJEKTANT		
MGR INŻ. ARCH. HUBERT A. CIESIELSKI		
UPR. NR: 16/PDOKK/2014		
OPRACOWANIE - WSPÓŁPRACA		
MGR INŻ. ARCH. ŁUKASZ WOJTYSIAK		