


Plan Zagospodarowania terenu

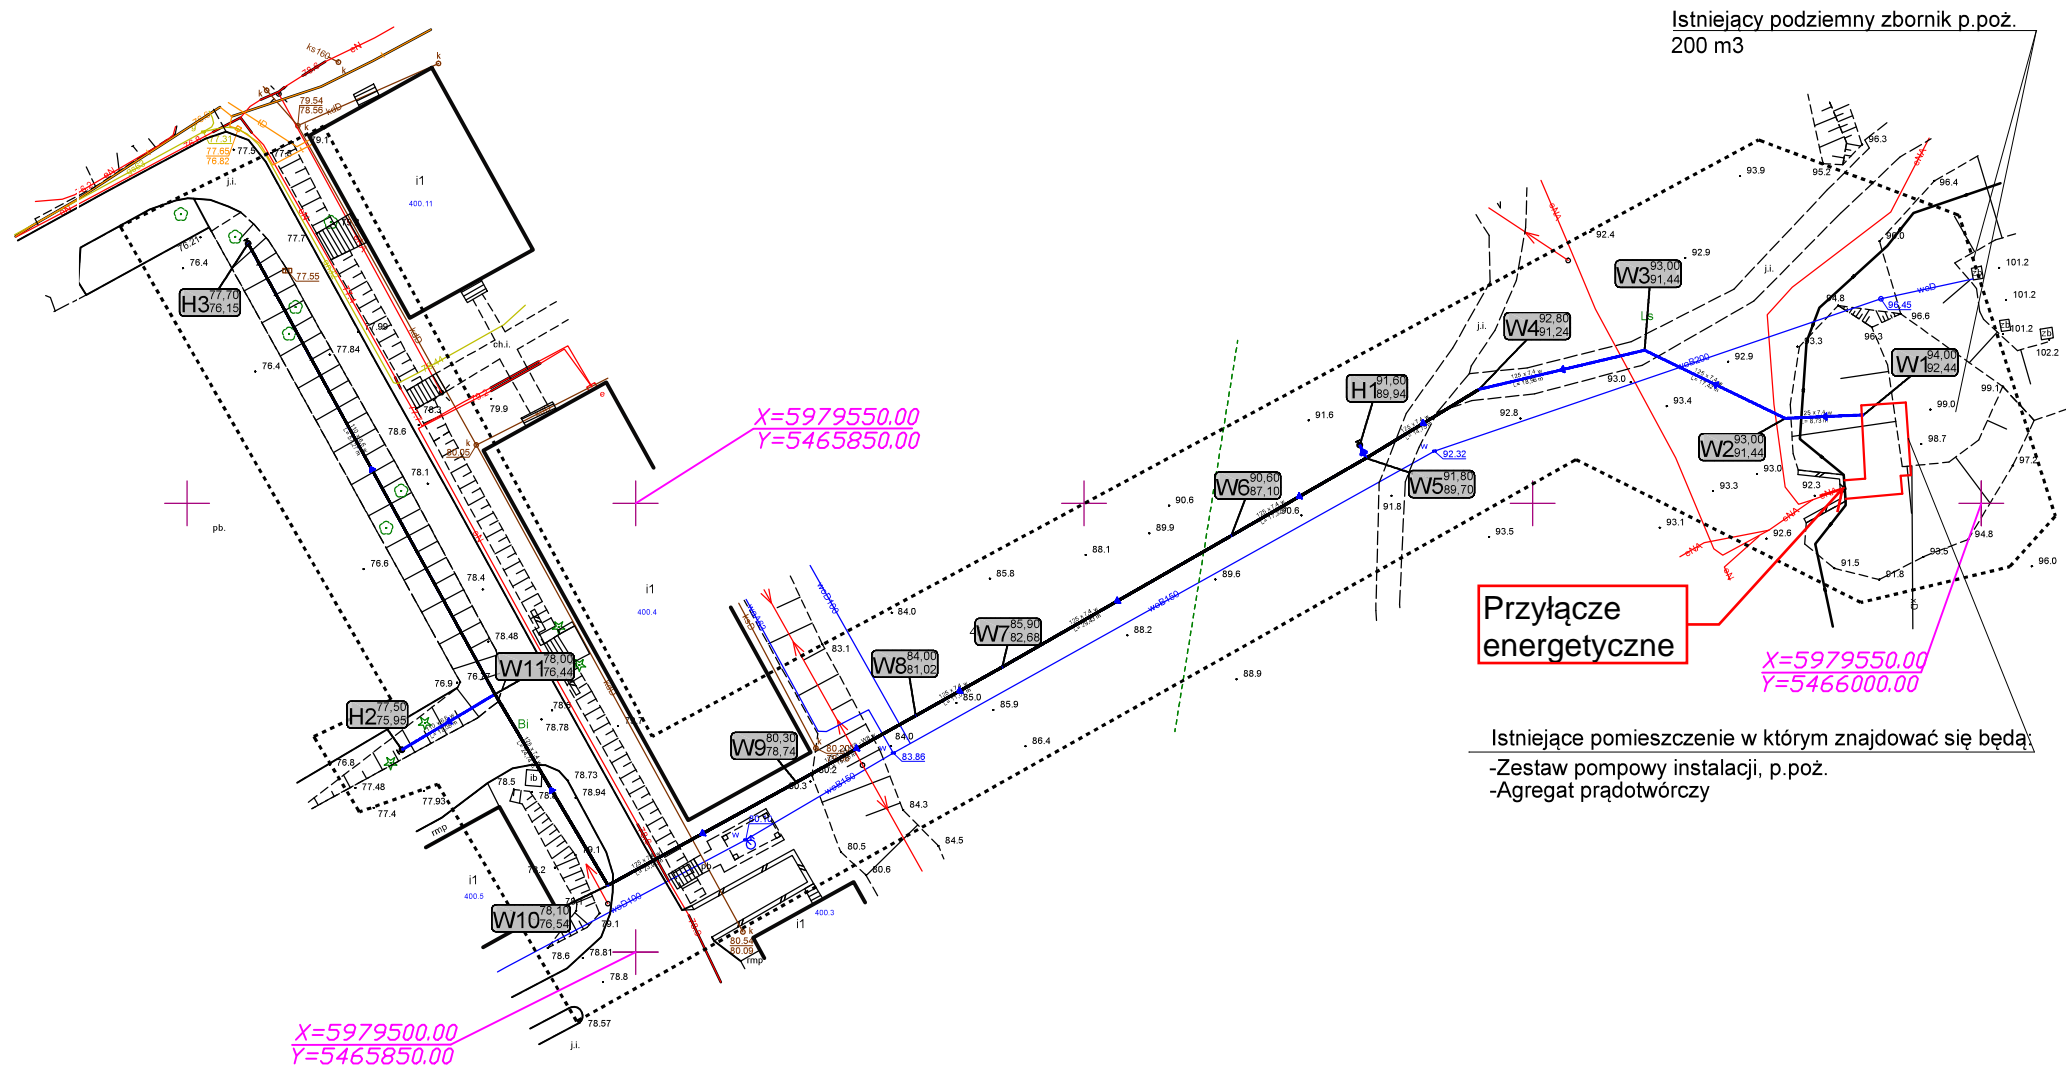

BIURO PROJEKTOWO - USŁUGOWE "INSTAL-TECH"			
MGR INŻ. JAN DROŻDŻ			
78-320 Polczyn-Zdrój, ul. B. Chrobrego 24, tel. +48 604 117 512			
Inwestor:	Woliński Park Narodowy Grodno 1,72-500 Międzyzdroje		
Obiekt:	Sieć wodociągowa przeciwpożarowa Kategoria obiektu budowlanego XXVI		
Adres:	m. Biała Góra, dz. Nr 400, obr. 0022 Woliński Park Narodowy jedn. Ewid.: 320704_5 Międzyzdroje-obszar wiejski		
Inwestycja:	Budowa sieci wodociągowej (p.poz.)		
Stadium:	Projekt techniczny	Data: 15.07.2024	
Treść rysunku:	Instalacje elektryczne - zewnętrzne		Rys. nr: E-1 Skala: 1: 500
Projektował:	mgr inż. Waldemar Godzieba specjalność: instalacje w zakresie sieci, instalacji urządzeń elektrycznych i elektroenergetycznych	Nr uprawnień: ZAP/0129/PWBE/18	
Sprawdził:	mgr inż. Roman Pietrzak specjalność: instalacje w zakresie sieci, instalacji urządzeń elektrycznych i elektroenergetycznych	Nr uprawnień: UAN-N-V/14770/84	