


BIURO PROJEKTOWO - USŁUGOWE "INSTAL-TECH" MGR INŻ. JAN DROŹDŹ 78-320 Połczyn-Zdrój, ul. B. Chrobrego 24, tel. + 48 604 117 512			
Inwestor:	Woliński Park Narodowy Grodno 1,72-500 Międzyzdroje		
Obiekt:	Sieć wodociągowa przeciwpożarowa Kategoria obiektu budowlanego XXVI		
Adres:	m. Biała Góra, dz. Nr 400, obr. 0022 Woliński Park Narodowy jedn. Ewid.: 320704_5.0022		
Stadium:	Projekt Techniczny	Data: 09.10.2024	
Treść rysunku:	Przekrój rury przewodowej i osłonowej		Rys. nr: 6
			Skala: 1: 50
Projektował	mgr inż. Jan Drożdź /specjalność instalacyjna w zakresie sieci, instalacji i urządzeń ciepłych, wentylacyjnych, gazowych, wod-kan/	Nr uprawnień: ZAP/0211/PWBS/18	
Sprawdził	inż. Roman Góral /specjalność instalacyjno-inżynierska w zakresie sieci sanitarnych i instalacji sanitarnych/	Nr uprawnień: GT-V-63-70/75	

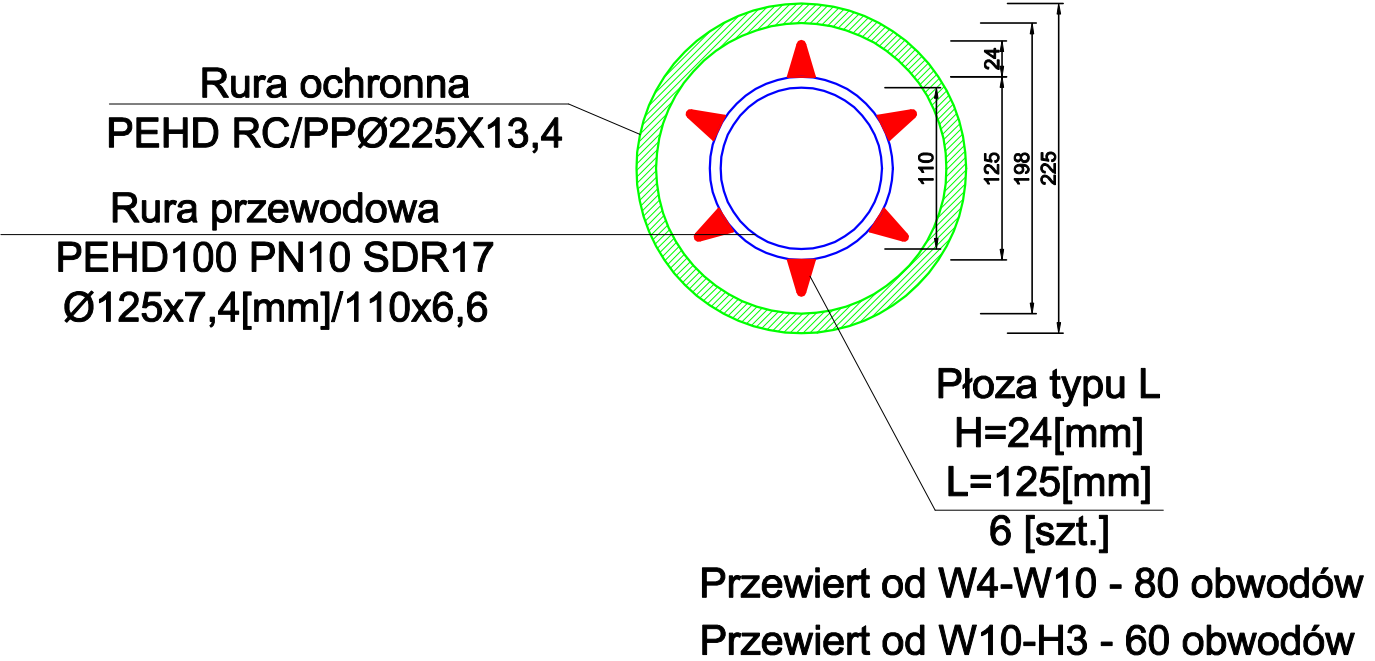

UWAGA

Wymaga się frezowania wypływek wewnątrz rur z uwagi na ograniczenie przepływu i gromadzenie się osadów i zanieczyszczeń w miejscu połączenia rur.