


Sygnalizacja w gabinecie

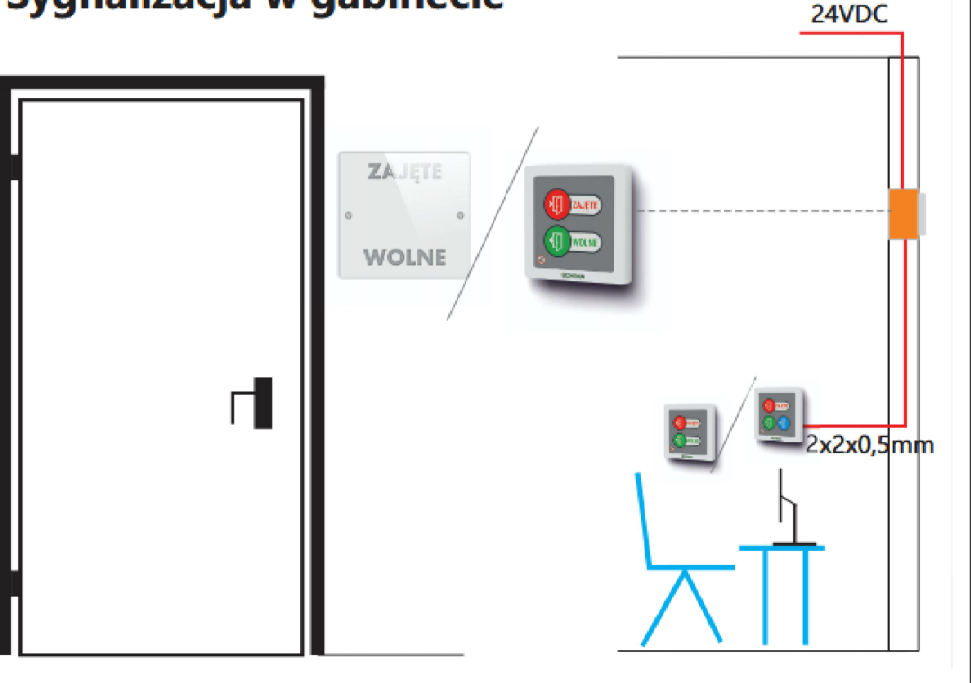

<div><div>boom</div><div>architekci</div></div> <p>Boom Architekci Goszczyński Tomczyk Sp. p. ul. Piotrkowska 65/3, 90–422 Łódź tel: +48 609 030 363 mail: kgoszczynski@boomarchitekci.pl</p>		<p>Inwestor: Wojewódzkie Wielospecjalistyczne Centrum Onkologii i Traumatologii im. M. Kopernika w Łodzi</p>	
<p>Projektant, nr upr. mgr inż. Łukasz Wiktorowicz LOD/4945/PWBE/22</p>		<p>Projekt: MODERNIZACJA (REMONT) CZĘŚCI BLOKU OPERACYJNEGO NA ODDZIALE CHIRURGII KŁATKI PIERSIOWEJ OBEJMUJĄCA WYMIANĘ DRZWI DO SAL OPERACYJNYCH ORAZ WYKONANIE OSŁON PCV ŚCIAN KORYTARZA</p>	
<p>Projektant, nr upr. inż. Michał Rogowski TECHOM 96/SSP/2021 TECHOM 10/PI/2023 POLON 3372/R/2021</p>		<p>Adres ul. Pabianicka 62 Inwestycji: 93–513 Łódź</p>	
<p>PROJEKT WYKONAWCZY INSTALACJE ELEKTRYCZNE</p>		<p>Temat: System zajętości pomieszczenia</p>	
<p>Rys: E02</p>		<p>Data: 2026.03</p>	
<p>Skala: 1:100</p>			