


SAMODZIELNY PUBLICZNY SZPITAL DLA NERWOWO I PSYCHICZNIE CHORYCH W MIĘDZYRZECZU
BUDYNEK NR 2 - ŁAZIENKA I BRUDOWNIK
RZUT - PARTER (Instalacje elektryczne i wentylacja)

SKALA 1:25

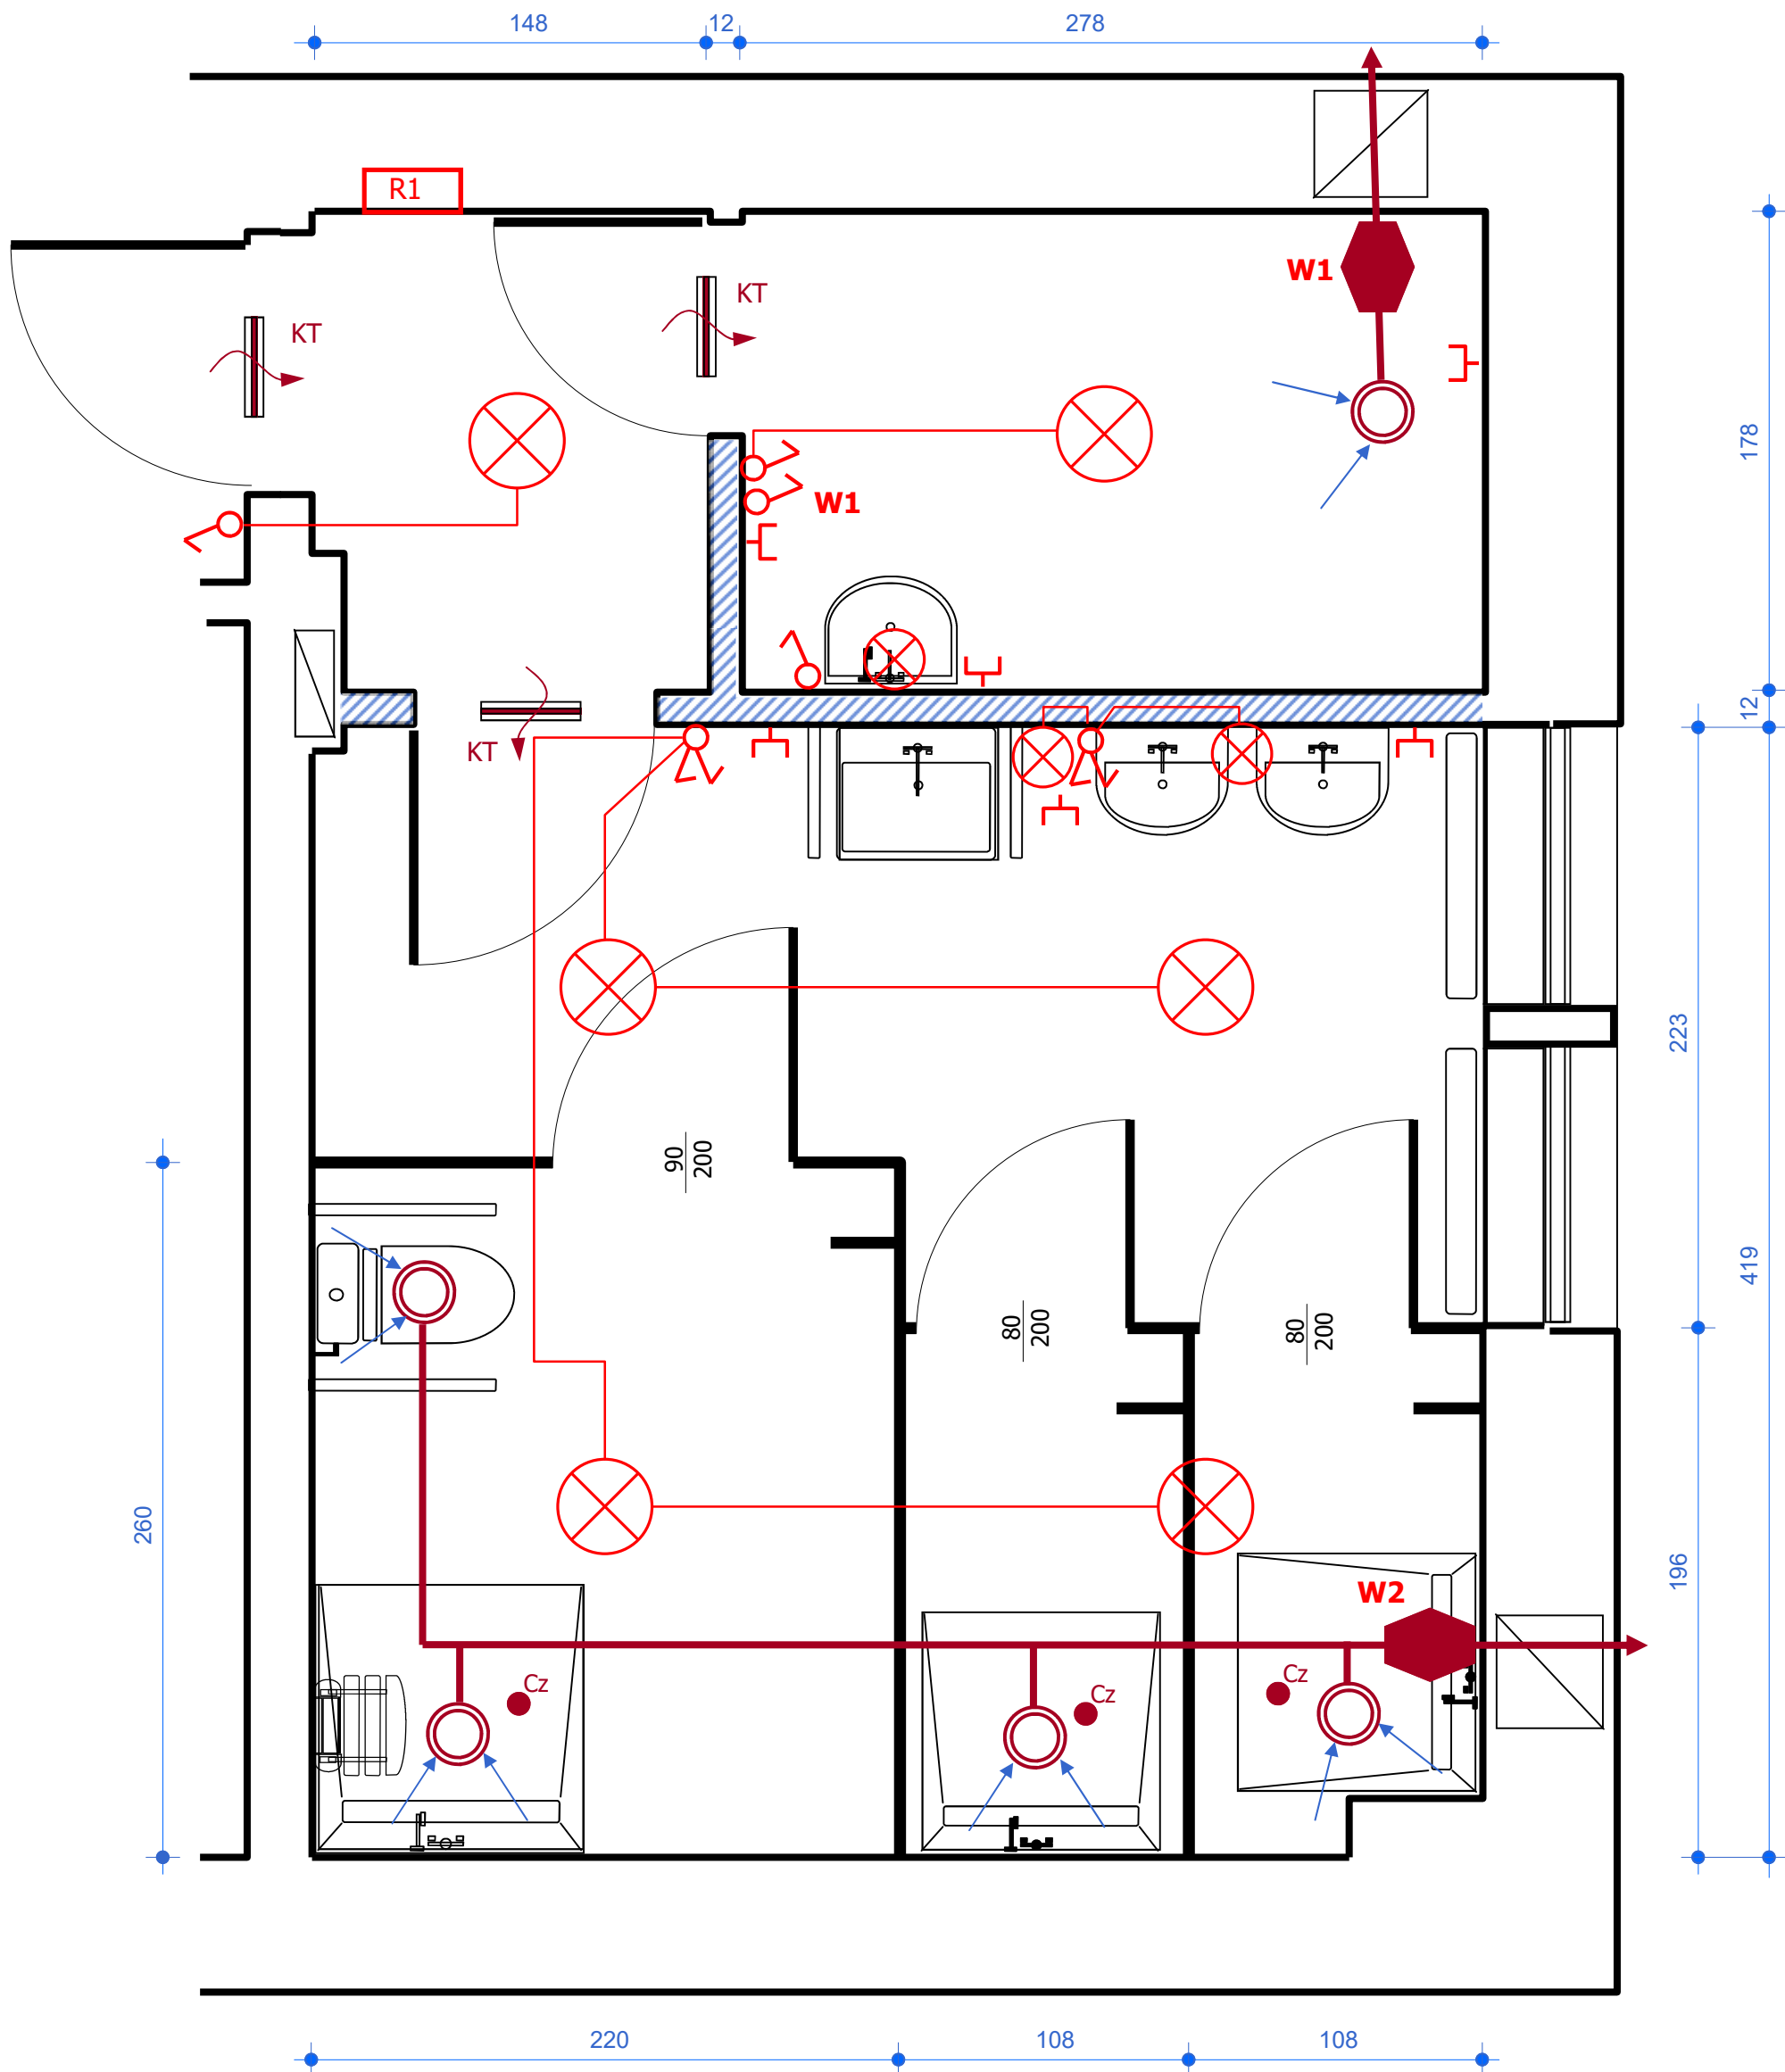

Lp.	Pomieszczenie	Powierzchnia [m2]
1.	Przedsiónek	2,63
2.	Brudownik	4,99
3.	Łazienka	18,35

KT - kratka transmisyjna drzwiowa

W1 - wentylator kanałowy

R1 - Rozdzielnia łazienki i pomieszczenia brudownika z rozdzielni głównej

⊗ - Oprawa oświetleniowa sufitowa LED do pomieszczeń mokrych

⊗ - Oprawa oświetleniowa ścienna LED do pomieszczeń mokrych
Osprzęt w wykonaniu bryzgoszczelnym

⊗ - zawór wywiewny z kanałami wentylacyjnymi

Cz - czujnik wilgotności z włącznikiem