


# MAPA DO CELÓW PROJEKTOWYCH SKALA 1:500

Układ odniesienia: PL-ETRF89 , układ wsp. płaskich: PL-2000 strefa 6 (18'), układ wys.: PL-EVRF2007-NH

Sekcje mapy: 6.194.25.10.3.3; 6.194.25.10.3.1

Nie wyklucza się istnienia w terenie urządzeń ułożonych, a nie zgłoszonych do inwentaryzacji geodezyjnej.  
Na mapie nie badano służebności gruntowych.  
GOD.6640.1302.2024

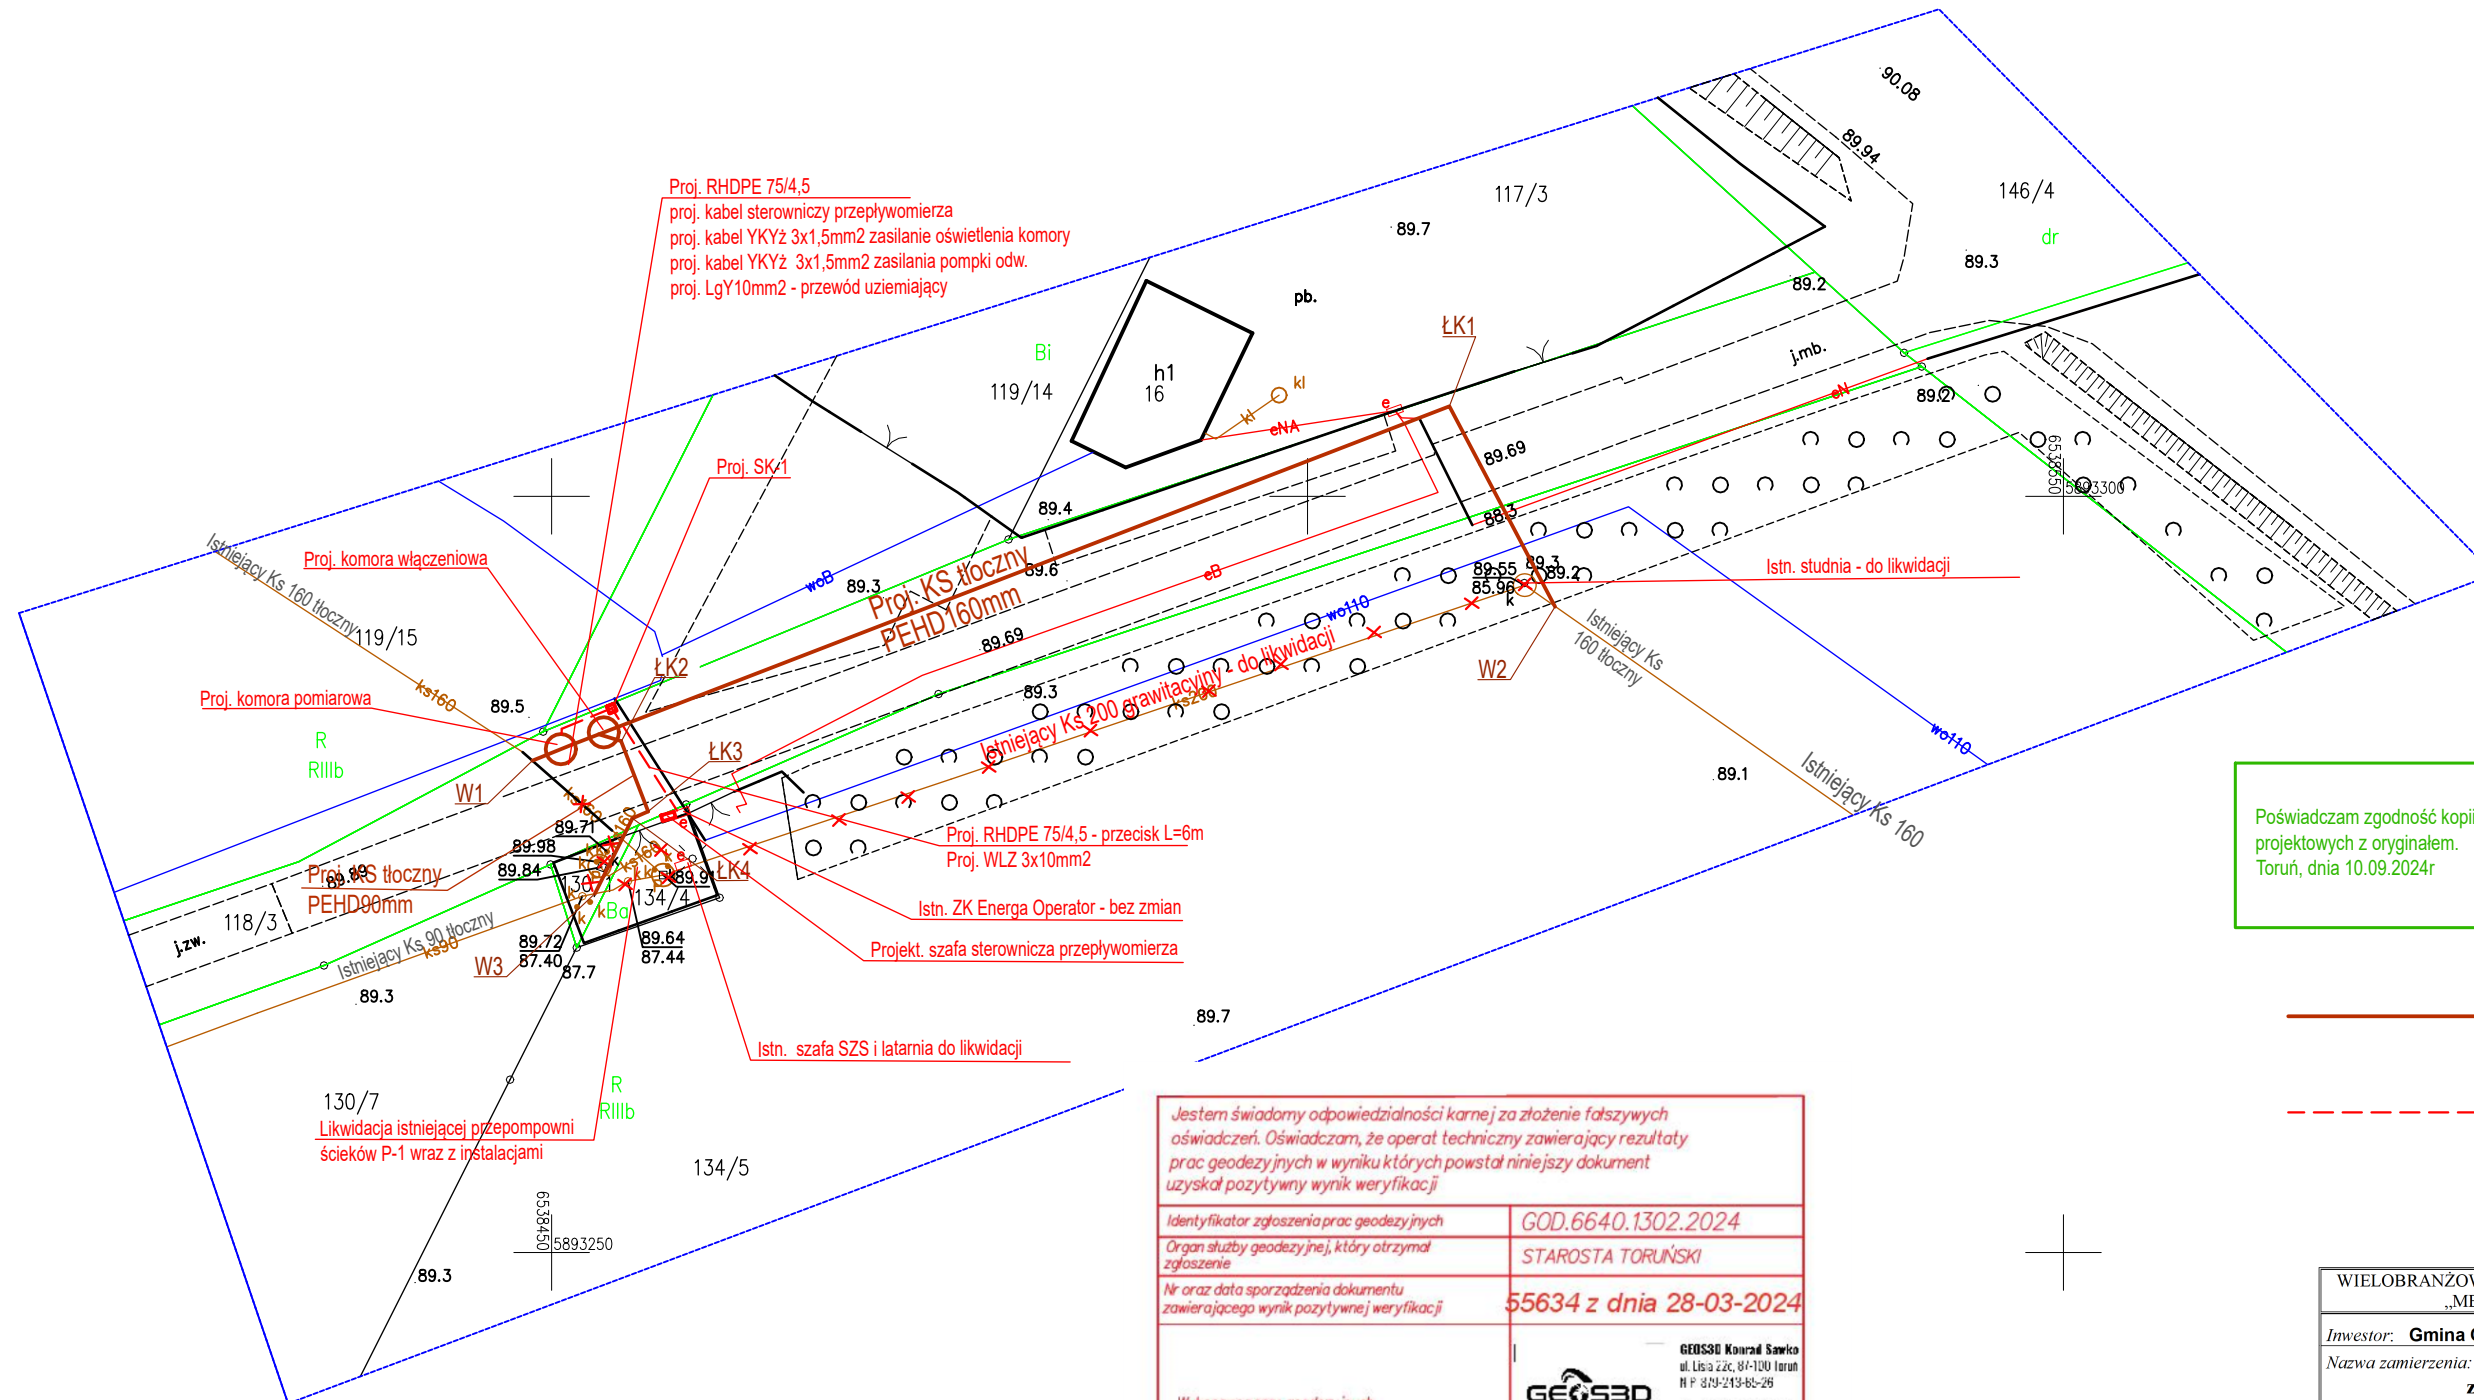

Poświadczam zgodność kopii mapy do celów projektowych z oryginałem.  
Toruń, dnia 10.09.2024r

## PROJEKTANT

Piotr Szeffler  
upr. bud. nr KUP/0158/ZOOS/06

- proj. sieć kanalizacji  
sanitarnej

- proj. sieć energetyczna  
i sygnalizacyjna

Jestem świadomy odpowiedzialności karnej za złożenie fałszywych oświadczeń. Oświadczam, że operat techniczny zawierający rezultaty prac geodezyjnych w wyniku których powstał niniejszy dokument uzyskał pozytywny wynik weryfikacji	
Identyfikator zgłoszenia prac geodezyjnych	GOD.6640.1302.2024
Organ służby geodezyjnej, który otrzymał zgłoszenie	STAROSTA TORUŃSKI
Nr oraz data sporządzenia dokumentu zawierającego wynik pozytywnej weryfikacji	55634 z dnia 28-03-2024
Wykonawca prac geodezyjnych	<b>GEOS3D</b> Konrad Sawko ul. Ulica 22c, 84-100 Toruń tel. P. 879-243-62-26 tel. 793-660-660 e-mail: biuro@geos3d.pl www.geos3d.pl
Imię i nazwisko oraz nr uprawnień zawodowych kierownika prac	GEODETA UPRAWNIONY Piotr Szeffler upr. nr 17578

WIELOBRANŻOWE PRZEDSIĘBIORSTWO USŁUGOWO-PRODUKCYJNE „MELBUD” s.c. 87-100 Toruń ul. Tramwajowa 12		
Investor:	Gmina Chełmża ul. Wodna 2 87 – 140 Chełmża	
Nazwa zamierzenia:	Likwidacja przepompowni ścieków P-1 wraz z rozbudową sieci kanalizacyjnej w Browinie	
Treść rysunku:	Projekt zagospodarowania terenu	
Projektant br. sanitarna: inż. Piotr Szeffler	Specjalność: instalacyjna KUP/0158/ZOOS/06	
Sprawdzający br. sanitarna: mgr inż. Marcin Grzelczyk	Specjalność: instalacyjna KUP/0047/POOS/05	
Projektant br. elektryczna: mgr inż. Arkadiusz Furmański	Specjalność: instal. elektryczne LOD/1922/POOE/12	
Data: 10.2024r	skala: 1:500	nr rysunku 2