


OZNACZENIE PROFILU: POZIOM PORÓWNAWCZY	
RZĘDNA TERENU ISTN.	
RZĘDNA DNA KANAŁU	
ZAGŁĘBIENIE DNA KANAŁU	
SPADKI, DŁUGOŚCI	
ŚREDNICA, MATERIAŁ	
ODLEGŁOŚCI	
HEKTOMETRY	

P.S.I./EPI-Graf, Generator rysunkowy Profili Koordynator 8.0
Nazwa pliku: MIŁOKACZYKA ZE STUDNIAMI Projekt: 1

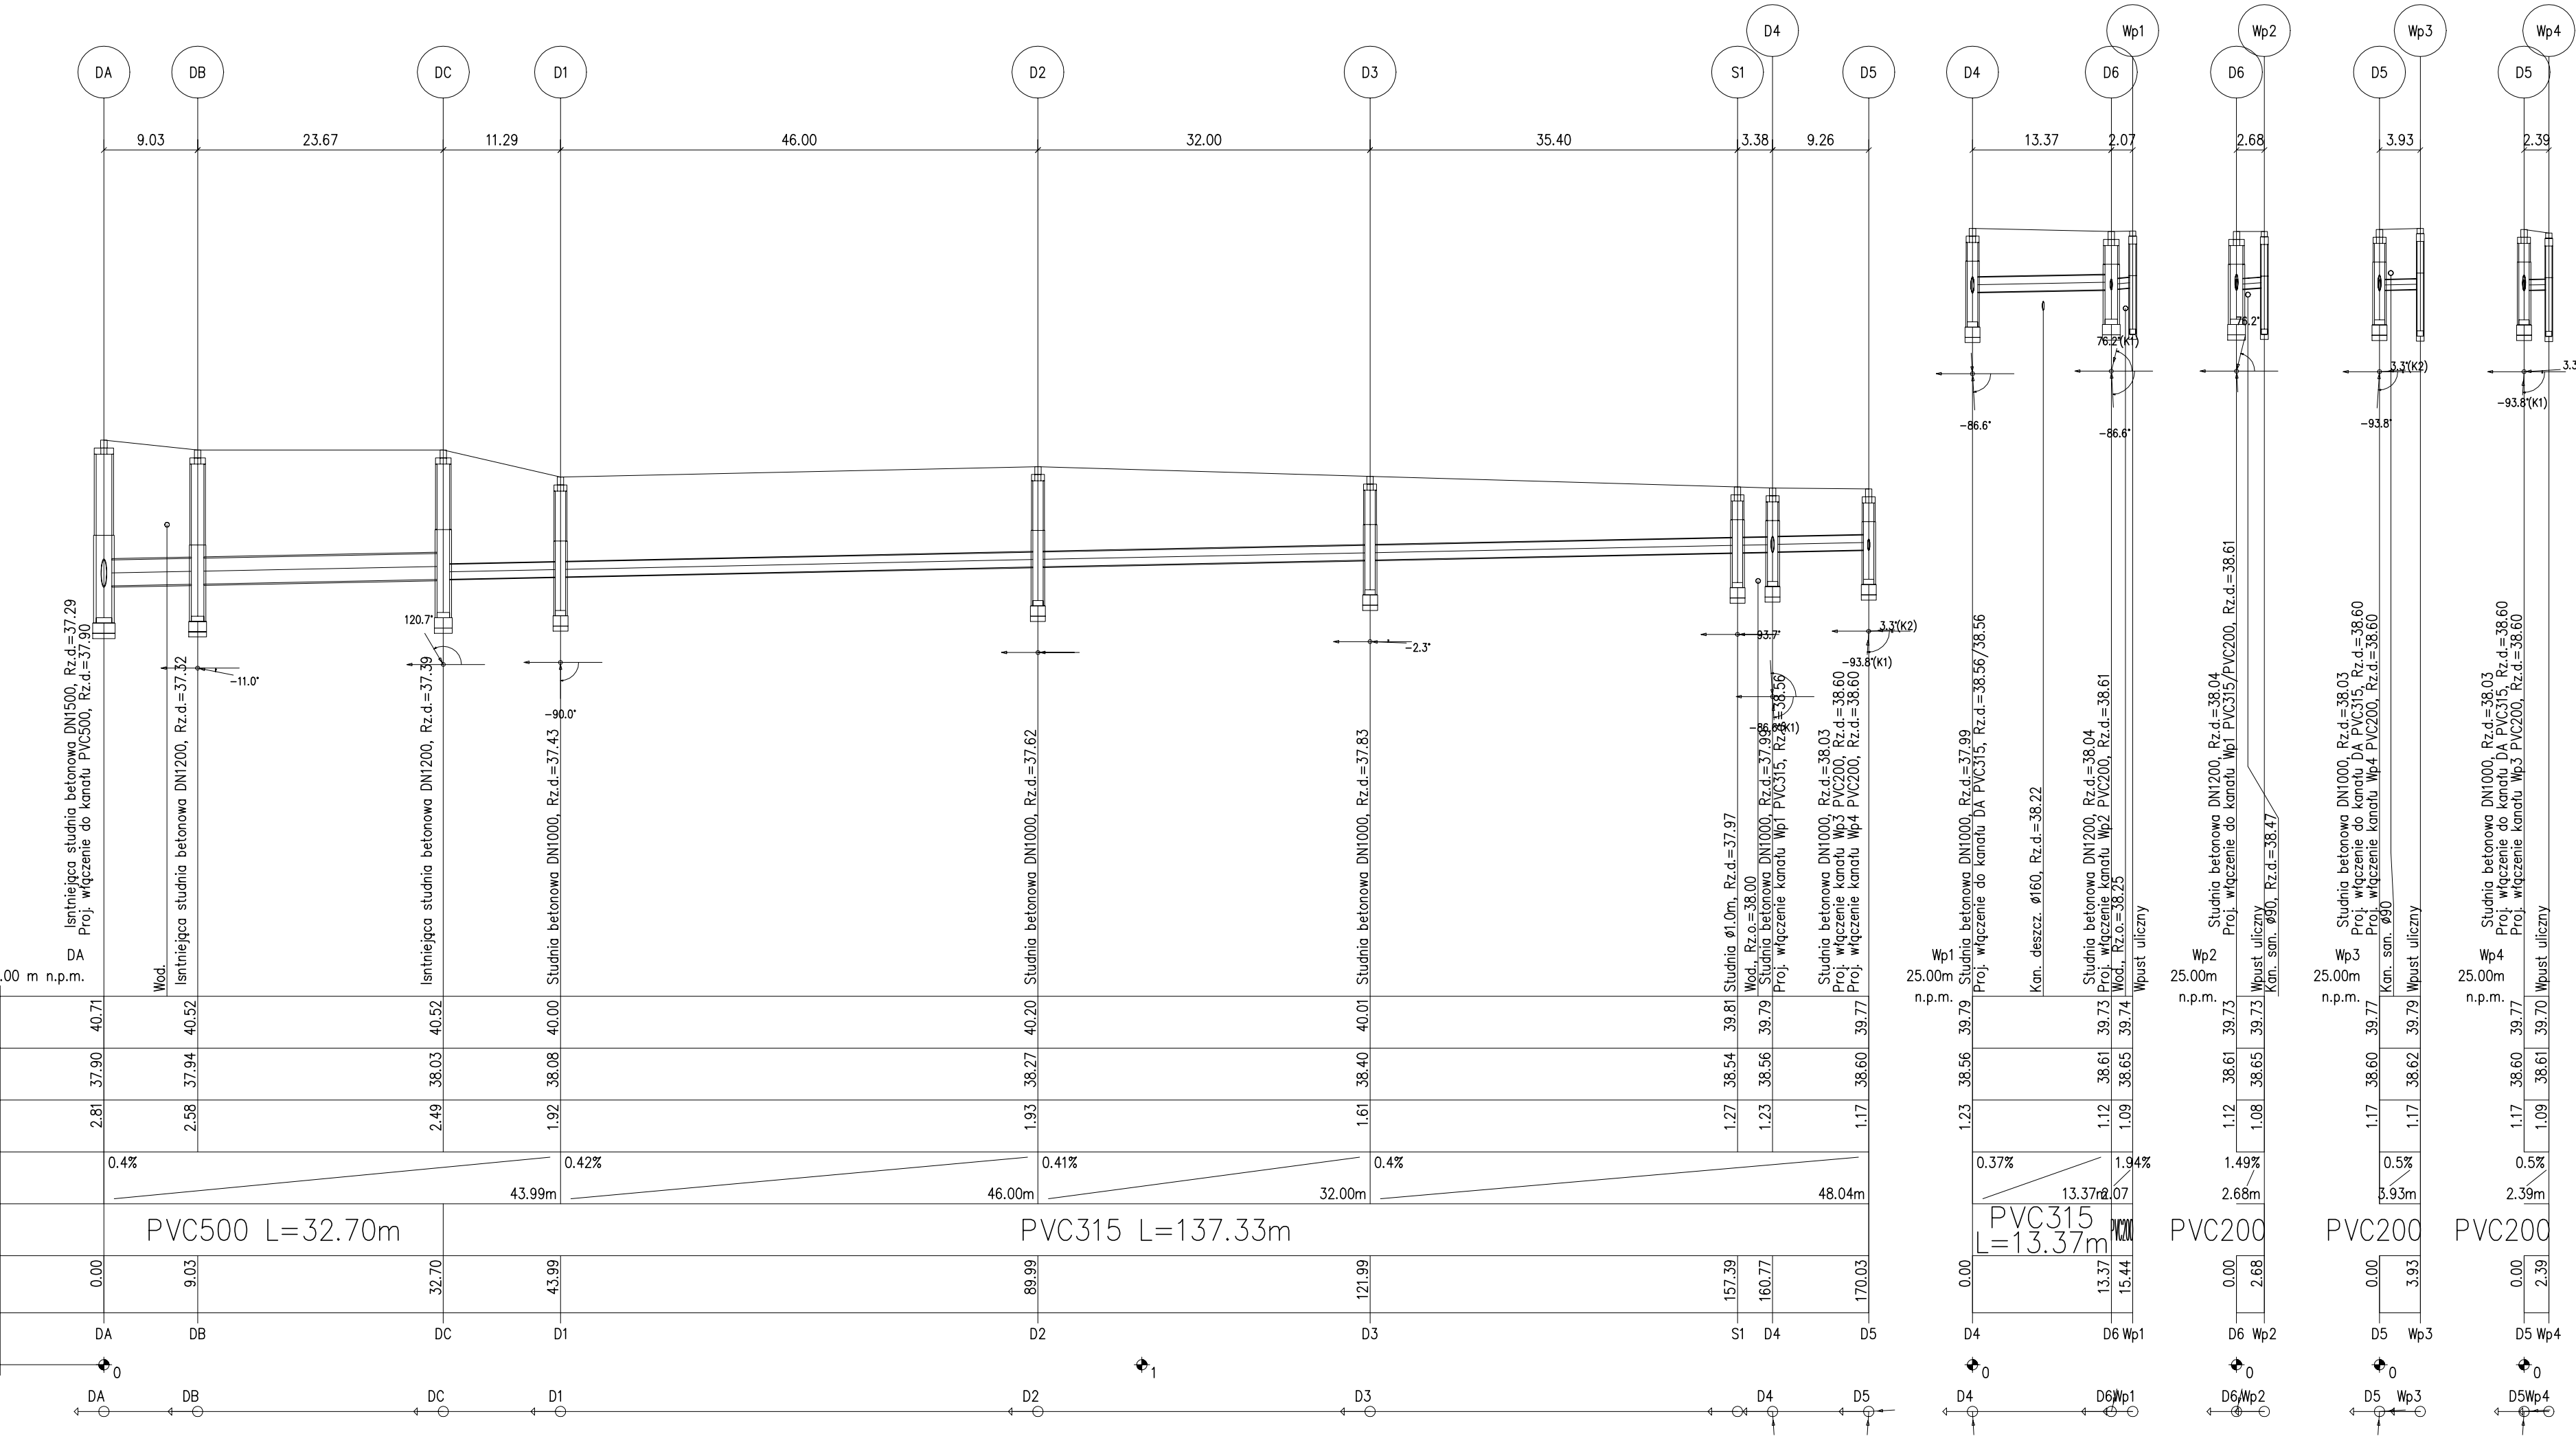

Profil podłużny
sieci kanalizacji sanitarnej
Skala: 100/500

- Sieć kanalizacji deszczowej z rur PCV de 200 x 5,9 mm (przykanaliki)-11,10 m
- Sieć kanalizacji deszczowej z rur PCV de 315 x 9,2 mm - 150,70 m
- Sieć kanalizacji deszczowej z rur PCV de 500 x 12,3 mm - 32,70 m
- Ilość projektowanych studni betonowych kan. deszczowej dn 1000 mm - szt. 6
- Ilość projektowanych studni betonowych kan. deszczowej dn 1200mm - szt. 2
- Ilość projektowanych studni betonowych kan. deszczowej dn 1500 mm - szt. 1
- Wpusty deszczowe osadzone na studniach osadnikowych - szt. 4

W miejscu kolizji wykonać wykop kontrolny w celu określenia rzeczywistej rzędnej posadowienia
W miejscach kolizji z istniejącym lub projektowanym uzbrojeniem zastosować rure ochronna o dt. 1 m
Przewody o przykryciu mniejszym niż 1,0m należy ocieplić.
Rzędne studni i wpustów dopasować do rzędnych projektowanej nawierzchni
Włączenie rur PVC Ø 200 w ścianę studni betonowej wykonać za pomocą tulei ochronnej
Na dnie wykopu pod układanym rurociągiem należy wykonać podsypkę z piasku o gr. 15 cm, a nad rurociągiem wykonać obsypkę o gr. 30 cm.

INWESTOR:		Gmina Kobylnica ul. Główna 20, 76-251 Kobylnica			
OBIEKT:		Budowa kanalizacji deszczowej - odgrodzenie wód deszczowych z drogi gminnej nr 1160750, ul. Miłokaczyka, położonej w miejscowości Kobylnica, dz. nr 1366, obręb Kobylnica, gmina Kobylnica.			
Lokalizacja:		156, 141/20, 644, 645, 1348, 1366 obręb Kobylnica, gmina Kobylnica			
TREŚĆ RYSUNKU:					SKALA: 1:500
Profil podłużny sieci kanalizacji deszczowej BRANŻA SANITARNA					NR RYS.: 2
PROJEKTOWAŁ:	IMIĘ I NAZWISKO: mgr inż. Anna Zuber sieci i instalacje sanitarne	NR UPRAWNIENÍ: Nr ZAP/0011/P00S/10	DATA: 10.2023	PODPIS:	
SPRAWDZIŁ:	mgr inż. Marta Kozioł - Rogala sieci i instalacje sanitarne	Nr ZAP/0093/PWOS/14			NR STRONY