


Rzut parteru

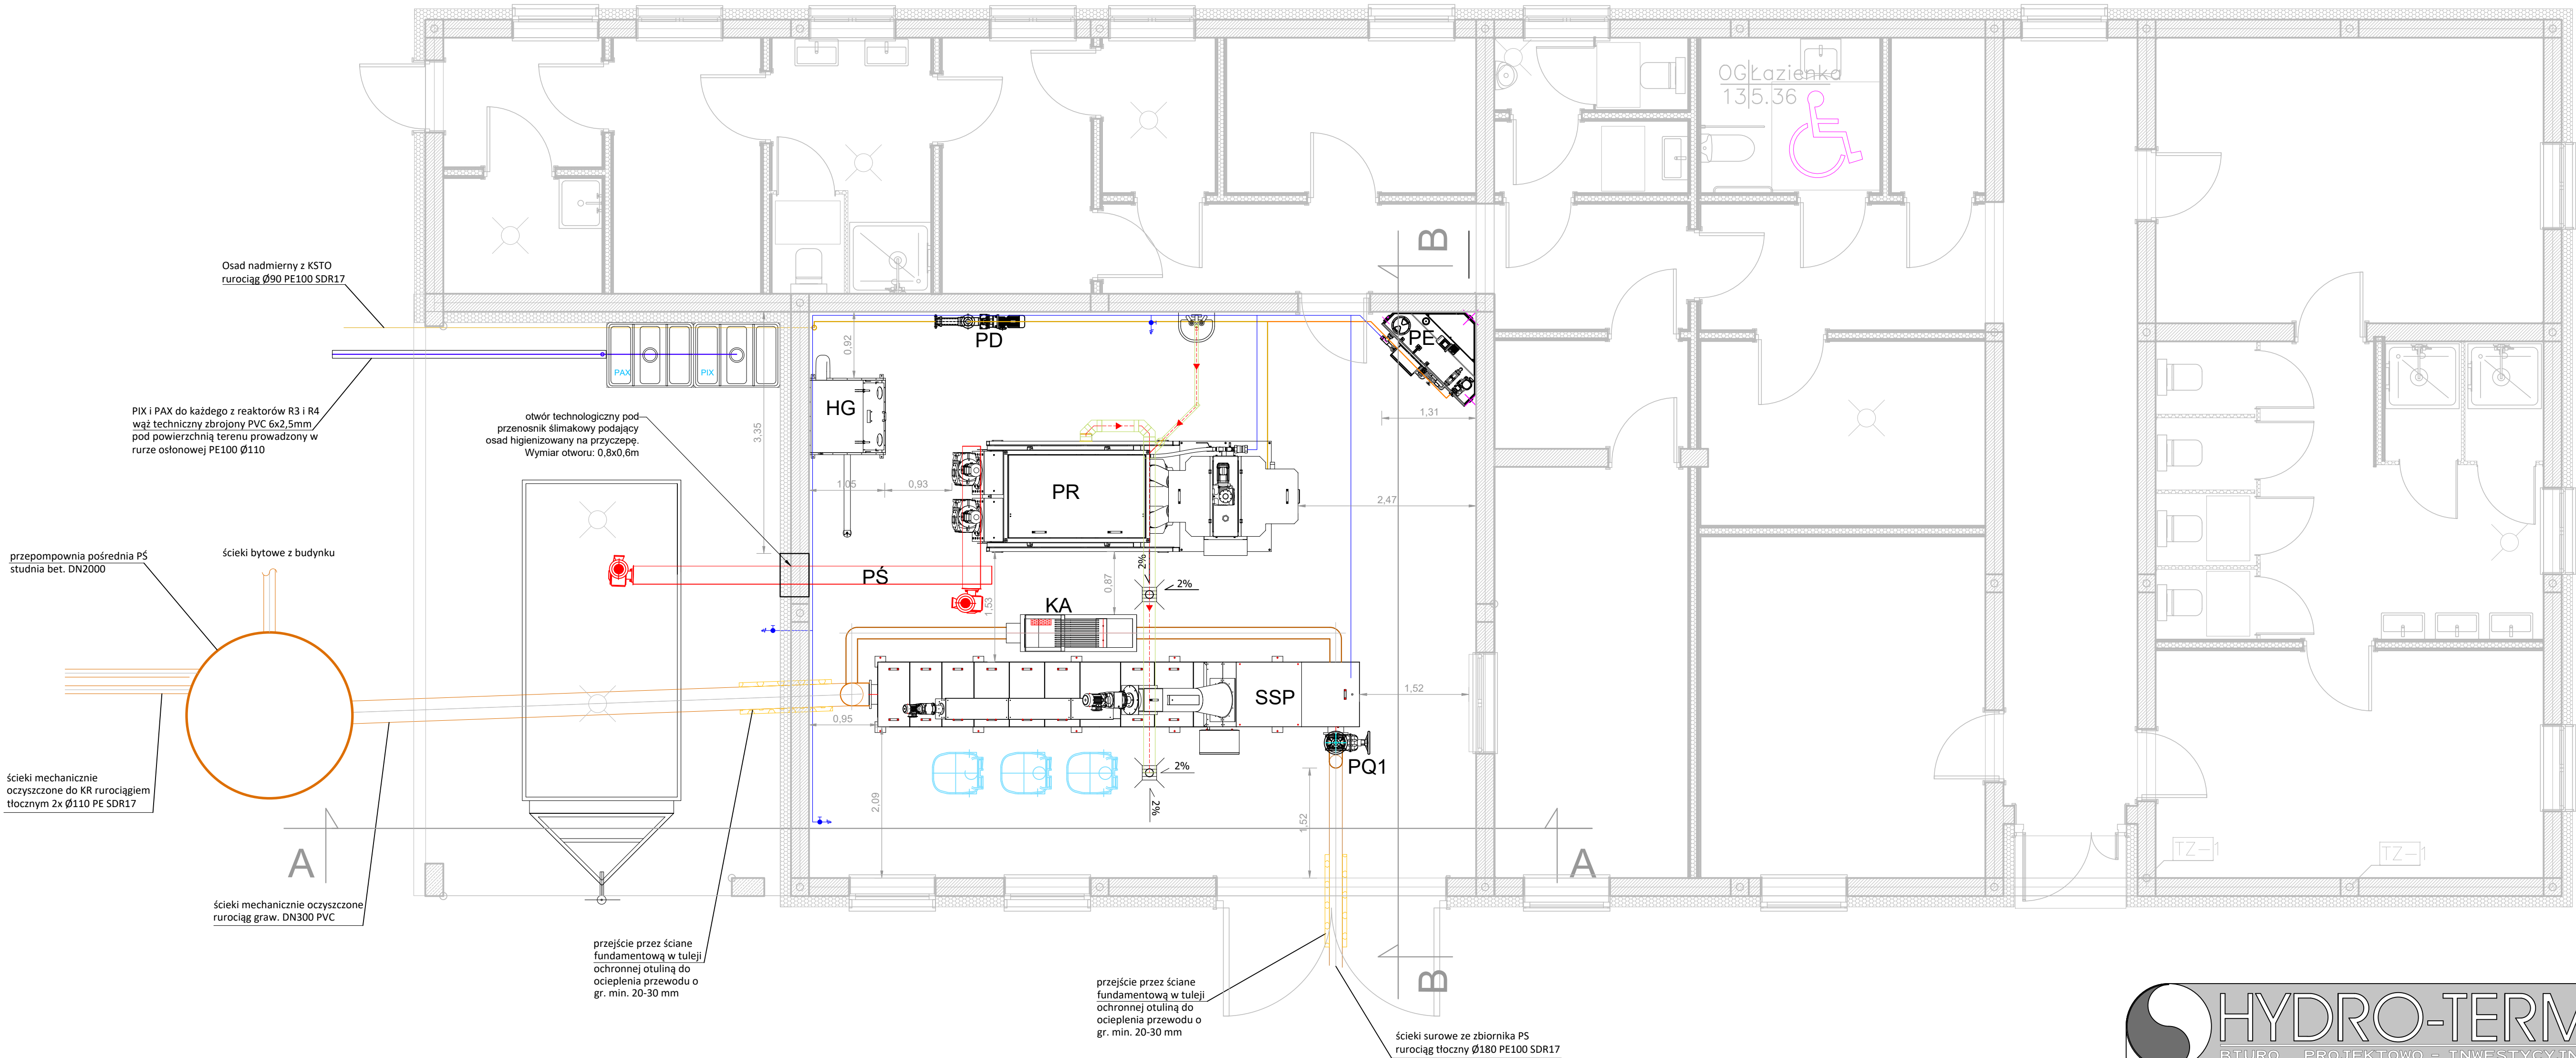

BIURO

PROJEKTOWO - INWESTYCYJNE

82- 200 MALBORK Al. Wojska Polskiego 90A/b tel. 55 272 70 81 email : biuro@hydroterm.biz NIP: 579 113 23 72

Projekt: ROZBUDOWA OCZYSZCZALNI TRĄBKÓ WIELKIE	Lokalizacja: 220408_2.0017 AR_1.107/1 220408_2.0017J, gm. Trąbki Wielkie		
Nazwa rysunku: Pomieszczenie technologiczne. Rzut parteru.	Inwestor: Urząd Gminy Trąbki Wielkie 83-034 Trąbki Wielkie, ul. Gdańska 12,		
Projektant - branża technologiczna mgr inż. Adam Papaj upr. nr 1529/EL/90	Podpis: 10.2025	Sprawdzający - branża technologiczna mgr inż. Izabela Jurczyk upr. nr POM/0288/PWBS/22	Podpis: 10.2025

PROJEKT TECHNOLOGICZNY	Data: 10.2025	Skala 1:50	Nr zlecenia 3025	Nr Rys. T.03
------------------------	------------------	---------------	---------------------	-----------------