


Zbrojenie nadproża BŻ-3

1:250

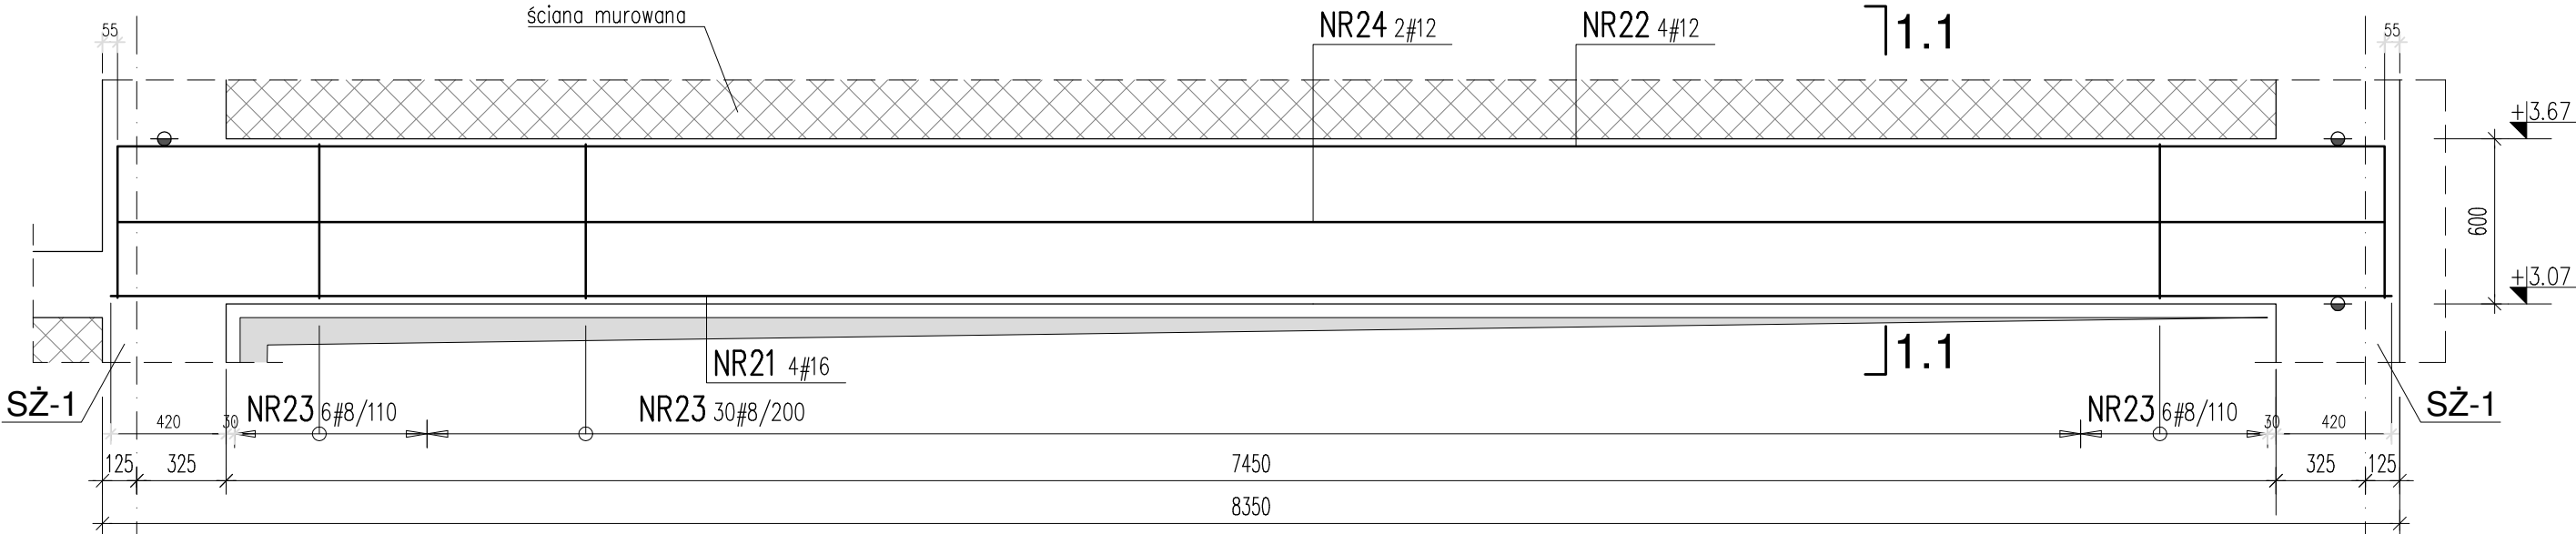

E

A

NR22 #12 L=8840

8240


NR21 #16 L=8240

8240

NR24 #12 L=8240

8240

1.1 - 1.1
1:250

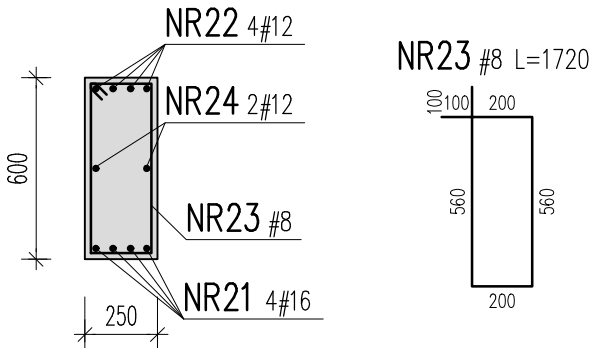

ZESTAWIENIE ZBROJENIA									
BŻ-3									
Nr	Średnica [mm]	Długość [cm]	Ilość [szt.]	DŁUGOŚĆ CAŁKOWITA					
				B500SP					
	#			# 6	# 8	# 10	# 12	# 16	# 20
21	16	824	4				35,36	32,96	
22	12	884	4						
23	8	172	42		72,24				
24	12	824	2				16,48		
DŁUGOŚĆ OGÓŁEM [m]				0,00	72,24	0,00	51,84	32,96	0,00
MASA JEDNOSTKOWA [kg/m]				0,222	0,395	0,617	0,888	1,578	2,466
MASA OGÓŁEM [kg]				0,00	28,53	0,00	46,03	52,01	0
MASA RAZEM [kg]				126,58					



HYDRO-TERM
BIURO PROJEKTOWO-INWESTYCYJNE
82-200 MALBORK Al. Wojska Polskiego 90A/b tel. (0-55) 272-70-81 e-mail: biuro@hydroterm.strefa.pl NIP579-113-23-72

BELKA BŻ-3

Projekt:	Branża: Konstrukcyjna	Data:	24.06.2024
ROZBUDOWA OCZYSZCZALNI ŚCIEKÓW TRĄBKÓW WIELKIE	Projektant: inż. Jarosław Czermak upr. nr 387/Gd/2002	Podpis:	Skala 1:25
Lokalizacja: 220408_2.0017.AR_1.107/1 [220408_2.0017], gm. Trąbki Wielkie	Asystent:	Podpis:	Nr Rys. K-2.6
Inwestor: Urząd Gminy Trąbki Wielkie 83-034 Trąbki Wielkie, ul. Gdańska 12,	Sprawdziła: mgr inż. Agnieszka Sinkowska upr. nr POM/0362/PWBKb/15	Podpis:	Nr zlecenia