


WĘZŁ SANITARNY "S1"

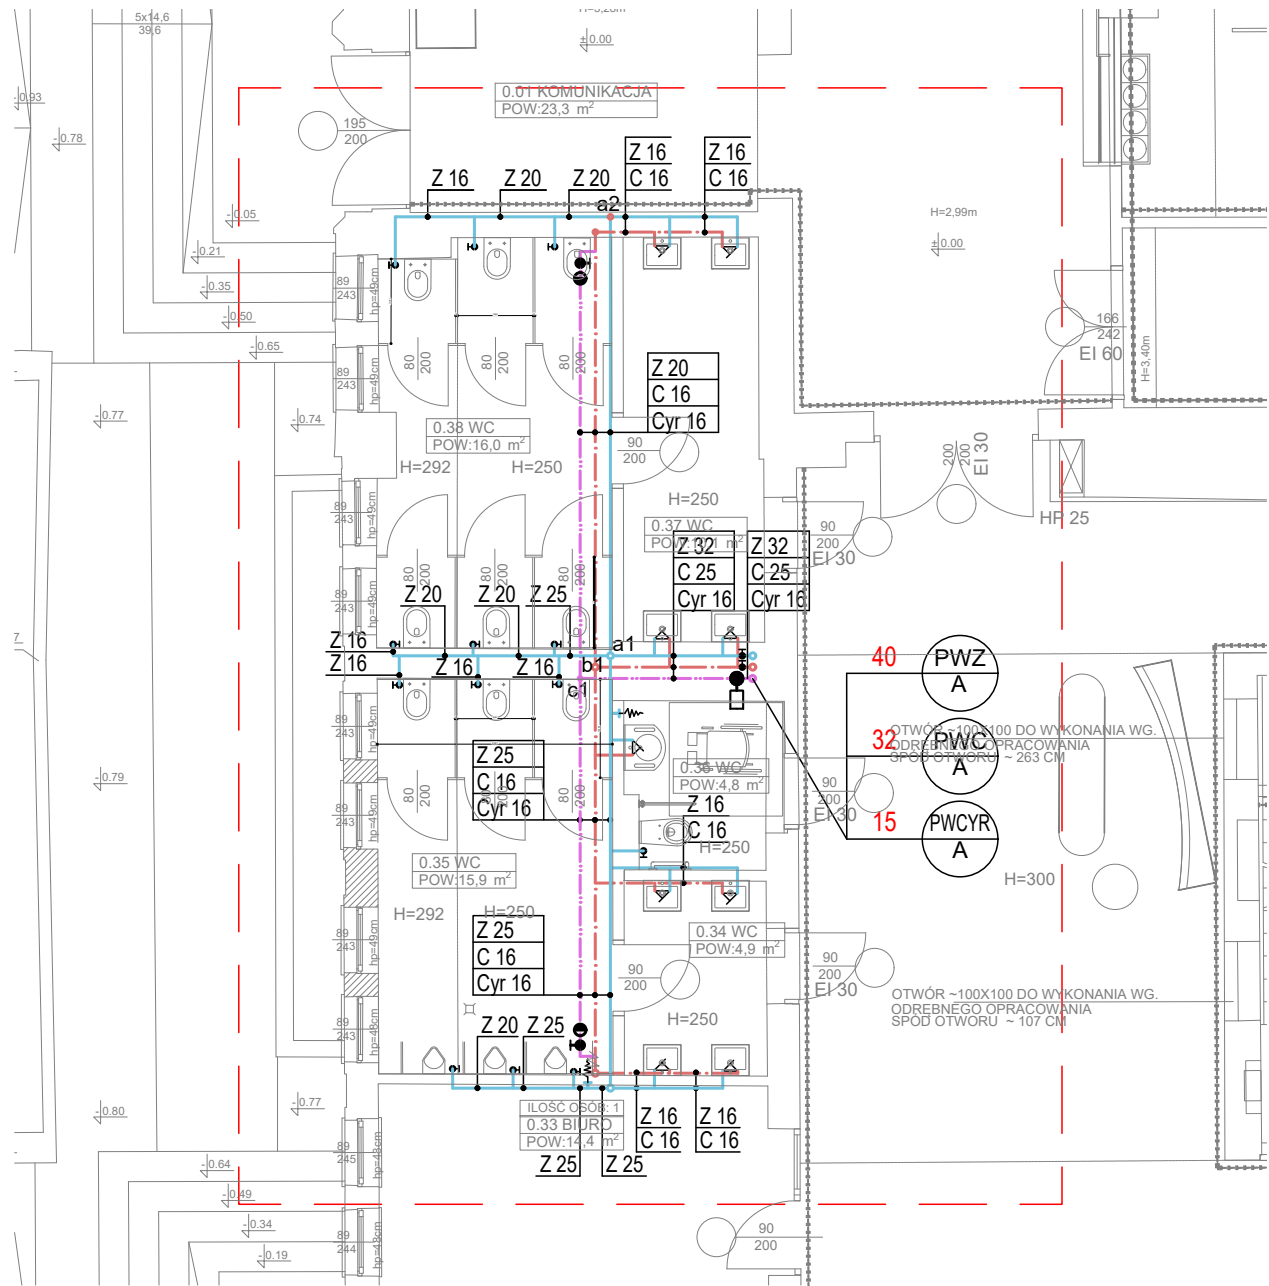


LEGENDA:

- rurociąg wody hydrantowej
- rurociąg wody zimnej sanitarnej w przestrzeni sufitu podwieszanego
- rurociąg wody zimnej sanitarnej prowadzonej pod płytą
- rurociąg wody ciepłej sanitarnej
- rurociąg kanalizacji sanitarnej nad posadzką
- rurociąg kanalizacji sanitarnej pod posadzką
- wpust podłogowy
- hydranty wewnętrzne hydrant natynkowy 25 z gaśnicą;
- zawór ze złączką
- średnice rurociągów wodnych


- a) stalowych
- b) tworzywowych
- pion kanalizacji sanitarnej
- opis kanalizacji sanitarnej
- pion wody zimnej sanitarnej
- pion wody ciepłej sanitarnej
- pion cyrkulacji sanitarnej
- pion kanalizacji sanitarnej

- UWAGA:
- Projekt opracowano na podstawie aktualnych podkładów architektonicznych
 - Rysunki należy rozpatrywać łącznie z częścią opisową dokumentacji oraz z opracowaniami branżowymi.

WĘZŁ SANITARNY "S2"

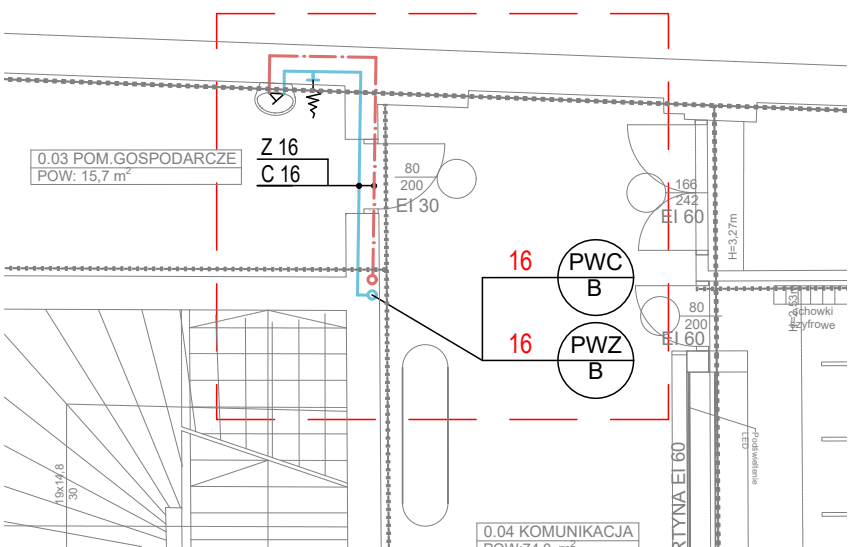

WĘZŁ SANITARNY "S3"

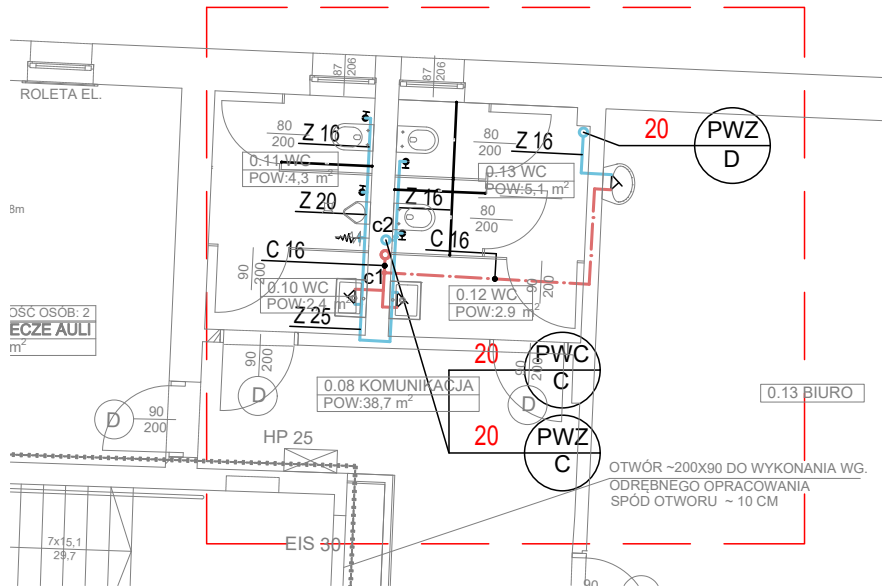

rewizja:	data:	opis zmian:
A		
B		
C		
D		

Jednostka projektowa:



biuro branżowe:



PROFI PROJEKT Sp. J.
Biuro Projektowe
ul. Halicka 9
31-036 Kraków
tel./fax. : +48 12 410 25 25, 410 25 26
e-mail : biuro@profiprojekt.pl
www.profiprojekt.pl

nazwa projektu:

PROJEKT WYKONAWCZY

część:

IV.S1.3 - INSTALACE WOD-KAN

obiekt:

PRZEBUDOWA(REMONT I MODERNIZACJA) SALI WYKŁADOWEJ
AUDYTORIUM PRIMUM IM. PROF. OLGIERDA NARKIEWICZA WRAZ Z
POMIESZCZENIAMI ZAPLECZA TECHNICZNO - GOSPODARCZEGO WRAZ Z
WYPOSAŻENIEM W RAMACH REALIZACJI ZADANIA P.N. MODERNIZACJA
BUDYNKU DYDAKTYCZNEGO ATHENEUM GEDANENSE NOVUM
W TYM SALI WYKŁADOWEJ WRAZ Z WYPOSAŻENIEM MULTIMEDIALNYM

nr projektu:

A-3192
AB0296

adres:

80 - 210 GDAŃSK , AL. ZWYCIĘSTWA 41/42
działka nr 29/3 , obręb 0067

inwestor:

GDAŃSKI UNIWERSYTET MEDYCZNY
UL. MARII SKŁODOWSKIEJ - CURIE 3A, 80 - 210 GDAŃSK

projektant:

mgr inż.
Jakub Konieczny

nr. uprawnień:

specj. sanitarna
MAP/IS/0378/12

podpis:

data podpisu

19.05.2025

sprawdzający:

mgr inż.
Bartłomiej Nowożeński

nr. uprawnień:

specj. sanitarna
PDK/IS/0225/13

podpis:

data podpisu

19.05.2025

opracował:

mgr inż.
Tomasz Mrozek

nr. uprawnień:

specj. sanitarna
PDK/IS/0225/13

podpis:

data podpisu

19.05.2025

nazwa rysunku:

RZUT PARTERU ±0,00-WODA BYTOWA

skala:

1:100

nr rysunku:

IV.S1.3/03

rewizja: