



RZUT I PIĘTRA  
Budynek Przedszkola Miejskiego nr 6  
skala 1:100

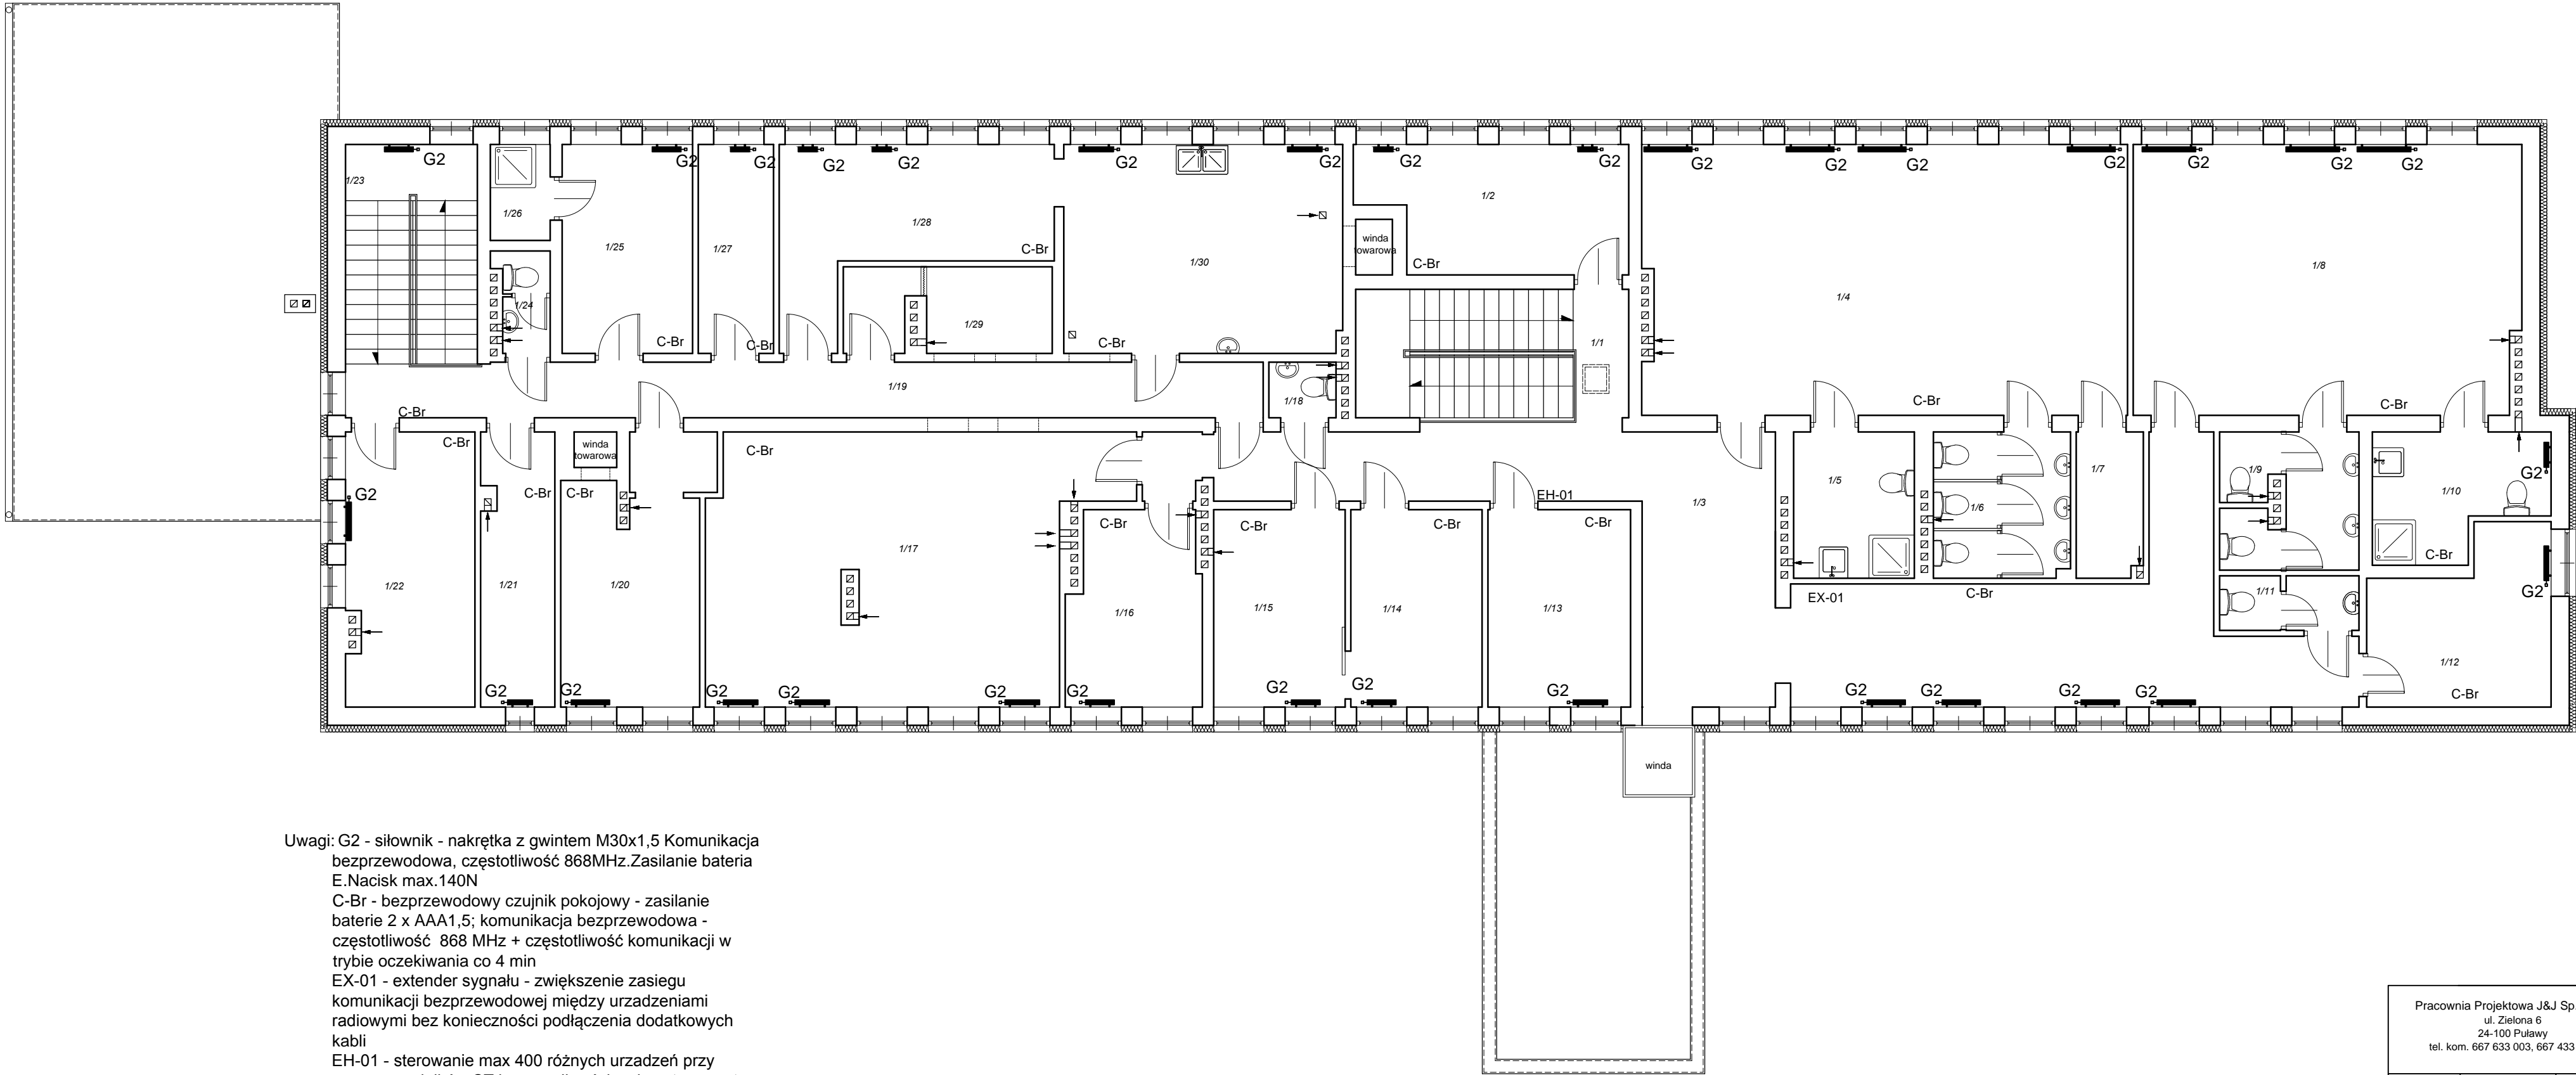

Uwagi: G2 - siłownik - nakrętka z gwintem M30x1,5 Komunikacja  
bezprzewodowa, częstotliwość 868MHz.Zasilanie bateria  
E.Nacisk max.140N  
C-Br - bezprzewodowy czujnik pokojowy - zasilanie  
baterie 2 x AAA1,5; komunikacja bezprzewodowa -  
częstotliwość 868 MHz + częstotliwość komunikacji w  
trybie oczekiwania co 4 min  
EX-01 - extender sygnału - zwiększenie zasięgu  
komunikacji bezprzewodowej między urządzeniami  
radiowymi bez konieczności podłączenia dodatkowych  
kabl  
EH-01 - sterowanie max 400 różnych urządzeń przy  
pomocy czujników CT bez możliwości zmiany temperatury  
z poziomu pomieszczenia

Zestawienie pomieszczeń - PARTER		
L.P.	Nazwa pomieszczenia	Powierzchnia (m²)
1/1	klatka schodowa	15,28
1/2	sala- pralnia	14,0
1/3	sala	62,76
1/4	sala	56,79
1/5	łazienka	7,69
1/6	łazienka	8,66
1/7	wc	4,20
1/8	sala	45,36
1/9	łazienka	7,82
1/10	łazienka	8,59
1/11	wc	3,32
1/12	pom. biurowe- gab. terapeutyczny	12,26
1/13	pom. biurowe- gab. logopedyczny	12,28
1/14	pom. biurowe	11,29
1/15	pom. biurowe	11,29
1/16	pom. biurowe	10,93
1/17	stołówka	44,23
1/18	wc	1,62
1/19	komunikacja	18,86
1/20	magazyn	15,34
1/21	pom. chłodnicze	8,72
1/22	magazyn	15,2
1/23	klatka schodowa	15,68
1/24	wc	2,21
1/25	pom. biurowe- socjalne	11,86
1/26	łazienka	2,5
1/27	magazyn	6,84
1/28	pom. kuchenne	16,3
1/29	pom. gospodarcze	7,34
1/30	pom. kuchenne	25,31
Razem:		484,53

Pracownia Projektowa J&J Sp. z o.o. ul. Zielona 6 24-100 Puławy tel. kom. 667 633 003, 667 433 026			  <b>ZS_2</b>	Inwestor  Miasto Kolobrzeg Urząd miasta 78-100 Kolobrzeg	Adres obiektu  Budynek Przedszkola Miejskiego nr 6 ul. Tadeusza Kościuszki 9, 78-100 Kolobrzeg; działka nr ew 38.	
Projektant:	inż. Zdzisław Wiącek	instalacje elektryczne KL14/99				Rodzaj projektu  <b>PROJEKT BUDOWLANY</b>
Audytor	inż. Jacek Stępień	MR/IT13358				Nazwa elementu projektu budowlanego  <b>PROJEKT TECHNICZNY</b>
						Tytuł rysunku  <b>RZUT I PIĘTRA - zdalne sterowanie ogrzewaniem</b>
Imię i nazwisko:	Specjalność / Nr uprawnień	Podpis:				Data opracowania: 16 września 2024 r.