


KOPIA MAPY ZASADNICZEJ  
SKALA 1:500

Układ odniesienia: PL-ETRF89, układ wsp. płaskich: PL-2000 strefa 5 (15°), układ wys.: PL-EVRF2007-NH

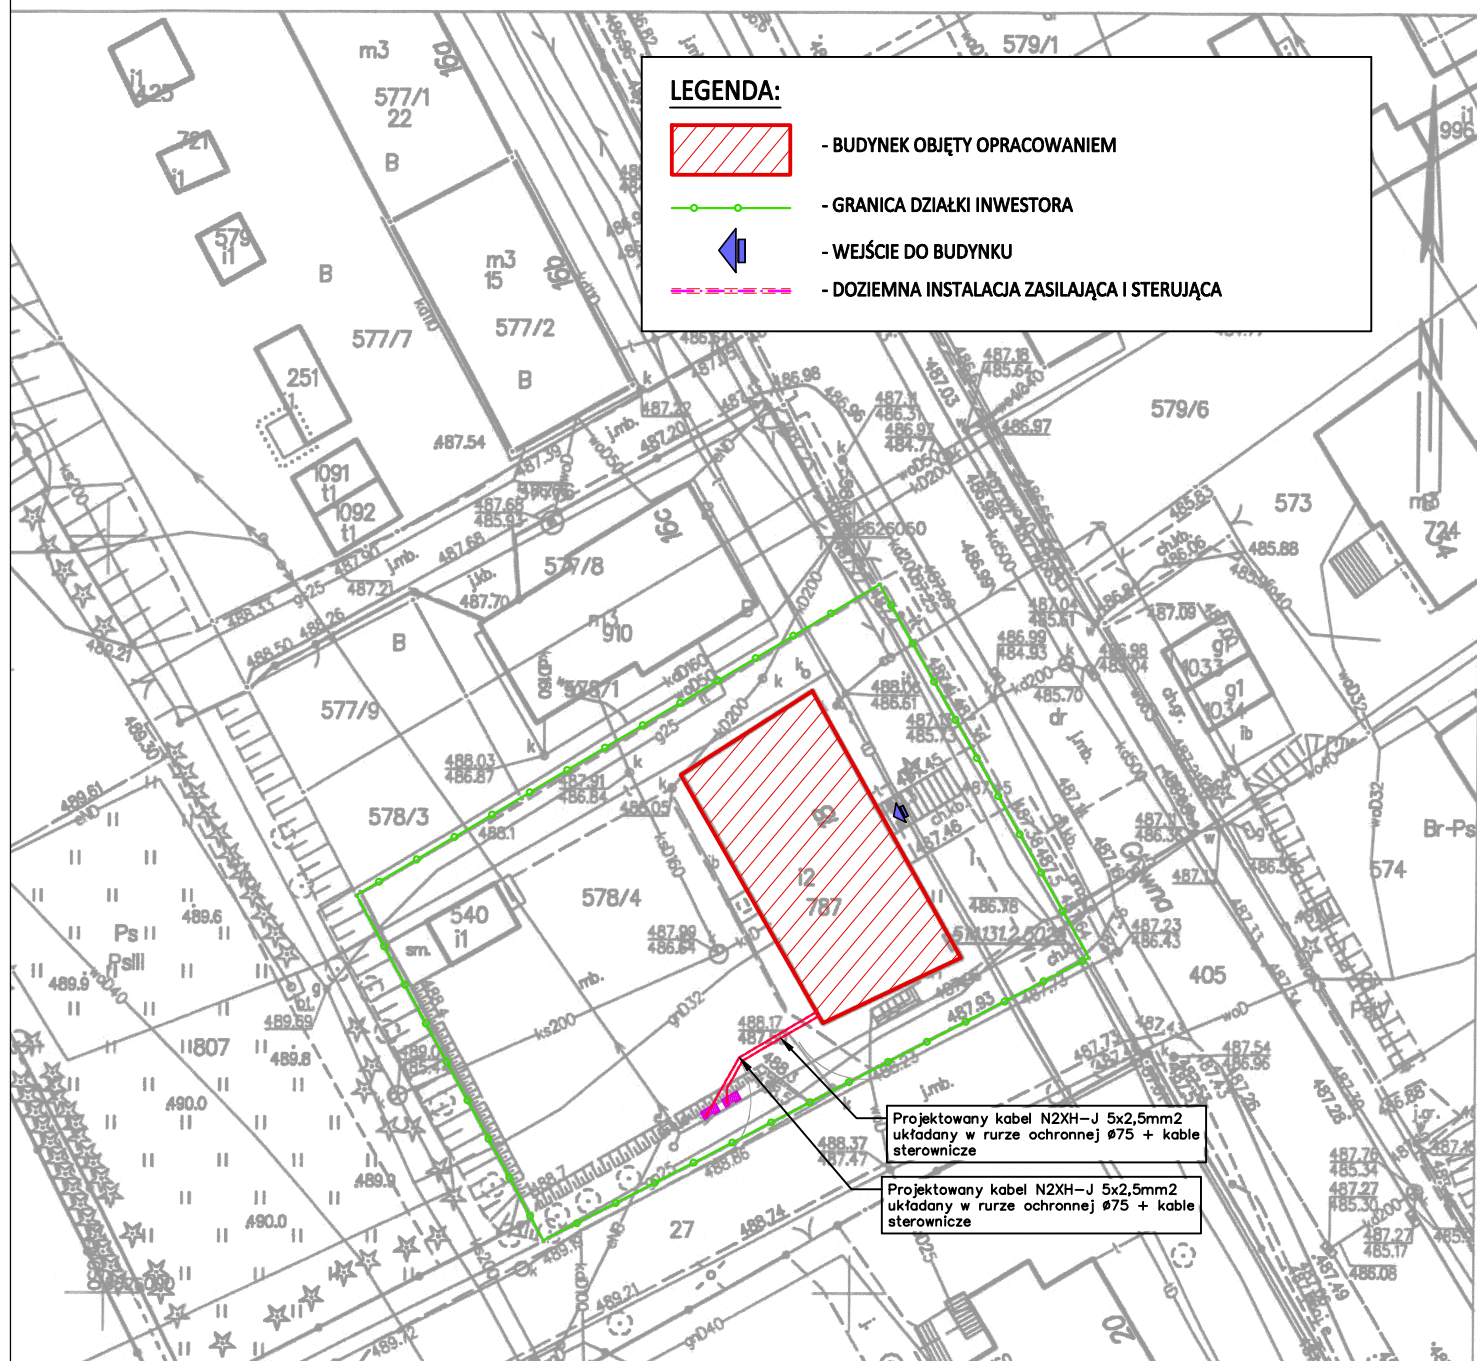

**Pracownia Projektowa "KONSTRUKTOR"**  
siedziba: ul. Wojska Polskiego 5, 58-160 Świebodzice,  
biuro: ul. Broniewskiego 1B, 58-309 Wałbrzych

Projektant inst.inst. elekt.:	mgr inż. Krzysztof Leszczyński	198/DOŚ/15		Data: 01.07.2024r.
				Stadium: PW
Temat:	REMONT I DOCIEPLENIE BUDYNKU URZĘDY GMINY CZARNY BÓR UL. GŁÓWNA 18, 58-379 CZARNY BÓR			Skala: 1:500
Inwestor:	GMINA CZARNY BÓR UL. GŁÓWNA 18, 58-379 CZARNY BÓR			Nr. rys.: 1/IE
Tytuł rys.:	PROJEKT ZAGOSPODAROWANIA TERENU - PLAN TRASY KABLI ZASILAJĄCYCH			

Wałbrzych dn. 02.08.2024

Sporządził(a) wydruk: Andrzej Poniewiers

Zastrzega się wszelkie prawa wynikające z Ustawy o prawie autorskim. Rysunek niniejszy nie może być w całości lub w części przerysowany, uzupełniony lub odstępiony komukolwiek, bez pisemnej zgody firmy projektowej