


KLIMATYZACJA DACH

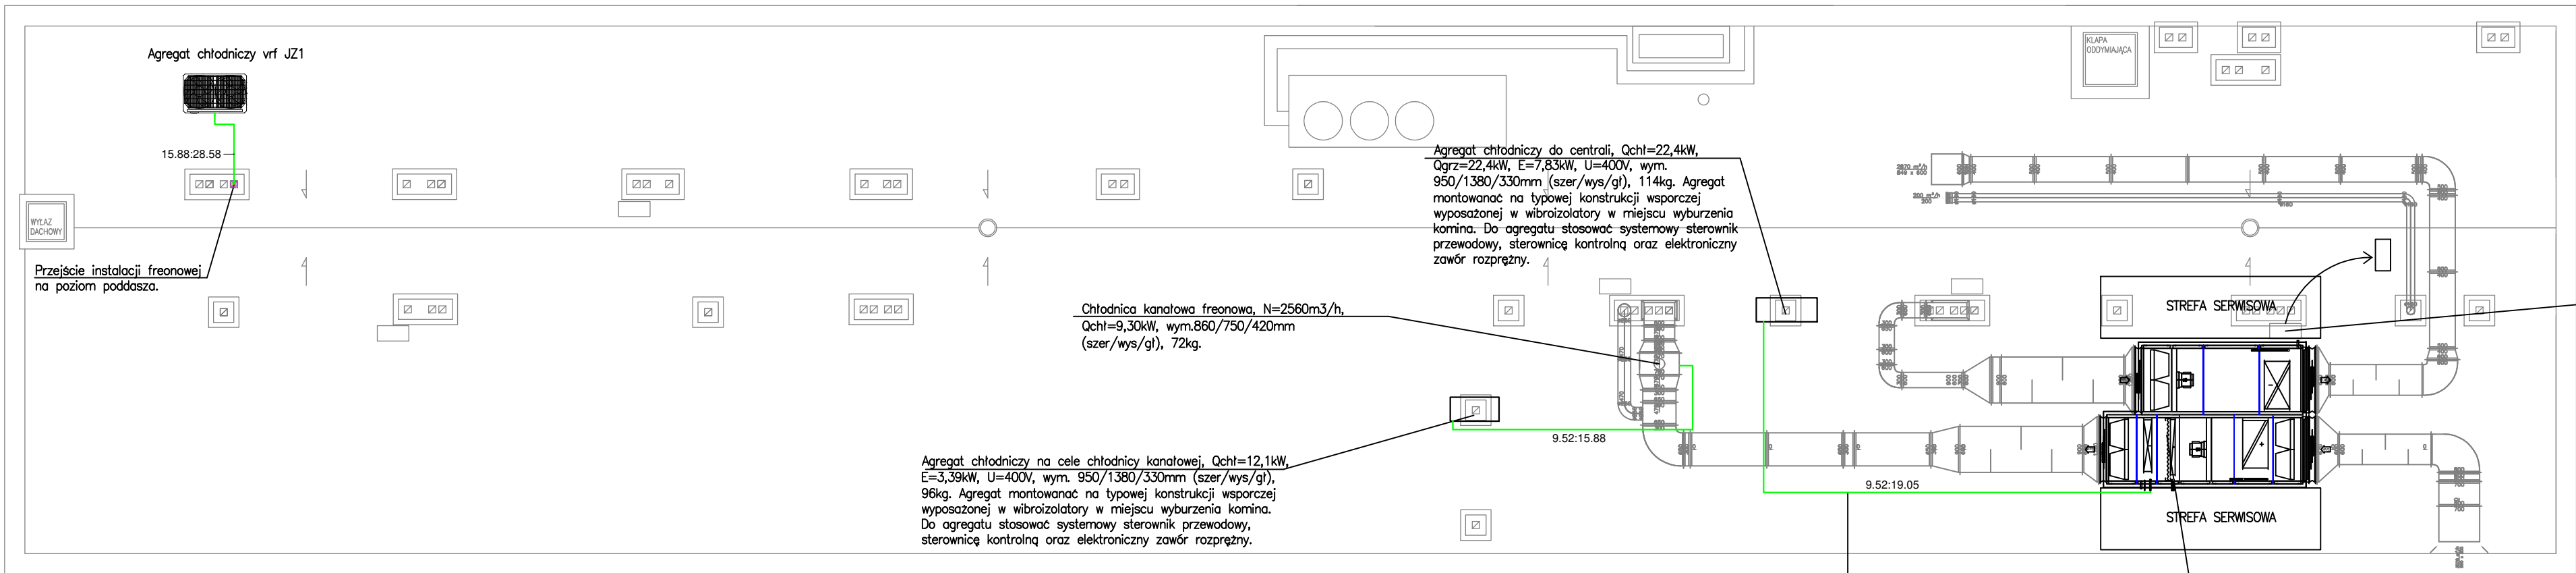

LEGENDA:

- Instalacja freonowa
- Instalacja skroplin

JW1-JW3 Jednostka wewnętrzna sufitowa VRF
JZ1 Jednostka zewnętrzna VRF

UWAGA!

- Odprowadzenie skroplin z poj. klimatyzatora rurą np. PVC-Uø20 łączoną poprzez klejenie. W przypadku braku możliwości odprowadzenia grawitacyjnego skroplin klimatyzator należy wyposażyć w pompkę skroplin. W przypadku odprowadzenia skroplin bezpośrednio do instalacji kanalizacji sanitarnej należy wykonać syfon antyzapachowy suchy.
- W celu przeprowadzenia obliczeń oparto się na przykładowym producencie. Wyraża się zgodę na zastosowanie innego producenta rozwiązań technicznych pod warunkiem zapewnienia równowalnych parametrów technicznych lub lepszych.
- Lokalizację sterowników ustalić na budowie. Przed montażem rurociągów freonowych koordynować z pozostałymi instalacjami.
- Parametry dobranych urządzeń na rysunku schematu instalacji.

KKAD

sp. z o.o.

e-mail:biuro@kkad.pl

ul. Siewna 23B/26

31-231 Kraków

tel. 695 627 902

NIP: 9452194591

KRS: 0000617535

REGON: 364417608

PRAWA AUTORSKIE ZASTRZEŻONE. NINIEJSZY PROJEKT JEST CHRONIONY AUTORSKIMI PRAWAMI OSOBISTYMI ORAZ MAJĄTKOWYMI W CAŁOŚCI JAK I W CZĘŚCIACH JAKO "UTWÓR ARCHITEKTONICZNY, ARCHITEKTONICZNO-URBANISTYCZNY, URBANISTYCZNY" NA PODSTAWIE USTAWY O PRAWIE AUTORSKIM I PRAWACH POKREWNYCH. UDOSTĘPNIANIE I KOPLOWANIE JEDYNIEM NA PODSTAWIE PISEMNEJ ZGODY AUTORA.

INWESTOR

Krakowski Szpital Specjalistyczny im. św. Jana Pawła II
ul. Prądnicka 80, 31-202 Kraków, dz. 50/18, obr. 44 Krowodrza

NAZWA INWESTYCJI

Utworzenie pomieszczeń diagnostycznych w Pawilonie M-IV
Krakowskiego Szpitala Specjalistycznego im. św. Jana Pawła II
ul. Prądnicka 80, 31-202 Kraków, dz. 50/18, obr. 44 Krowodrza

PAWILON M-IV RZUT DACHU -
INSTALACJA KLIMATYZACJI

PROJEKTOWAŁ:

NR PROJEKTU 333/2024

mgr inż. ADAM LAL MAP/0223/POOS/11

BRANŻA

SANITARNA

STADIUM

PROJEKT
PW

DATA

październik 2024

SKALA

1:100

NR RYS.

KL-2