



— INSTALACJA KANALIZACJI SANITARNEJ

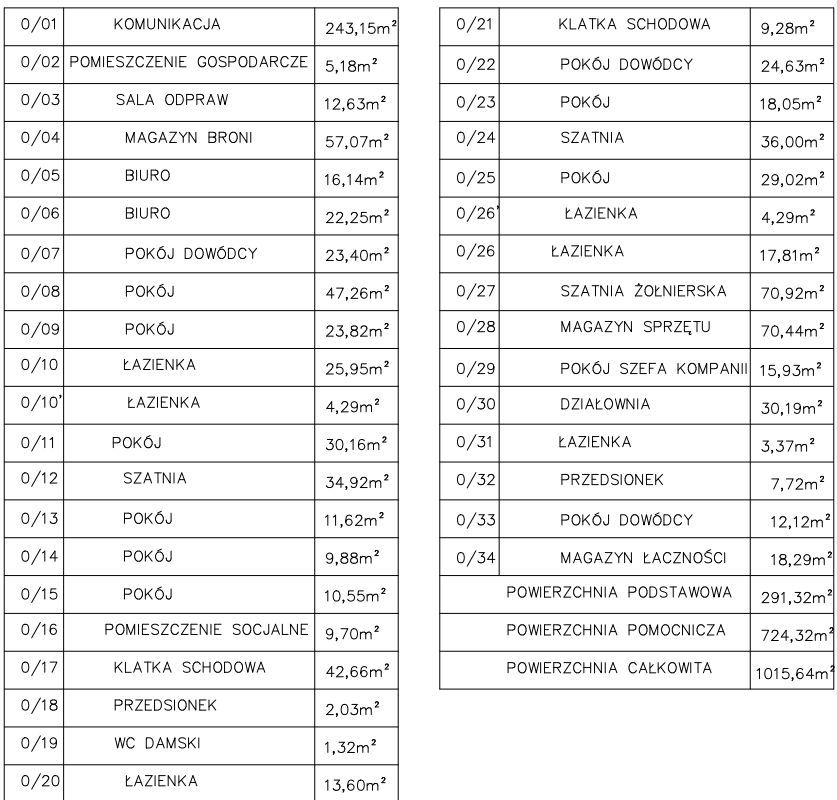

TEMAT	Remont pomieszczeń i elewacji budynku nr 3 na terenie kompleksu jaskowego przy ul. Wrocławskiej 82 w Krakowie.			
LOKALIZACJA	Numer działki 1/1 obręb 0046 jednostka ewidencyjna Kraków msc. Kraków gmina Kraków			
INWESTOR	35 Wokowy Oddział Gospodarczy ul. Krakowska 2, 30-501 Kraków			
PROJEKTOWAŁ	mgr inż. Aleksander Żuradziński ul. nr Map/0497/PWOS/13			
OPRACOWAŁ	inż. Dawid Tojek			
TYTUŁ RYSUNKU	Instalacja kanalizacji sanitarnej-rzut parteru			
SKALA 1:100	DATA 08.2016r.	RYŚ. NR KS2	BRANŻA S	www.marzec-budownictwo.pl  marzec budownictwo