


PROFIL PODŁUŻNY SIECI KANALIZACJI  
SANITARNEJ  
SKALA 1:100/500

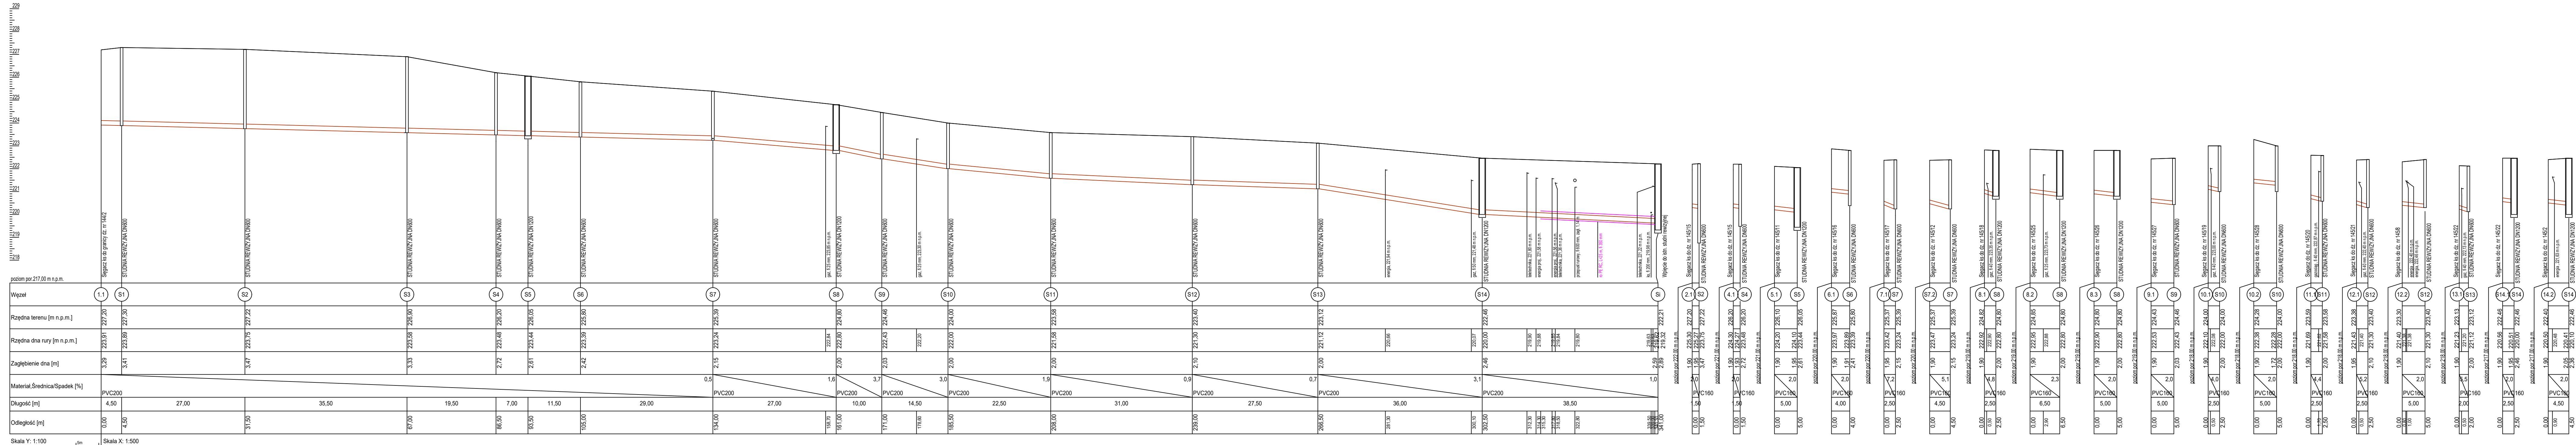

UWAGA:  
1. Przed przystąpieniem do wykonywania robót, należy sprawdzić rzeczywiste rzędne posadowienia istniejącego uzbrojenia podziemnego w miejscu skrzyżowania z projektowaną KS.  
2. Roboty ziemne na skrzyżowaniach i zbliżeniach z istniejącym uzbrojeniem, należy wykonywać ręcznie.

		Inwestor: <b>GINIA ZAMOŚĆ</b> <b>UL. PEOWIAKÓW 92</b> <b>22-400 ZAMOŚĆ</b>	
Adres inwestycji: <b>062014_2 ZAMOŚĆ</b> <b>OBRĘB 0025 - WÓŁKA PANIENSKA</b>			
Inwestycja: <b>BUDOWA SIECI KANALIZACJI SANITARNEJ W DRODZE WEWNĘTRZNEJ DZ. NR 145/14 W M. WÓŁKA PANIENSKA</b>			
Objekt: <b>SIEĆ KANALIZACJI SANITARNEJ</b>			
Faza: <b>PW</b>	Branża: <b>SANITARNA</b>	Skala: <b>1:100/500</b>	Data: <b>11.2025 r.</b>
Nr rys. <b>3</b>			
Nazwa rysunku: <b>PROFIL PODŁUŻNY SIECI KANALIZACJI SANITARNEJ</b>			
Funckja Projektant br. sanitarna	Imię, nazwisko, nr uprawnień mgr inż. Łukasz Machalek LUB/0091/PWBS/16	Podpis	
Opracowała	mgr inż. Katarzyna Mazurek		
Sprawdzający br. sanitarna	mgr inż. Kamil Wałęga LUB/0317/PWBS/19		