


PROFIL PODŁUŻNY
SIECI KANALIZACJI SANITARNEJ
SKALA 1:100/500

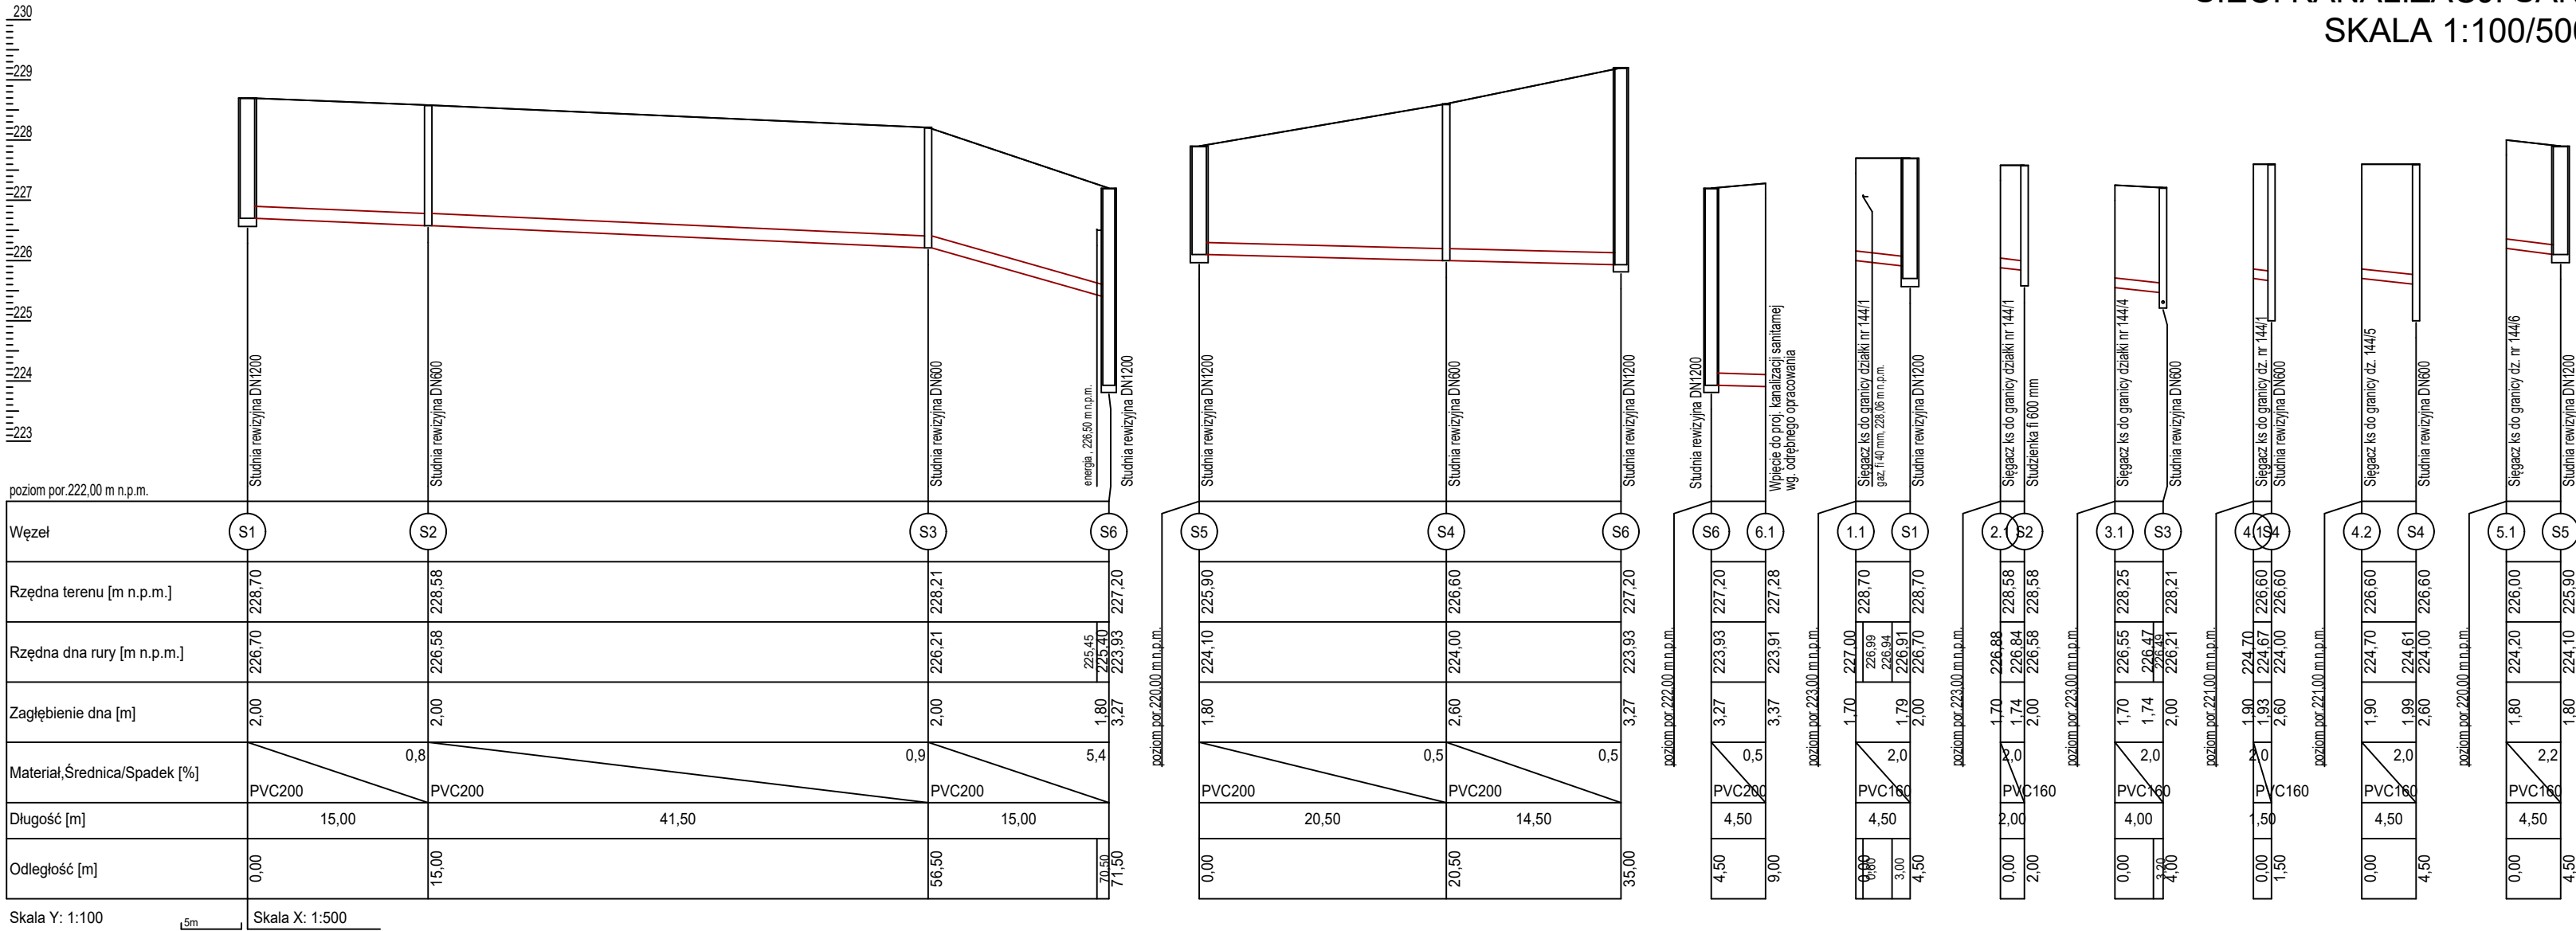

UWAGA:
1. Przed przystąpieniem do wykonywania robót, należy sprawdzić rzeczywiste rzędne posadowienia istniejącego uzbrojenia podziemnego w miejscu skrzyżowania z projektowaną KS.
2. Roboty ziemne na skrzyżowaniach i zbliżeniach z istniejącym uzbrojeniem, należy wykonywać ręcznie.

		Inwestor: GMINA ZAMOŚĆ UL. PEOWIAKÓW 92 22-400 ZAMOŚĆ		
		Adres inwestycji: 062014_2 ZAMOŚĆ OBRĘB 0009 - KALINOWICE		
Inwestycja: BUDOWA SIECI KANALIZACJI SANITARNEJ W DRODZE GMINNEJ DZIAŁKA NR 144/2 W M. WÓŁKA PANIEŃSKA				
Obiekt: SIEĆ KANALIZACJI SANITARNEJ				
Faza: PT	Branża: SANITARNA	Skala: 1:100/500	Data: 03.2026 r.	Nr rys. 3
Nazwa rysunku: PROFIL PODŁUŻNY SIECI KANALIZACJI SANITARNEJ				
Funkcja	Imię, nazwisko, nr uprawnień			Podpis
Projektant br. sanitarna	mgr inż. Łukasz Machalek LUB/0091/PWBS/16			
Opracowała	mgr inż. Katarzyna Mazurek			
Sprawdzający br. sanitarna	mgr inż. Kamil Wałęga LUB/0317/PWBS/19			