


PROFIL PODŁUŻNY  
SIECI KANALIZACJI SANITARNEJ  
SKALA 1:100/500

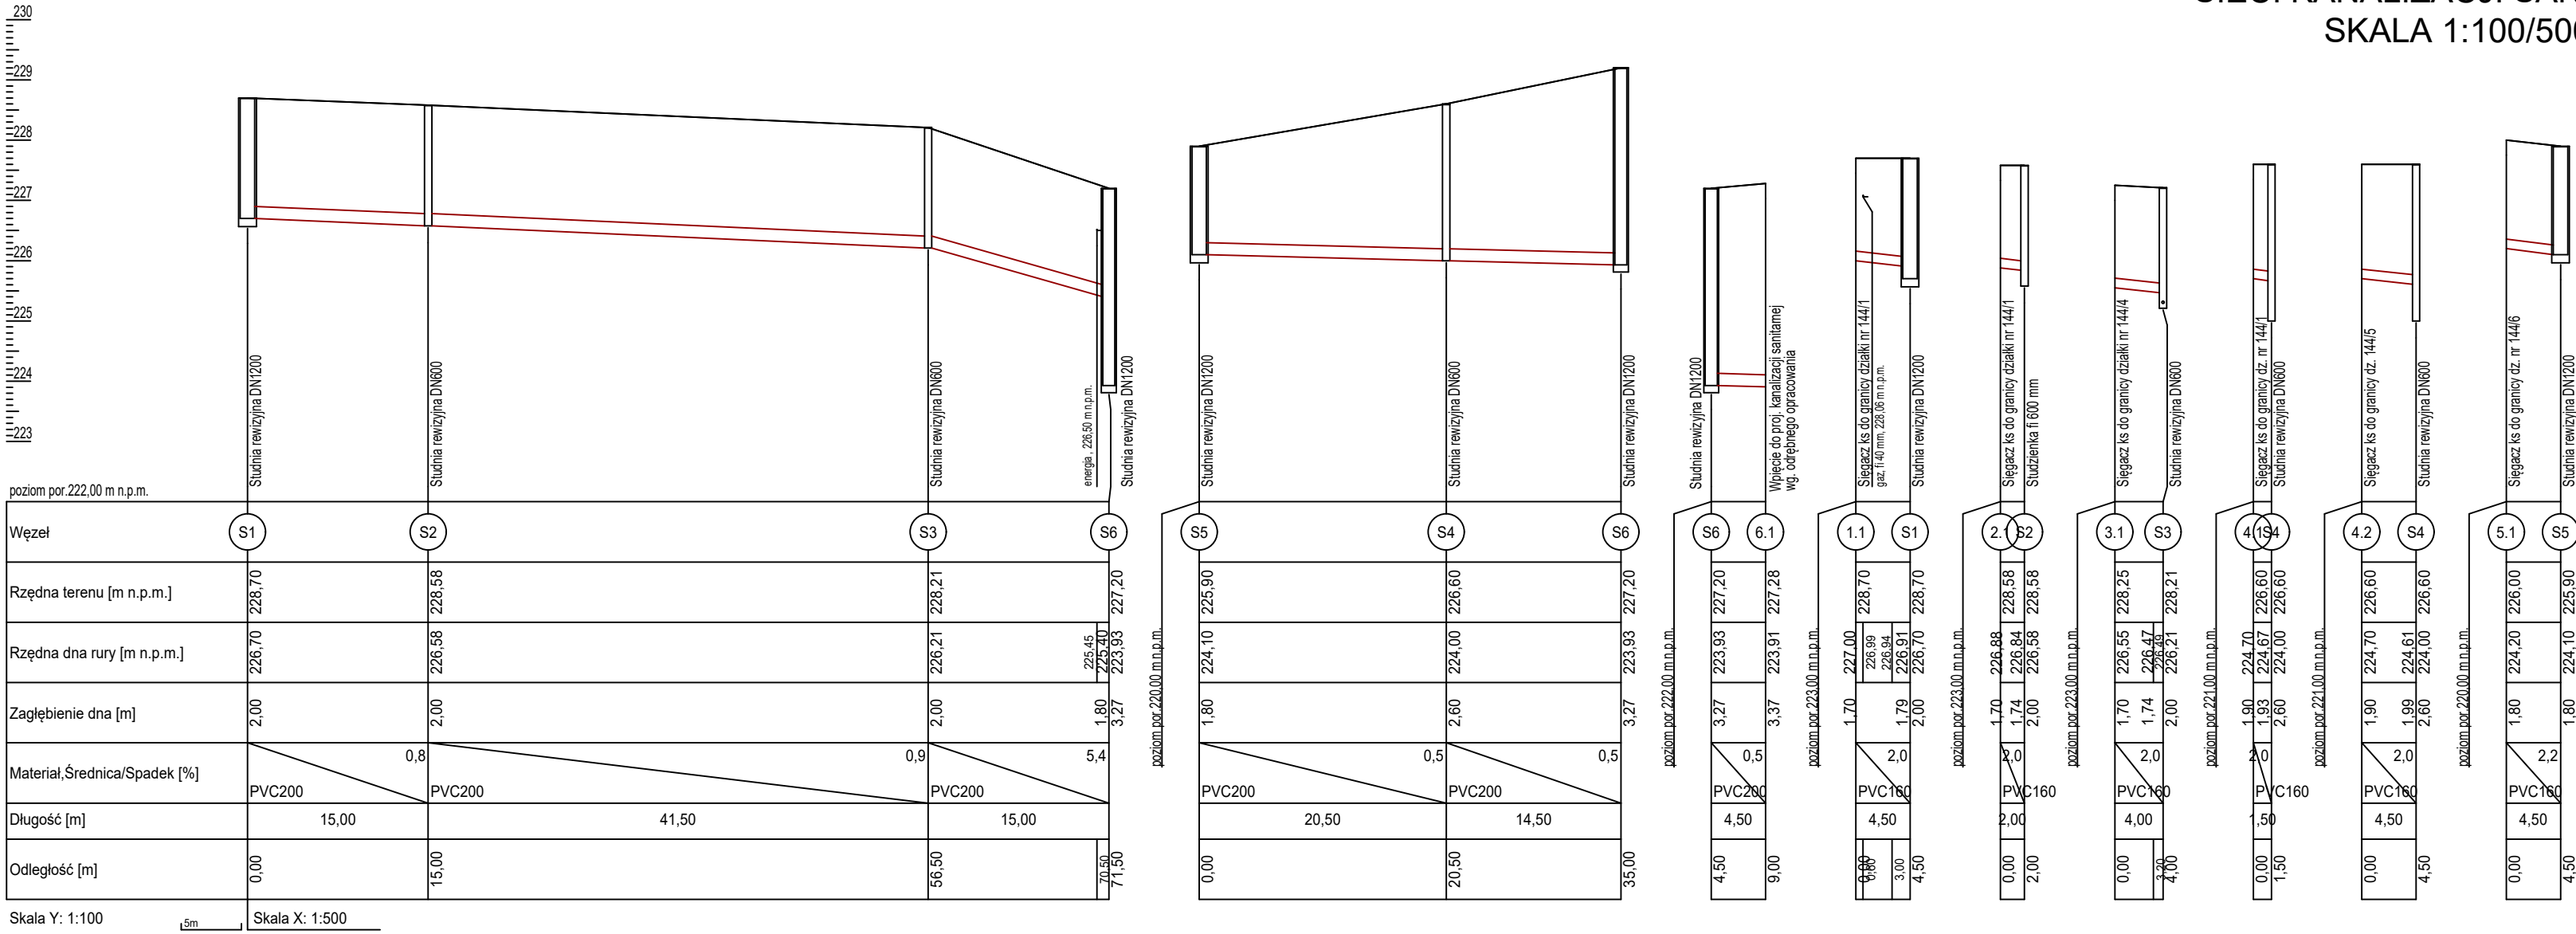

**UWAGA:**  
1. Przed przystąpieniem do wykonywania robót, należy sprawdzić rzeczywiste rzędne posadowienia istniejącego uzbrojenia podziemnego w miejscu skrzyżowania z projektowaną KS.  
2. Roboty ziemne na skrzyżowaniach i zbliżeniach z istniejącym uzbrojeniem, należy wykonywać ręcznie.

		Inwestor:		
		GMINA ZAMOŚĆ UL. PEOWIAKÓW 92 22-400 ZAMOŚĆ		
		Adres inwestycji:		
		062014_2 ZAMOŚĆ OBRĘB 0009 - KALINOWICE		
Inwestycja:				
BUDOWA SIECI KANALIZACJI SANITARNEJ W DRODZE GMINNEJ DZIAŁKA NR 144/2 W M. WÓŁKA PANIEŃSKA				
Obiekt:				
SIEĆ KANALIZACJI SANITARNEJ				
Faza:	Branża:	Skala:	Data:	Nr rys.
PW	SANITARNA	1:100/500	03.2026 r.	3
Nazwa rysunku:				
PROFIL PODŁUŻNY SIECI KANALIZACJI SANITARNEJ				
Funkcja	Imię, nazwisko, nr uprawnień			Podpis
Projektant br. sanitarna	mgr inż. Łukasz Machalek LUB/0091/PWBS/16			
Opracowała	mgr inż. Katarzyna Mazurek			
Sprawdzający br. sanitarna	mgr inż. Kamil Wałęga LUB/0317/PWBS/19			