


RZUT PIĘTRA I
segment I
Skala 1:50

WENTYLATOR PODŁĄCZYĆ POD OBWÓD OŚWIETLENIA PRZEWODEM YDY 3x1.5

SZYBKE WYŁĄCZENIE ZASILANIA
SYSTEM SIECI TN-C-S

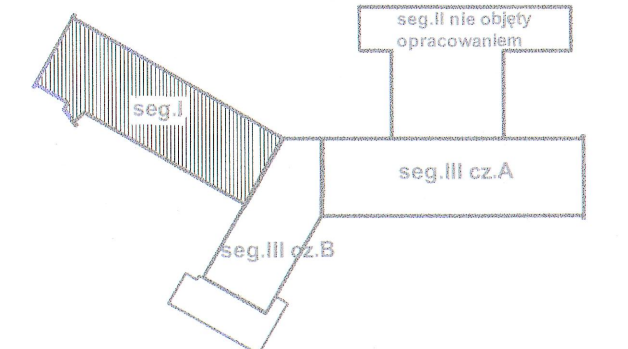

RZUT PIĘTRA I	
Nr	Nazwa pomieszczenia
1.01	Łazienka
1.02	Pomieszczenie wydawania posiłków
1.03	Kuchnia
1.04	Komunikacja
1.05	Pomieszczenie na bieliznę
1.06	Kuchnia
1.07	Magazyn
1.08	Magazyn
1.09	Magazyn
1.10	Kuchnia schodowa
1.11	Magazyn
1.12	Widownia
1.13	Kuchnia
1.14	Kuchnia
1.15	Pom. gospodarcze
1.16	Łazienka
1.17	Kuchnia
1.18	Pokój pasowań
1.19	Pokój łóżkowy
1.20	Pokój łóżkowy
1.21	Kuchnia pasażera
1.22	Pokój łóżkowy
1.23	Pom. gospodarcze
1.24	Komunikacja
1.25	Komunikacja
1.26	Pokój łóżkowy
1.27	Pom. socjalne
1.28	Pokój pasowań
1.29	Pokój łóżkowy
1.30	Pom. socjalne
1.31	Pokój łóżkowy
1.32	Pokój łóżkowy
1.33	Pokój łóżkowy
1.34	Pokój łóżkowy
1.35	Pokój łóżkowy
1.36	Pokój łóżkowy
1.37	Pokój łóżkowy
1.38	Pokój łóżkowy
1.39	Pokój łóżkowy
1.40	Pokój łóżkowy
1.41	Pokój łóżkowy
1.42	Pokój łóżkowy
1.43	Pokój łóżkowy
1.44	Pokój łóżkowy
1.45	Pokój łóżkowy
1.46	Pokój łóżkowy
1.47	Pokój łóżkowy
1.48	Pokój łóżkowy
1.49	Pokój łóżkowy
1.50	Pokój łóżkowy
1.51	Pokój łóżkowy
1.52	Pokój łóżkowy
1.53	Pokój łóżkowy
1.54	Pokój łóżkowy
1.55	Pokój łóżkowy
1.56	Pokój łóżkowy
1.57	Pokój łóżkowy
1.58	Pokój łóżkowy
1.59	Pokój łóżkowy
1.60	Pokój łóżkowy
1.61	Pokój łóżkowy
1.62	Pokój łóżkowy
1.63	Pokój łóżkowy
1.64	Pokój łóżkowy
1.65	Pokój łóżkowy
1.66	Pokój łóżkowy

ARCHIBIS		B.A.W. "ARCHIBIS" 25-419 KIEŁCE UL. ROLNA 8 TEL/FAX 41 342 22 78 MAIL: BIURO@ARCHIBIS.PL	
Temat: Projekt wykonawczy zmian projektowych, rozbiórki i nadbudowy L1, części Parafian, Sarmackiego, Świdzińskiego Centrum Pielęgniarni w Morsku na działce ewid. nr 343/22 przy ulicy Spacerowej 5 w Morsku			
Projektant	mgr inż. Jan Model	160/85 SWK/0138/P000/01	
Sprawił	inż. Sławomir Skrobisz	SWK/0138/P000/01	
Brano		SWK/0138/P000/01	
Przedmiot rysunku	INSTALACJE ELEKTRYCZNE RZUT I PIĘTRA SEGMI		
Faza	Data	Skala	Nr rys.
P.W.Z.	12.2013.	1:50	3