


ID: 6640.305.2024

woj. pomorskie
pow. bytowski
gm. Trzebielino nr 220109_2
obr. Starkowo nr 0008
dz. 180/4

Układ odniesienia "PL 2000/18/6"
Poziom odniesienia "EVRF2007"
Mapa aktualna na dzień 21.02.2024r
Mapę sporządzono bez ustalania służebności gruntowych
Granice wniesiono z bazy numerycznej PODGK w Bytowie
bez prawnego ustalenia w terenie
Nie wyklucza się również istnienia w terenie, innych
urządzeń podziemnych, dla których brak było
informacji branżowych lub nie zostały odnalezione
w czasie inwentaryzacji geodezyjnej
Zakres opracowania -----

Sporządził: 22.02.2024r
Geodeta Uprawniony
Grzegorz Drzazga
Upr. 7912/90 I i II

PZT - SIEĆ KANALIZACJI SANIT.
ORAZ POMPOWNIĄ ŚCIEKÓW
W M. STARKÓWKO
skala 1: 1000

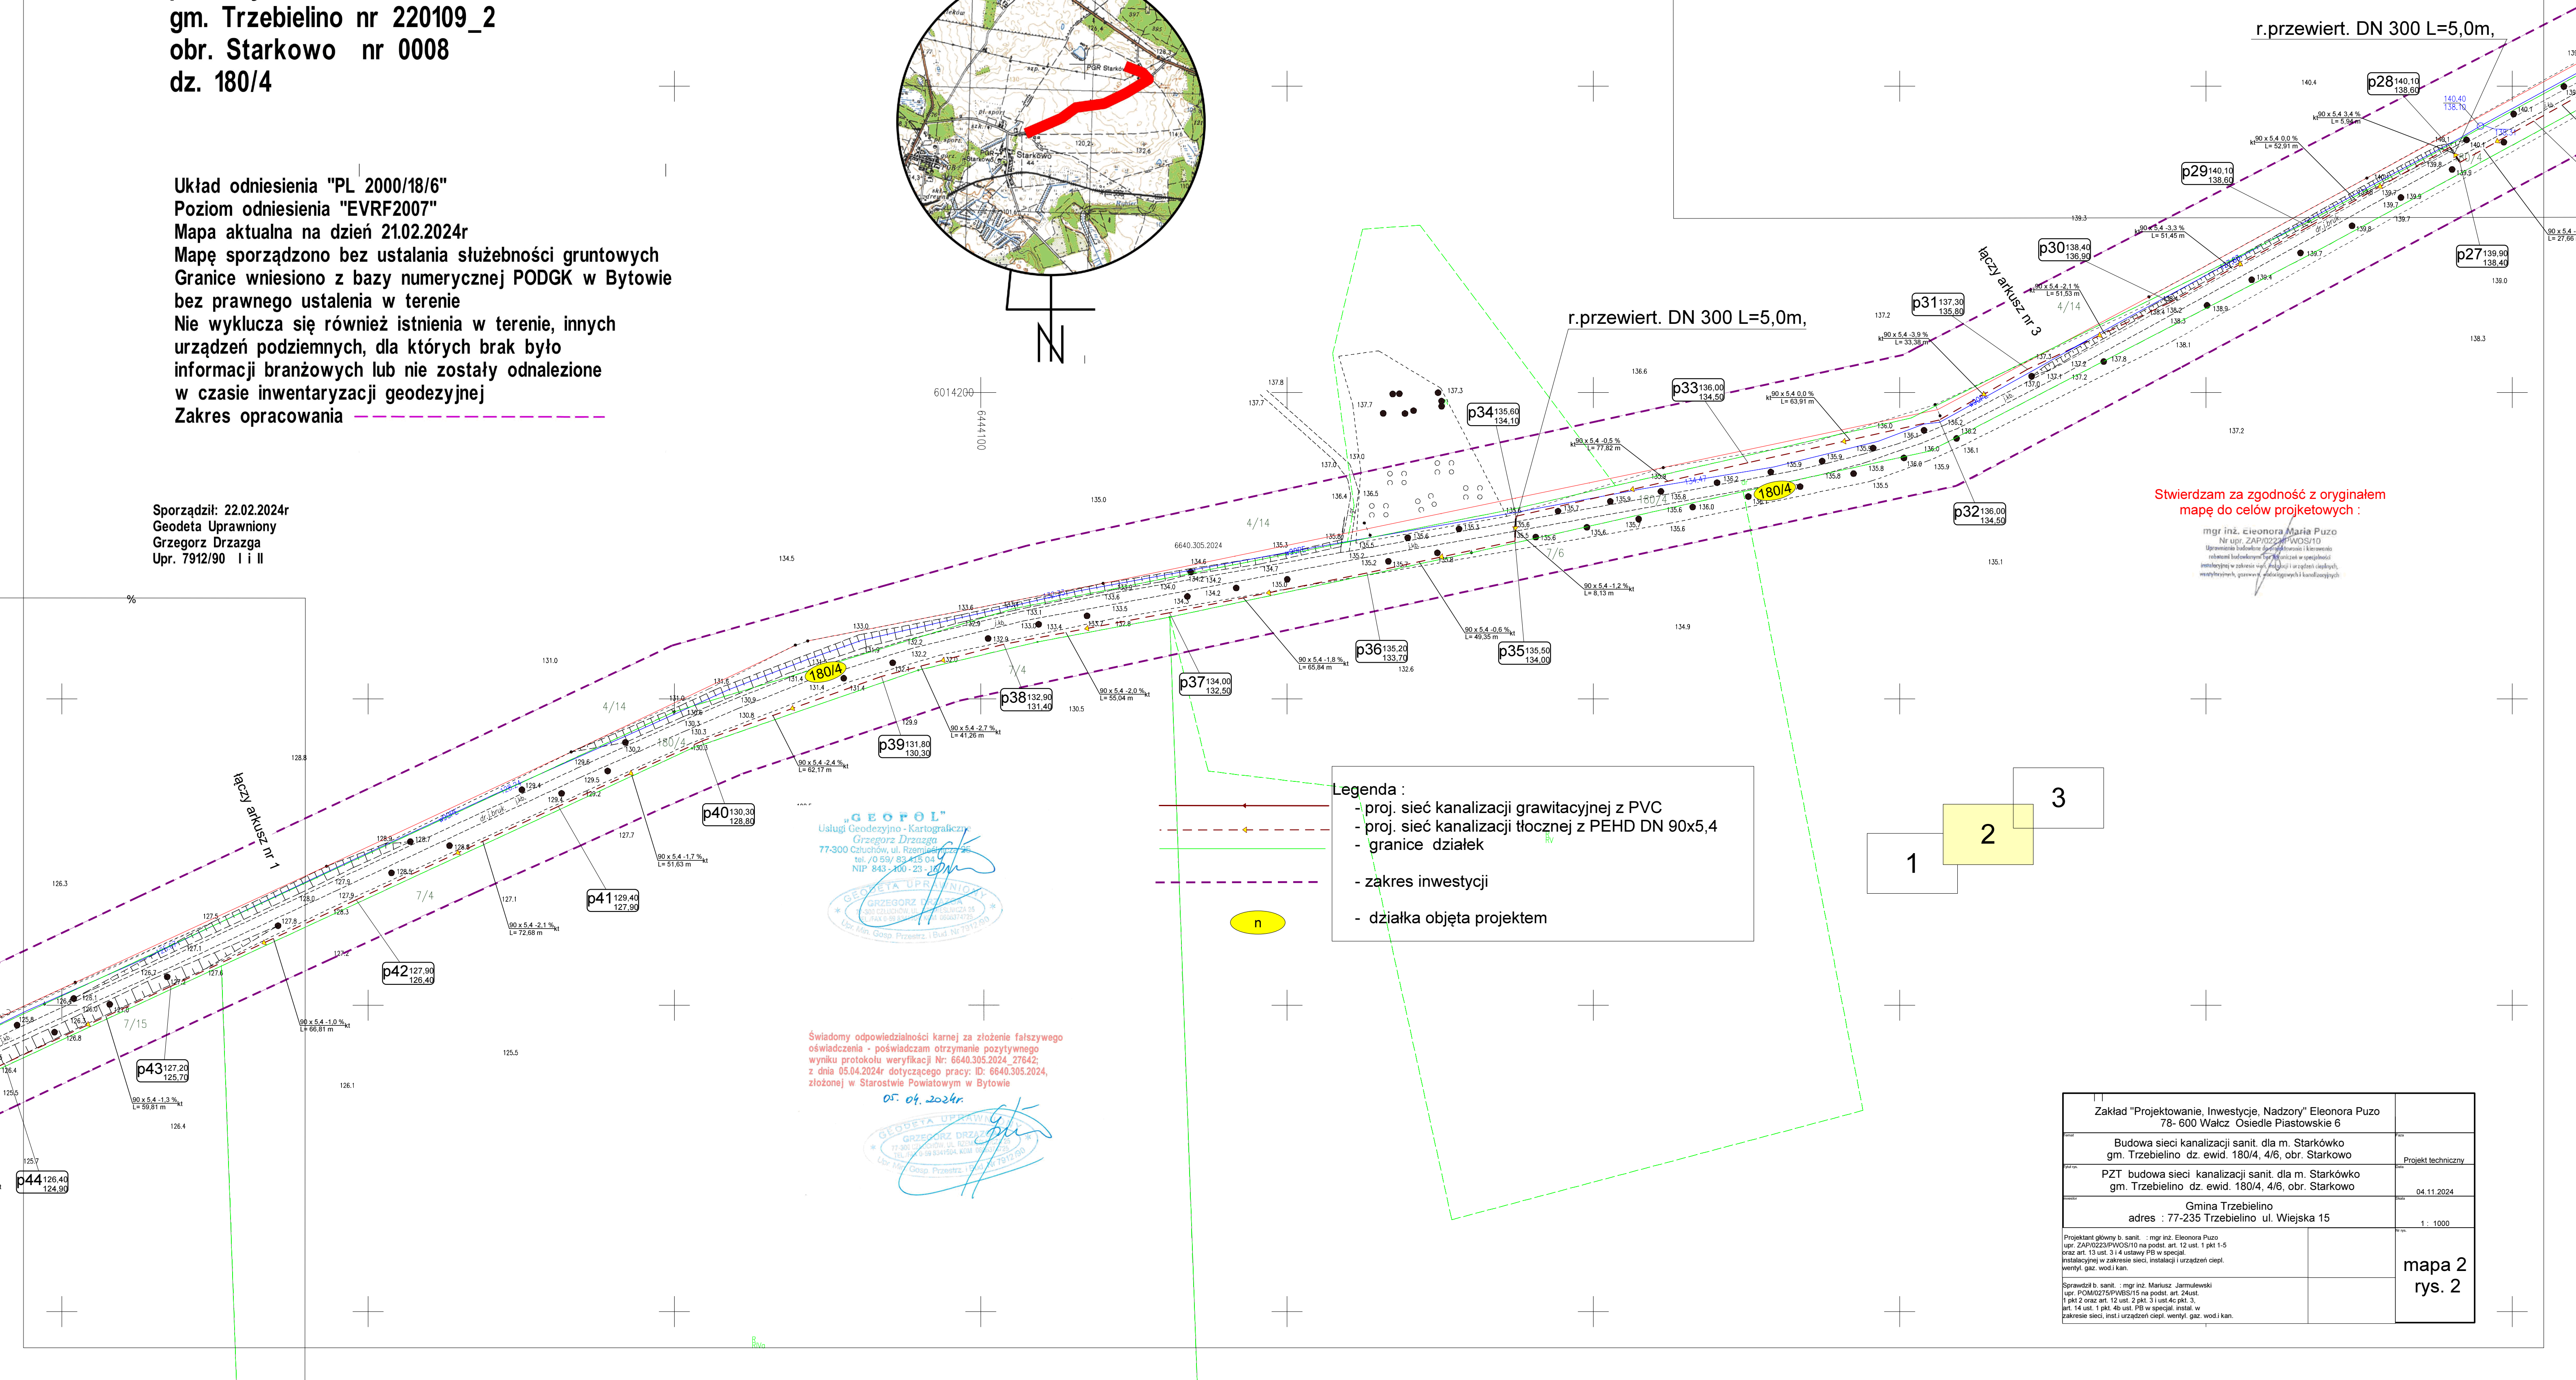

Stwierdzam za zgodność z oryginałem
mapę do celów projektowych :

mgr inż. Eleonora Maria Puzo
Nr upr. ZAP/0222/PWOS/10
Uprawnienia budowlane do projektowania i kierowania
robotami budowlanymi w zakresie: w szczególności
instalacyjnej w zakresie: w szczególności i w zakresie ciepłotł.
wzrostu, w szczególności, w szczególności i w szczególności

Legenda :

- proj. sieć kanalizacji grawitacyjnej z PVC
- proj. sieć kanalizacji tłocznej z PEHD DN 90x5,4
- granice działek
- zakres inwestycji
- działka objęta projektem

Świadomy odpowiedzialności karnej za złożenie fałszywego oświadczenia - poświadczam otrzymanie pozytywnego wyniku protokołu weryfikacji Nr: 6640.305.2024_27642; z dnia 05.04.2024r dotyczącego pracy: ID: 6640.305.2024, złożonej w Starostwie Powiatowym w Bytowie

05. 04. 2024r.

11	Zakład "Projektowanie, Inwestycje, Nadzory" Eleonora Puzo 78-600 Walcz Osiedle Państwskie 6	
nazwa	Budowa sieci kanalizacji sanit. dla m. Starkówko gm. Trzebielino dz. ewid. 180/4, 4/6, obr. Starkowo	projekt techniczny
nazwa	PZT budowa sieci kanalizacji sanit. dla m. Starkówko gm. Trzebielino dz. ewid. 180/4, 4/6, obr. Starkowo	04.11.2024
nazwa	Gmina Trzebielino adres : 77-235 Trzebielino ul. Wiejska 15	1 : 1000
nazwa	Projektant główny b. sanit. - mgr inż. Eleonora Puzo opr. ZAP02023PZP/PROS/10 na podst. art. 12 ust. 1 pkt 1-5 przez art. 13 ust. 3 i 4 ustawy IP w sprawie: Instalacyjny w zakresie sieci, instalacji i urządzeń ciepła wentylacji, gazy, wod. kan.	mapa rys. 2
nazwa	Sprawdził b. sanit. - mgr inż. Mariusz Jarmuśkewski opr. POL002023PZP/PROS/10 na podst. art. 14 ust. 1 1 pkt 2 oraz art. 12 ust. 2 pkt. 3, 3 i 4 ustawy IP art. 14 ust. 1 pkt 4 i 5b. PD w sprawie: instalacji i urządzeń ciepła w wentylacji, gazy, wod. kan.	