

Izolacja termiczna - otuliny PE (przy wsp. przewodzenia l= 0,035W/mK), grubość otulin:
- rury prowadzone na wierzchu przegród (piwnice): otuliny ciepłochronne z płaszczem zewnętrznym z PCV dn15- dn32- 30mm
- zimna woda- 9mm


Włączenie do istn. instalacji zimnej wody

Włączenie do istn. instalacji cwu
Włączenie do istn. instalacji cyrkulacji cwu
Pompa cyrkulacji cwu ALPHA2 20-60 N Grundfos, 0,45m3/h, H=4,5mH2O

Istn. zbiorniki cwu

(H)

Inwestor	Gmina Miastko, 77-200 Miastko, ul. Grunwaldzka 1, Ośrodek Sportu i Rekreacji w Miastku, ul. A. Mickiewicza 3A, 77-200 Miastko		Branża sanitarna
Inwestycja	Przebudowa i remont części pomieszczeń w budynku ośrodka sportu i rekreacji		
Adres	Miastko przy ul. Mickiewicza 3a, DZIAŁKA NR 106/2 OBRĘB 5		Data 11-2025
Projektował: Mariusz Dymecki	Nazwa rysunku: Rzut piwnic instalacja wodociągowa	Skala: 1 : 80	Nr rys. Wd-1

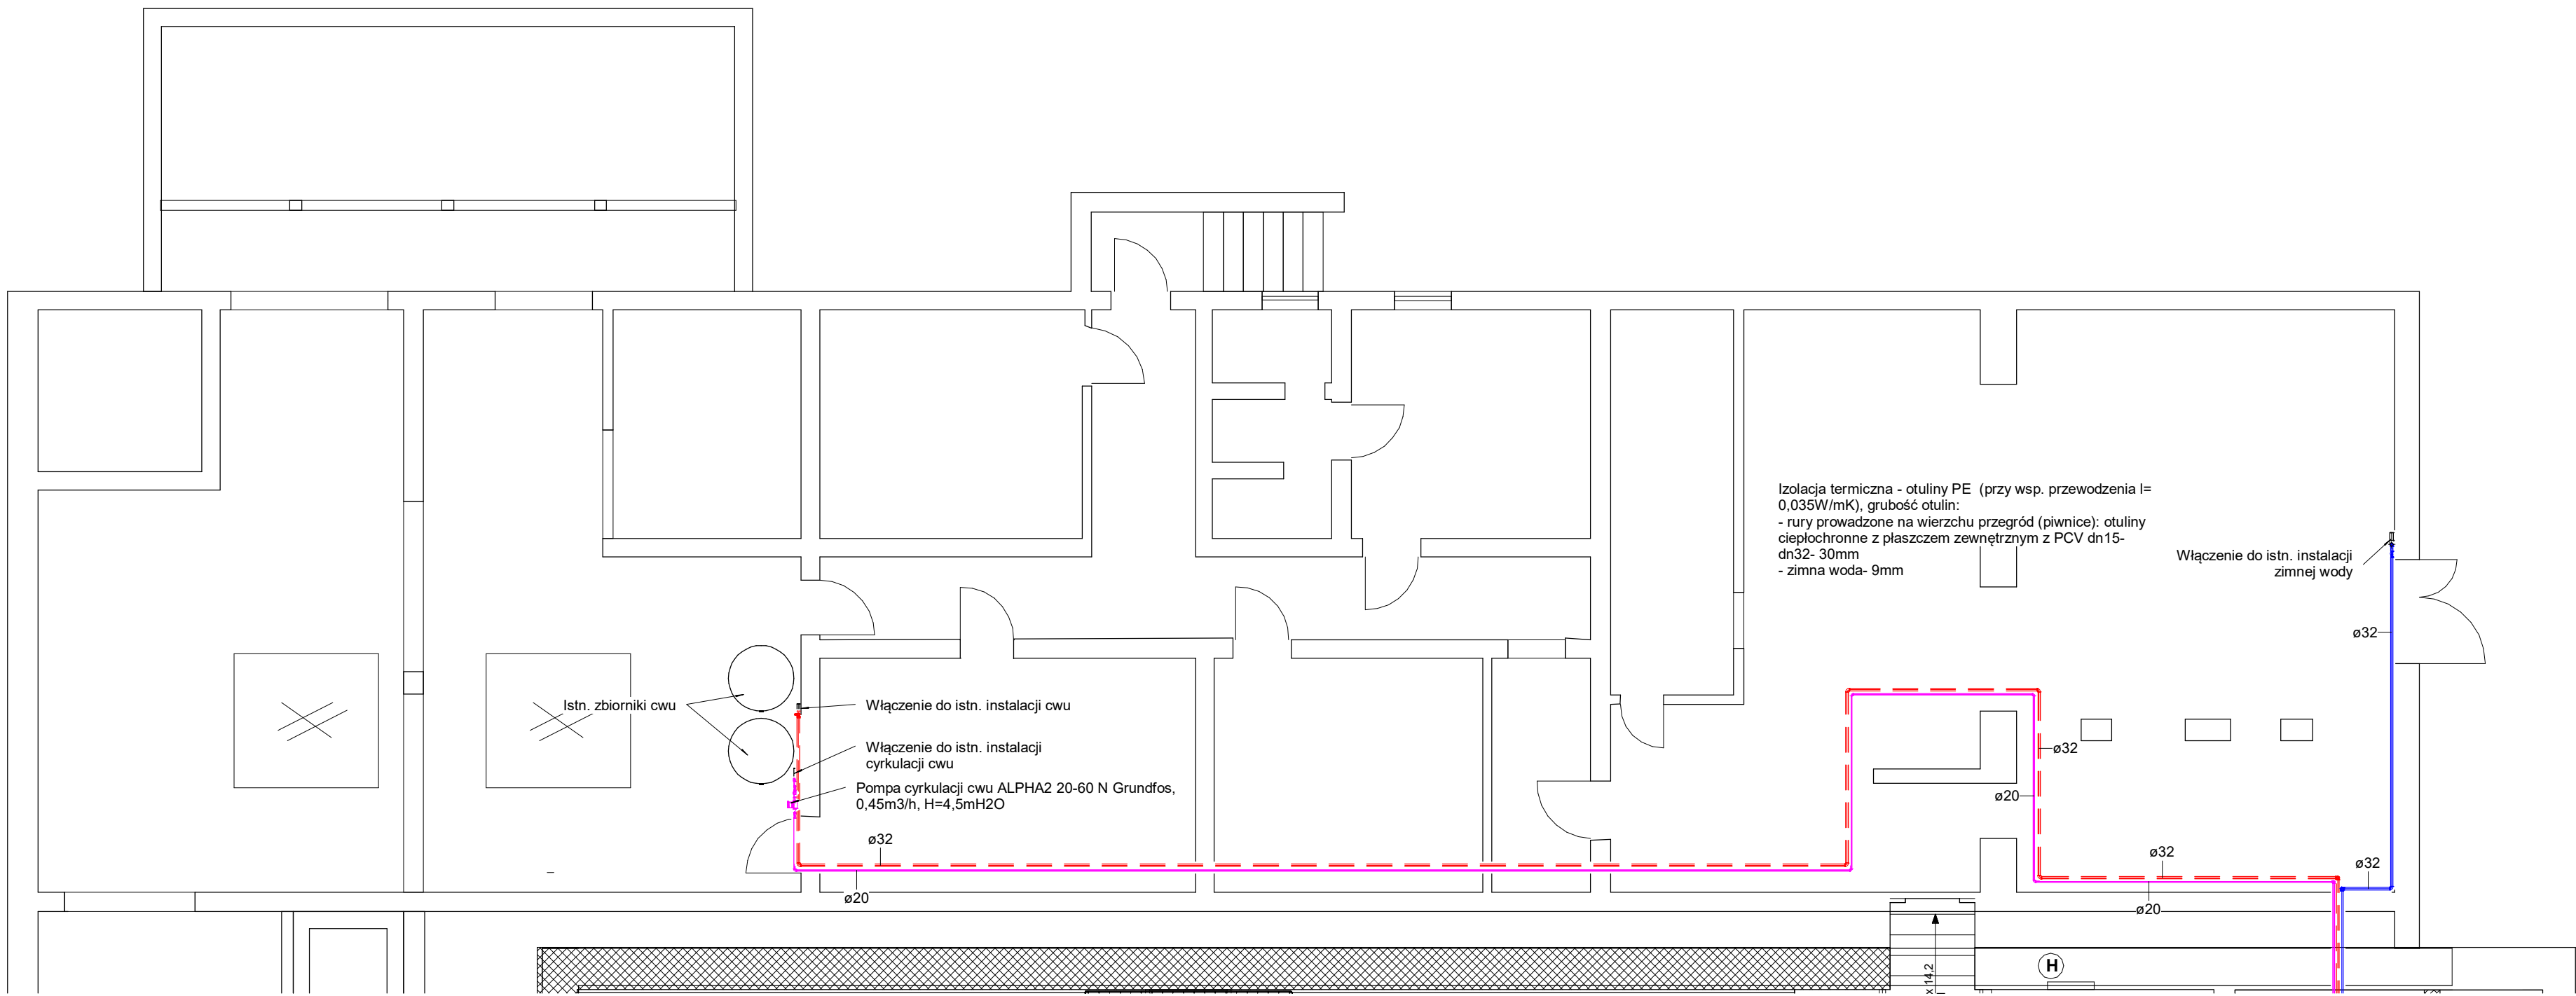

Izolacja termiczna - otuliny PE (przy wsp. przewodzenia l= 0,035W/mK), grubość otulin:
- rury prowadzone na wierzchu przegród (piwnice): otuliny ciepłochronne z płaszczem zewnętrznym z PCV dn15- dn32- 30mm
- zimna woda- 9mm


Włączenie do istn. instalacji zimnej wody

Włączenie do istn. instalacji cwu
Włączenie do istn. instalacji cyrkulacji cwu
Pompa cyrkulacji cwu ALPHA2 20-60 N Grundfos, 0,45m3/h, H=4,5mH2O

Istn. zbiorniki cwu

(H)

Inwestor	Gmina Miastko, 77-200 Miastko, ul. Grunwaldzka 1, Ośrodek Sportu i Rekreacji w Miastku, ul. A. Mickiewicza 3A, 77-200 Miastko		Branża sanitarna
Inwestycja	Przebudowa i remont części pomieszczeń w budynku ośrodka sportu i rekreacji		
Adres	Miastko przy ul. Mickiewicza 3a, DZIAŁKA NR 106/2 OBRĘB 5		Data 11-2025
Projektował: Mariusz Dymecki	Nazwa rysunku: Rzut piwnic instalacja wodociągowa	Skala: 1 : 80	Nr rys. Wd-1

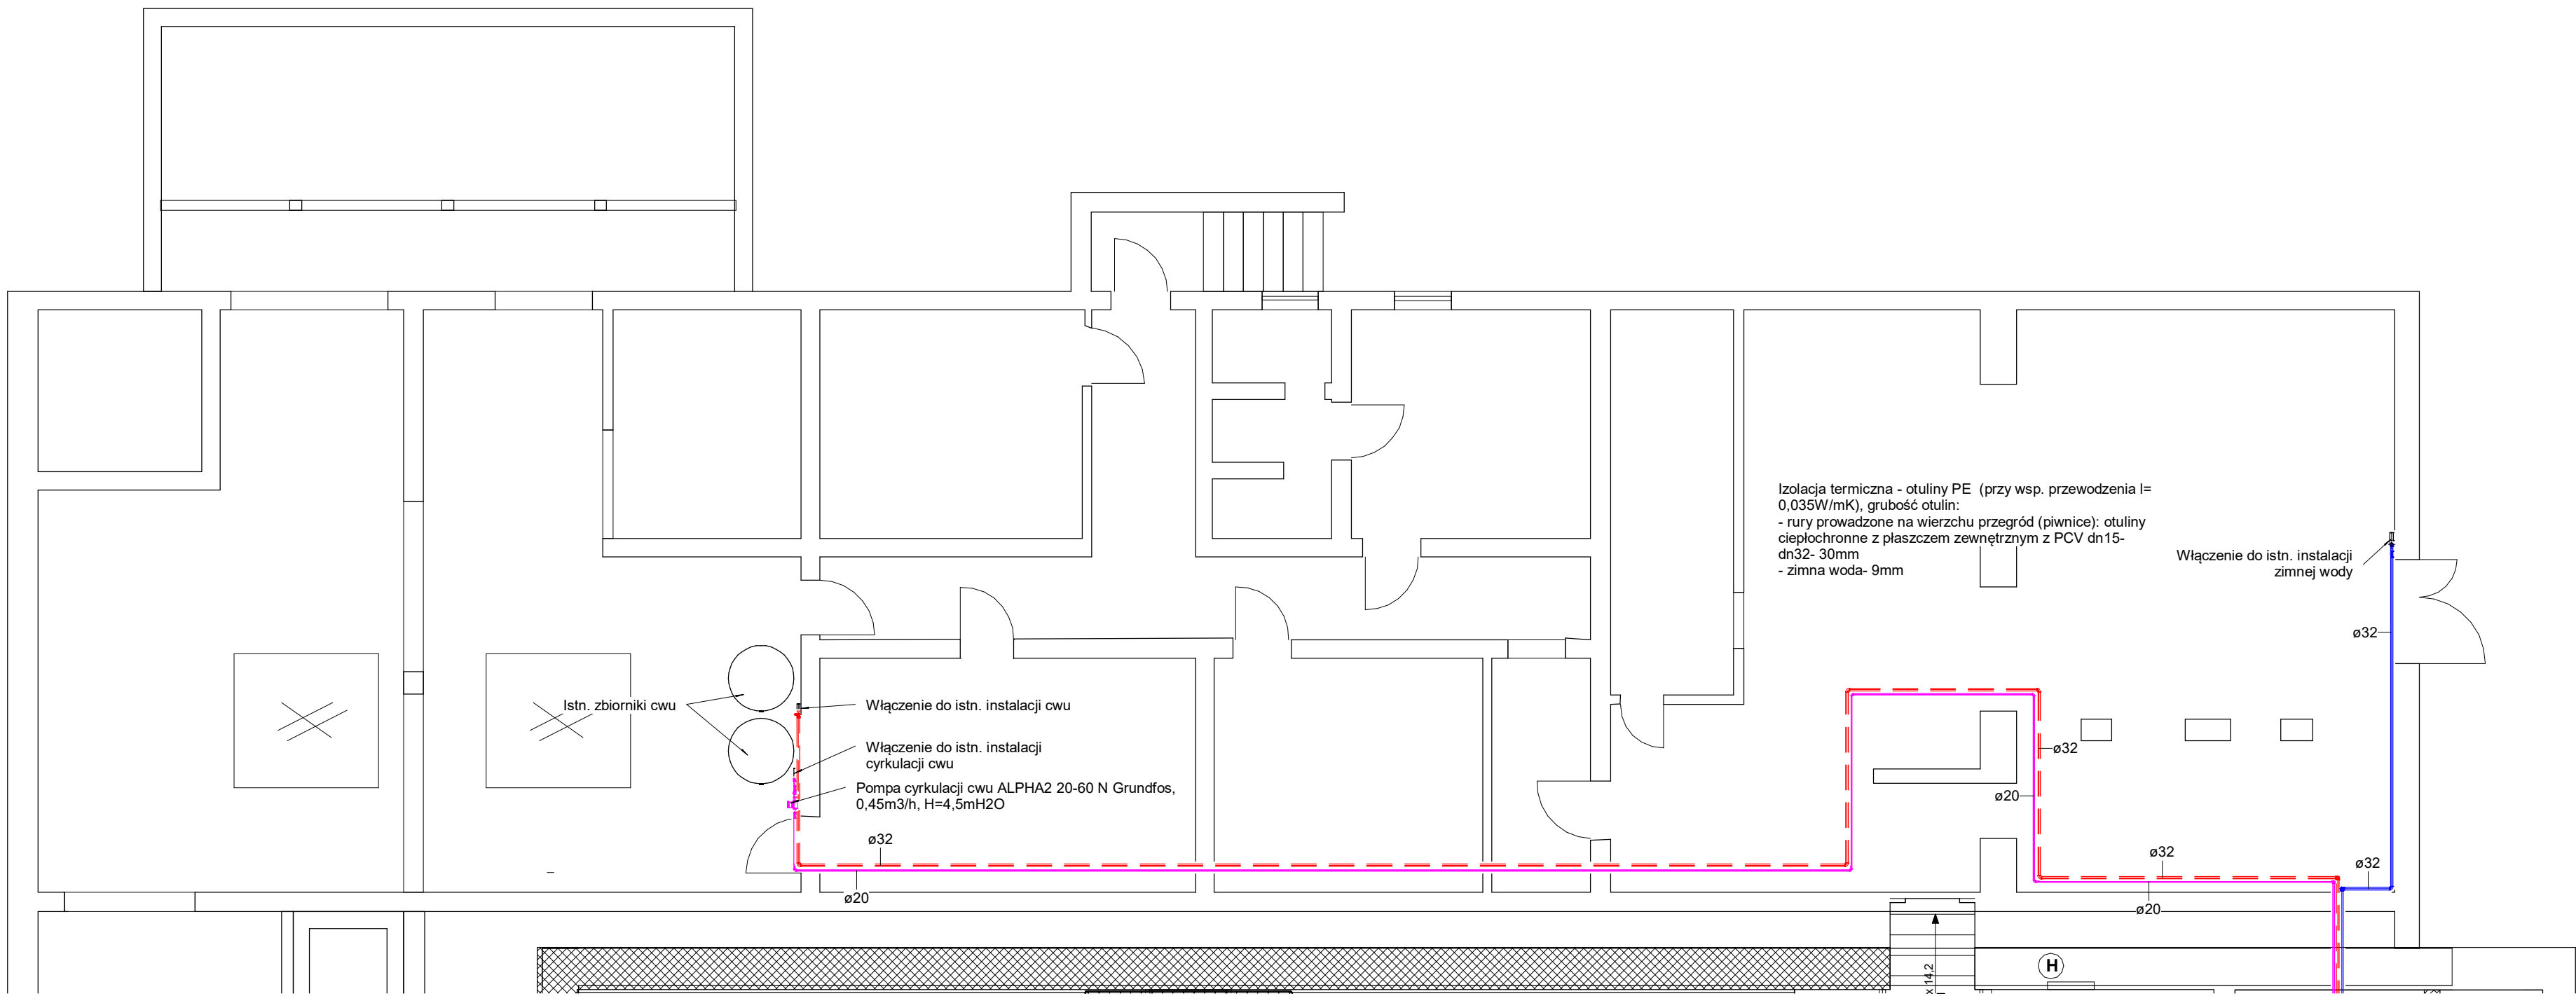

Izolacja termiczna - otuliny PE (przy wsp. przewodzenia l= 0,035W/mK), grubość otulin:
- rury prowadzone na wierzchu przegród (piwnice): otuliny ciepłochronne z płaszczem zewnętrznym z PCV dn15- dn32- 30mm
- zimna woda- 9mm


Włączenie do istn. instalacji zimnej wody

Włączenie do istn. instalacji cwu
Włączenie do istn. instalacji cyrkulacji cwu
Pompa cyrkulacji cwu ALPHA2 20-60 N Grundfos, 0,45m3/h, H=4,5mH2O

Istn. zbiorniki cwu

(H)

Inwestor	Gmina Miastko, 77-200 Miastko, ul. Grunwaldzka 1, Ośrodek Sportu i Rekreacji w Miastku, ul. A. Mickiewicza 3A, 77-200 Miastko		Branża sanitarna
Inwestycja	Przebudowa i remont części pomieszczeń w budynku ośrodka sportu i rekreacji		
Adres	Miastko przy ul. Mickiewicza 3a, DZIAŁKA NR 106/2 OBRĘB 5		Data 11-2025
Projektował: Mariusz Dymecki	Nazwa rysunku: Rzut piwnic instalacja wodociągowa	Skala: 1 : 80	Nr rys. Wd-1

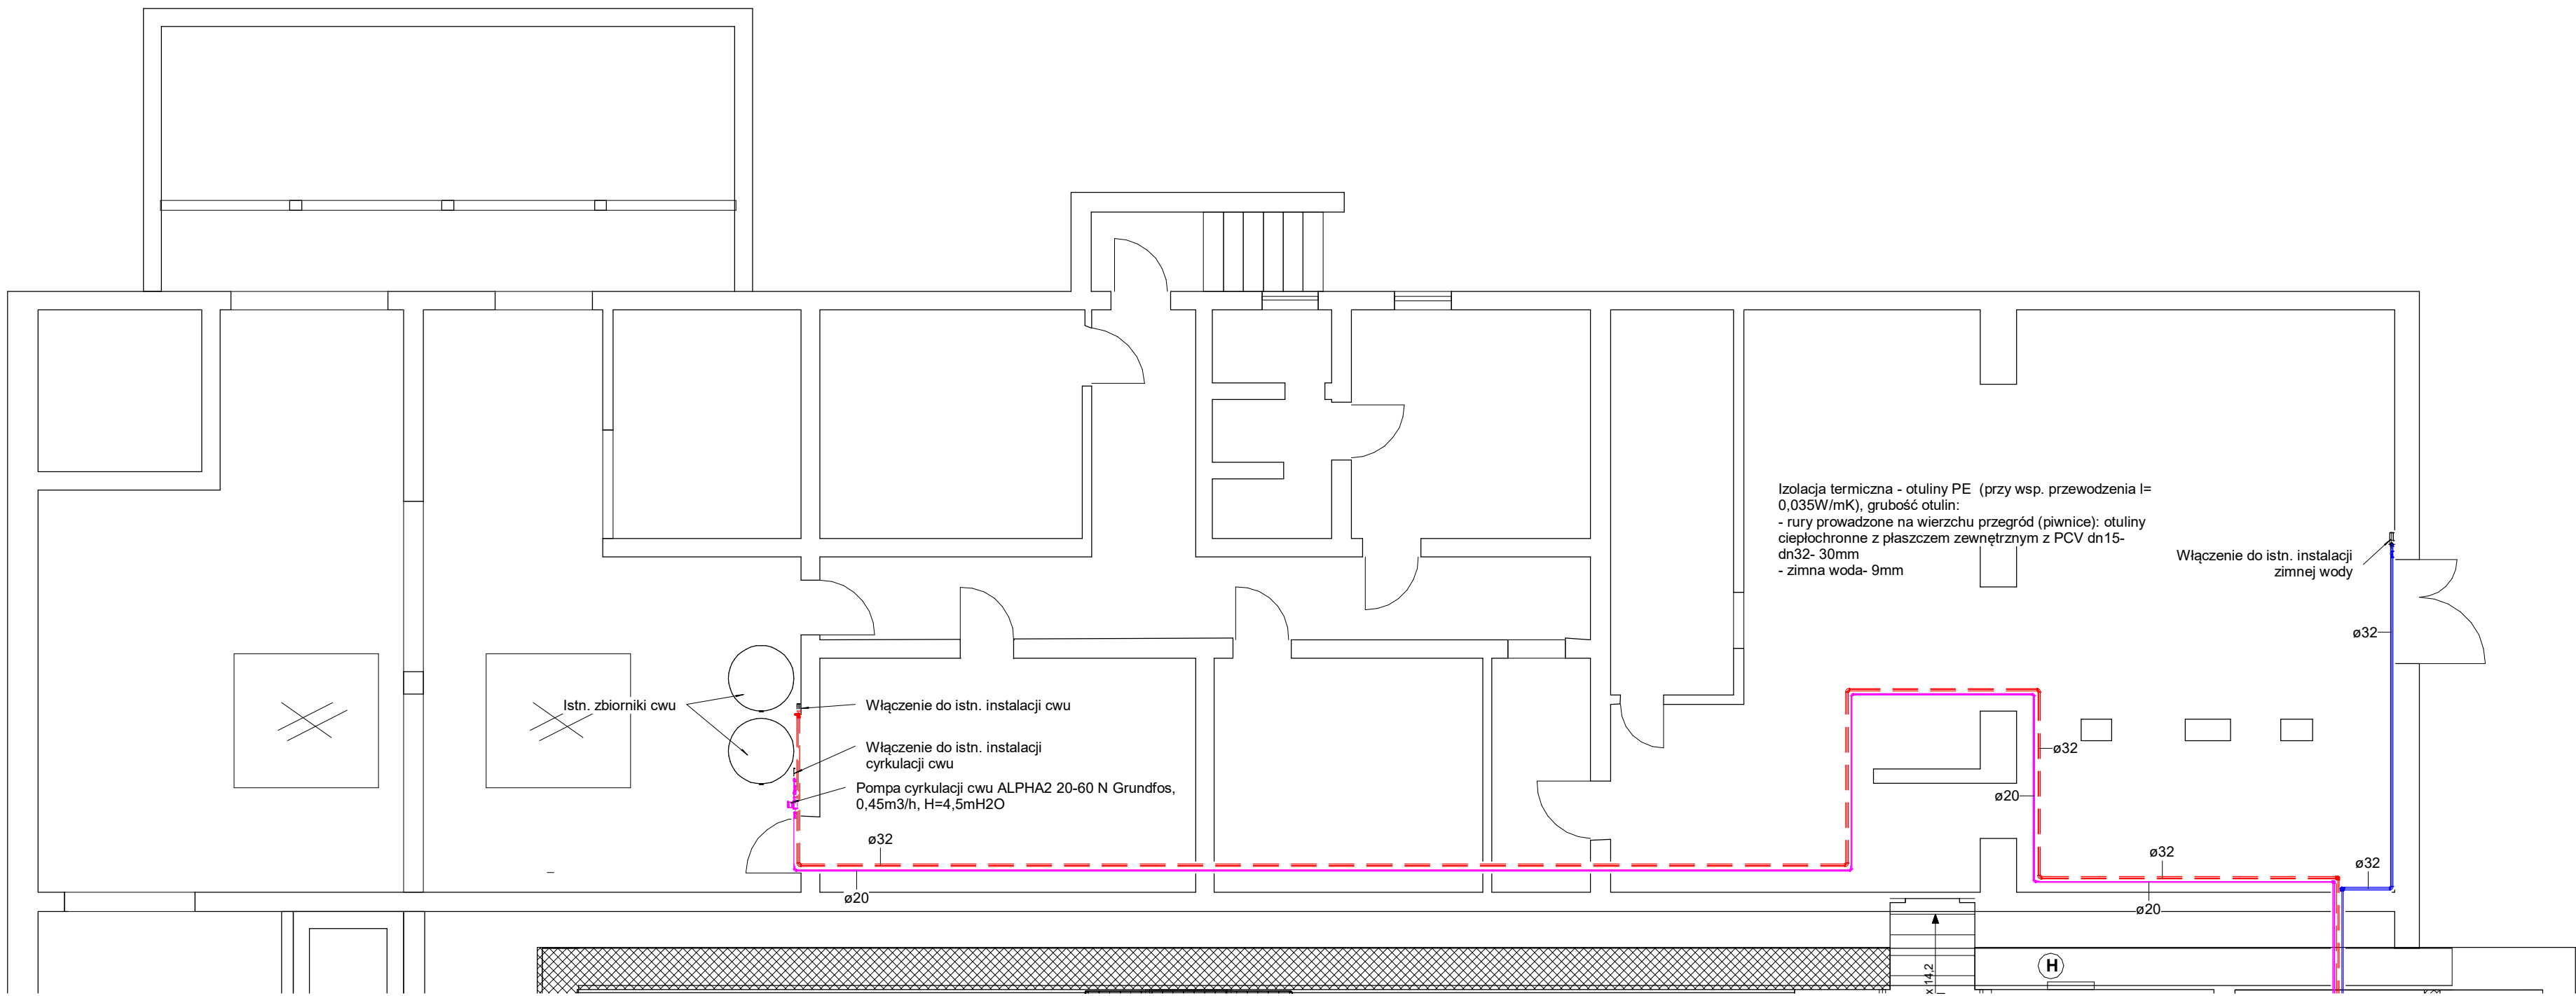

Izolacja termiczna - otuliny PE (przy wsp. przewodzenia l= 0,035W/mK), grubość otulin:
- rury prowadzone na wierzchu przegród (piwnice): otuliny ciepłochronne z płaszczem zewnętrznym z PCV dn15- dn32- 30mm
- zimna woda- 9mm

Włączenie do istn. instalacji zimnej wody

Włączenie do istn. instalacji cwu
Włączenie do istn. instalacji cyrkulacji cwu
Pompa cyrkulacji cwu ALPHA2 20-60 N Grundfos, 0,45m3/h, H=4,5mH2O

Istn. zbiorniki cwu

(H)

Inwestor	Gmina Miastko, 77-200 Miastko, ul. Grunwaldzka 1, Ośrodek Sportu i Rekreacji w Miastku, ul. A. Mickiewicza 3A, 77-200 Miastko		Branża sanitarna
Inwestycja	Przebudowa i remont części pomieszczeń w budynku ośrodka sportu i rekreacji		
Adres	Miastko przy ul. Mickiewicza 3a, DZIAŁKA NR 106/2 OBRĘB 5		Data 11-2025
Projektował: Mariusz Dymecki	Nazwa rysunku: Rzut piwnic instalacja wodociągowa	Skala: 1 : 80	Nr rys. Wd-1