

Elementy nawiewne/wywiewne: anemostaty sufitowe talerzowe. Przed każdym anemostatem zamontować regulator CAV o zakresie zgodnym z parametrami podanymi przy anemostatach.


Izolacja kanałów wentylacyjnych - Kanały wentylacyjne prowadzone przez pomieszczenia ogrzewane izolować matami izolacyjnymi mocowanymi do kanału metodą klejenia o min. gr. 6mm ($\lambda=0,035W/m2K$).

Kanały wywiewne prowadzone na zewnątrz izolować na całej długości instalacji z wykorzystaniem płaszcza z blachy zabezpieczonej przed korozją (stal nierdz., ocynk, blacha aluminiowa) z izolacją termiczną o min. gr. 25mm ($\lambda=0,035W/m2K$).


Czyszczenie kanałów wentylacyjnych poprzez demontaż anemostatów oraz rewizję na instalacji.

Wykonać odprowadzenie kondensatu z centrali do instalacji kanalizacyjnej sanitarnej


Inwestor	Gmina Miastko, 77-200 Miastko, ul. Grunwaldzka 1, Ośrodek Sportu i Rekreacji w Miastku, ul. A. Mickiewicza 3A, 77-200 Miastko	Branża sanitarna
Inwestycja	Przebudowa i remont części pomieszczeń w budynku ośrodka sportu i rekreacji	
Adres	Miastko przy ul. Mickiewicza 3a, DZIAŁKA NR 106/2 OBREB 5	Data 11-2025
Projektował: Mariusz Dymecki	Nazwa rysunku: Rzut parteru - instalacja wentylacji	
Skala: 1 : 50		Nr rys. Wn-1

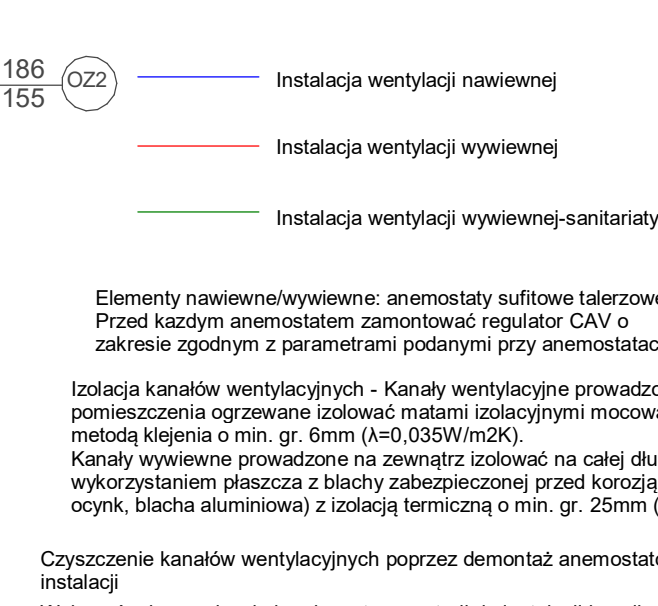

Inwestor	Gmina Miastko, 77-200 Miastko, ul. Grunwaldzka 1, Ośrodek Sportu i Rekreacji w Miastku, ul. A. Mickiewicza 3A, 77-200 Miastko	Branża sanitarna
Inwestycja	Przebudowa i remont części pomieszczeń w budynku ośrodka sportu i rekreacji	
Adres	Miastko przy ul. Mickiewicza 3A, DZIAŁKA NR 106/2 OBREŚ 5	Data 11-2025
Projektant: Mariusz Dymecki	Nazwa rysunku: Rzut parteru- instalacja wentylacji	Skala: 1 : 50
		Nr rys. Wn-1

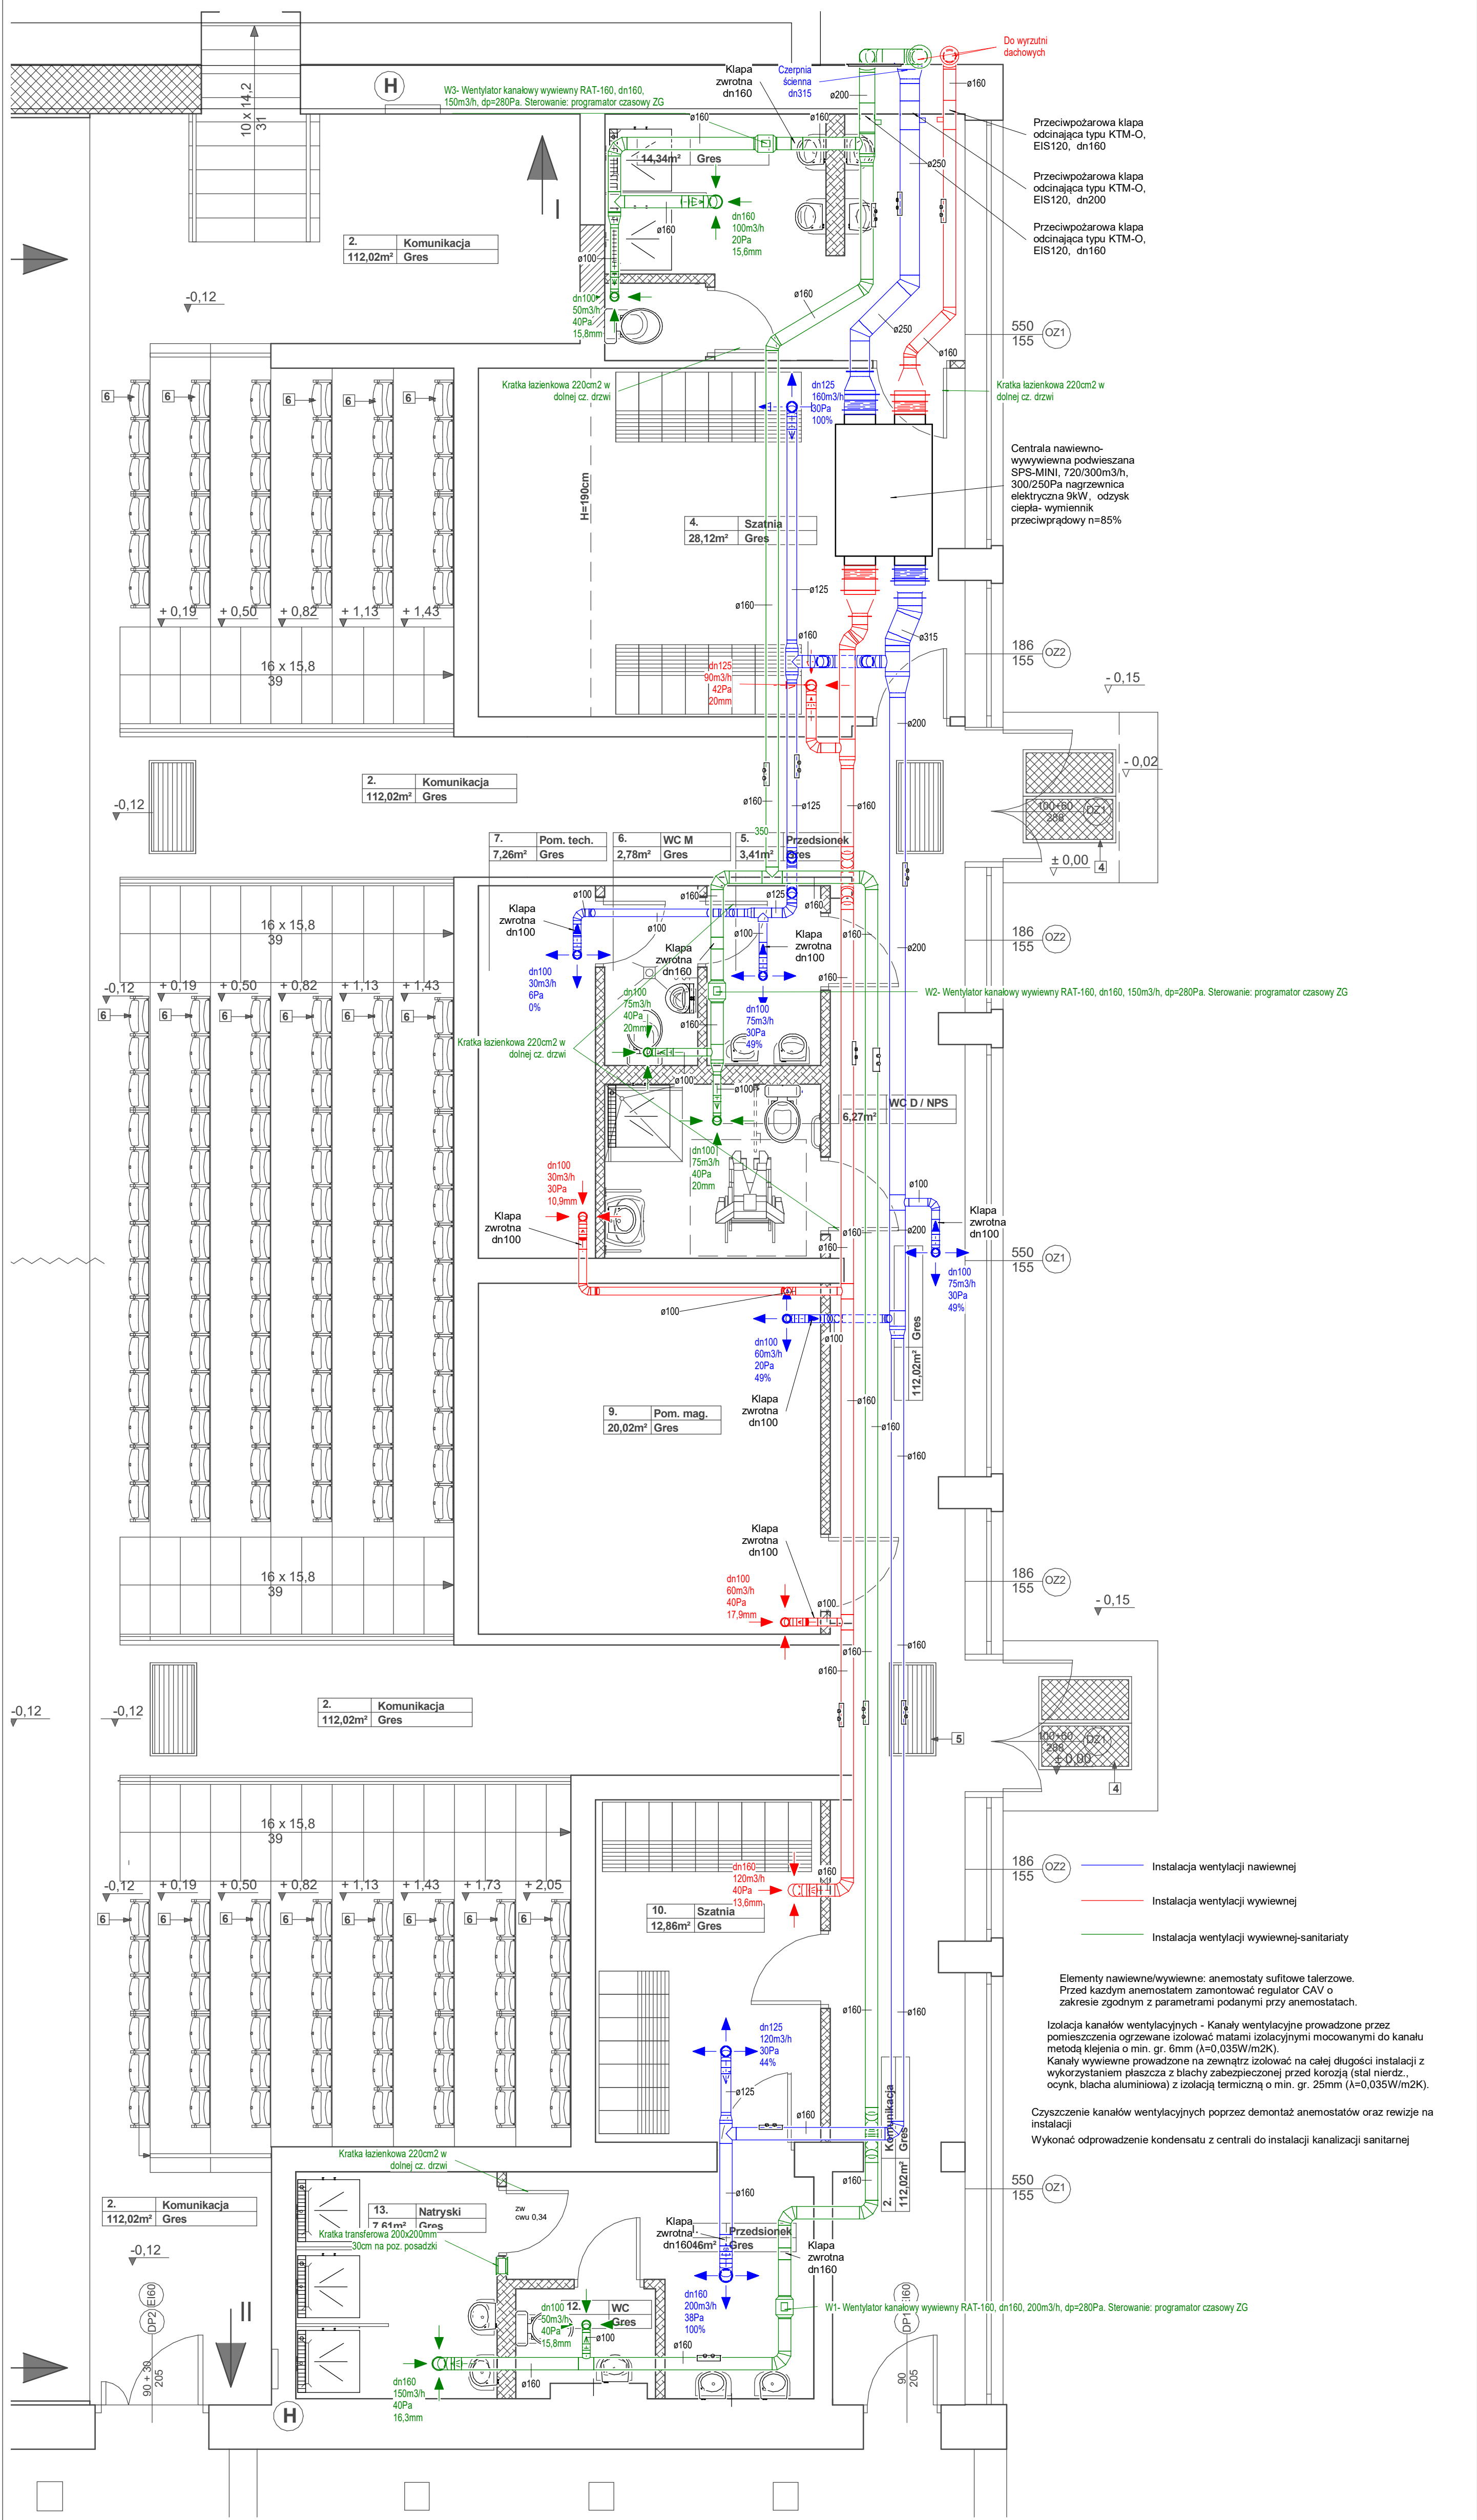

Inwestor	Gmina Miaszko, 77-200 Miaszko, ul. Grunwaldzka 1, Ośrodek Sportu i Rekreacji w Miaszku, ul. A. Mickiewicza 3A, 77-200 Miaszko	Branża sanitarna
Inwestycja	Przebudowa i remont części pomieszczeń w budynku ośrodka sportu i rekreacji	
Adres	Miaszko przy ul. Mickiewicza 3a, DZIAŁKA NR 106/2 OBREB 5	Data 11-2025
Projektował: Mariusz Dymecki	Nazwa rysunku: Rzut parteru - instalacja wentylacji	
Skala: 1 : 50		Nr rys. Wn-1

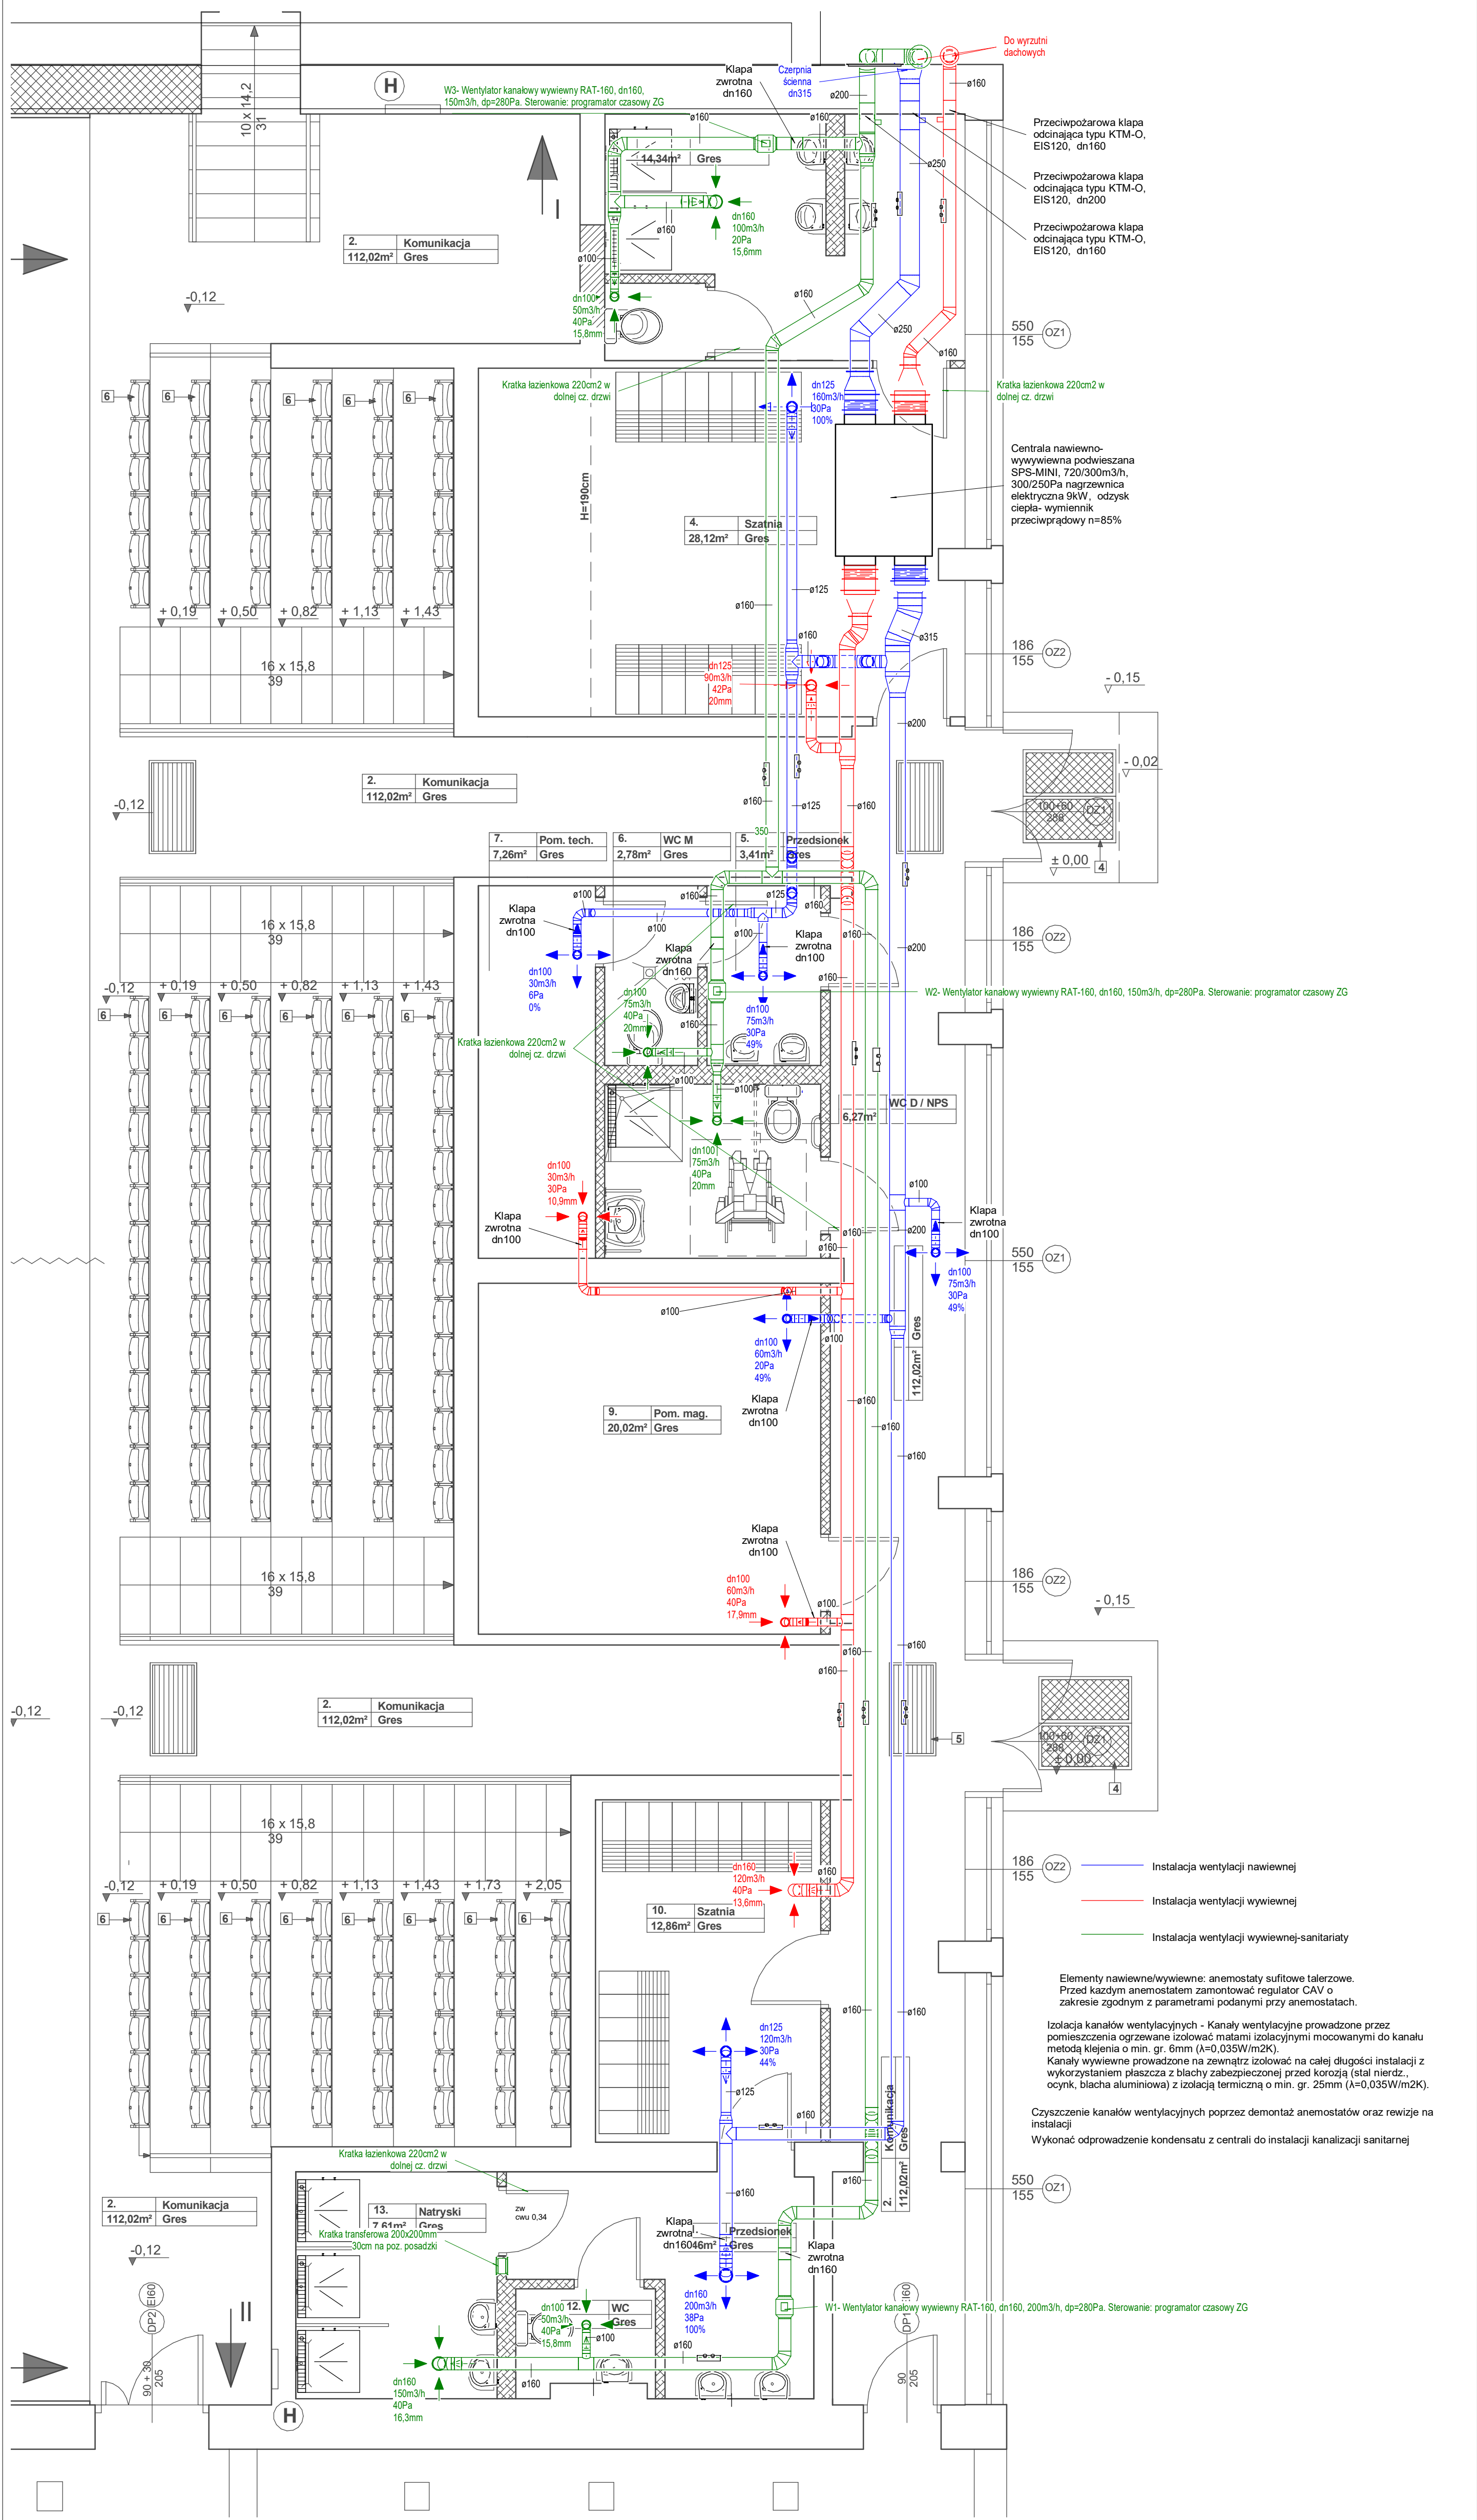

Inwestor	Gmina Miastko, 77-200 Miastko, ul. Grunwaldzka 1, Ośrodek Sportu i Rekreacji w Miastku, ul. A. Mickiewicza 3A, 77-200 Miastko	Branża sanitarna
Inwestycja	Przebudowa i remont części pomieszczeń w budynku ośrodka sportu i rekreacji	
Adres	Miastko przy ul. Mickiewicza 3a, DZIAŁKA NR 106/2 OBREB 5	Data 11-2025
Projektował: Mariusz Dymecki	Nazwa rysunku: Rzut parteru - instalacja wentylacji	
Skala: 1 : 50		Nr rys. Wn-1