

id. Zgłoszenia MODGIK.354.2117.2025
Obszar opracowania:
województwo zachodniopomorskie
powiat Szczecin
Jednostka ewidencyjna identyfikator - 326201_1
nazwa - M. Szczecin
Obręb ewidencyjny identyfikator - 326201_1.2132
nazwa - 132 Pogodno
Obiekt: działki nr 11/5, 11/23, 13/20 obr. 2132
ul. Niepołomska - wg. zakresu

Geo NET
Piotr Krysiak
ul. Pistajowa 17
70-762 Szczecin
tel. 606 47 11 47
e-mail: geonet@onet.eu


MAPA DO CELÓW PROJEKTOWYCH
SKALA 1:500

Układ współrzędnych płaskich: 2000/15
Poziom odniesienia: PL-EVRF2007-NH
Mapa przedstawia granice działek wg. stanu ujawnionego w ewidencji gruntów na dzień 14.07.2025 r.
Zakres aktualizacji mapy do celów projektowych:
Nie wyklucza się istnienia w terenie innych urządzeń, nie wskazanych na tej mapie,
których nie zgłoszono do inwentaryzacji powykonawczej.

Kierownik prac geodezyjnych: Piotr Krysiak upr. nr 20022 zakres 1 i 2
Aktualność mapy do celów projektowych na dzień: 15.07.2025 r.
Opracował: Piotr Krysiak upr. nr 20022 zakres 1 i 2

Oświadczam, że niniejszy dokument został opracowany w wyniku prac geodezyjnych i kartograficznych, których rezultaty zawiera operat techniczny zweryfikowany pozytywnie. Jednocześnie informuję, że jestem świadomy odpowiedzialności karnej za złożenie fałszywego oświadczenia.

Identyfikator zgłoszenia prac geodezyjnych	MODGIK.354.2117.2025
Organ służby geodezyjnej, który otrzymał zgłoszenie	Prezydent Miasto Szczecin
Wykonawca prac geodezyjnych	GeoNET, Piotr Krysiak
Nr oraz data sporządzenia dokumentu zawierającego wynik pozytywnej weryfikacji	Protokół weryfikacji NR 1 z dnia 29.07.2025 r.
Imię i nazwisko oraz nr uprawnień zawodowych kierownika prac	Piotr Krysiak upr. nr 20022 z zakresu 1 i 2

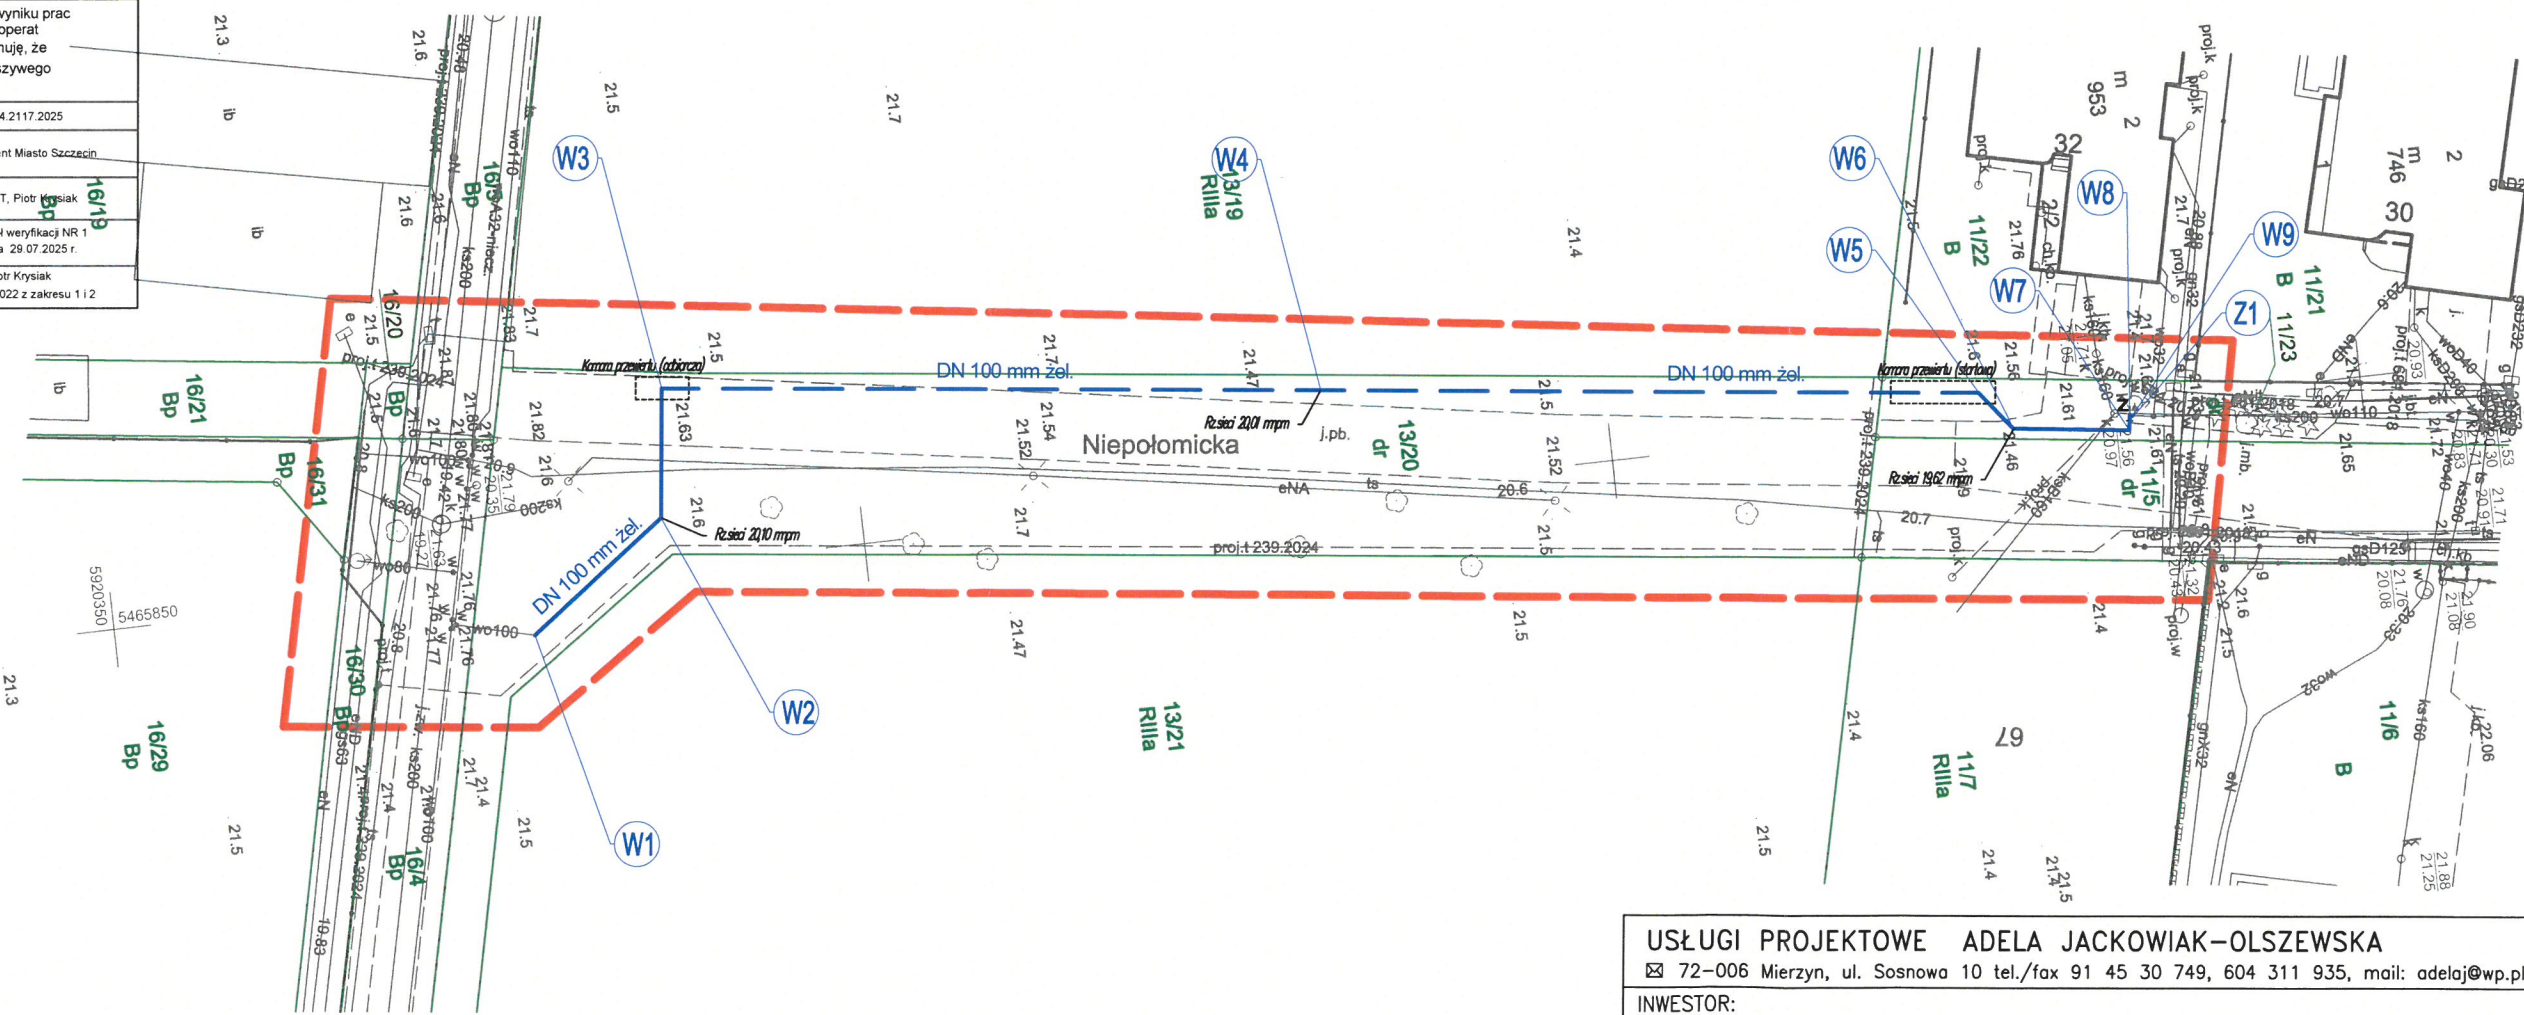

Oznaczenia elementów projektowanych

	sieć wodociągowa dn 100 zel.
	sieć wodociągowa dn 100 zel. (bezwypokowo przewiertem)
	zasuwa kotłowniowa
	oznaczenie węzła wodociągowego
	miejsce i numer otworu geotechnicznego

W miejscach skrzyżowania projektowanej sieci wodociągowej i przyłączy wodociągowych z istn. kablami oświetleniowymi i energetycznymi należy zastosować rury dwudzielne AROT

Nr rej. IT-4M/35962/05
Zakład Wodociągów i Kanalizacji Spółka z o.o.
w Szczecinie Zespół ds. Technicznych uzgadnia
niniejszą dokumentację projektową w zakresie
przyłączenia instalacji wod. z siecią miejską
pod warunkiem uwzględnienia poniższych uwag.
Zespół ds. Technicznych
mł. specjalista
Pasturczak - Gwiazda
Sylvia Pasturczak-Gwiazda
(Uzgadniający)
Zespół ds. Technicznych
p.o. koordynatora
Katarzyna Stonina
(Koordynator Zespołu)
Szczecin, dnia 17.09.2025
Uwagi: Zgodzono w zakresie
budowy odcinka sieci wodociągowej.

USŁUGI PROJEKTOWE ADELA JACKOWIAK-OLSZEWSKA			
☑ 72-006 Mierzyn, ul. Sosnowa 10 tel./fax 91 45 30 749, 604 311 935, mail: adelaj@wp.pl			
INWESTOR: ZAKŁAD WODOCIĄGÓW I KANALIZACJI SP. Z O.O. UL. M. GÓLSZA 10, 71-682 SZCZECIN			
NAZWA INWESTYCJI: BUDOWA ODCINKA SIECI WODOCIĄGOWEJ DN 100 mm ŻELIWO W ULICY NIEPOŁOMICKIEJ W SZCZECINIE DZ. NR 11/23, 13/20 obręb 326201_1.2132 POGODNO 132			
RYSUNEK: Projekt zagospodarowania terenu			
PROJEKTOWAŁ	mgr inż. Adela Jackowiak-Olszewska nr uprawnień ZAP/0166/POOS/08		NR UMOWY: 094/SZP/ZO/2025
SPRAWDZIŁ	mgr inż. Krystyna Jackowiak nr uprawnień 54/Sz/84		NR RYS.
Data: 08.2025 r.	PZT/PT	Skala: 1:500	Brzoza: S
			W1