

Prezydent Miasta Nowego Sącza

Parter	R	pom. sprzedaży	101	22,53
		magazynek	121	4,61
		wc	121a	
	1	pokój	102	17,14
		przedpokój	122	7,51
		kuchnia	119	9,53
		komórka	120	0,84
		pokój	118	10,6
		łazienka	117	4,29
	2	pokój	116	13,93
		pokój	104	19,65
		pokój	105	20,2
		kuchnia	106	12,67
		komórka	107	1,48
		łazienka	108	3,16
	3	przedpokój	109	4,56
		pokój	110	12,93
		pokój	111	17,55
		kuchnia	112	10,19
		komórka	113	1,23
		łazienka	114	3,75
	Część wspólna	przedpokój	115	6,43
		przedpokój	103	7,64
		korytarz	123	21,43


OZNACZENIA:

- rura stalowa osłonowa
- kurek kulowy gazowy
- przewód gazowy
- gazomierz
- PG - pion gazowy

UWAGA:

- 1) Przed urządzeniem gazowym należy zamontować kurek kulowy gazowy odcinający (średnica zgodna ze średnicą przewodu gazowego)
- 2) Przed kotłami gazowymi należy dodatkowo zamontować filtr siatkowy do gazu (średnica zgodna ze średnicą przewodu gazowego)
- 3) Przy przejściach przez przegrody, przewody prowadzić w rurach ochronnych (tulejach ochronnych) o 2 dymensje większych i uszczelnionych masą plastyczną nie powodującą korozji
- 4) Projektuje się zastosowanie kotłów gazowych dwufunkcyjnych kondensacyjnych z zamkniętą komorą spalania

JEDNOSTKA PROJEKTOWA	PROJEKTOWAŁ	IMIE I NAZWISKO	NR. UPRAWNIENI I SPECJALNOŚĆ	DATA	PODPIS
	OPRACOWAŁ	mgr inż. Zygmunt Pierzchawka	5/93/OP, 161/93/OP specj. instal.-inż.	12.2025	
INWESTOR	MIASTO NOWY SĄCZ, UL. RYNEK 1, 33-300 NOWY SĄCZ				
INWESTYCJA	BUDOWA WEWNĘTRZNEJ INSTALACJI GAZOWEJ WRAZ Z KOTŁAMI ORAZ KUCHNIAMI GAZOWYMI, CO, WOD.-KAN, ELEKTRYCZNEJ DLA BUDYNKU PRZY UL. KRAKOWSKIEJ 31 W NOWYM SĄCZU				
OBIEKT I LOKALIZACJA	BUDYNEK MIESZKALNY, UL. KRAKOWSKA 31, 33-300 NOWY SĄCZ (DZ.NR 66/2, OBRĘB: 025, M. NOWY SĄCZ)				
TYTUŁ RYSUNKU	INSTALACJA GAZOWA - RZUT PARTERU				SKALA 1:75
SYMBOL OBIEKTU	STADIUM	NR. PROJEKTU	NR. RYSUNKU	NR. ZMIANY	
NS/KR31/TM	PB	NS/KR31/TM/10/20	RYS. NR 2		

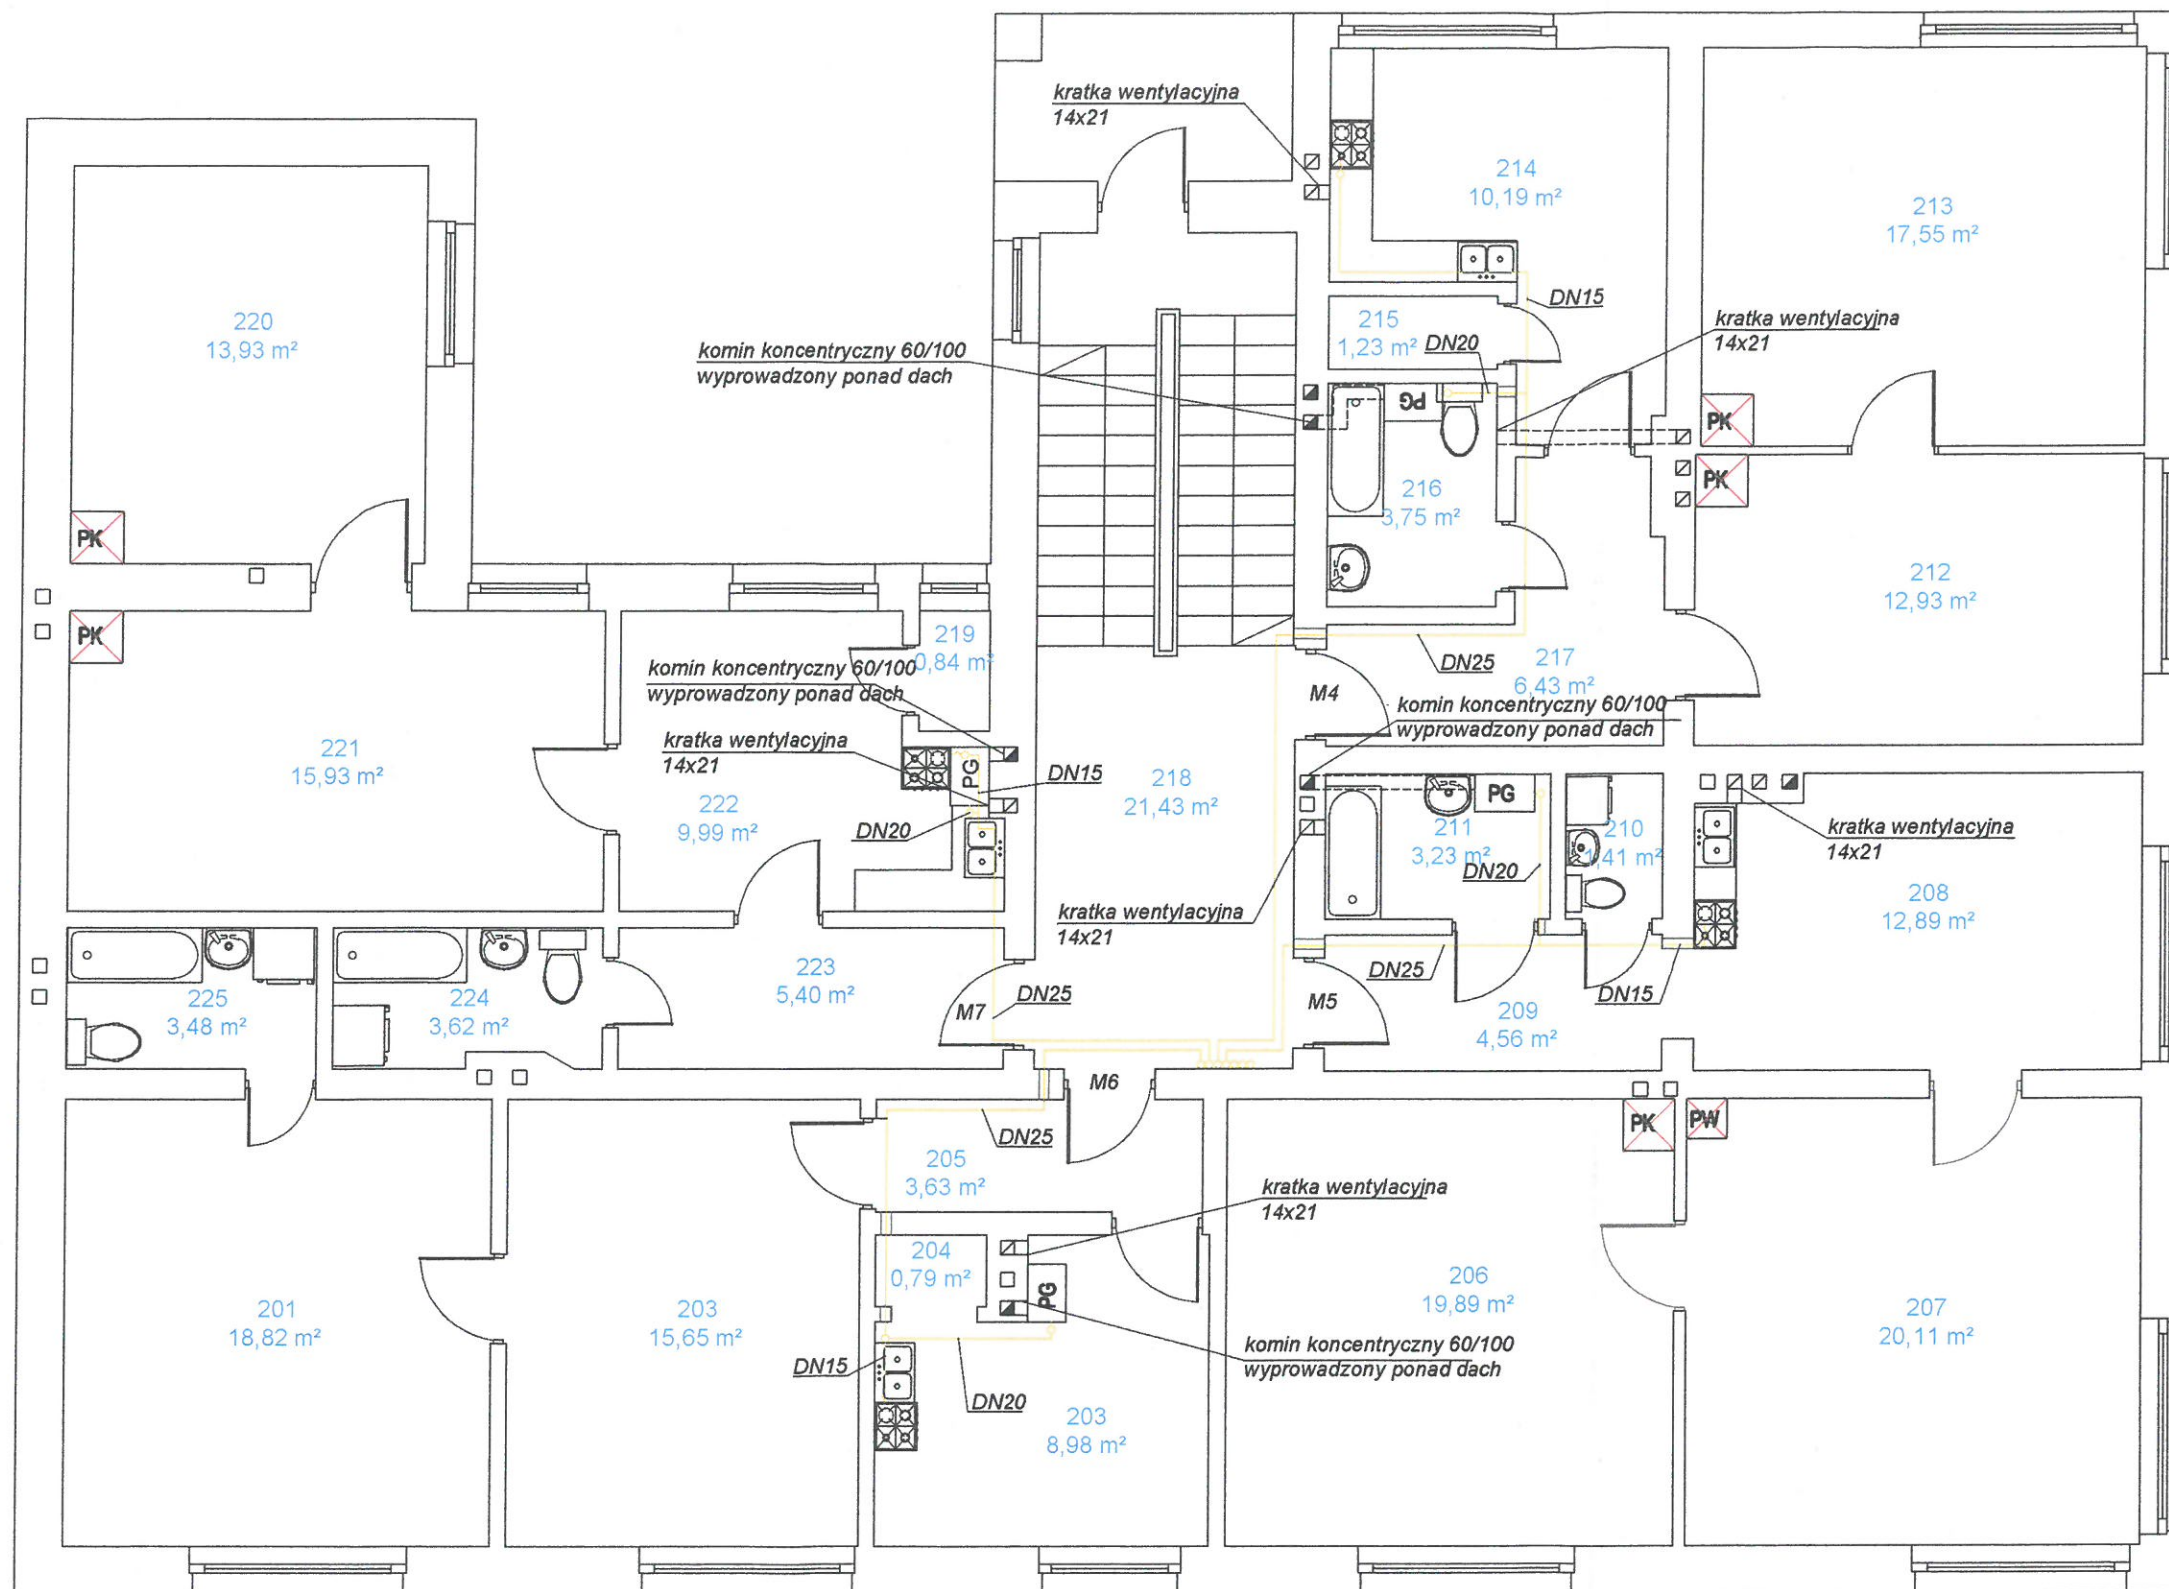

Rzut na I Piętro Nowego Sącza

I Piętro	4	pokój	212	12,93
		przedpokój	213	17,55
		kuchnia	214	10,19
		komórka	215	1,23
		łazienka	216	3,75
	5	przedpokój	217	6,43
		pokój	206	19,89
		pokój	207	20,11
		kuchnia	208	12,89
		przedpokój	209	4,56
		wc	210	1,41
	6	łazienka	211	3,23
		łazienka	225	3,48
		pokój	201	18,82
		pokój	202	8,98
		kuchnia	203	15,65
		komórka	204	0,79
	7	przedpokój	205	3,63
		pokój	220	13,93
		pokój	221	15,93
kuchnia		222	9,99	
przedpokój		223	5,4	
łazienka		224	3,62	
Część wspólna	komórka	219	0,84	
	korytarz	218	21,43	


OZNACZENIA:

- rura stalowa osłonowa
- kurek kulowy gazowy
- przewód gazowy
- gazomierz
- PG - pion gazowy

UWAGA:

- 1) Przed urządzeniem gazowym należy zamontować kurek kulowy gazowy odcinający (średnica zgodna ze średnicą przewodu gazowego)
- 2) Przed kotłami gazowymi należy dodatkowo zamontować filtr siatkowy do gazu (średnica zgodna ze średnicą przewodu gazowego)
- 3) Przy przejściach przez przegrody, przewody prowadzić w rurach ochronnych (tulejach ochronnych) o 2 dymensje większych i uszczelnionych masą plastyczną nie powodującą korozji
- 4) Projektuje się zastosowanie kotłów gazowych dwufunkcyjnych kondensacyjnych z zamkniętą komorą spalania

JEDNOSTKA PROJEKTOWA corematic engineering sp. z o.o.	PROJEKTOWAŁ	mgr inż. Zygmunt Pierzchawka	NR. UPRAWNIENI I SPECJALNOŚĆ	5/93/OP, 161/93/OP specj. instal.-inż.	DATA	12.2025	PODPIS 
	OPRACOWAŁ	mgr inż. Jarosław Pierzchawka	—	—	12.2025		
INWESTOR	MIASTO NOWY SĄCZ, UL. RYNEK 1, 33-300 NOWY SĄCZ						
INWESTYCJA	BUDOWA WEWNĘTRZNEJ INSTALACJI GAZOWEJ WRAZ Z KOTŁAMI ORAZ KUCHNIAMI GAZOWYMI, C WOD.-KAN, ELEKTRYCZNEJ DLA BUDYNKU PRZY UL. KRAKOWSKIEJ 31 W NOWYM SĄCZU						
OBIEKT I LOKALIZACJA	BUDYNEK MIESZKALNY, UL.KRAKOWSKA 31, 33-300 NOWY SĄCZ (DZ.NR 66/2, OBRĘB: 025, M. NOWY SĄCZ)						
TYTUŁ RYSUNKU	INSTALACJA GAZOWA – RZUT I PIĘTRA						SKALA 1:75
SYMBOL OBIEKTU NS/KR31/TM	STADIUM PB	NR PROJEKTU NS/KR31/TM/10/20		NR RYSUNKU RYS. NR 3		NR ZMIANY	

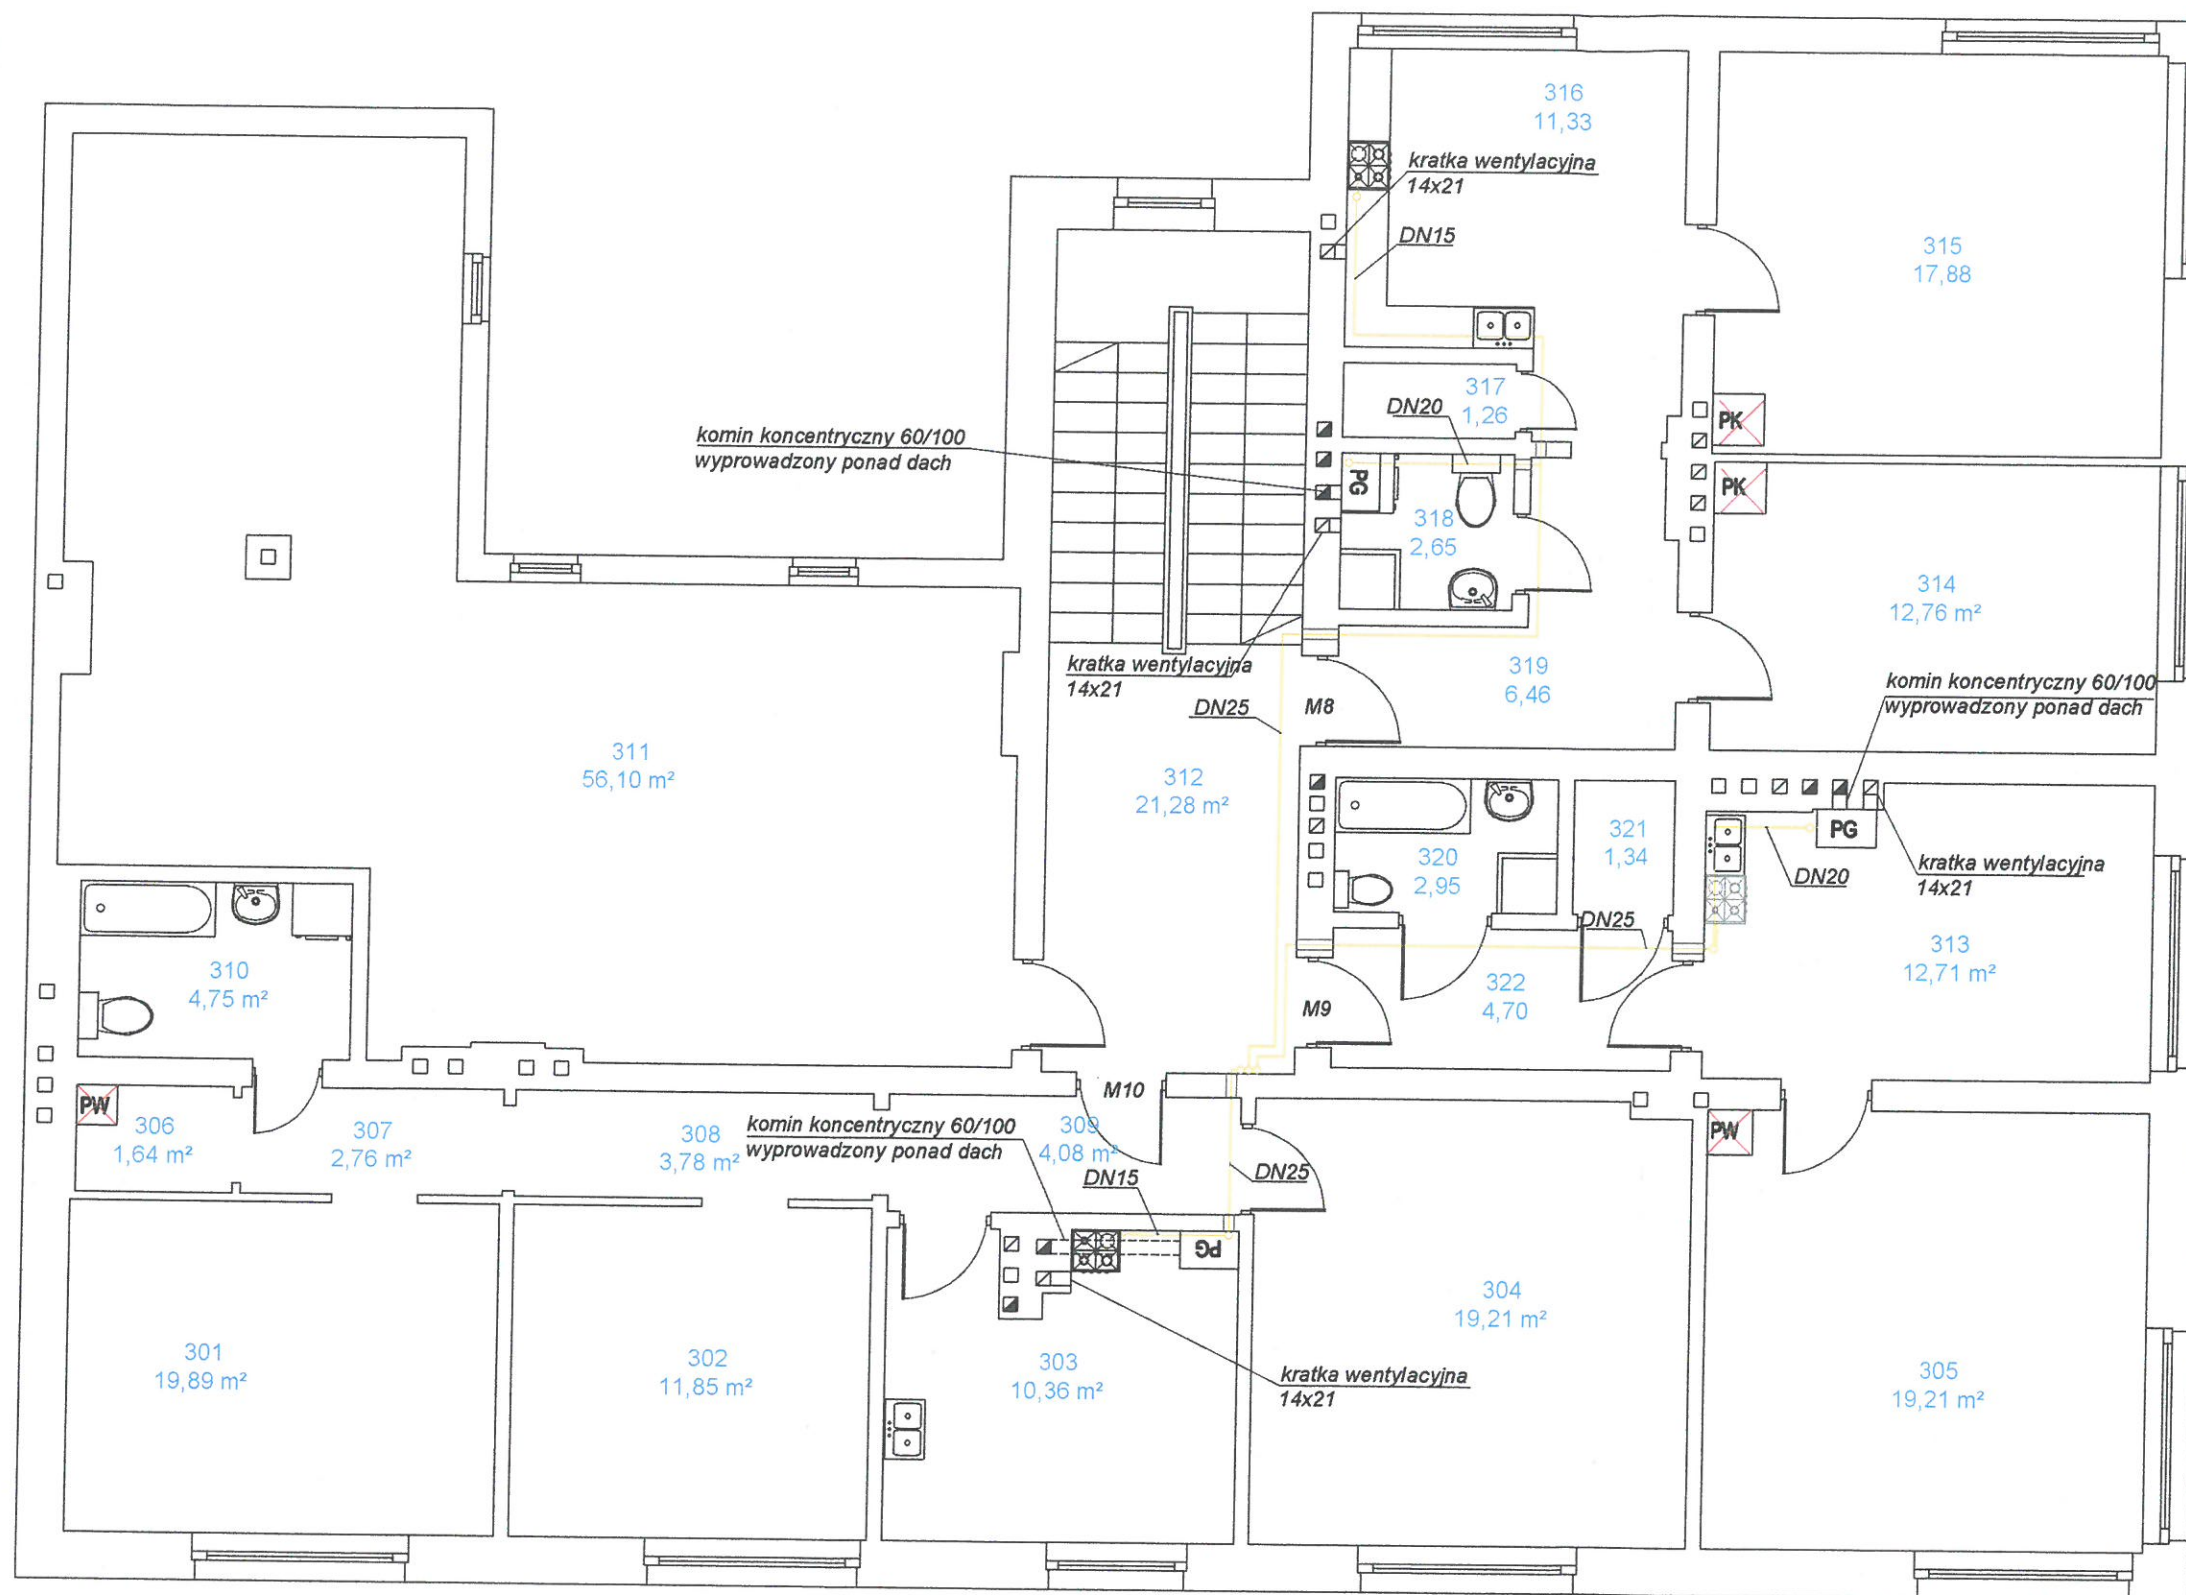

II Piętro		Rynek 1	
		314	315
8	pokój	314	12,76
	pokój	315	17,88
	kuchnia	316	11,33
	komórka	317	1,26
	łazienka	318	2,65
9	przedpokój	319	6,46
	pokój	305	19,21
	kuchnia	313	12,71
	komórka	321	1,34
	łazienka	320	2,95
10	przedpokój	322	4,7
	pokój	301	19,89
	pokój	302	11,85
	kuchnia	303	10,36
	komórka	306	1,64
	przedpokój	307	2,76
	przedpokój	308	3,78
	przedpokój	309	4,08
	łazienka	310	4,75
	pokój	304	19,21
Część wspólna	poddasze	311	56,1
	korytarz	312	21,28

OZNACZENIA:


- rura stalowa osłonowa
- kurek kulowy gazowy
- przewód gazowy
- gazomierz
- pion gazowy

UWAGA:


- 1) Przed urządzeniem gazowym należy zamontować kurek kulowy gazowy odcinający (średnica zgodna ze średnicą przewodu gazowego)
- 2) Przed kotłami gazowymi należy dodatkowo zamontować filtr siatkowy do gazu (średnica zgodna ze średnicą przewodu gazowego)
- 3) Przy przejściach przez przegrody, przewody prowadzić w rurach ochronnych (tulejach ochronnych) o 2 dymensje większych i uszczelnionych masą plastyczną nie powodującą korozji
- 4) Projektuje się zastosowanie kotłów gazowych dwufunkcyjnych kondensacyjnych z zamkniętą komorą spalania


JEDNOSTKA PROJEKTOWA corematic engineering sp. z o.o.	PROJEKTOWAŁ	IMIĘ I NAZWISKO mgr inż. Zygmunt Pierzchawka	NR. UPRAWNIENI I SPECJALNOŚĆ 5/93/OP, 161/93/OP specj. instal.-inż.	DATA 12.2025	PODPIS
	OPRACOWAŁ	mgr inż. Jarosław Pierzchawka	-	12.2025	
INWESTOR INWESTYCJA	MIASTO NOWY SĄCZ, UL. RYNEK 1, 33-300 NOWY SĄCZ BUDOWA WEWNĘTRZNEJ INSTALACJI GAZOWEJ WRAZ Z KOTŁAMI ORAZ KUCHNIAMI GAZOWYMI, CO., WOD.-KAN, ELEKTRYCZNEJ DLA BUDYNKU PRZY UL. KRAKOWSKIEJ 31 W NOWYM SĄCZU				
OBIEKT I LOKALIZACJA	BUDYNEK MIESZKALNY, UL. KRAKOWSKA 31, 33-300 NOWY SĄCZ (DZ.NR 66/2, OBRĘB: 025, M. NOWY SĄCZ)				
TYTUŁ RYSUNKU	INSTALACJA GAZOWA - RZUT II PIĘTRA				SKALA 1:75
SYMBOL OBIEKTU NS/KR31/TM	STADIUM PB	NR PROJEKTU NS/KR31/TM/10/20	NR RYSUNKU RYS. NR 4	NR ZMIANY	


Prezydent Miasta Nowego Sącza
Rynek 1
33-300 Nowy Sącz

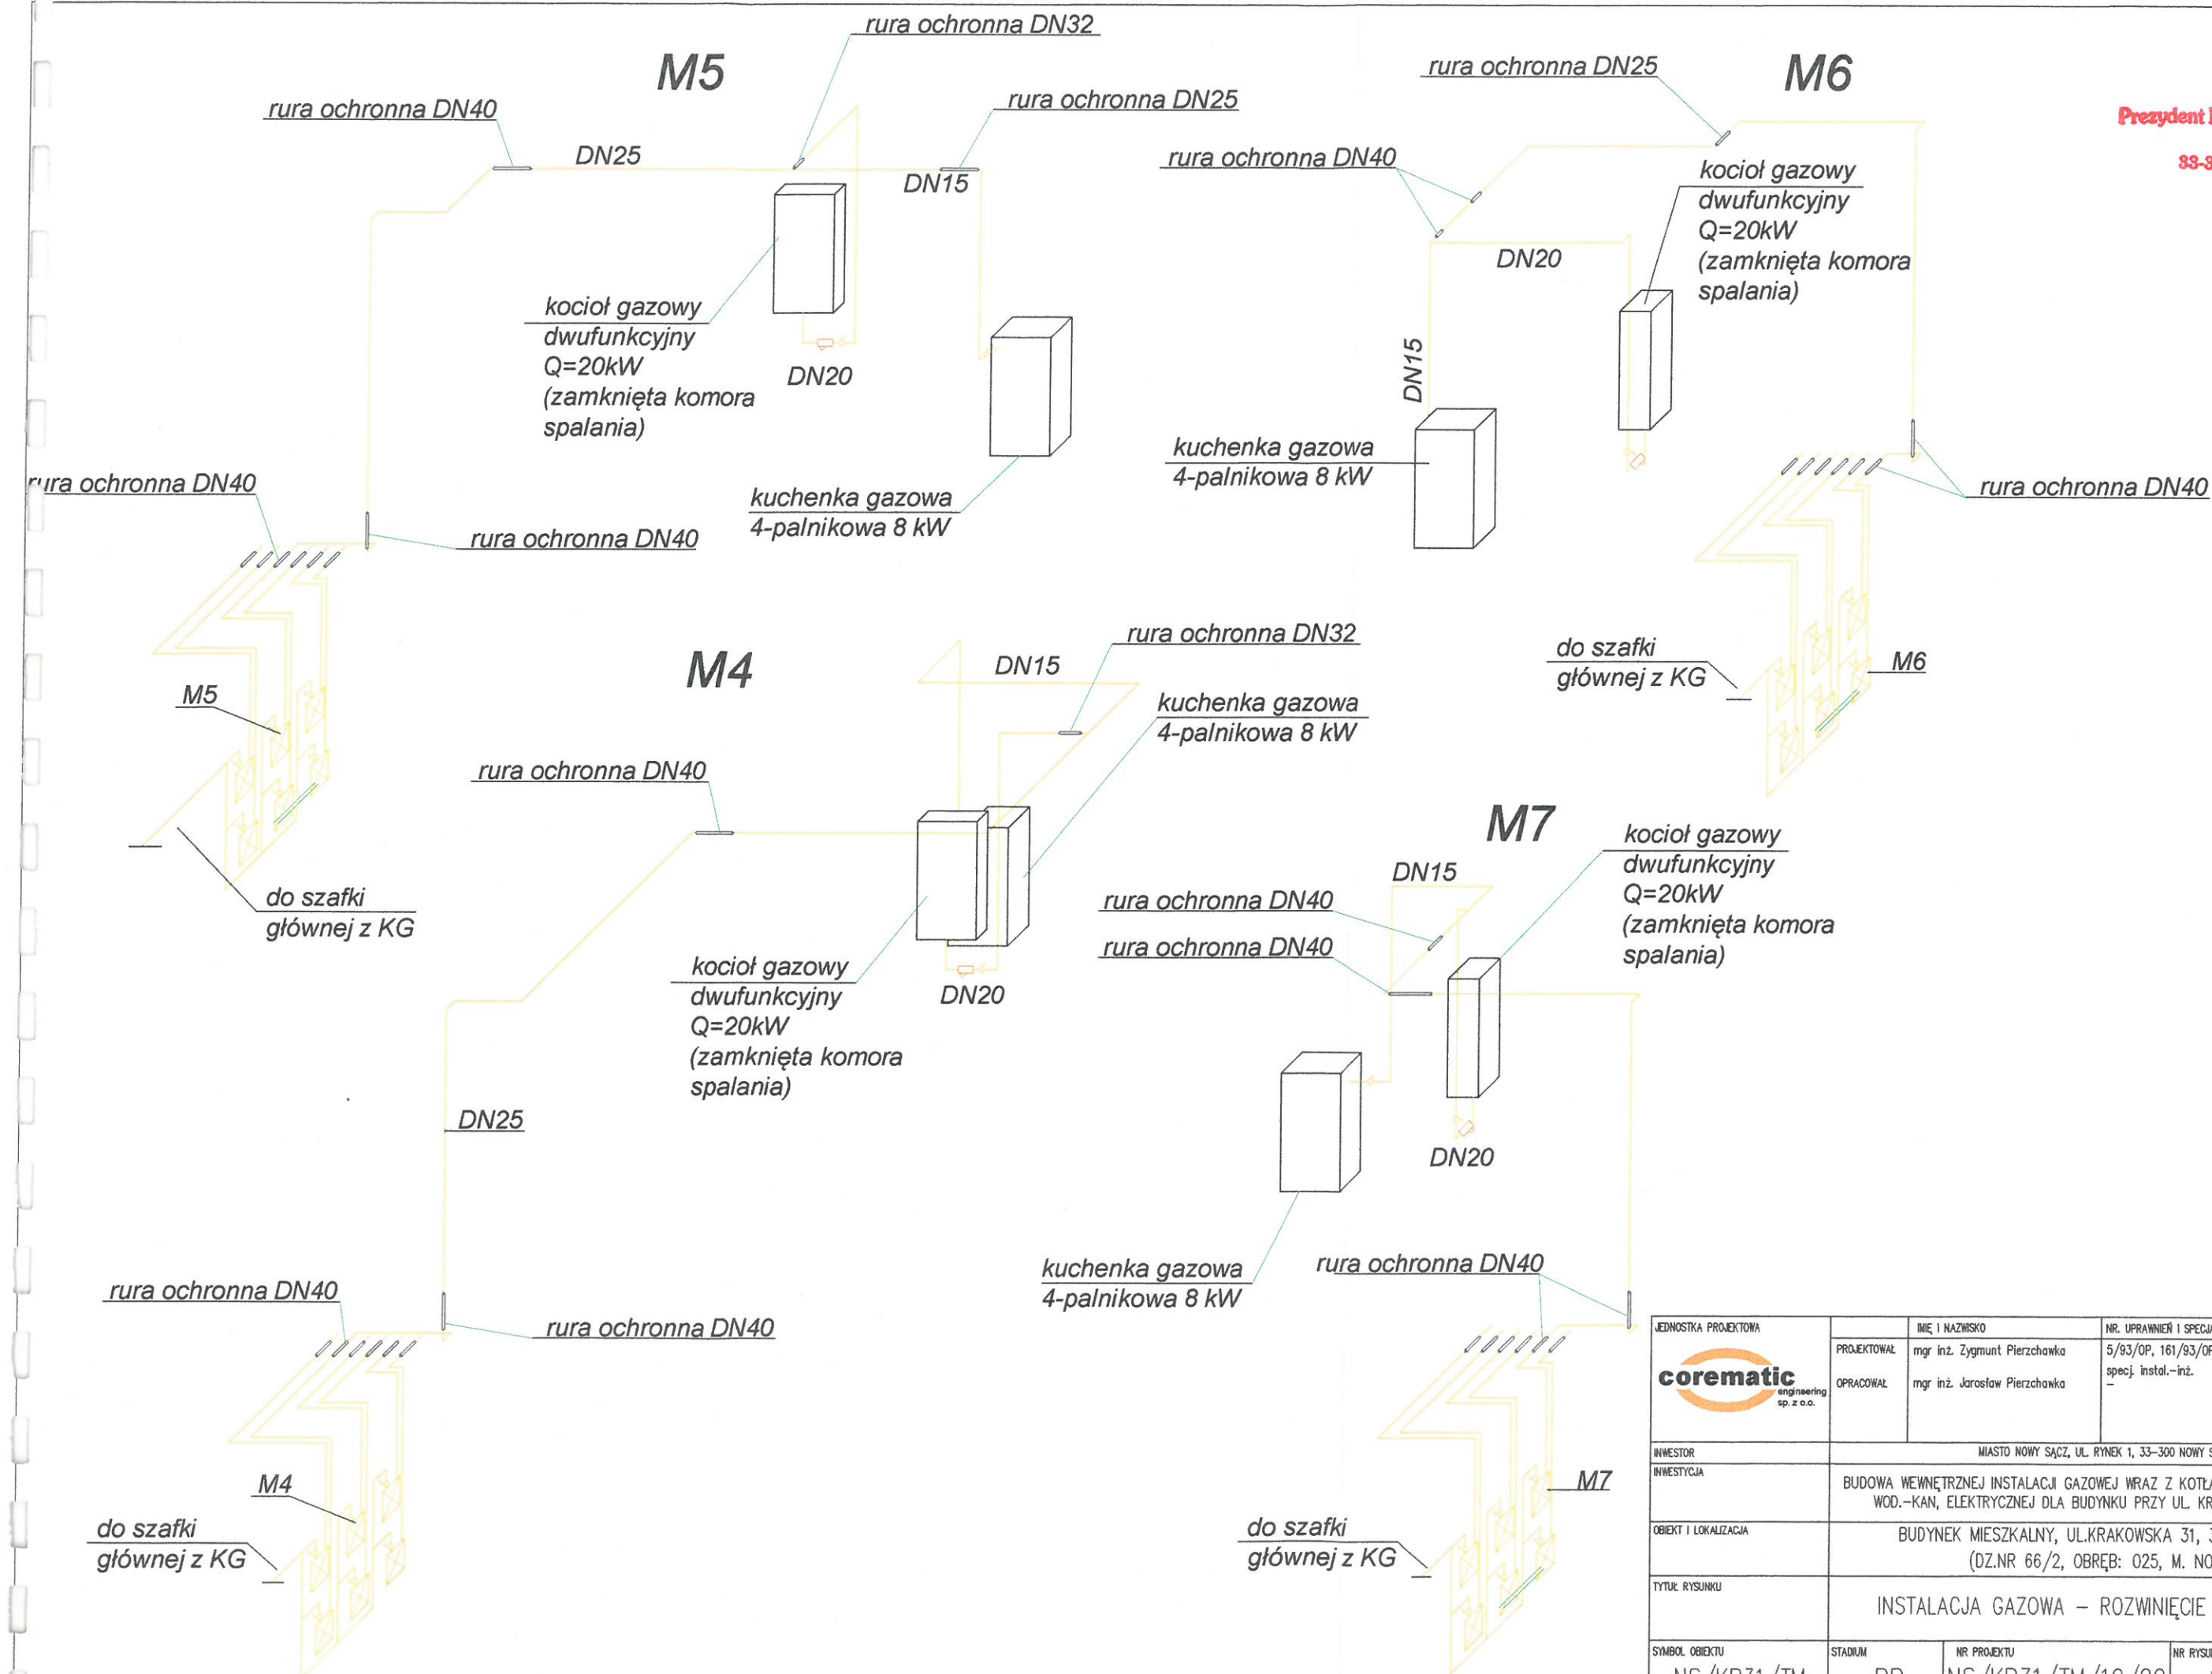

JEDNOSTKA PROJEKTOWA corematic engineering sp. z o.o.	PROJEKTOWAŁ	IMIĘ I NAZWISKO mgr inż. Zygmunt Pierzchawka	NR. UPRAWNIENI I SPECJALNOŚĆ 5/93/OP, 161/93/OP specj. instal.-inż.	DATA 12.2025	PODPIS
	OPRACOWAŁ	mgr inż. Jarosław Pierzchawka		12.2025	
INWESTOR INWESTYCJA	MIASTO NOWY SĄCZ, UL. RYNEK 1, 33-300 NOWY SĄCZ BUDOWA WEWNĘTRZNEJ INSTALACJI GAZOWEJ WRAZ Z KOTŁAMI ORAZ KUCHNIAMI GAZOWYMI, CO., WOD.-KAN, ELEKTRYCZNEJ DLA BUDYNKU PRZY UL. KRAKOWSKIEJ 31 W NOWYM SĄCZU				
OBIEKT I LOKALIZACJA	BUDYNEK MIESZKALNY, UL. KRAKOWSKA 31, 33-300 NOWY SĄCZ (DZ.NR 66/2, OBRĘB: 025, M. NOWY SĄCZ)				
TYTUŁ RYSUNKU	INSTALACJA GAZOWA - ROZWIĘCIE (M4-M7)				SKALA 1:75
SYMBOL OBIEKTU NS/KR31/TM	STADIUM PB	NR PROJEKTU NS/KR31/TM/10/20	NR RYSUNKU RYS. NR 6	NR ZMIANY	

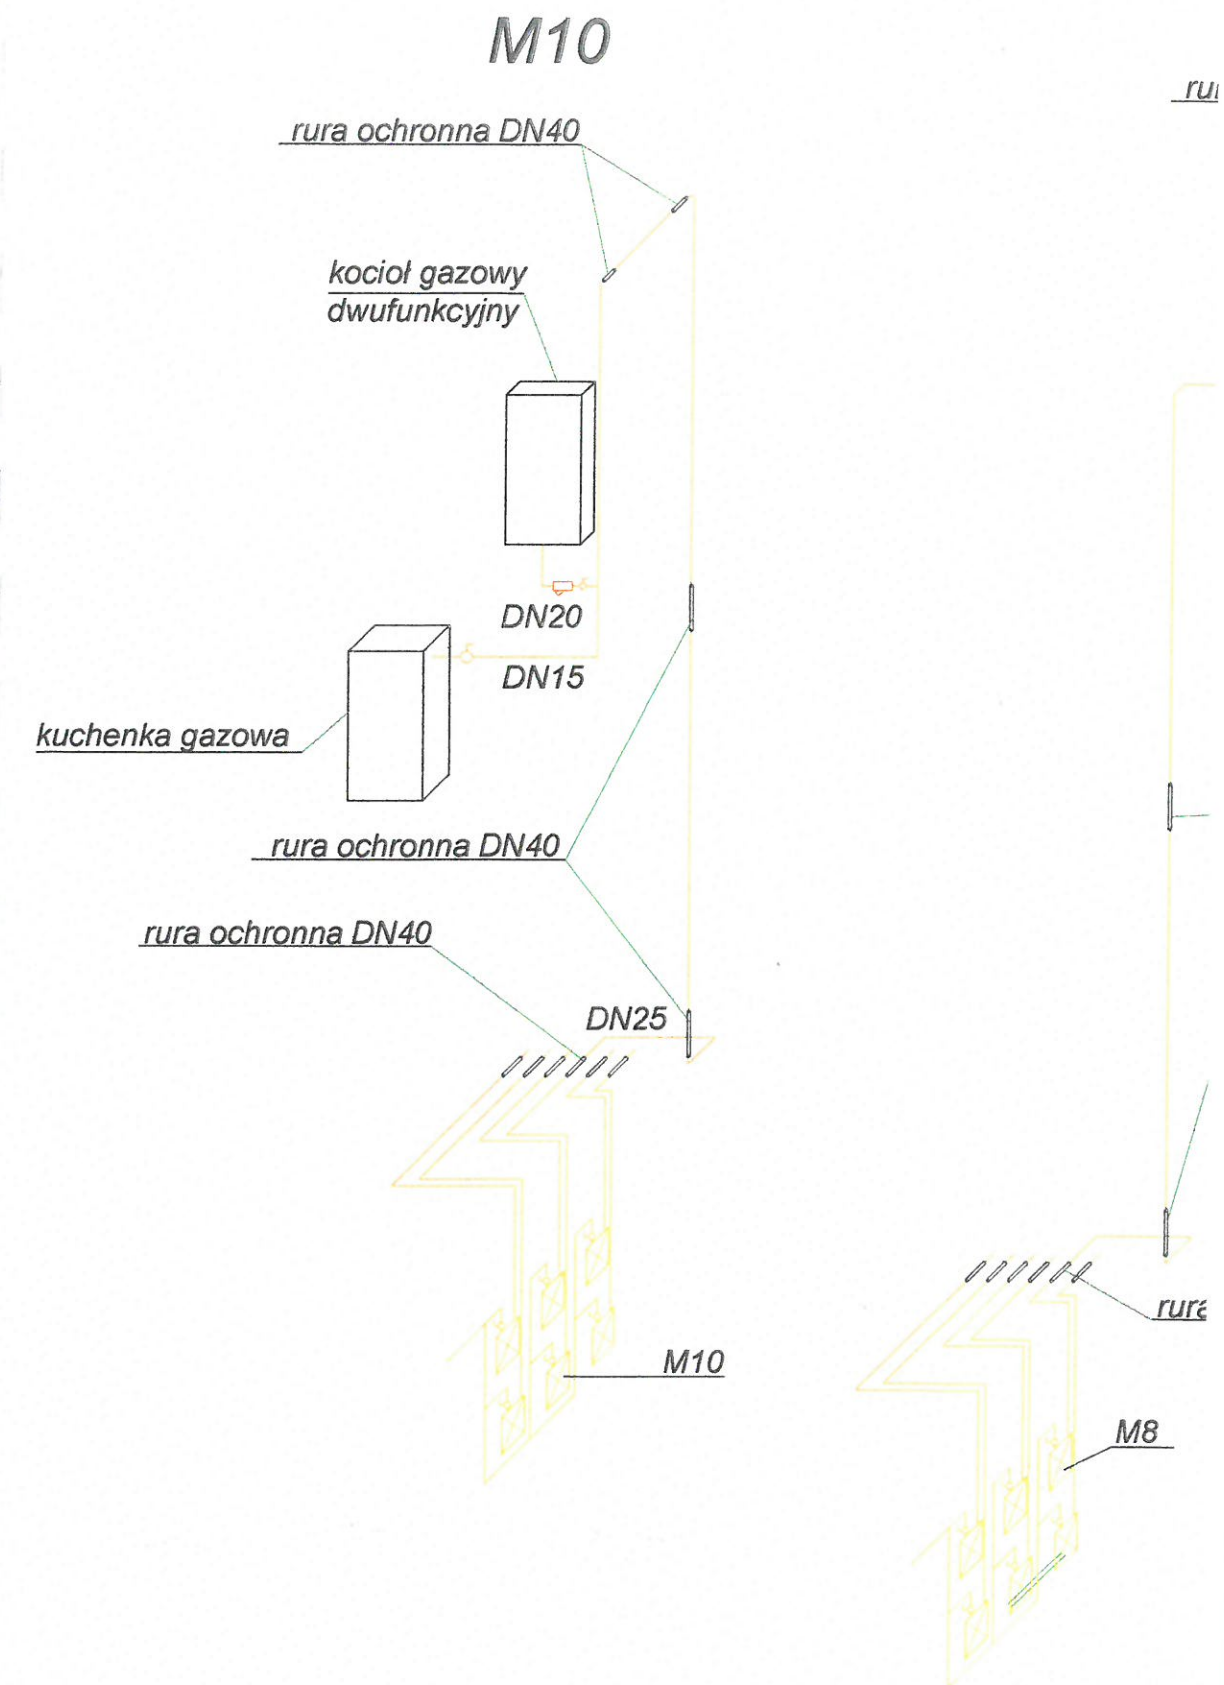

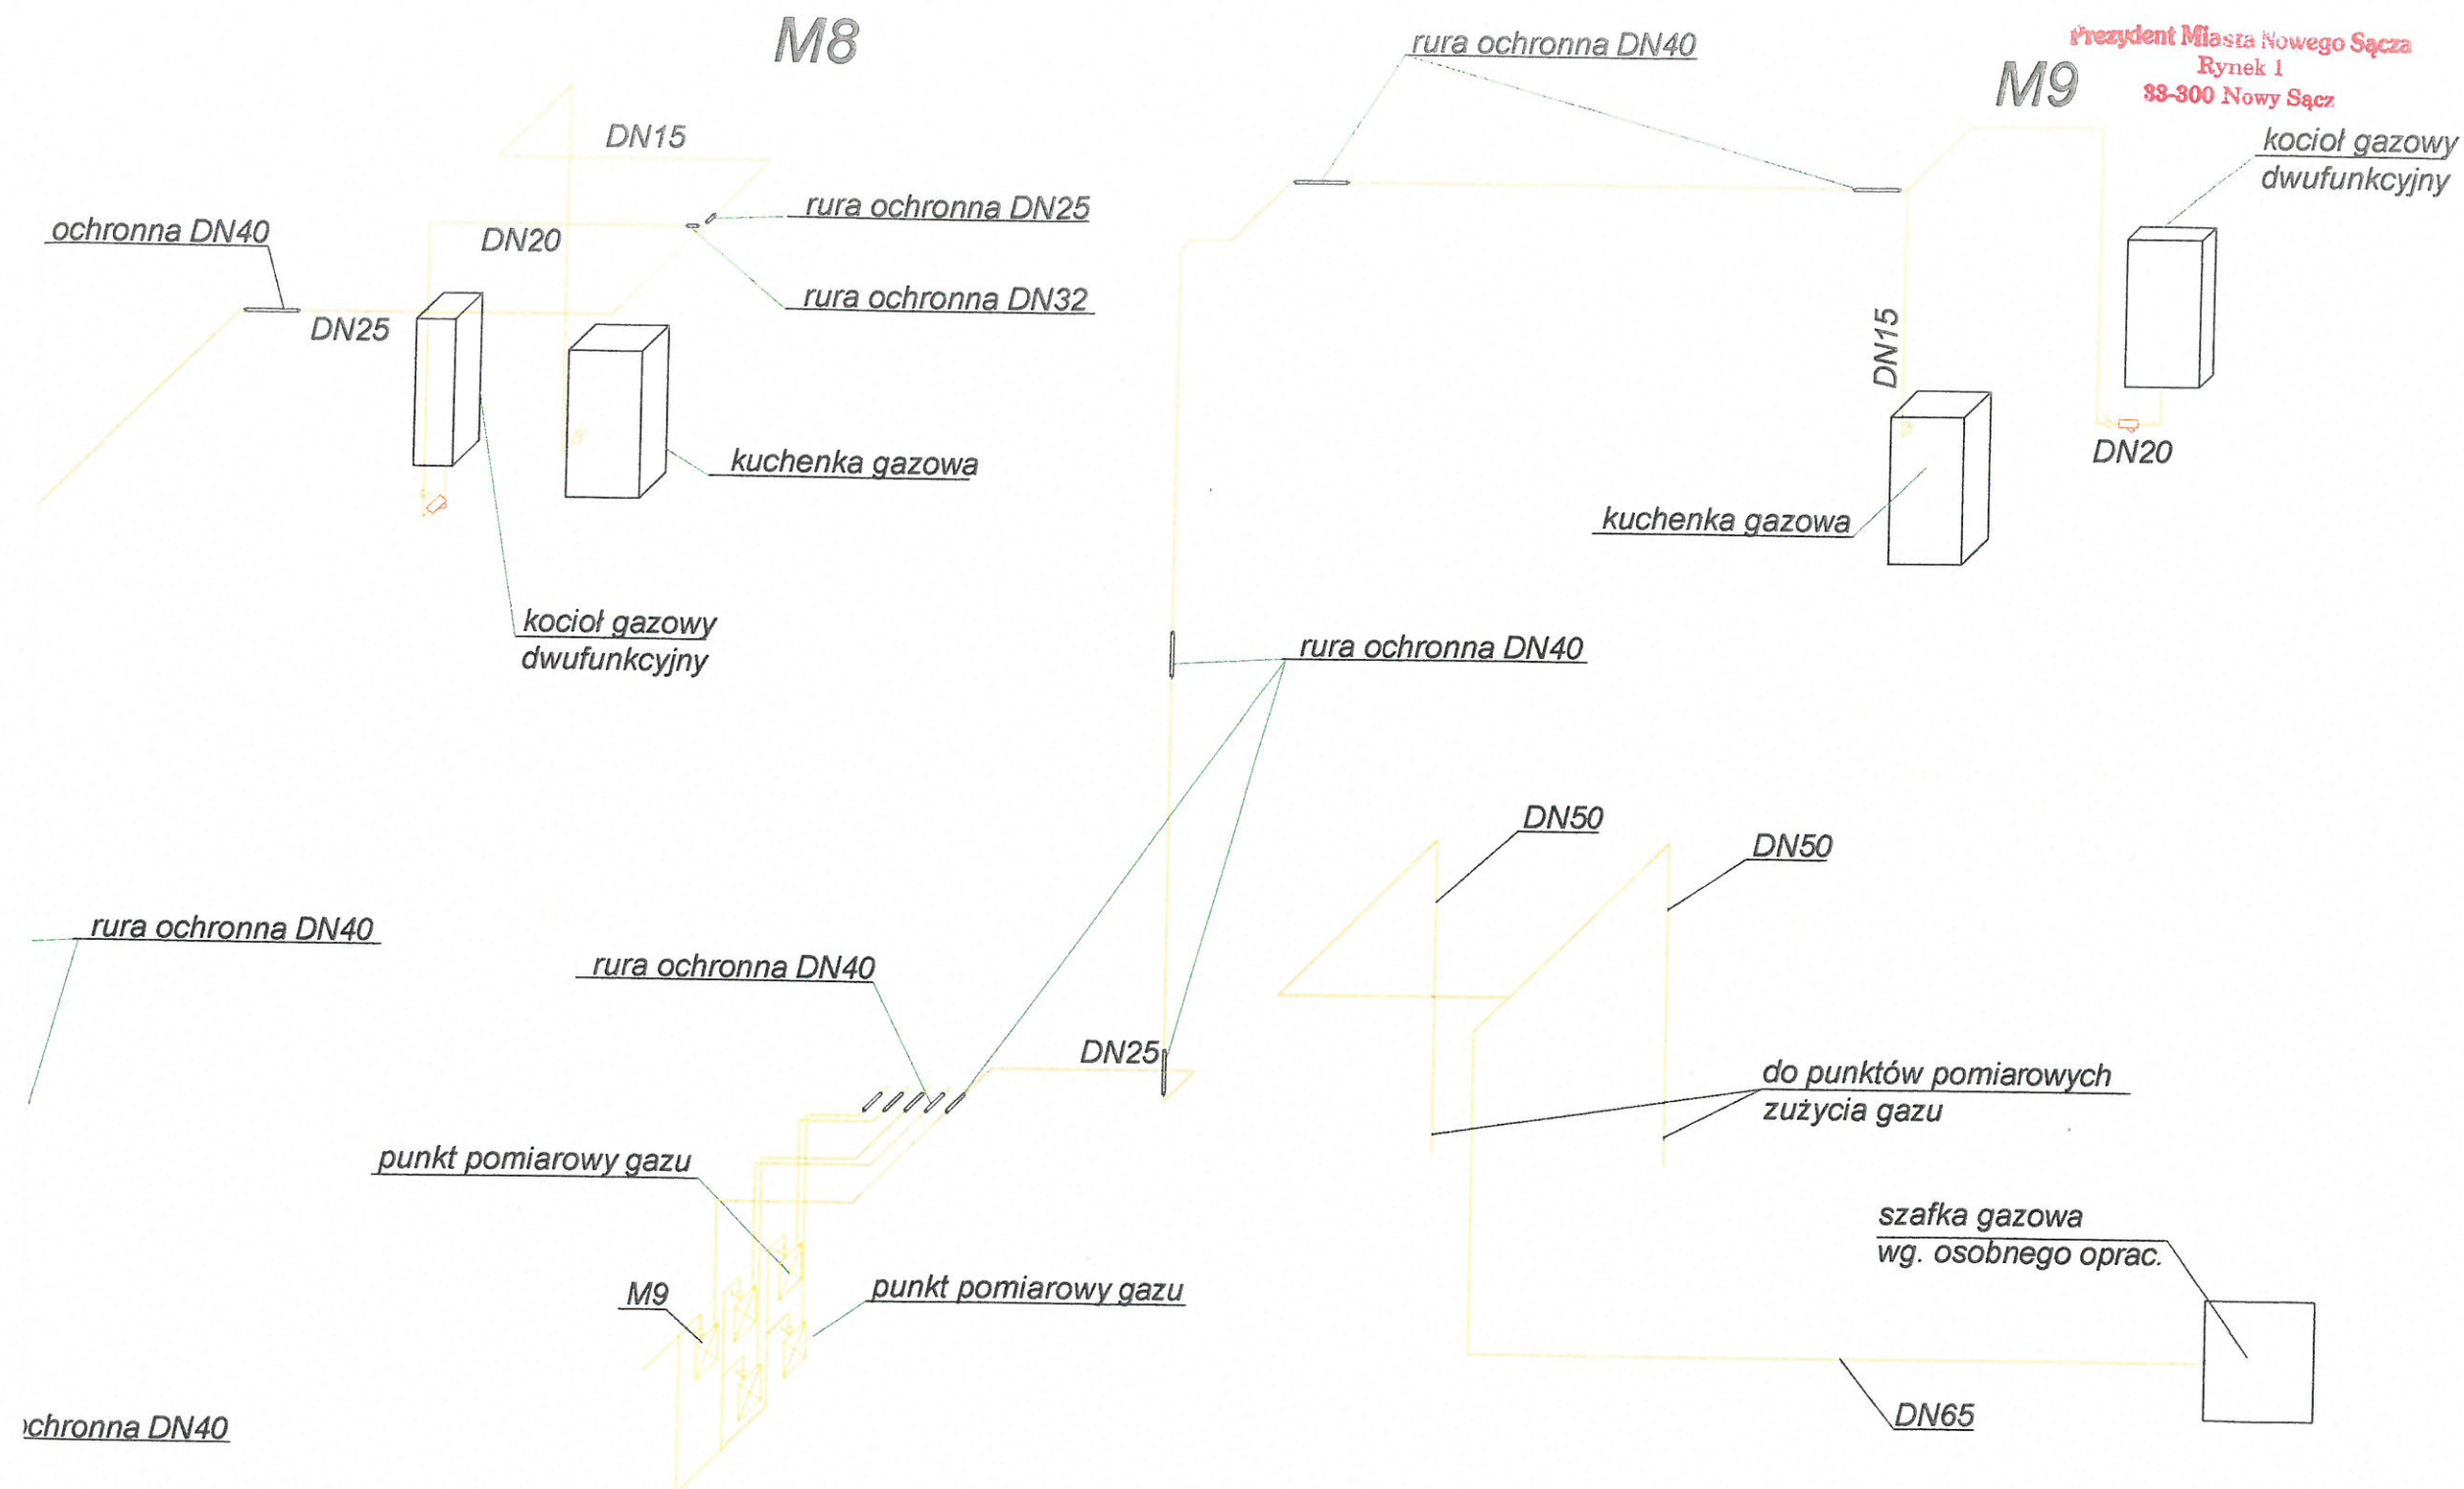

JEDNOSTKA PROJEKTOWA corematic engineering sp. z o.o.	PROJEKTOWAŁ	IMIĘ I NAZWISKO mgr inż. Zygmunt Pierzchawka	NR. UPRAWNIENI I SPECJALNOŚĆ 5/93/OP, 161/93/OP specj. instal.-inż.	DATA 12.2025	PODPIŚĆ 
	OPRACOWAŁ	mgr inż. Jarosław Pierzchawka	-	12.2025	
INWESTOR	MIASTO NOWY SĄCZ, UL. RYNEK 1, 33-300 NOWY SĄCZ				
INWESTYCJA	BUDOWA WEWNĘTRZNEJ INSTALACJI GAZOWEJ WRAZ Z KOTŁAMI ORAZ KUCHNIAMI GAZOWYMI, CO., WOD.-KAN, ELEKTRYCZNEJ DLA BUDYNKU PRZY UL. KRAKOWSKIEJ 31 W NOWYM SĄCZU				
OBIEKT I LOKALIZACJA	BUDYNEK MIESZKALNY, UL.KRAKOWSKA 31, 33-300 NOWY SĄCZ (DZ.NR 66/2, OBRĘB: 025, M. NOWY SĄCZ)				
TYTUŁ RYSUNKU	INSTALACJA GAZOWA - ROZWINIĘCIE (M8-M10)				SKALA 1: 75
SYMBOL OBIEKTU	STADIUM	NR PROJEKTU	NR RYSUNKU	NR ZMIANY	
NS/KR31/TM	PR	NS/KR31/TM/10/20	DVC MD 7		