



PROTOKÓŁ Z NARADY KOORDYNACYJNEJ NR G.6630.151.2025
w sprawie sytuowania projektowanych sieci uzbrojenia terenu przeprowadzonej
za pomocą środków komunikacji elektronicznej w Starostwie Powiatowym w Mińsku Mazowieckim

Przedmiot narady koordynacyjnej

sieci uzbrojenia terenu, niebędące przyłączami **wodociągowa
kanalizacyjna**

Lokalizacja obiektu	Cegłów, ul. Oczki		
Lista działek ewidencyjnych	Jednostka ew. Obręb ew.	Numery działek ewidencyjnych	
	m. Cegłów	Cegłów	192
Wnioskodawca	Daniel Baran reprezentujący(a) podmiot PRO-SANIT Biuro Usług Inżynierskich Daniel Baran , NIP: 8261735495 Jagodzińska 53, 08-400 Garwolin		
Inwestor	Gmina Cegłów		
Projektant	Daniel Baran numer uprawnień: MAZ/0200/POOS/07		
Data wpływu wniosku	26 czerwca 2025 r.		
Data rozpoczęcia narady	1 lipca 2025 r.		
Data zakończenia narady	8 lipca 2025 r.		
Przewodnicząca narady koordynacyjnej	Magdalena Rawska Główny specjalista w Wydziale Geodezji i Kartografii		

Lista uczestników narady koordynacyjnej

1	<u>Oznaczenie podmiotu:</u> PKP Energetyka S.A. - Oddział w Warszawie - Dystrybucja Energii Elektrycznej Wschodni Obszar Serwisowy	Podmiot powiadomiony o naradzie drogą elektroniczną
	<u>Stanowisko/uwagi:</u> Nie wyrażono stanowiska	
2	<u>Oznaczenie podmiotu:</u> PSG Sp. z o.o. Oddział w W-wie, Rejon Dystrybucji Gazu Zachód w Garwolinie	Podmiot powiadomiony o naradzie drogą elektroniczną
	<u>Stanowisko/uwagi:</u> Nie wyrażono stanowiska	
3	<u>Oznaczenie podmiotu:</u> Starostwo Powiatowe Wydział Architektury i Budownictwa	Podmiot powiadomiony o naradzie drogą elektroniczną
	<u>Stanowisko/uwagi:</u> Nie wyrażono stanowiska	
4	<u>Oznaczenie podmiotu:</u> PGE Dystrybucja S. A. Oddział Warszawa Rejon Energetyczny Mińsk Mazowiecki	Imię i nazwisko przedstawiciela Piotr Słodownik
	<u>Stanowisko/uwagi:</u> Projekt zaakceptowany	Udział w naradzie z wykorzystaniem środków komunikacji elektronicznej
5	<u>Oznaczenie podmiotu:</u> PKP Polskie Linie Kolejowe S.A. Zakład Linii Kolejowych w Siedlcach ul. Zbrojna 39, 08-110 Siedlce	Imię i nazwisko przedstawiciela Marek Lewczuk
	<u>Stanowisko/uwagi:</u> Projekt zaakceptowany	Udział w naradzie z wykorzystaniem środków komunikacji elektronicznej
6	<u>Oznaczenie podmiotu:</u> Urząd Miasta i Gminy Cegłów	Imię i nazwisko przedstawiciela Dariusz Uchman
	<u>Stanowisko/uwagi:</u> Projekt zaakceptowany	Udział w naradzie z wykorzystaniem środków komunikacji elektronicznej

W naradzie uczestniczył(a) z wykorzystaniem środków komunikacji elektronicznej przedstawiciel(ka) wnioskodawcy **Daniel Baran**.

Treść protokołu uzgodniono z osobami, które uczestniczyły w naradzie wyłącznie za pomocą środków komunikacji elektronicznej.

Uwagi Przewodniczącej narady koordynacyjnej:

Cegłów, gm. Cegłów, ul. Oczko, działka nr 192- projekt sieci wodociągowej i kanalizacji sanitarnej:

Mapa z projektem nie przedstawia inwentaryzacji drzew oraz wiążącej informacji o ich wycince (zbliżenie projektowanej sieci wodociągowej do drzewa liściastego na odległość ok. 0,4 m).




Zeskanuj kod QR,
aby zlokalizować
wniosek na mapie

**Z up. Starosty
Magdalena Rawska
Główny specjalista w Wydziale Geodezji i Kartografii**

Dokument elektroniczny wygenerowany automatycznie dnia 8 lipca 2025 roku z systemu informatycznego iGeoMap/ePODGiK, podpisany kwalifikowaną pieczęcią elektroniczną organu.

Załącznik do niniejszego protokołu stanowi dokumentacja projektowa, która została opatrzona elektroniczną pieczęcią kwalifikowaną organu zawierającą adnotację o sposobie przeprowadzenia narady, miejsce i termin jej zakończenia oraz znak sprawy zgodny z instrukcją kancelaryjną i nie wymaga dodatkowych pieczętek.

Weryfikacji dokumentu można dokonać na stronie <https://weryfikacjaprotokoluzud.epodgik.pl>.

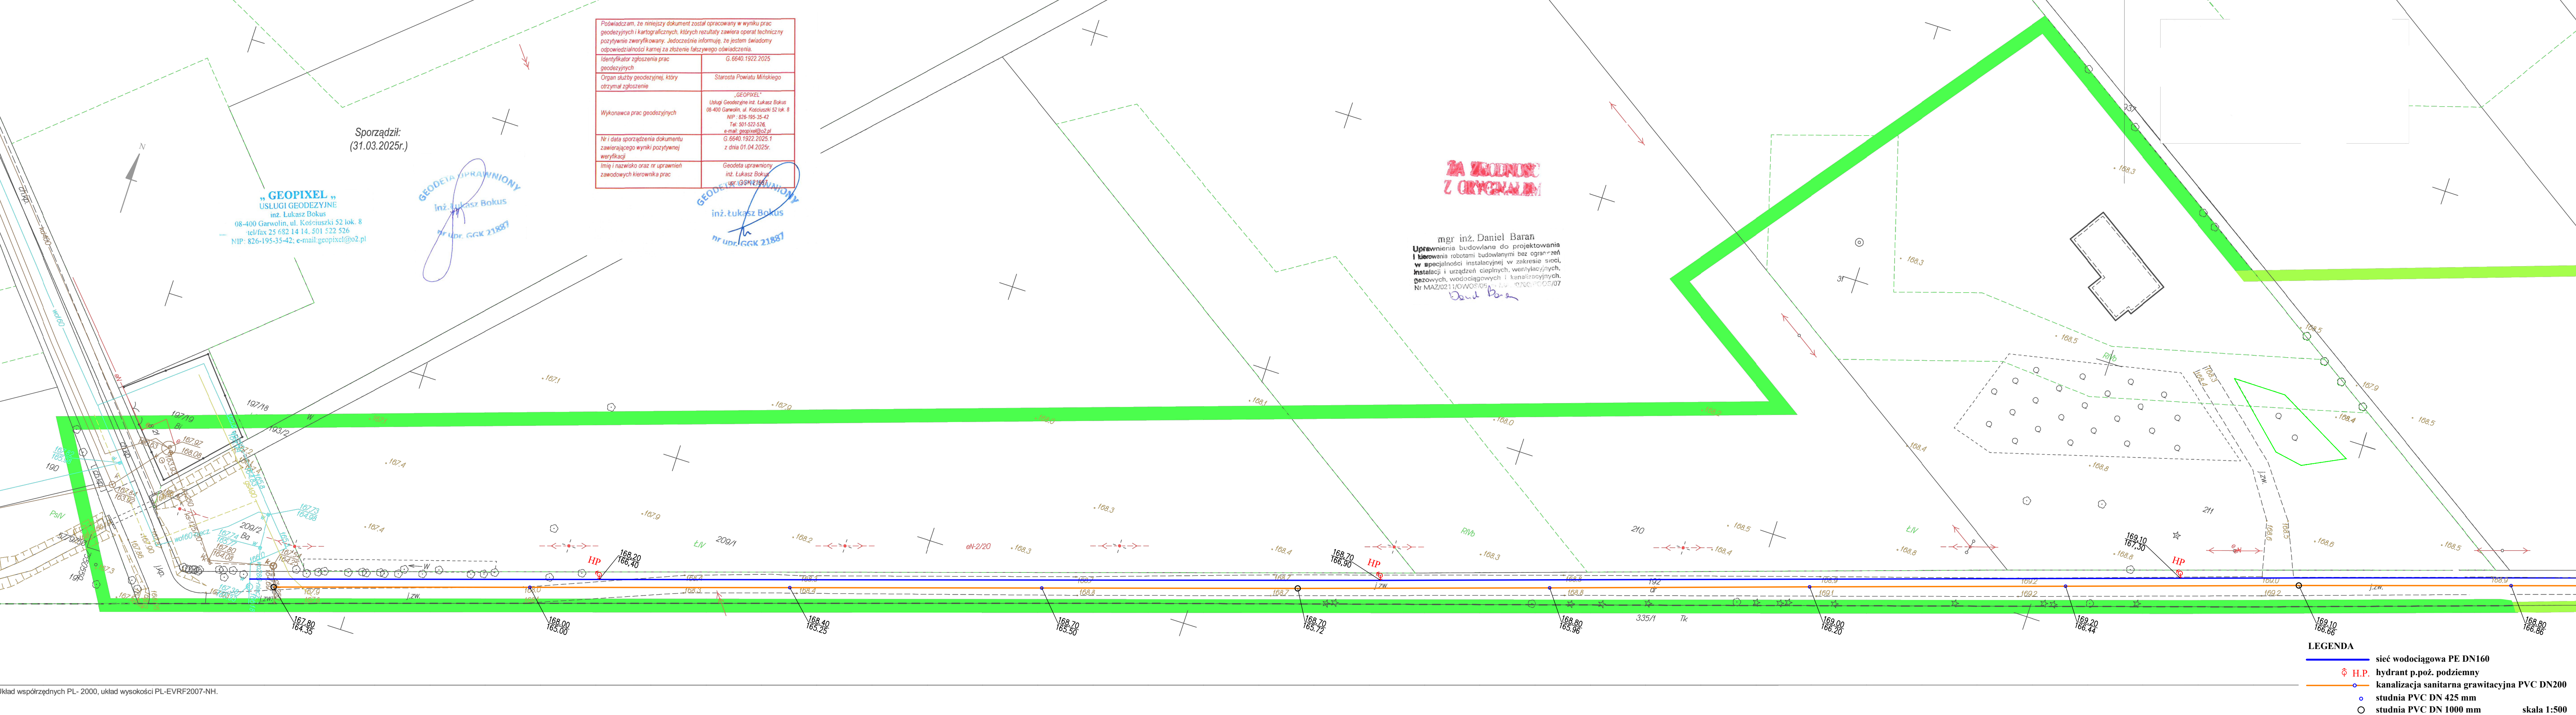

MAPA DO CELÓW PROJEKTOWYCH

Powiat miński, Gmina: 141204_4 Ceglów, Obręb: 0001 Ceglów, Działka numer: 192, ul. Wojciecha Oczko

Skala 1:500

Sporządził:
(24.06.2025r.)

„GEOPIXEL”
USŁUGI GEODEZYJNE
— inż. Łukasz Bokus —
08-400 Garwolin, ul. Kościuszki 52 lok. 8
tel/fax 25 682 14 14, 501 522 526
NIP: 826-195-35-42; e-mail: geopixel@o2.pl

GEODETA UPRAWNIONY
inż. Łukasz Bokus

nr upr. GGK 21887

Poświadczam, że niniejszy dokument został opracowany w wyniku prac geodezyjnych i kartograficznych, których rezultaty zawiera operat techniczny pozytywnie zweryfikowany. Jednocześnie informuję, że jestem świadomy odpowiedzialności kamej za złożenie fałszywego oświadczenia.	
Identyfikator zgłoszenia prac geodezyjnych	G.6640.5072.2025
Organ służby geodezyjnej, który otrzymał zgłoszenie	Starosta Powiatu Mińskiego
Wykonawca prac geodezyjnych	„GEOPIXEL” Usługi Geodezyjne inż. Łukasz Bokus 08-400 Garwolin, ul. Kościuszki 52 lok. 8 NIP: 826-195-35-42 Tel: 501-522-526, e-mail: geopixel@o2.pl
Nr i data sporządzenia dokumentu zawierającego wyniki pozytywnej weryfikacji	G.6640.5072.2025.1 z dnia 25.06.2025r.
Imię i nazwisko oraz nr uprawnień zawodowych kierownika prac	Geodeta uprawniony inż. Łukasz Bokus upr. GGK 21887


GEODETA UPRAWNIONY
inż. Łukasz Bokus

nr upr. GGK 21887

ZA WZGLĘDNOŚĆ
Z ORYGINAŁEM

mgr inż. Daniel Baran
Uprawnienia budowlane do projektowania i kierowania robotami budowlanymi bez ograniczeń w specjalności instalacyjnej w zakresie sieci, instalacji i urządzeń cieplnych, wentylacyjnych, gazowych, wodociągowych i kanalizacyjnych.
Nr MAZ/0211/O/WOS/055 z dnia 02.06.2022/07

Daniel Baran

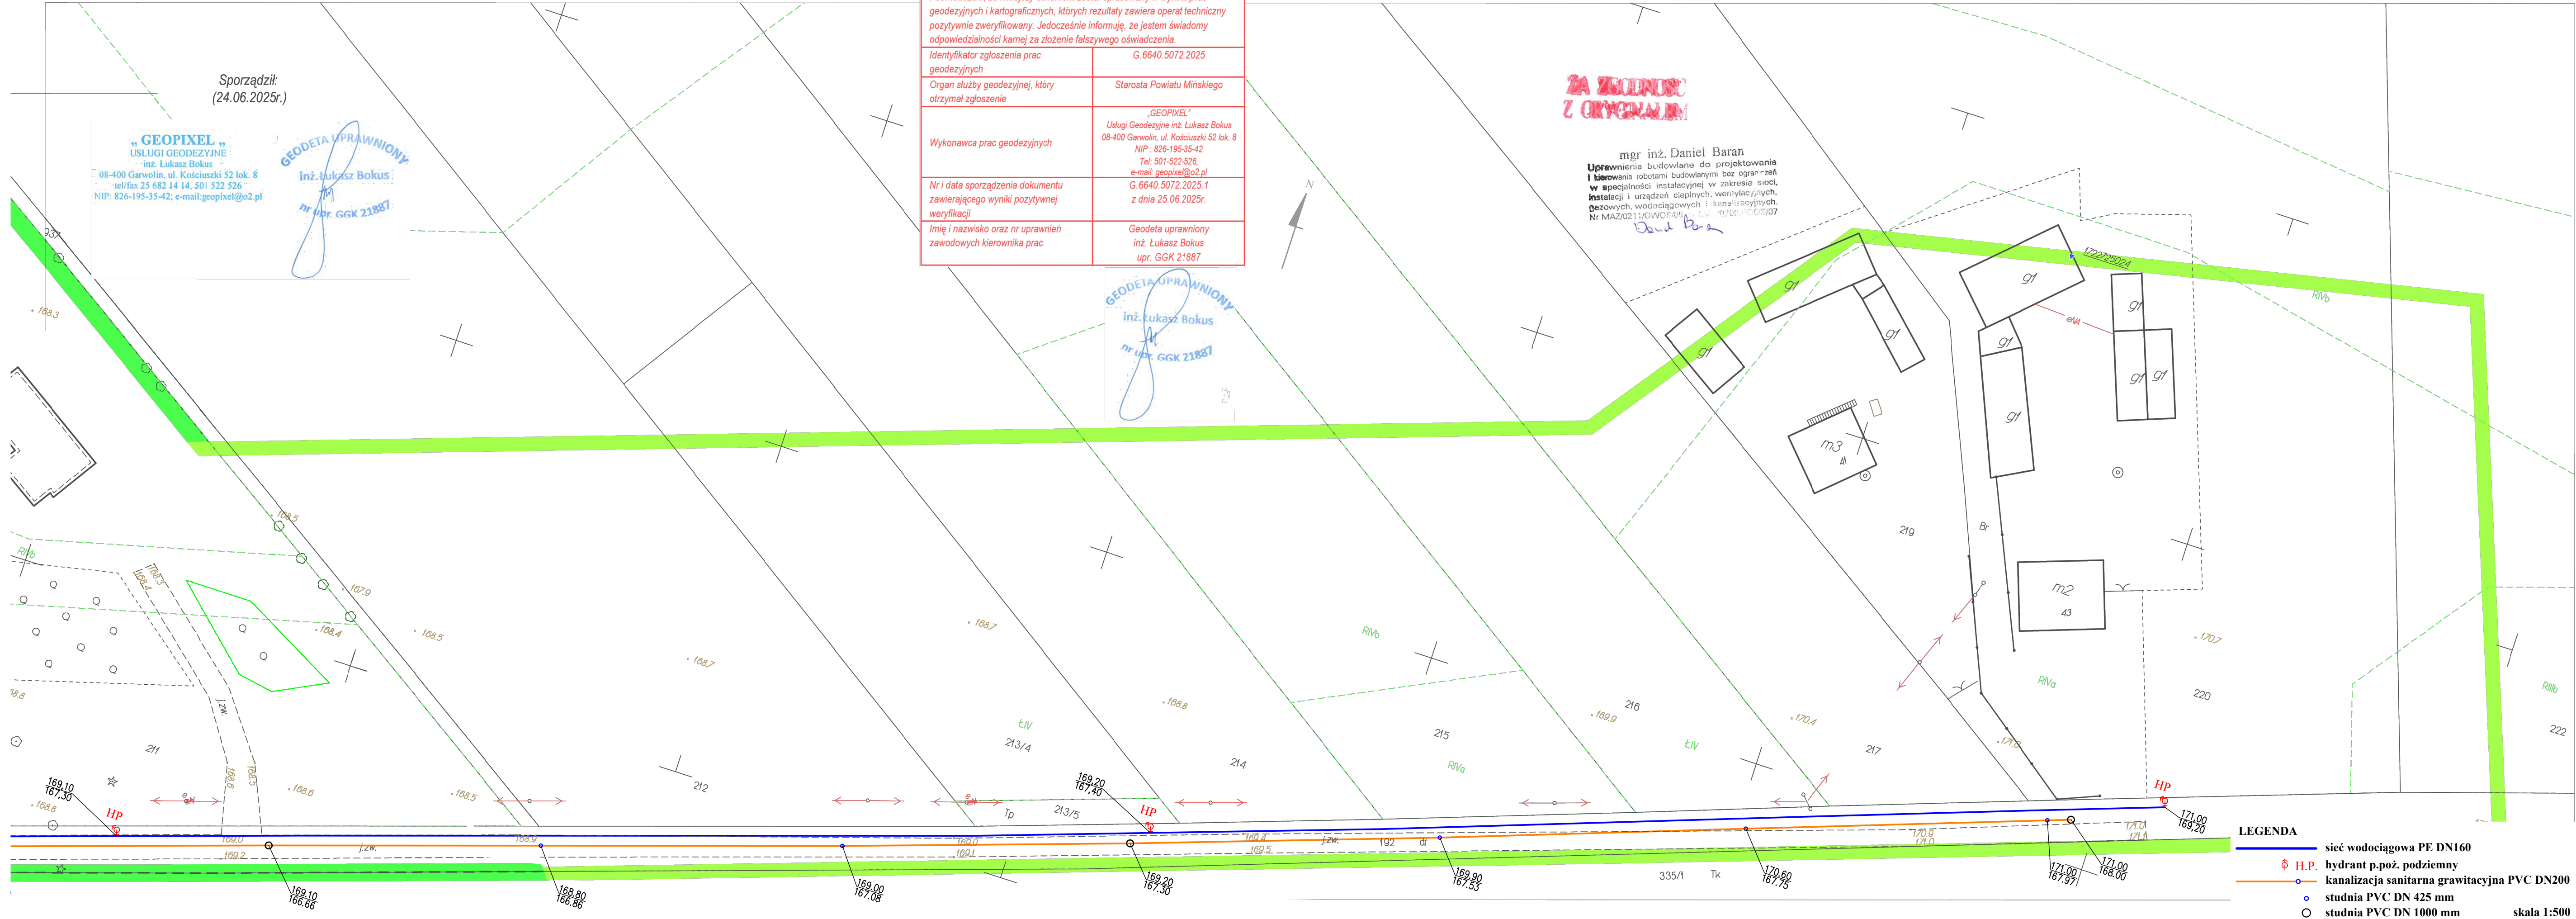

- LEGENDA
- sieć wodociągowa PE DN160
 - ⊕ H.P. hydrant p.poż. podziemny
 - o — kanalizacja sanitarna grawitacyjna PVC DN200
 - studnia PVC DN 425 mm
 - studnia PVC DN 1000 mm
- skala 1:500