


Profil - KD Ksieginice

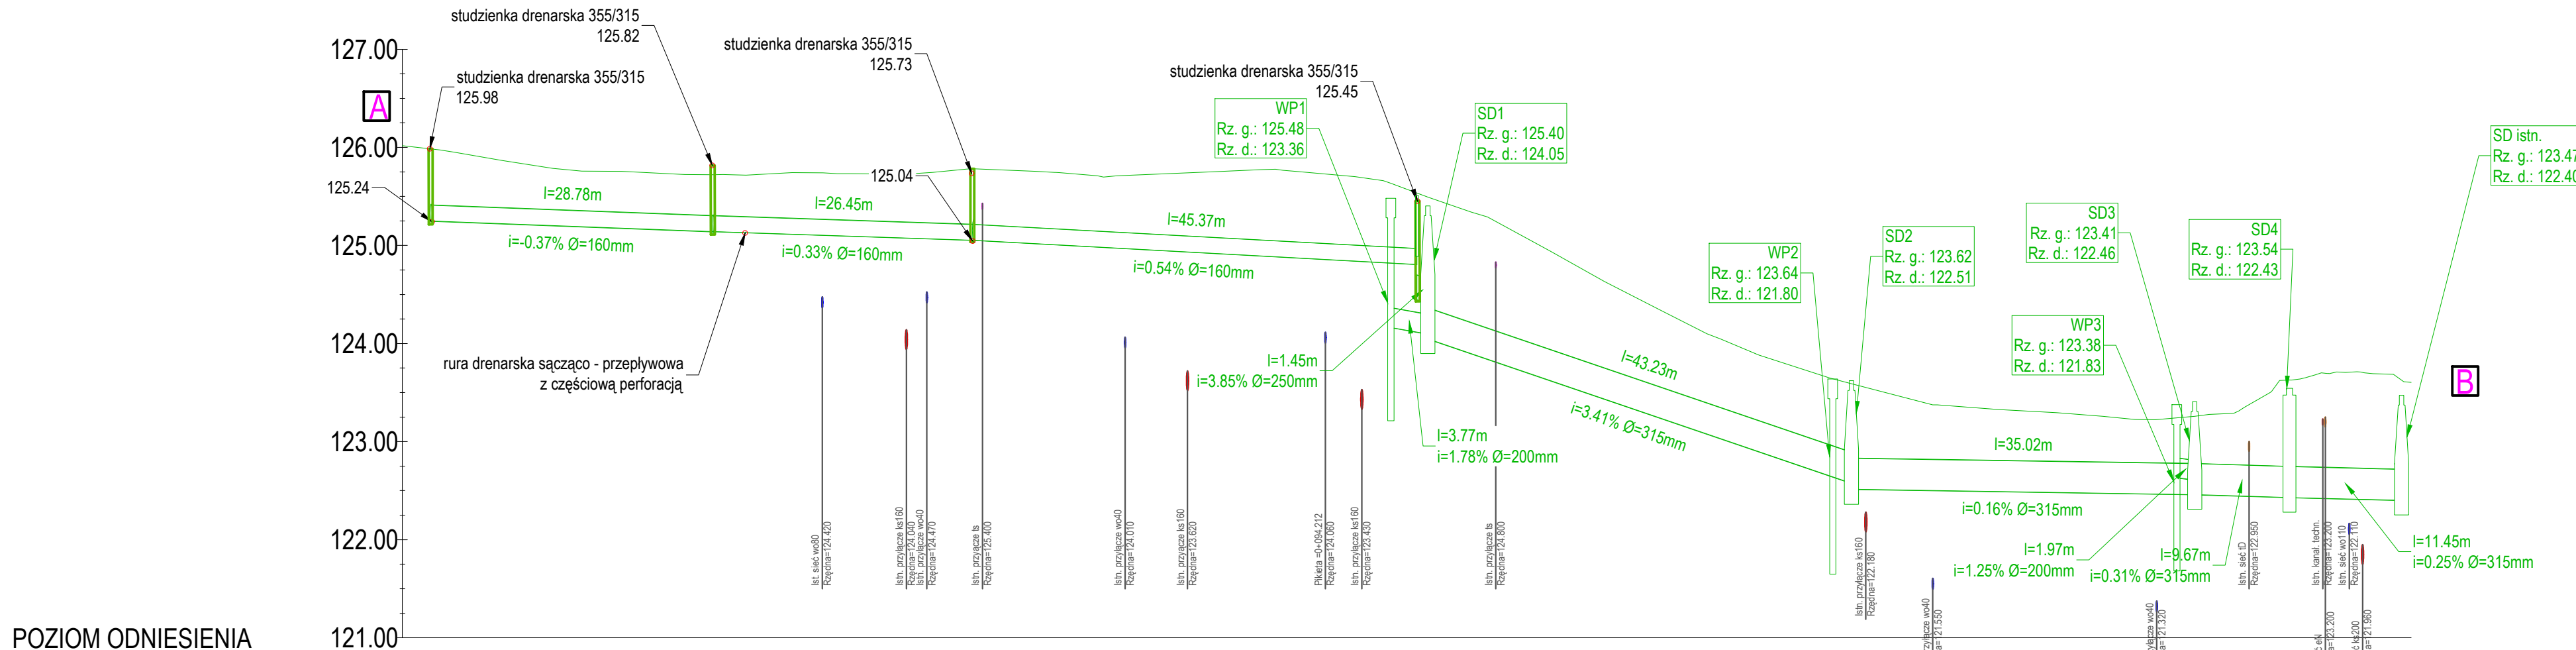

POZIOM ODNIESIENIA

Rzędna terenu	125.98	125.72	125.78	125.63	125.54	123.65	123.25	123.63	123.62
Rzędna dna kanału				123.36	124.05	121.80	121.83	122.43	122.40
Zagłębienie dna				2.12	1.49	1.84	1.42	1.11	1.07
Spadek	-0.37%	0.33%	0.54%	1.78%	3.85%	3.41%	0.16%	0.31%	0.25%
Średnica i materiał rury	d=0.16m PVC-U	d=0.16m PVC-U	d=0.16m PVC-U	d=0.20m PVC-U	d=0.25m PVC-U	d=0.32m PVC-U	d=0.20m PVC-U	d=0.32m PVC-U	
Odległość	2.92	31.70	58.28	100.86	102.83	145.95	181.07	192.55	204.00
Długość odcinka		28.78	26.45	45.37	3.75	43.23	35.02	1.97	11.45

UWAGA!!

- PRZED PRZYSTĄPIENIEM DO ROBÓT NALEŻY NA ROBOCZO UZGODNIĆ PRZEBIEG ISTNIEJĄCEGO UZBROJENIA.
- WYKONAĆ PRZEKOPY KONTROLNE RĘCZNE W MIEJSCACH ZBLIŻEŃ I KOLIZJI Z ISTNIEJĄCYM UZBROJENIEM TERENU.
- PRZED WEJŚCIEM NA ROBOTY NALEŻY ZGŁOSIĆ ZARZĄDCOM SIECI ZAMIAR ROZPOCZĘCIA ROBÓT.
- PODANE NA KOLIZJACH RZĘDNE SĄ RZĘDNymi ORIENTACYJNYMI I MOGĄ SIĘ ONE RÓŻNIĆ OD RZECZYWISTYCH.
- NALEŻY ZACHOWAC SZCZEGÓLNA OSTROŻNOŚĆ W POBLIŻU MIEJSC KOLIZJI.

Legenda:

- teren istniejący
- teren projektowany
- proj. sieć kd

PROJEKT BUDOWLANY STADIUM - PROJEKT ARCHITEKTONICZNO-BUDOWLANY	Wykonał	ZAKŁAD USŁUGOWO - PROJEKTOWY "WIR" ul. Wiśniowa 55, 59-300 Lubin tel./fax 076/844-78-18		
	Inwestor	Gmina Lubin ul. Księcia Ludwika 13, 59-300 Lubin		
	Nazwa rysunku	Profil sieci kd - odcinek A-B		Skala 1:500/50
	Obiekt	„Przebudowa drogi gminnej wewnętrznej w zakresie przebudowy jezdni, budowy zjazdów wraz z budową elektroenergetycznej sieci kablowej nN 0,4kV oświetlenia drogowego oraz budową sieci kanalizacji deszczowej” w ramach zadania inwestycyjnego: „Przebudowa drogi gminnej biegnącej śladem działek nr 217/1, 217/2, 80/2, 351/1 w Ksieginicach		Numer rysunku 2S
	Część	SANITARNA/ ODWODNIENIE		17 grudnia 2025
	Stanowisko Projektant Branża Odwodnienia	Imię i Nazwisko mgr inż. Renata Panic	Uprawnienia Projektowanie bez ograniczeń w specjalności instalacyjno-technicznej w zakresie rozprawy sieci sanitarnych nr 127D/05/11	Podpis