


RZUT PARTERU SKALA 1:50

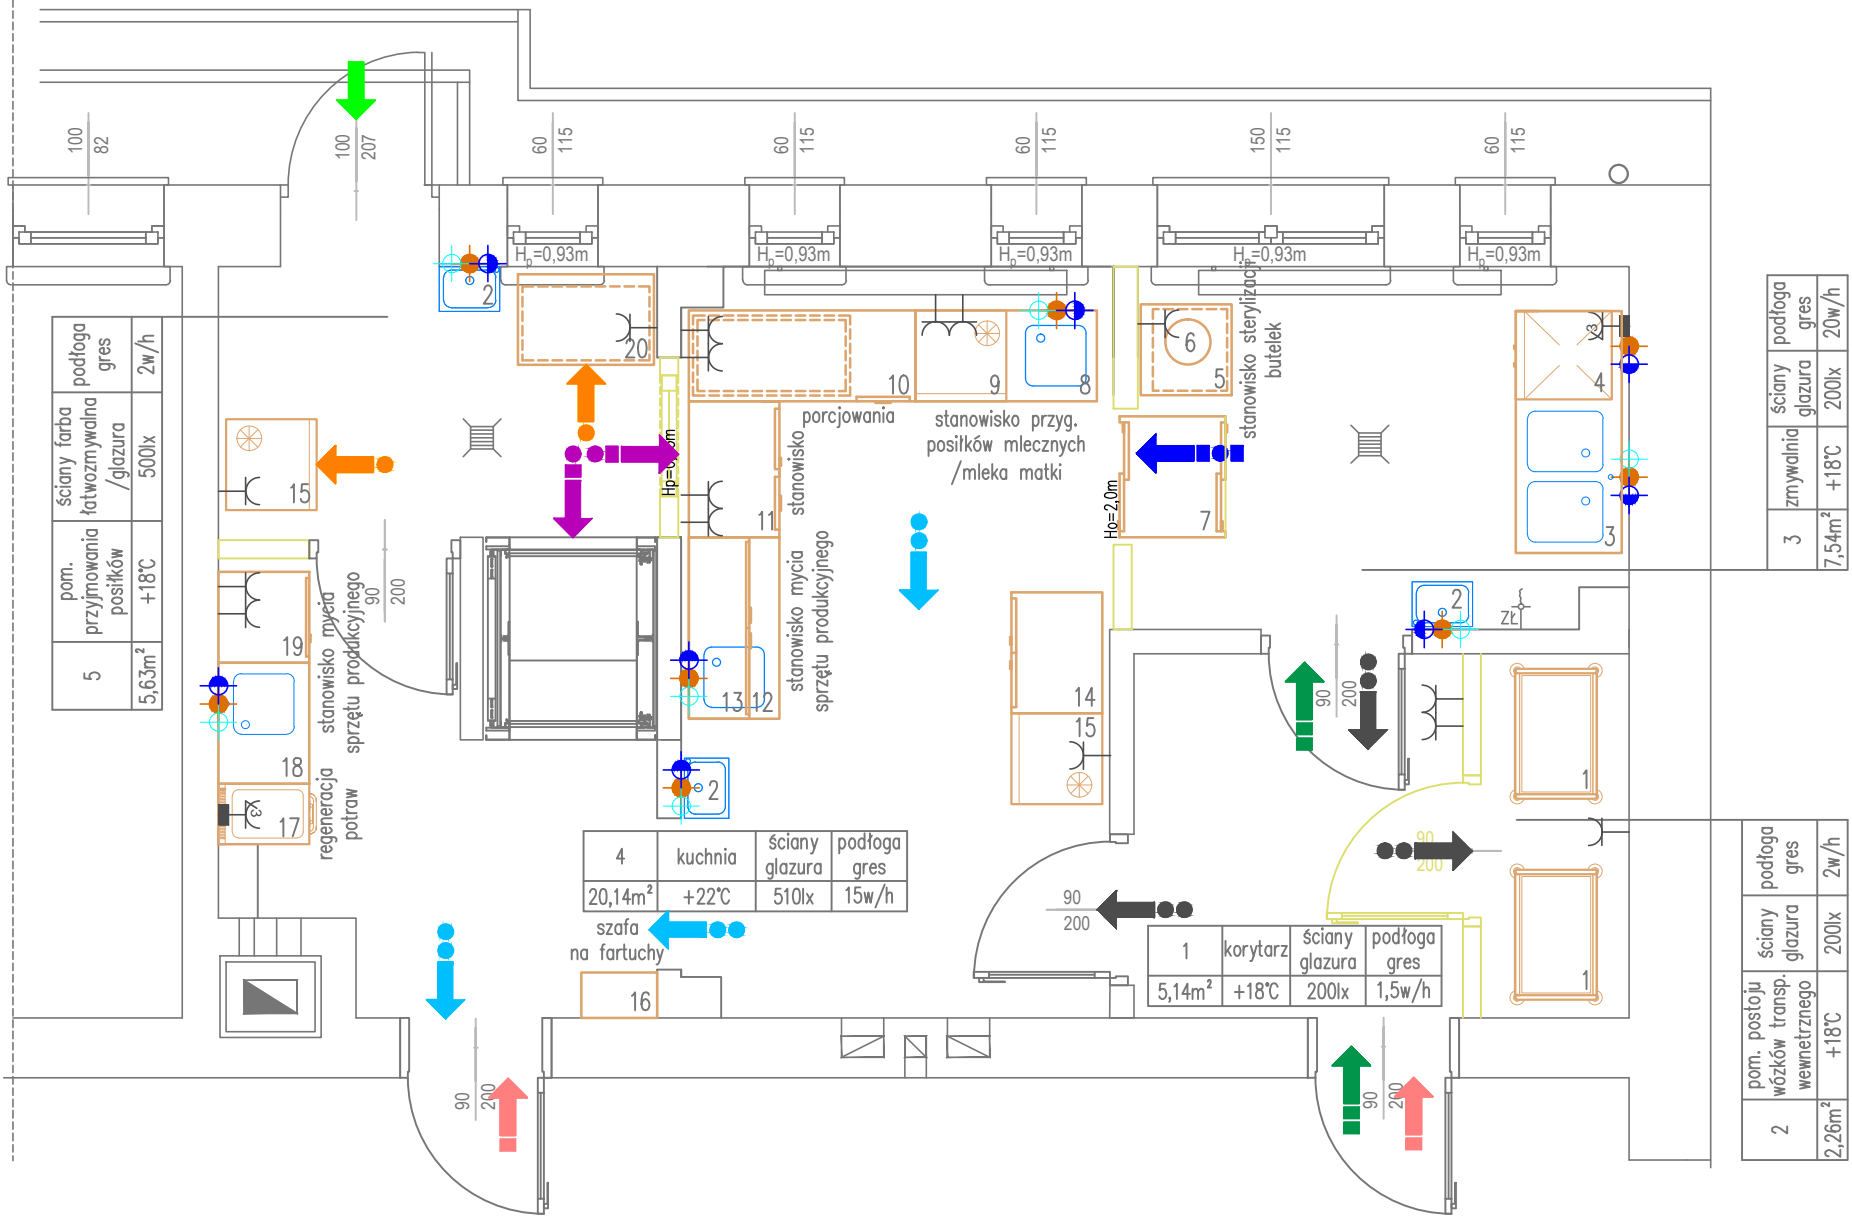

LEGENDA

- WODA ZIMNA
- WODA CIEPŁA
- ODPŁYW
- KRATKA ŚCIEKOWA
- GNIAZDO WTYKOWE 1-FAZOWE (przewód 3-żyłowy) PRZY PUNKTACH WODNYCH W WYKONANIU HERMETYCZNYM
- PRZYŁĄCZE ELEKTRYCZNE 3-FAZOWE (PUSZKA Z LISTWĄ ZACISKOWĄ WBUDOWANA W ŚCIANĘ) HERMETYCZNE

WEJŚCIE PRACOWNIKÓWDOSTAWA POSILKÓW W SYSTEMIE CATERINGUSTANOWISKA WYPAKOWANIA POSILKÓW Z TOREB CATERINGOWYCH, TERMOBOXÓWDROGA TRANSPORTU POSILKÓW PO WYPAKOWANIU Z TOREB CATERINGOWYCH TERMOBOKSÓWDYSTRYBUCJA POSILKÓW DO SALZWROT NACZYŃNACZYNNIA I/LUB BUTELKI PO PROCESIE MYCIA, WYPARZANIA I/LUB STERYLIZACJIWÓZKI PO PROCESIE MYCIA

DROGI PRZEPŁYWU

WYKAZ POMIESZCZEŃ I PROPOZYCJA ICH WYPOSAŻENIA						
nazwa pomieszczenia	nr urządzenia	nazwa urządzenia	ilość sztuk	zasilanie /moc kW	woda /kondensacja	wymiar
1. KORYTARZ	–	–	–	–	–	–
2. POMIESZCZENIE POSTOJU WÓZKÓW TRANSPORTU WEWNĘTRZNEGO	1	wózek kelnerski ze stali nierdzewnej, 3–półkowy	2	–	–	540x860x940
3. ZMYWALNIA	2	umywalka niezabudowana do mycia rąk z: – bateria umywalkowa łokciowa – dozownikiem mydła – dozownikiem ręczników papierowych	1 1 1 1	–	–	400x295 – – –
	3	stół ze zlewem dwukomorowym z prawej strony i miejscem na lodówkę lub zmywarkę	1	–	zw,cw,k	1600x700x850
	4	zmywarka uniwersalna, podblatowa	1	400/6,9	zw,k	565x680x836
	5	stół przysięenny, stalowy z półką	1	–	–	600x600x850
	6	parowy sterylizator butelek z suszarką	1	240/0,65	–	304x191x378
	7	szafa przelotowa z drzwiami suwanymi	1	–	–	800x700x1800
	8	umywalka niezabudowana do mycia rąk z: – bateria umywalkowa łokciowa – dozownikiem mydła – dozownikiem ręczników papierowych	1 1 1 1	–	–	400x295 – – –
4. KUCHNIA	8	stół ze zlewem jednokomorowym z prawej strony i miejscem na lodówkę	1	–	zw,cw,k	1200x600x850
	9	szafa chłodnicza podblatowa biała 130 l	1	230/0,09	–	600x613x830
	10	stół przysięenny z blokiem trzech szuflad po prawej stronie i dwiema półkami	1	–	–	1500x600x850
	11	stół przysięenny z blokiem trzech szuflad z lewej strony, drzwi skrzydłowe	1	–	–	900x600x850
	12	stół ze zlewem jednokomorowym z lewej strony z szafką	1	–	–	1200x600x850
	13	szafka wisząca dwaje drzwi skrzydłowe	1	–	–	1200x400x600
	14	szafa magazynowa drzwi skrzydłowe	1	–	–	800x600x1800
	15	szafa chłodnicza biała 350 l	1	230/0,11	–	600x600x1850
	16	biała wysoka szafa z lustrem na fartuchy	1	–	–	485x300x1960
	17	kuchnia nastawna ceramiczna 2–palowa na podstawie z dwoma szufladami, linia 600 Imbiss	1 kpl.	400/4,3	–	400x600x290/ 400x550x580
	18	stół ze zlewem jednokomorowym z prawej strony, z szafką	1	–	–	800x600x850
	19	szafa magazynowa drzwi skrzydłowe	1	–	–	600x600x1800
5. POMIESZCZENIE PRZYMOWANIA POSILKÓW	2	umywalka niezabudowana do mycia rąk z: – bateria umywalkowa łokciowa – dozownikiem mydła – dozownikiem ręczników papierowych	1 1 1 1	–	–	400x295 – – –
	15	szafa chłodnicza biała 350 l	1	230/0,11	–	600x600x1850
	20	stół przysięenny z półką, spawany	1	–	–	900x600x850

nazwa przedsięwzięcia	KUCHNIA DLA POTRZEB ŻŁOBKA	nr rys. 1
lokalizacja	Jelńnica 84 21–560 Jelńnica gmina Miedzyrzec Podlaski	skala 1:50
przedmiot rysunku	Technologia pomieszczeń kuchni – rzut parteru	data opracowania marzec 2026
opracowanie	inż. Mateusz Wardak	