

OZNACZENIA:

KANALIZACJA BYTOWO-GOSPODARCZA Z RUR PVC

ZIMNA WODA Z RUR PEX/ALPEX (ZW)

CIEPŁA WODA Z RUR PEX/ALPEX (CW)

CYRKULACJA CIEPŁEJ WODY Z RUR PEX/ALPEX (CCW)



## PIONY KANALIZACYJNE Z RUR PVC

WYPROWADZIĆ PONAD DACH

RURĄ ODPOWIETRZAJĄCĄ Ø 110 mm

I ZAKOŃCZYĆ ODPOWIETRZNIKIEM PVC Ø 125 mm

## PIONY WODOCIĄGOWE

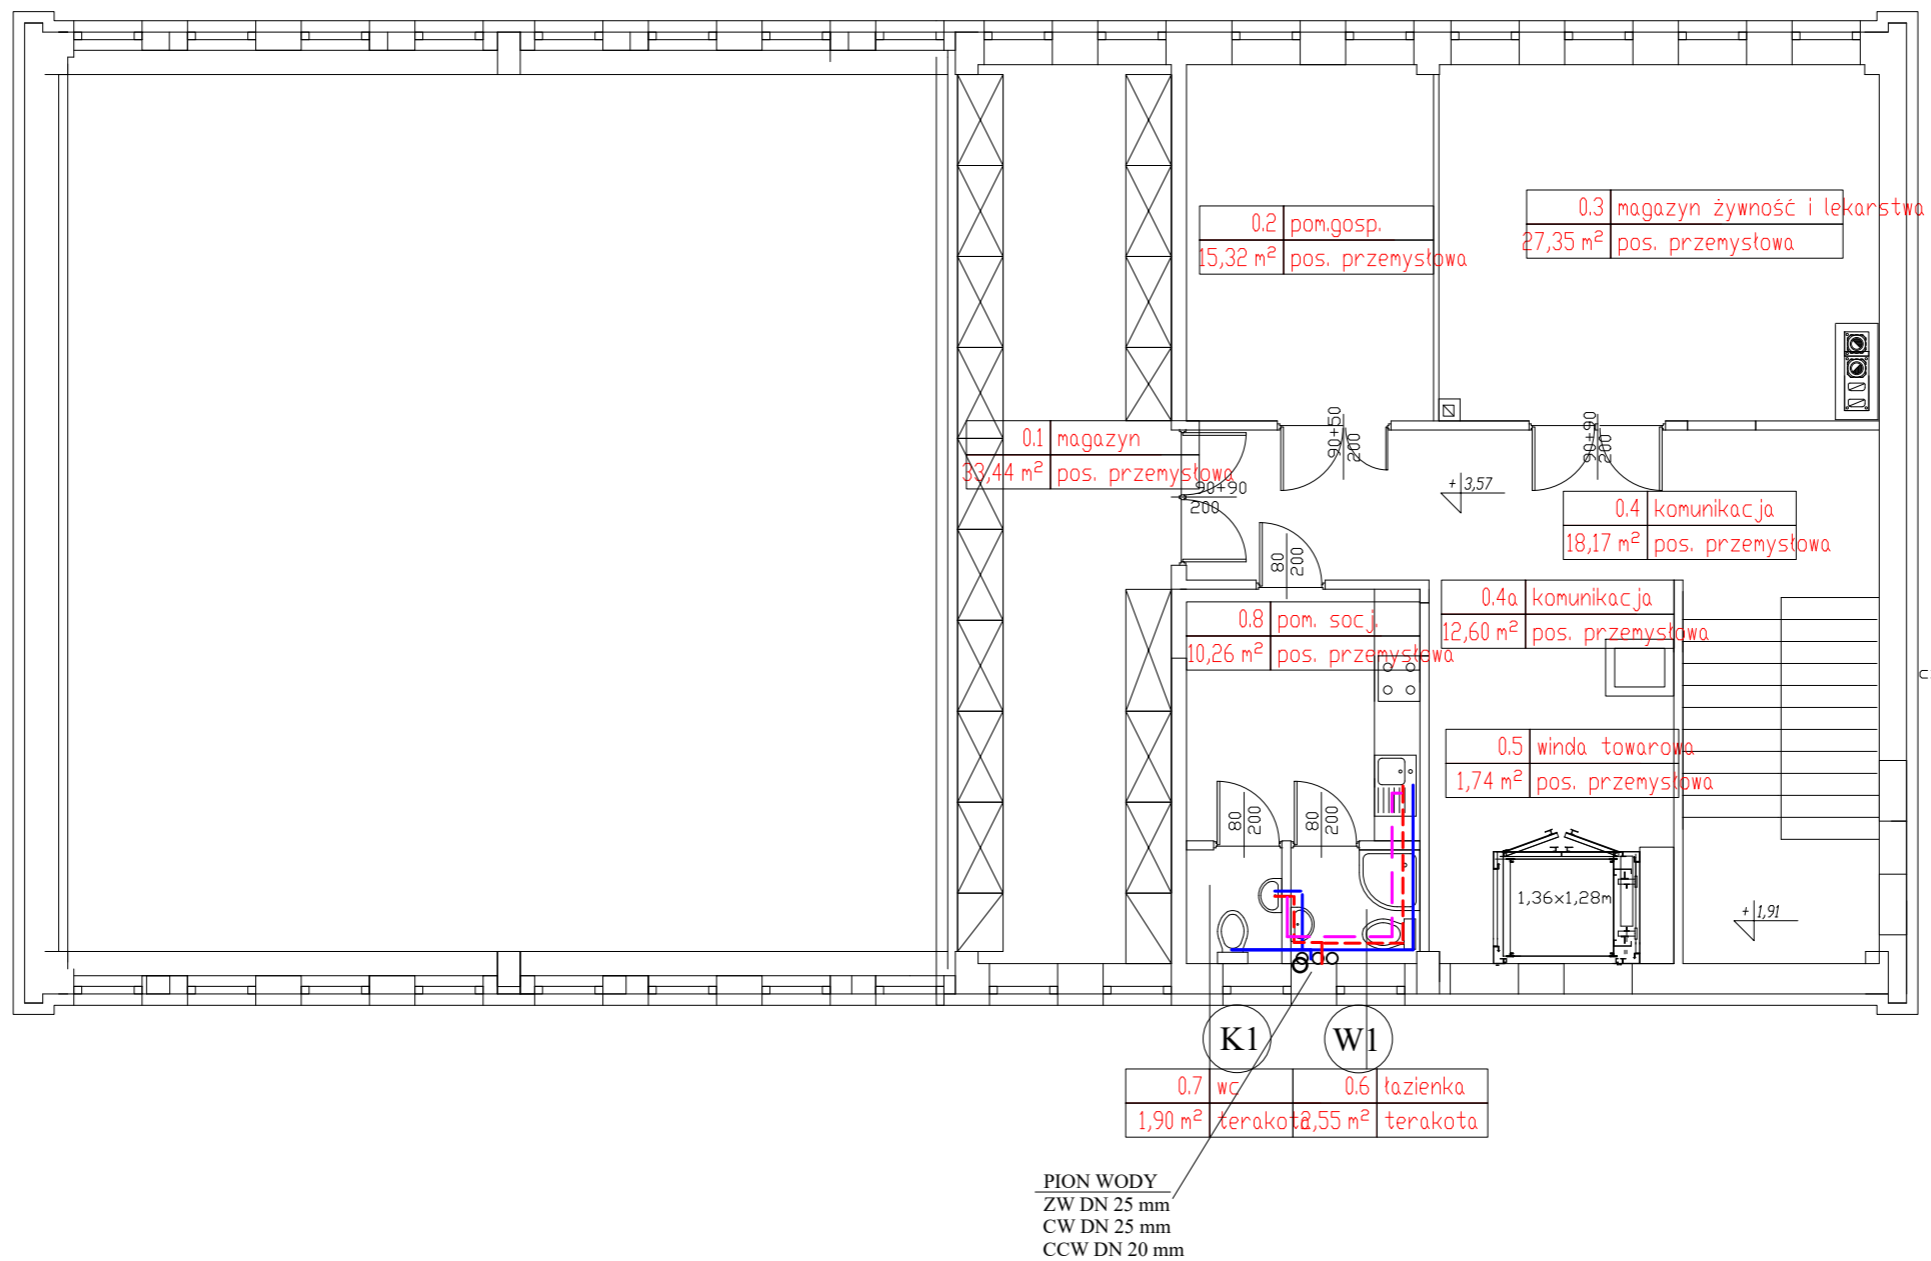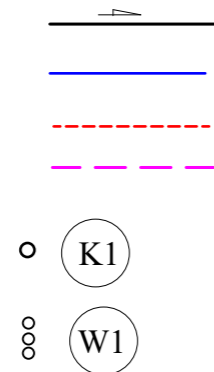

<b>NEOFORMA</b>		Branża SANITARNA		Nazwa rysunku Rzut piętra instalacja WOD-KAN, C.W.U.			Skala 1 : 100								
Jednostka projektowa Studio Projektowe "NEOFORMA" 37-700 Przemyśl, ul. Barska 15/10 tel. (016) 670-53-70 www.neoforma.pl		Projektant		Temat projektu Przebudowa budynku magazynowego na potrzeby Obrony Ludności i Obrony Cywilnej		Miejsce inwestycji dz. nr 554/6 obr. 0009 Orły		Inwestor Gmina Orły ul. Przemyska 3 37-716 Orły		P R O J E K T					
										Nr rysunku		S-2		numer projektu	